


KONEČNÉHO NÁMĚSTÍ 539/6, BYT Č. 3

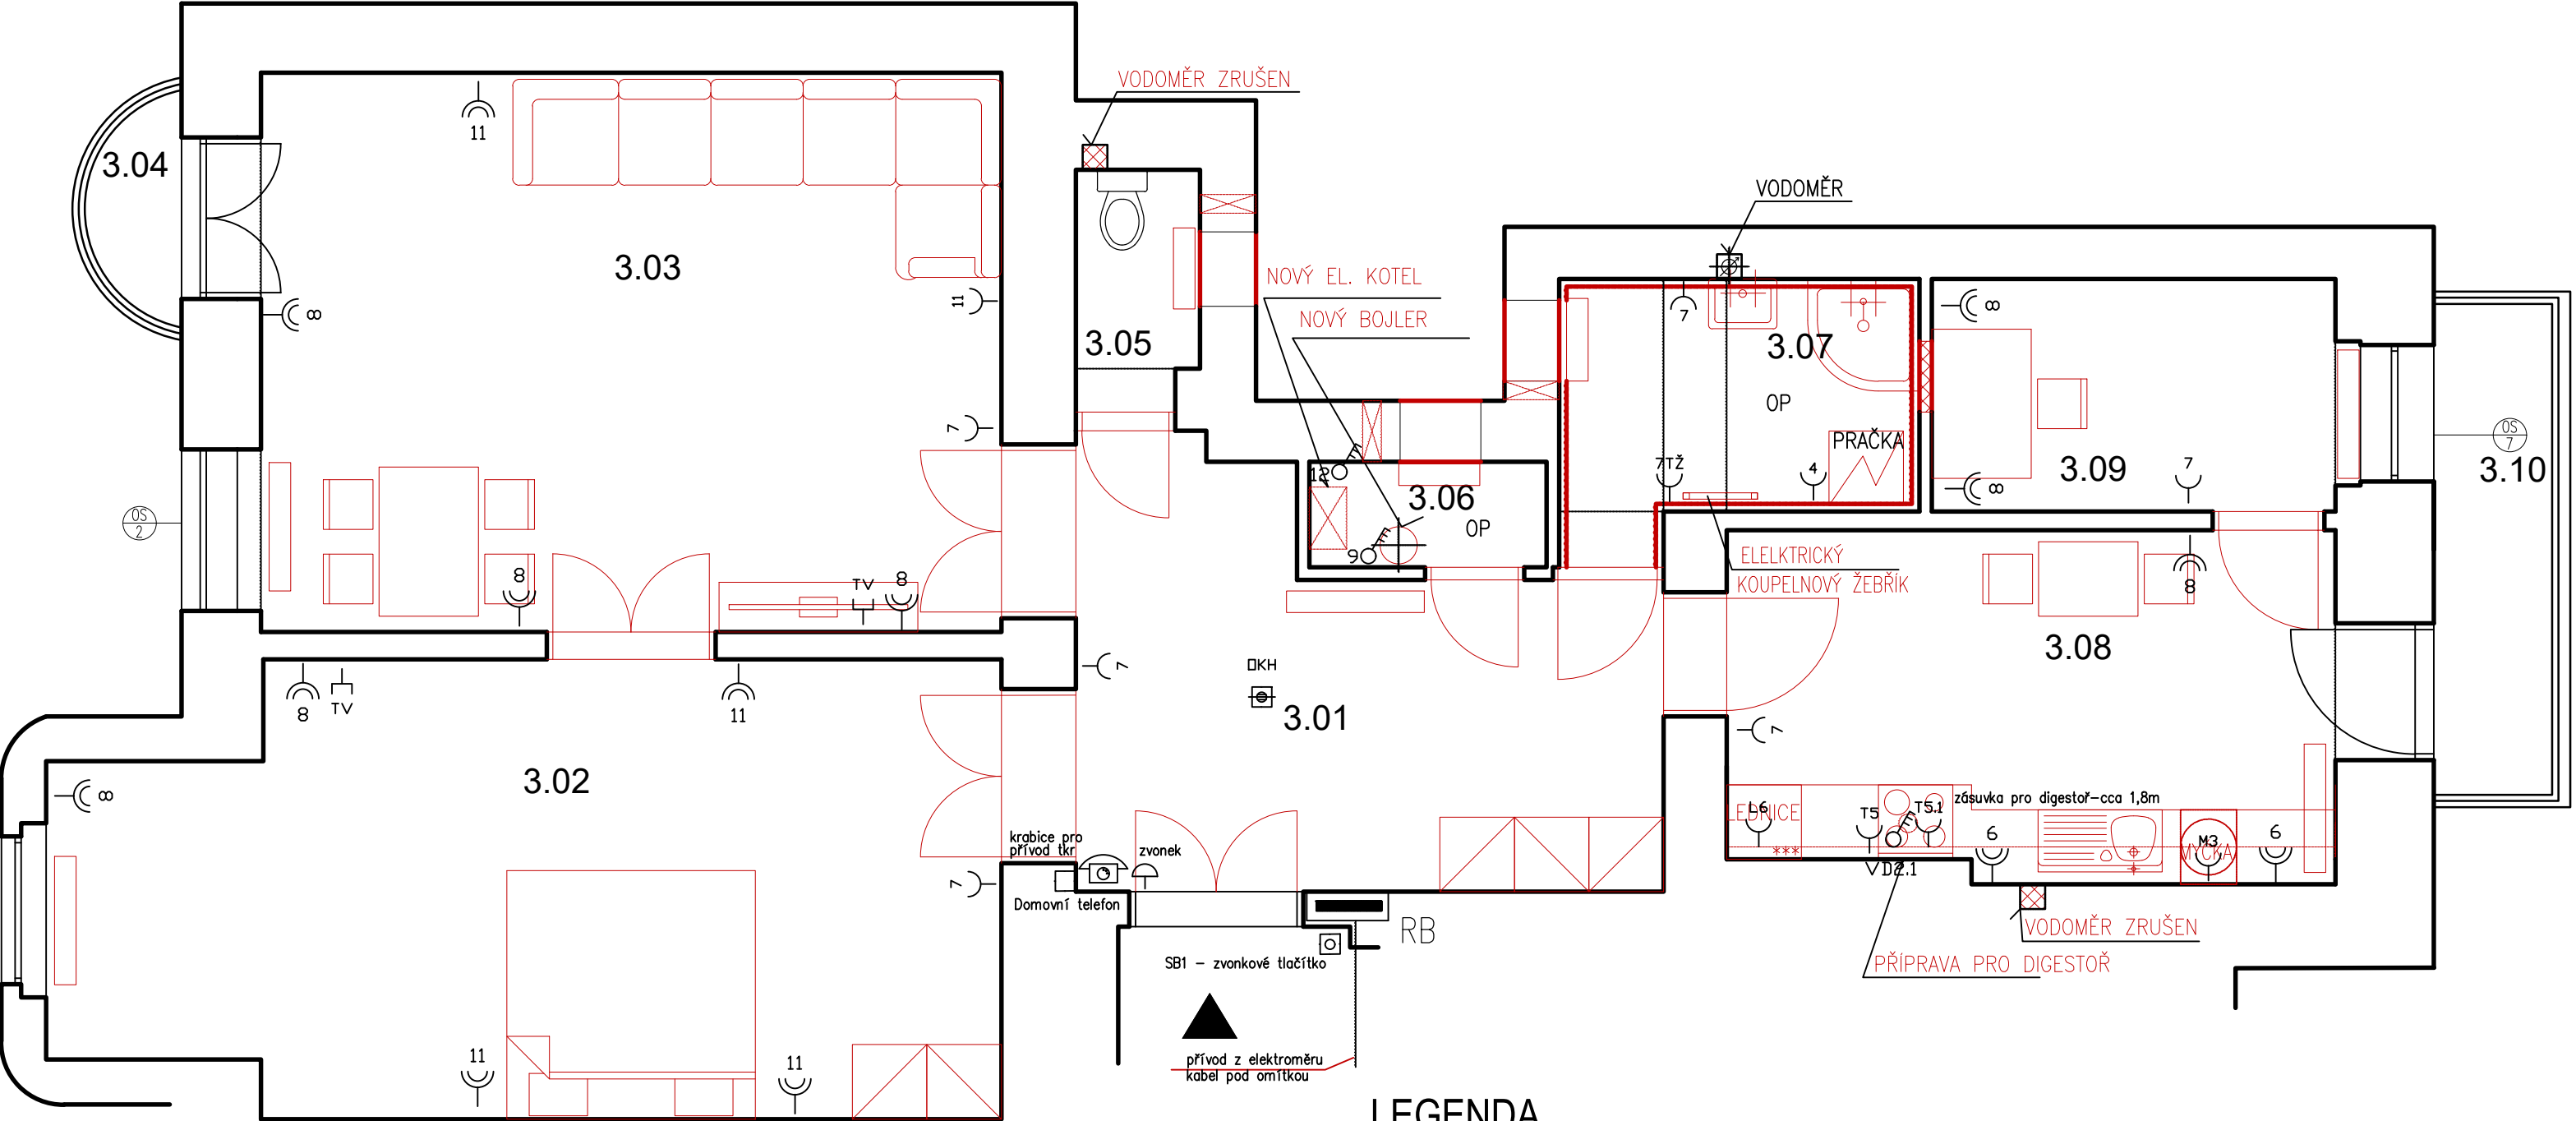

LEGENDA MÍSTNOSTÍ

OZN.	ÚČEL MÍSTNOSTI	PLOCHA	PODLAHA
3.01	CHODBA	15,06 m	PVC
3.02	POKOJ	26,75 m	Vlysy
3.03	POKOJ	27,33 m	Vlysy
3.04	BALKON	2,80 m	Betonová mazanina
3.05	WC	1,80 m	Keramická dlažba
3.06	SPIŽ	1,67 m	PVC
3.07	KOUPELNA	5,83 m	Keramická dlažba
3.08	KUCHYNĚ	14,65 m	PVC
3.09	PRACOVNA	6,37 m	PVC
3.10	BALKON	4,55 m	Betonová mazanina

POZNÁMKA

V místnostech s umyvadly a koupelnách platí ČSN 33 2000-7-701 (v prostoru sprchy je zóna 1, v navazujícím prostoru do vzdálenosti 0,6 m od kraje sprchy a do výše 2,5 m je zóna 2, v ostatním prostoru je zóna 3) vedení pro zásuvky bude provedeno kabely CYKY-J 3x2,5 mm2, nad podhledem a svisle pod omítkou, vedení pro TV v trubce plastové ohebné pod omítkou až na chodbu před hlavní vchod vypínače a zásuvky uloženy pod omítkou ve výšce 0,3 m, vedle dveří a koupelně a WC 1,2 m vedení pro sporákovou kombinaci – varná deska CYKY-J 5x2,5 v koupelně a WC provedeno ochranné pospojování vodičem CY 4 opticko kouřový hlásič není předmětem tohoto projektu – pouze informativně pokud není trouba součástí varné desky bude instalována samostatná zásuvka za troubou

NAPĚŤOVÁ SOUSTAVA : 3+NPE,50HZ,400/230V,TN-C-S
OCHRANA PŘED NDN DLE ČSN 33 2000 – 4 – 41ed.2:
AUTOMATICKÝM ODPOJENÍM OD ZDROJE
OCHRANA ZVÝŠENÁ : DOPLŇUJÍCÍM POSPOJOVÁNÍM
OCHRANA DOPLŇKOVÁ : PROUDOVÝMI CHRÁNIČI

PROJEKTANT	Zelinka Jiří		Jiří Zelinka - ENERGY
VYPRACOVAL	Zelinka Jiří		5. května 1526
KRESLIL	Zelinka Jiří		Rožnov pod Radhoštěm
INVESTOR:	Statutární město Brno, Dominikánské náměstí 196/1, Brno-město, 602 00 Brno	FORMÁT	3A4
NÁZEV :	STAVEBNÍ ÚPRAVY BYTU Konečného náměstí 539_6, byt č. 3 ELEKTROINSTALACE	DATUM	01/2023
		ÚČEL	DSP
		ZAK.Č.	2023/05
	Půdorys - zásuvkové a SLP rozvody	MĚŘÍTKO 1:50	Č.VÝKR. EL-02

POZNÁMKA

- nucené větrání - radiální ventilátor s časovým spínačem, doporučený výkon min. 150m3/hod

LEGENDA

- ROZVADĚČ
 ZÁSUVKA 230V/16A
 ZÁSUVKA 230V/16A, DVOJITÁ
 ZÁSUVKA STA--TV – televizní
 SPÍNAČ TŘÍFÁZOVÝ–varná deska
 PŘÍSTROJOVÁ KRABICE
 ELEKTRICKÝ VÝVOD
 ZÁSUVKA 230V/16A – lednička
 ZÁSUVKA 230V/16A – trouba
 ZÁSUVKA 230V/16A – myčka
- SPORÁK. KOMBINACE 25A – kotel
 ZÁSUVKA 230V/16A – pračka
 ZÁSUVKA 230V/16A – odsávání
 ZÁSUVKA 230V/16A – top. žebřík
 DOMOVNÍ ZVONEK
 OTICKO-KOURE. HLÁSIČ
 ZVONKOVÉ TLAČÍTKO
 DONÁČÍ TELEFON
 OCHRANNÉ POSPOJOVÁNÍ
 ODSÁVÁNÍ – VENTILÁTOR