


KONEČNÉHO NÁMĚSTÍ 539/6, BYT Č. 3

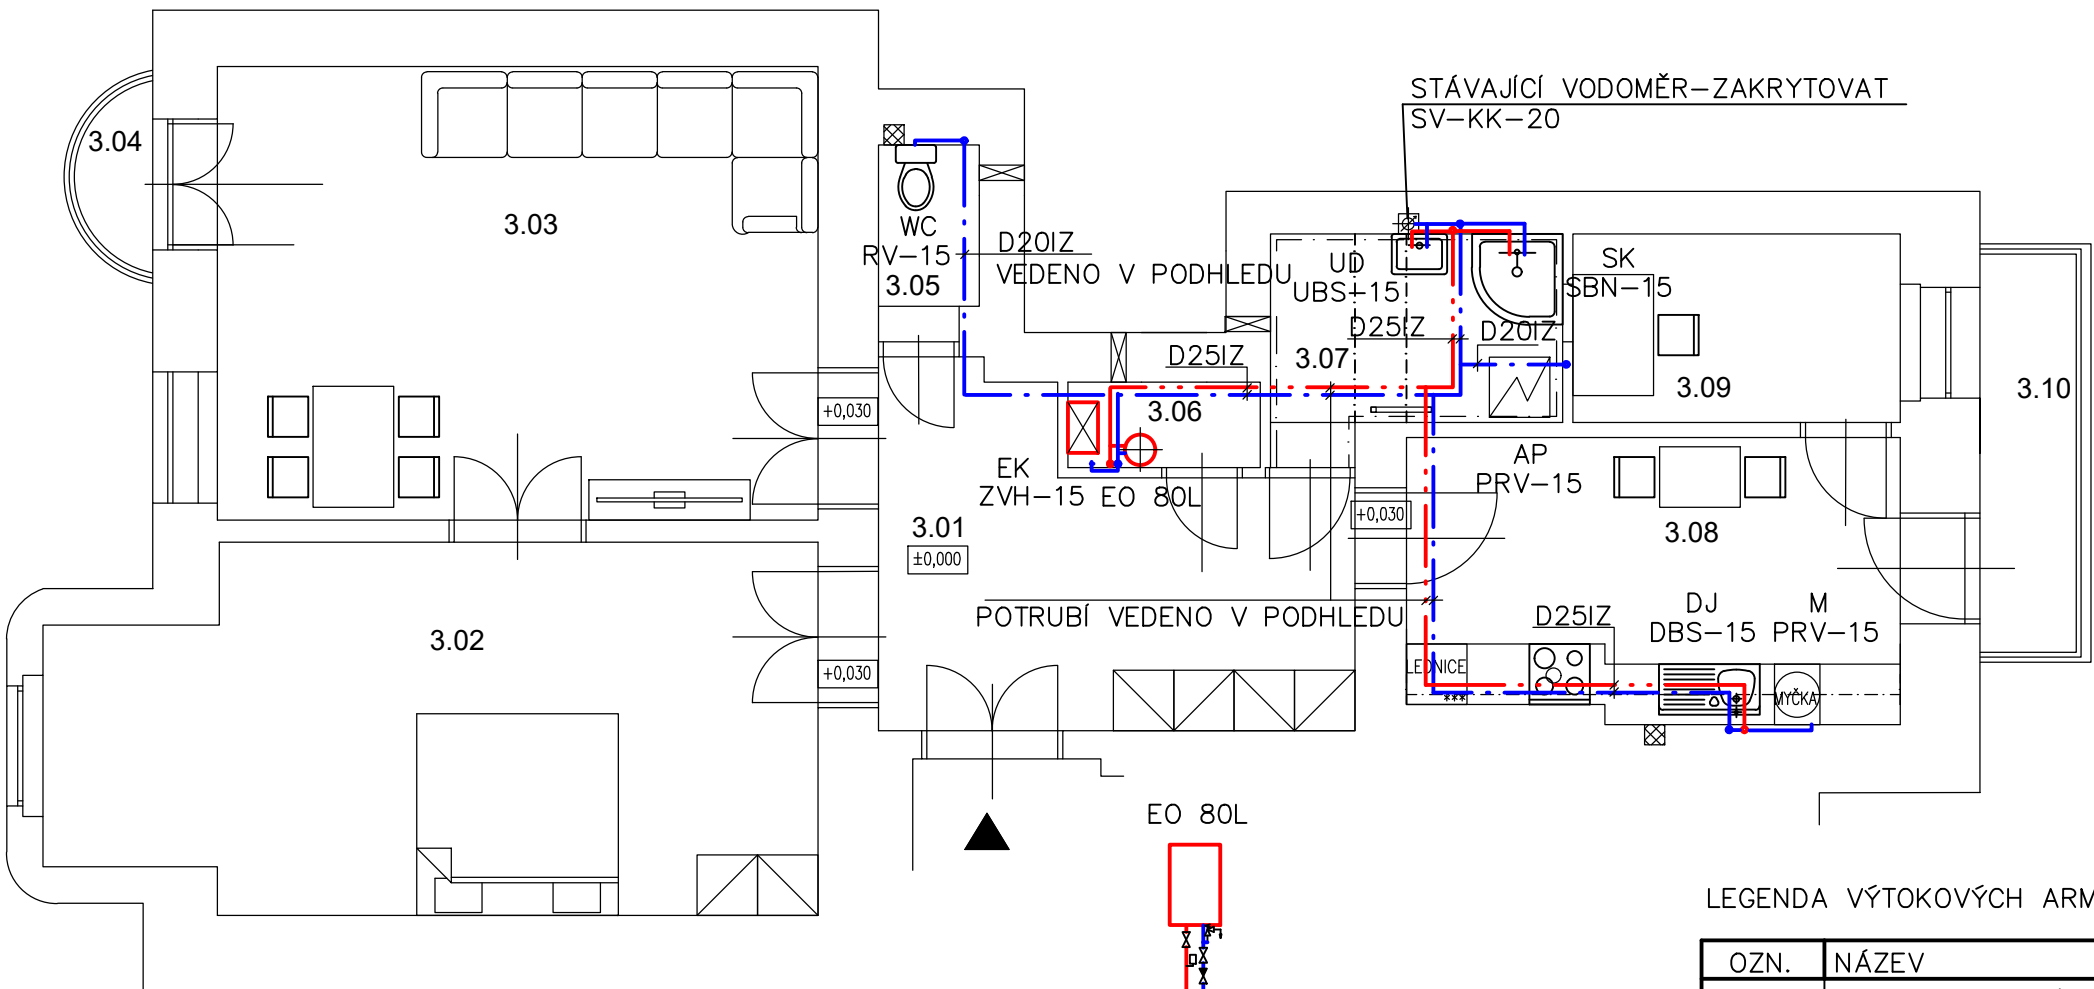

POZN.

- VNITŘNÍ ROZVODY VODY JSOU NAVRŽENY Z PLASTOVÉHO POTRUBÍ PPR PN16
- POTRUBÍ JE SPOJOVÁNO POLYFÚZNÍM SVAŘOVÁNÍM POMOCÍ ELEKTROTVAROVEK
- MIN.SKLOK POTRUBÍ JE 0,3% K VÝTOKOVÝM ARMATURÁM
- KOTVENÍ POTRUBÍ BUDE PROVÁDĚNO DLE MONTÁŽNÍCH PŘEDPISŮ DODAVATELE
- POTRUBÍ BUDE VEDENO V PODLAŽE, INSTALAČNÍCH PŘEDSTĚNÁCH A DRÁŽKÁCH VE ZDI
- POTRUBÍ BUDE IZOLOVÁNO NÁVLEKOVOU IZOLACÍ – = 0,040W/m\*K, TL.IZOLACE – VIZ LEGENDA TI
- ZÁSOBNÍK TV 80L

LEGENDA TI – STUDENÁ VODA LEGENDA TI – TEPLÁ VODA

PRŮMĚR POTRUBÍ	TL.IZOLACE
20x3,4	13MM
25x4,3	13MM

PRŮMĚR POTRUBÍ	TL.IZOLACE
20x3,4	20MM
25x4,3	20MM

OZN.	ÚČEL MÍSTNOSTI	PLOCHA	PODLAHA
3.01	CHODBA	15,06 m	PVC
3.02	POKOJ	26,75 m	Vlasy
3.03	POKOJ	27,33 m	Vlasy
3.04	BALKON	2,80 m	Betonová mazanina
3.05	WC	1,80 m	Keramická dlažba
3.06	SPÍŽ	1,67 m	PVC
3.07	KOUPELNA	5,83 m	Keramická dlažba
3.08	KUCHYNĚ	14,65 m	PVC
3.09	PRACOVNA	6,37 m	PVC
3.10	BALKON	4,55 m	Betonová mazanina

VÝŠKA OSAZENÍ ZP,ROH.VENTILŮ A BATERII

- UD–850MM NAD PODLAHOU
- 2xRV–15–580M NAD PODLAHOU
- DJ–850MM NAD PODLAHOU
- 2xRV–15–600M NAD PODLAHOU
- WC–400MM NAD PODLAHOU
- RV–15–900MM NAD PODLAHOU
- SK
- SBN–1150MM NAD PODLAHOU
- AP
- RV–15–400MM NAD PODLAHOU
- M
- RV–15–400MM NAD PODLAHOU
- ZVH–15–600MM NAD PODLAHOU

LEGENDA VÝTOKOVÝCH ARMATUR

OZN.	NÁZEV
UBS	UMYV.BAT.STOJÁNKOVÁ
DBS	DŘEZ.BAT.STOJÁNKOVÁ
SBN	SPRCH.BAT.NÁSTĚNNÁ
RV	ROHOVÝ VENTIL
ZVH	HADIC.VENTIL ZAHRADNÍ

LEGENDA ZAŘIZ.PŘEDMĚTŮ

OZN.	NÁZEV
UD	UMYVADLO
DJ	DŘEZ JEDNODUCHÝ
SK	SPRCHOVÝ KOUT
M	MYČKA
AP	AUTOMATICKÁ PRAČKA
WC	ZÁCHODOVÁ MÍSA

±0,000 vztažena k m.č. 3.01

KONTOLOVAL:	VEDOUCÍ PROJEKTANT:	PROJEKTANT:	<div><div>ARCHITEKTURA &amp; INTERIER ŠIMŮNEK &amp; PARTNERS</div><div>www.archsimunek.cz PROJEKTOVÁ A INŽENÝRSKÁ KANCELÁŘ</div></div> <div>NÁMĚSTÍ 75/15, 757 01 VALAŠSKÉ MEZIŘÍČÍ</div>	
Ing. Martina Pantůčková	Miroslav Šimůnek	Ing. Martina Pantůčková		
INVESTOR: Statutární město Brno, Dominikánské náměstí 196/1, Brno–město, 602 00 Brno			Č. PARC.: st. 844/1	K.Ú.: Veverí
STAVBA: Stavební úpravy bytu Konečného náměstí 539/6,byt č.3			MÍSTO: Brno	STUPEŇ: DSP
NÁZEV VÝKRESU: VODOINSTALACE - PŮDORYS			FORMÁT: 2xA4	ČÍSLO VÝKR.: D.1.4.A -02 ČÍSLO PARÉ:
			DATUM: 10/2022	
			MĚŘÍTKO: 1:75	