


KONEČNÉHO NÁMĚSTÍ 539/6, BYT Č. 3

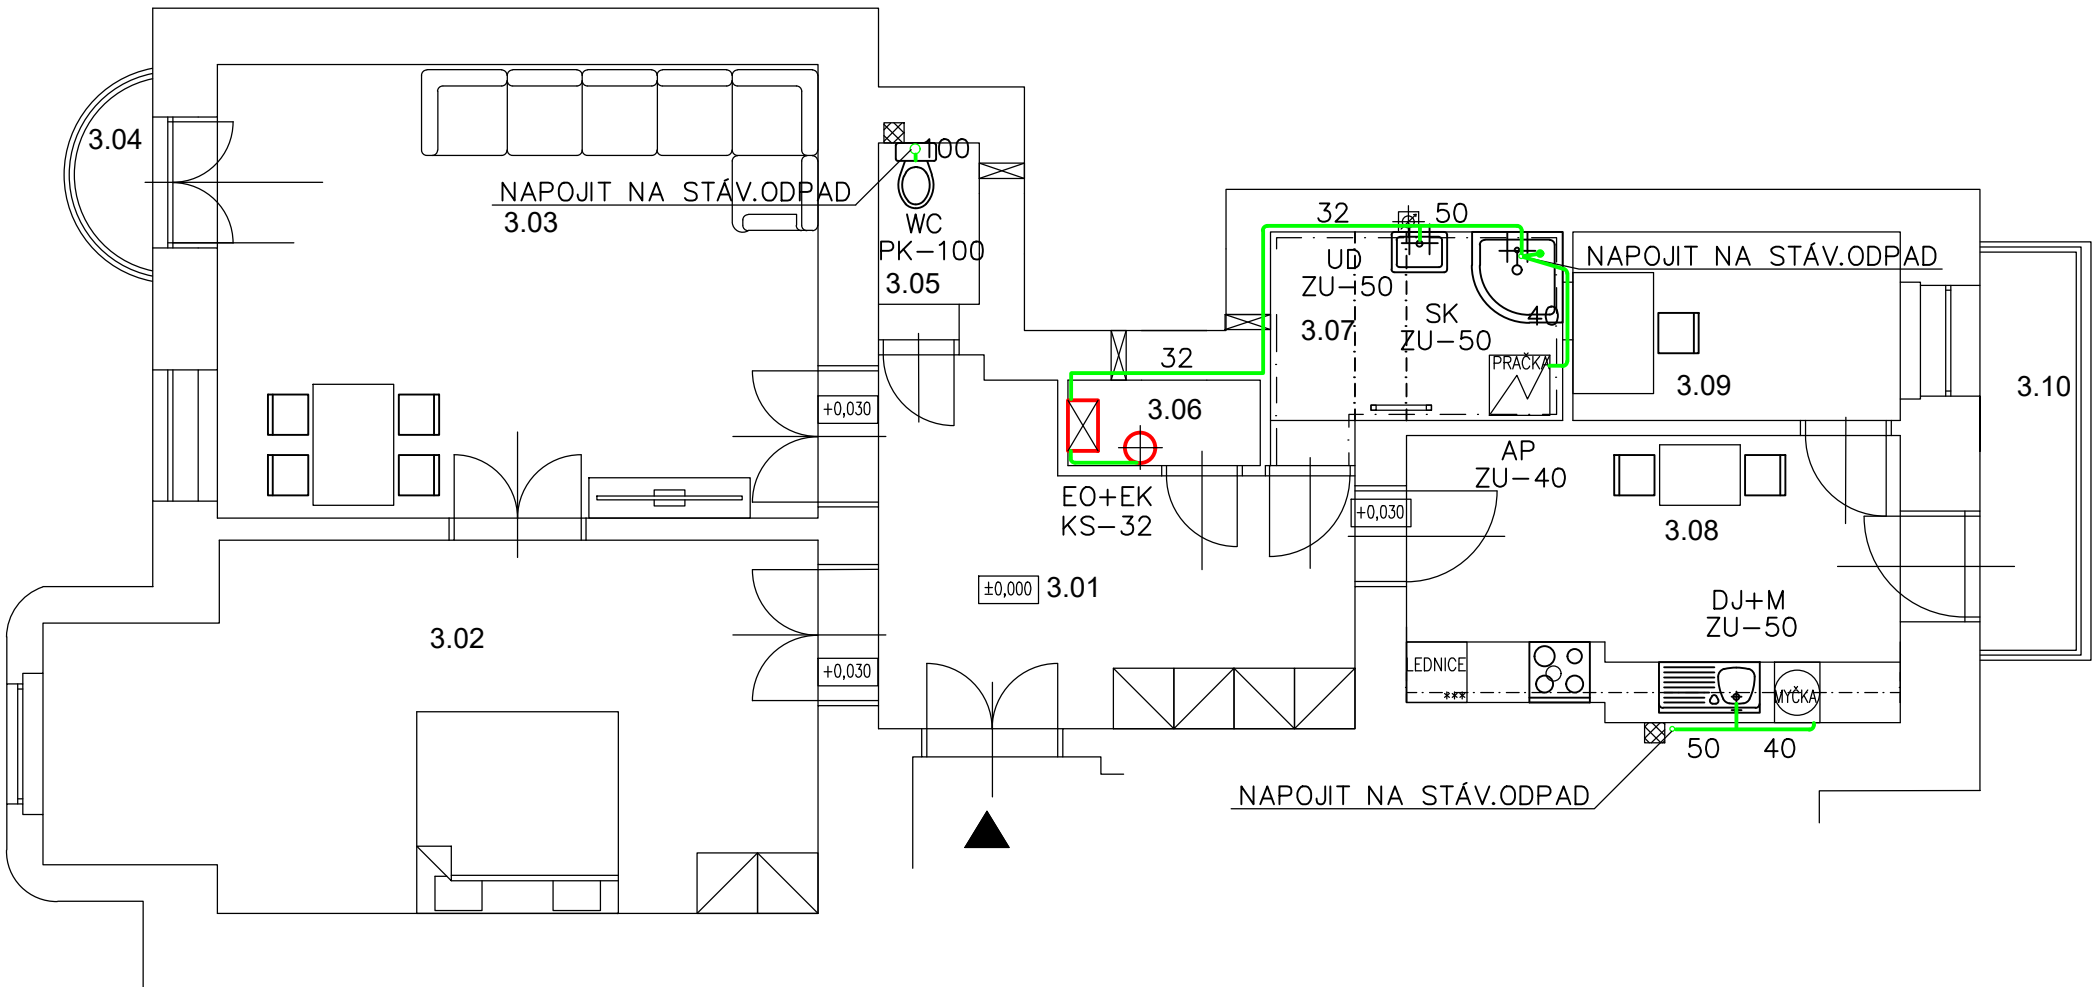

POZN.
–SVISLÉ ODPADNÍ POTRUBÍ – STÁVAJÍCÍ
–PŘIPOJOVACÍ POTRUBÍ JE NA ODPADNÍ POTRUBÍ NAPOJENO PŘES ODBOČKY 45°–87,5°
–ZAŘIZOVACÍ PŘEDMĚTY, VPUSTI A DALŠÍ ZAŘÍZENÍ
MUSÍ BÝT OPATŘENO ZÁPACHOVÝMI UZÁVĚRKAMI.

LEGENDA POTRUBÍ
PŘIPOJOVACÍ POTRUBÍ PP–HT
SPLAŠKOVÉ ODPADNÍ POTRUBÍ


OZN.	ÚČEL MÍSTNOSTI	PLOCHA	PODLAHA
3.01	CHODBA	15,06 m	PVC
3.02	POKOJ	26,75 m	Vlasy
3.03	POKOJ	27,33 m	Vlasy
3.04	BALKON	2,80 m	Betonová mazanina
3.05	WC	1,80 m	Keramická dlažba
3.06	SPÍŽ	1,67 m	PVC
3.07	KOUPELNA	5,83 m	Keramická dlažba
3.08	KUCHYNĚ	14,65 m	PVC
3.09	PRACOVNA	6,37 m	PVC
3.10	BALKON	4,55 m	Betonová mazanina

VÝŠKA OSAZENÍ ZP A ODPADU
UD–850MM NAD PODLAHOU
DN50 – 530M NAD PODLAHOU
DJ–850MM NAD PODLAHOU
DN50 –550M NAD PODLAHOU
WC–400MM NAD PODLAHOU
DN100–200M NAD PODLAHOU
AP
DN40–400MM NAD PODLAHOU
M
DN40–400MM NAD PODLAHOU
KS
DN32–400MM NAD PODLAHOU

LEGENDA ZAŘIZ.PŘEDMĚTŮ

OZN.	NÁZEV
UD	UMYVADLO
DJ	DŘEZ JEDNODUCHÝ
SK	SPRCHOVÝ KOUT
M	MYČKA
AP	AUTOMATICKÁ PRAČKA
KS	KONDENZAČNÍ SIFON
WC	ZÁCHODOVÁ MÍSA
ZU	ZÁPACHOVÁ UZÁVĚRKA
PK	PŘIPOJOVACÍ KOLENO

±0,000 vztažena k m.č. 3.01

KONTOLOVAL:	VEDOUCÍ PROJEKTANT:	PROJEKTANT:	<div><div></div><div>ARCHITEKTURA & INTERIER ŠIMŮNEK & PARTNERS www.archsimunek.cz PROJEKTOVÁ A INŽENÝRSKÁ KANCELÁŘ</div></div> <div>NÁMĚSTÍ 75/15, 757 01 VALAŠSKÉ MEZÍŘÍČÍ</div>	
Ing. Martina Pantůčková	Miroslav Šimůnek	Ing. Martina Pantůčková		
INVESTOR: Statutární město Brno, Dominikánské náměstí 196/1, Brno–město, 602 00 Brno			Č. PARC.: st. 844/1	K.Ú.: Veverí
STAVBA: Stavební úpravy bytu Konečného náměstí 539/6,byt č.3			MÍSTO: Brno	STUPEŇ: DSP
NÁZEV VÝKRESU: SPL.KANALIZACE - PŮDORYS			FORMÁT: 2xA4	ČÍSLO VÝKR.: D.1.4.A -01 ČÍSLO PARÉ:
			DATUM: 10/2022	
			MĚŘÍTKO: 1:75	