


PUDORYS 2.NP

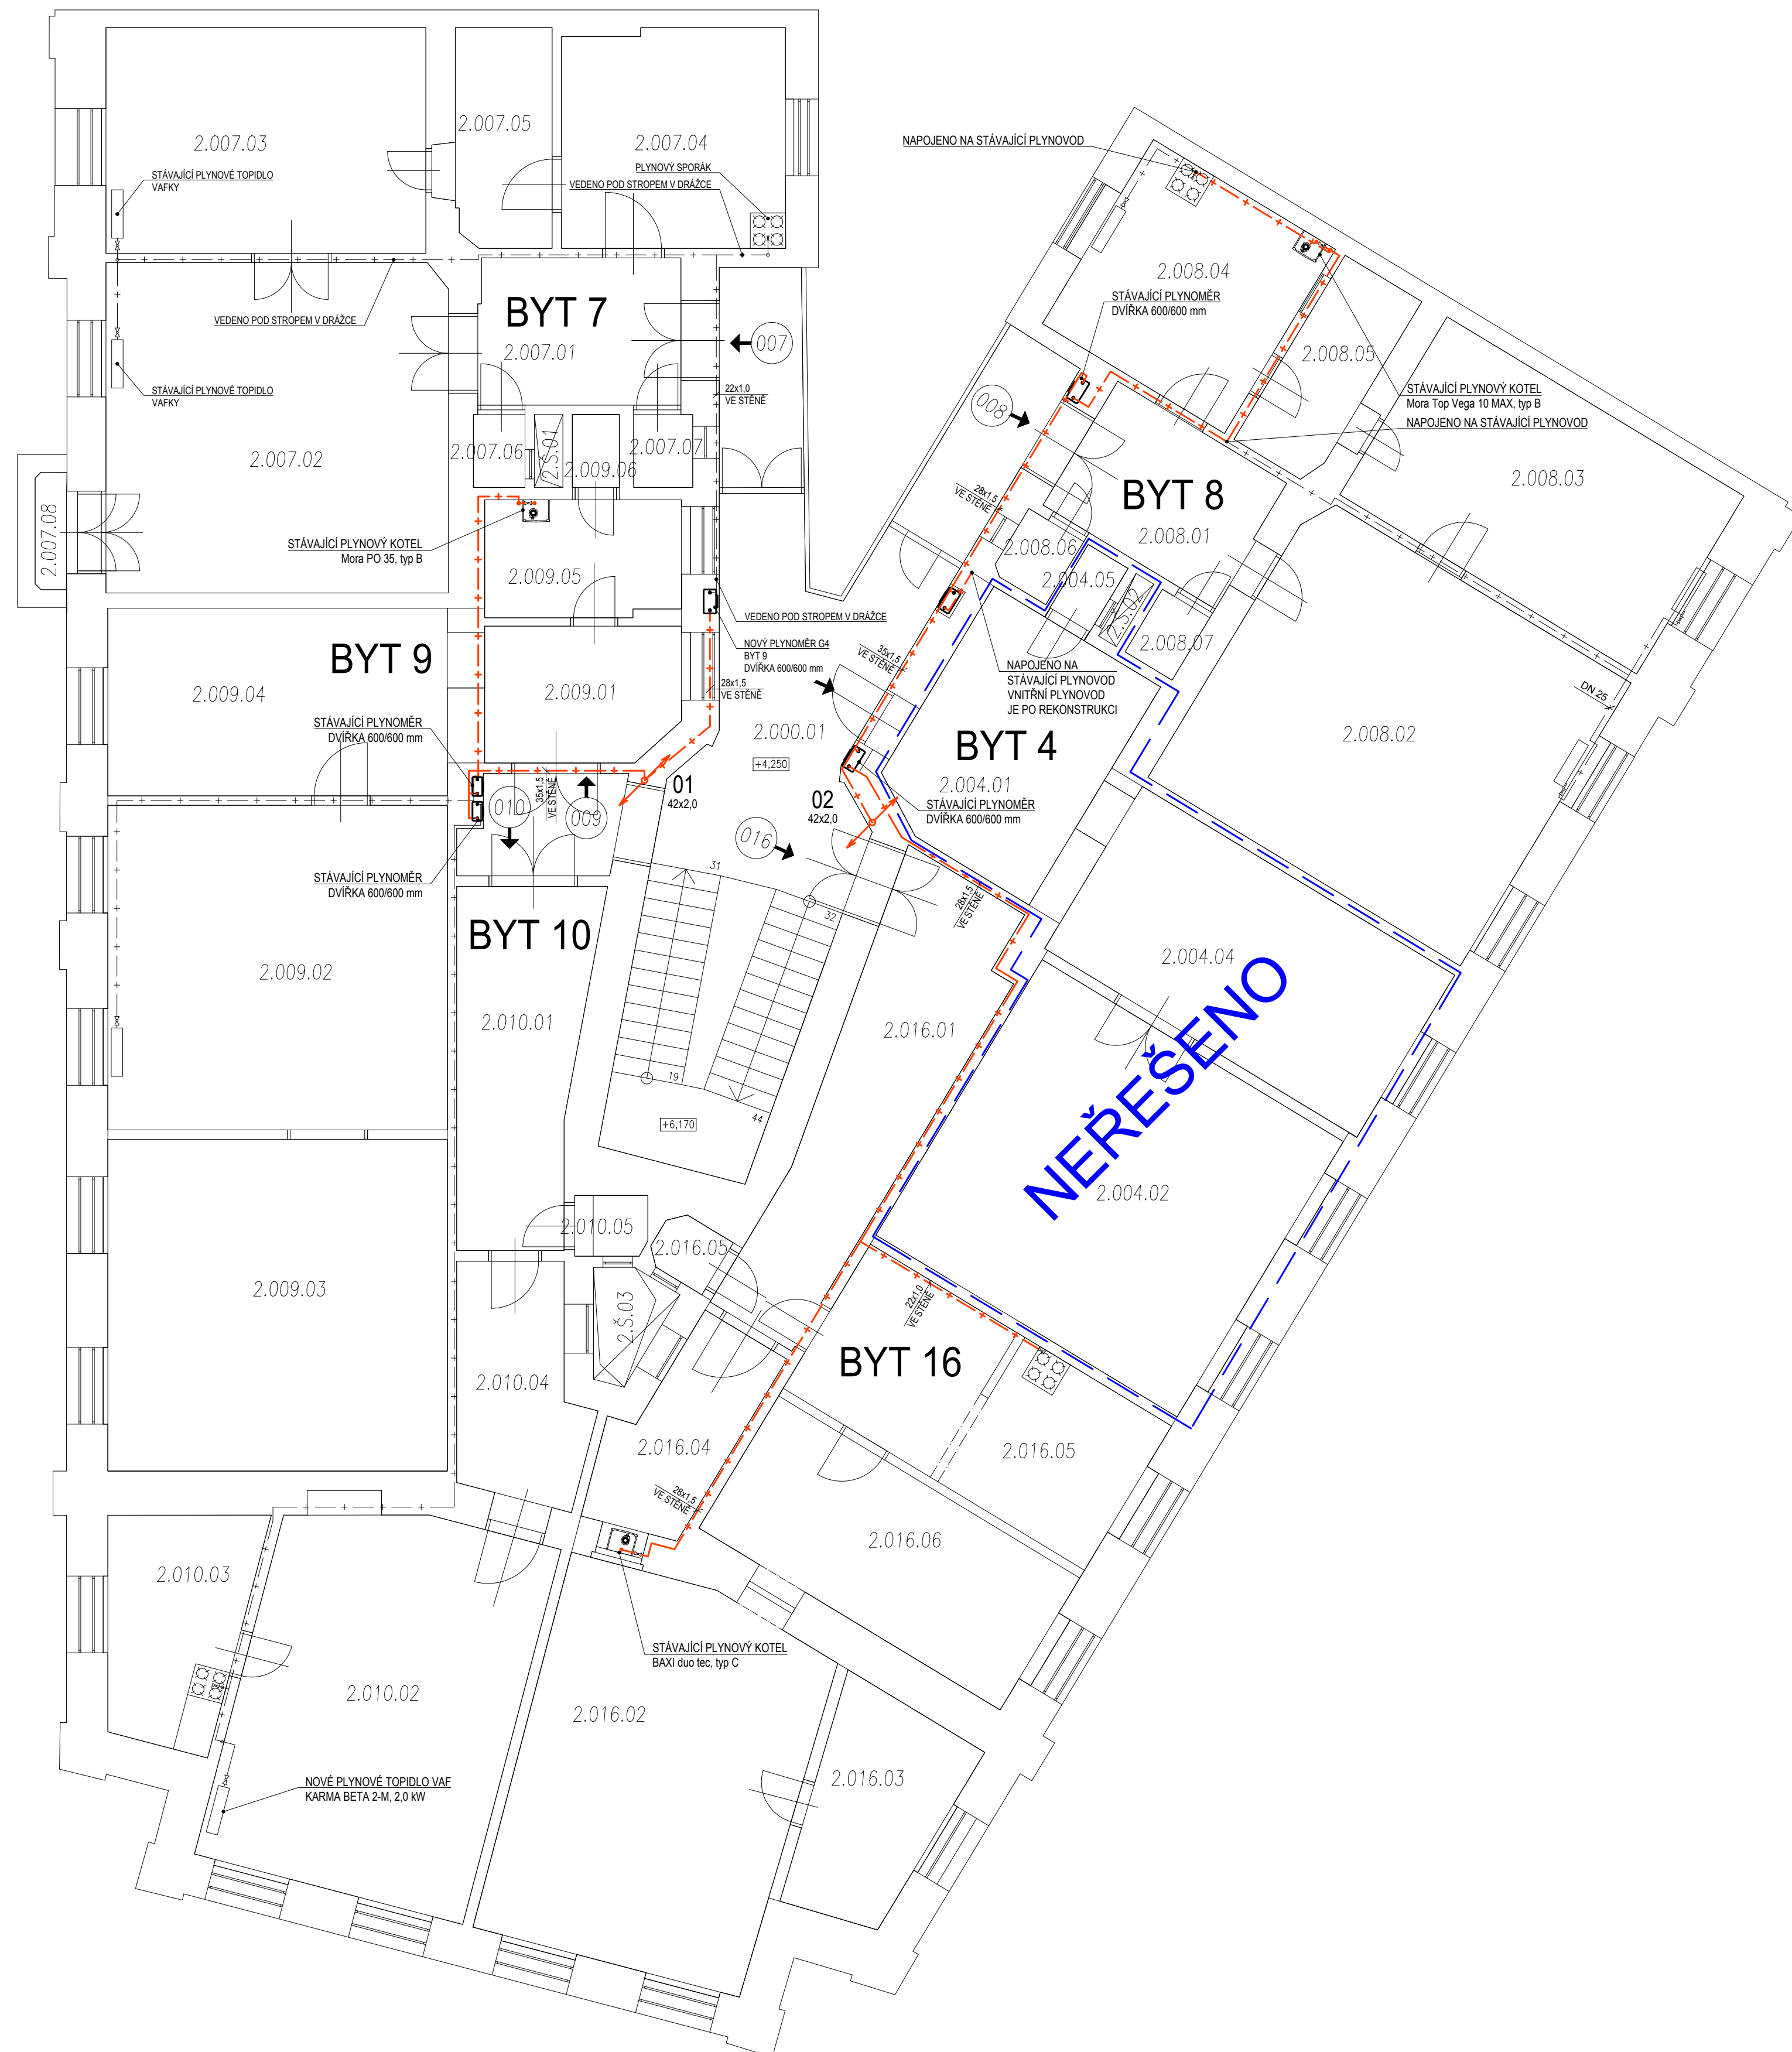

LEGENDA MÍSTNOSTÍ

PROSTOR	OZN.	NÁZEV	PLOCHA [m ²]
SPOLEČNÝ	2.000.01	SCHODIŠTĚ	47,6
CELKOVÁ VÝMĚRA			47.6000
008	2.008.01	PŘEDSÍŇ	8,9
	2.008.02	POKOJ	35,1
	2.008.03	POKOJ	20,8
	2.008.04	KUCHYŇ	13,7
	2.008.05	KOUPELNA	5,9
	2.008.06	WC	1,5
	2.008.07	SPIŽ	1,3
CELKOVÁ VÝMĚRA			87.2000
CELKOVÁ VÝMĚRA DLE VYHLÁŠKY			92,2
009	2.009.01	PŘEDSÍŇ	7,7
	2.009.02	POKOJ	32,2
	2.009.03	POKOJ	32,5
	2.009.04	KUCHYŇ	19,0
	2.009.05	KOUPELNA	6,7
	2.009.06	SPIŽ	1,1
CELKOVÁ VÝMĚRA			99.2000
CELKOVÁ VÝMĚRA DLE VYHLÁŠKY			102,3
010	2.010.01	PŘEDSÍŇ	12,8
	2.010.02	POKOJ	30,9
	2.010.03	KUCHYŇ/KOUP.	9,1
	2.010.04	CHODBA	8,5
	2.010.05	WC	1,4
CELKOVÁ VÝMĚRA			62.7000
CELKOVÁ VÝMĚRA DLE VYHLÁŠKY			64,4
007	2.007.01	PŘEDSÍŇ	9,4
	2.007.02	POKOJ	32,6
	2.007.03	POKOJ	21,0
	2.007.04	KUCHYŇ	14,3
	2.007.05	KOUPELNA	6,5
	2.007.06	SPIŽ	1,2
	2.007.07	WC	1,4
	2.007.08	BALKON	1,9
CELKOVÁ VÝMĚRA			88.3000
CELKOVÁ VÝMĚRA DLE VYHLÁŠKY			91,0
004	2.004.01	–	14,6
	2.004.02	–	33,4
	2.004.03	–	34,1
	2.004.04	–	21,0
	2.004.05	–	1,1
CELKOVÁ VÝMĚRA			104.2000
CELKOVÁ VÝMĚRA DLE VYHLÁŠKY			106,8
016	2.016.01	–	16,4
	2.016.02	–	30,8
	2.016.03	–	8,5
	2.016.04	–	7,2
	2.016.05	–	1,3
CELKOVÁ VÝMĚRA			64.2000
CELKOVÁ VÝMĚRA DLE VYHLÁŠKY			65,5


LEGENDA ČAR


 
 
— + — + — + — VNITŘNÍ ROZVOD NTL NOVÝ - MATERIÁL POTRUBÍ MĚĎ

— + — + — + — VNITŘNÍ ROZVOD NTL STÁVAJÍCÍ

01
42x2,0

STOUPAČKA PLYNOVODU
DIMENZE POTRUBÍ

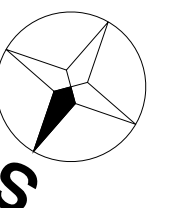

PROJEKTANT ČÁSTI:	ZODP. PROJEKTANT	KONTOLOVAL	VYPRACOVAL	
BRES spol. s r.o. náměstí Republiky 366/1 614 00 Brno - Husovice	ING. JIŘÍ REITKNECHT 	ING. JIŘÍ REITKNECHT 	BC. MICHAEL DOKOUPIL	
KRAJ: Jihomoravský		OKRES: Brno		
INVESTOR:	Statutární město Brno, městská část Brno-střed			FORMÁT: 8xA4
AKCE:	Vypracování prováděcí projektové dokumentace na opravu ZTI v domě Veveří 71 D.1.4.3 PLYNOINSTALACE			MĚŘÍTKO: 1:75
				DATUM: 1/2022
				ÚČEL: DPS
				Č. ZAKÁZKY: B0891
OBSAH:	PŮDORYS 2.NP			Č. VÝKR.: PARÉ
				04