


Leitnerova 711/26
byt č. 11

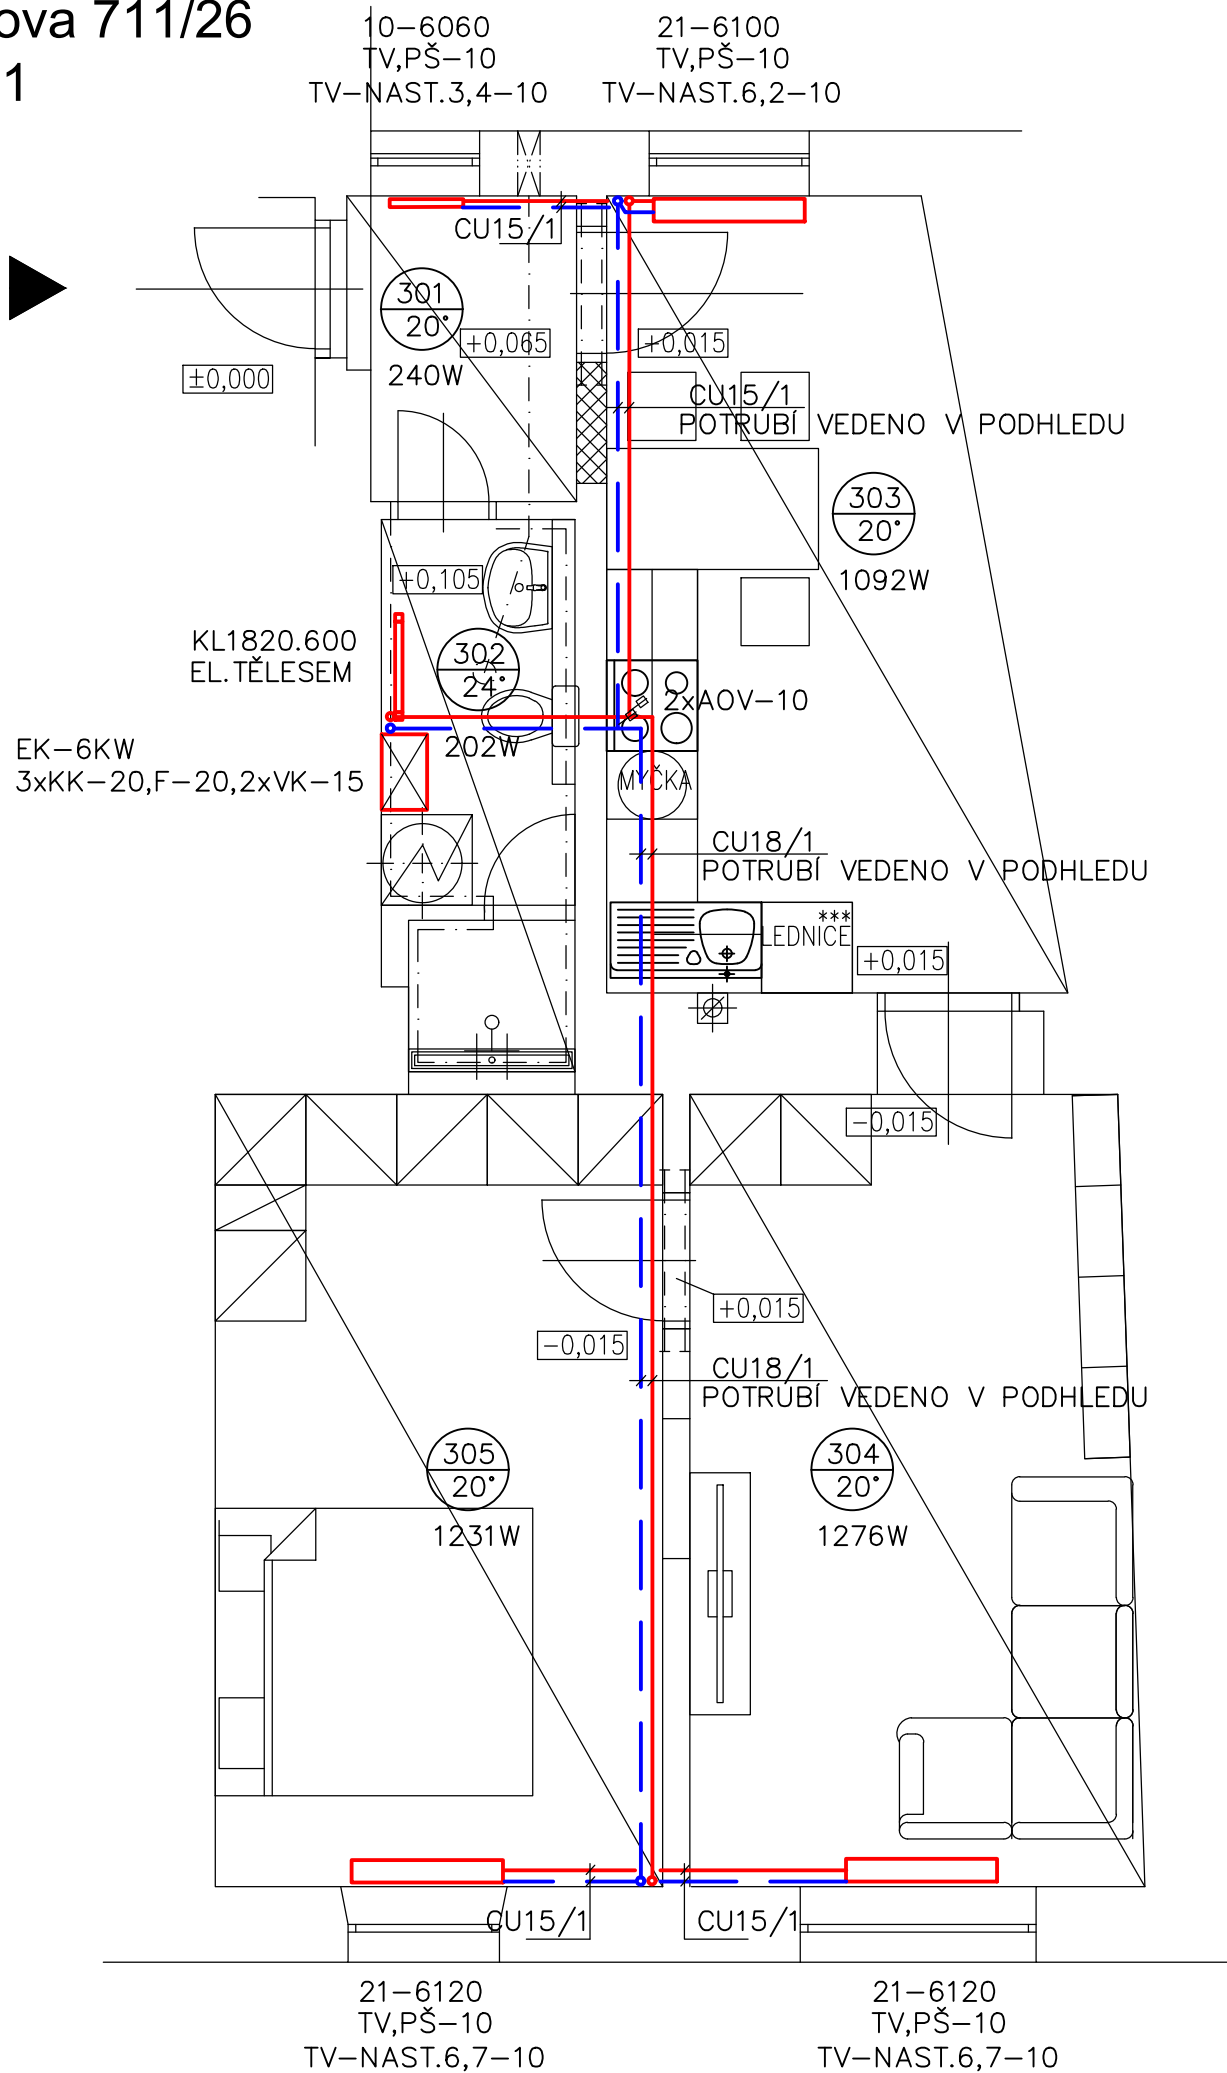


OZN.	ÚČEL MÍSTNOSTI	PLOCHA	PODLAHA
3.01	ZÁDVEŘÍ	3,06 m ²	PVC+2xOSB+podšyp keramzitem
3.02	KOUPELNA	4,46 m ²	Keramická dlažba+podšyp keramzitem
3.03	KUCHYNĚ	13,66 m ²	PVC+2xOSB+podšyp keramzitem
3.04	POKOJ	15,96 m ²	PVC+2xOSB+podšyp keramzitem
3.05	POKOJ	15,38 m ²	PVC+2xOSB+podšyp keramzitem

ZDROJ TEPLA-ELEKTROKOTEL – 6KW
EXPANZNÍ NÁDOBA TLAKOVÁ – VESTAVĚNÁ
TEPELNÝ SPÁD 75/65°C
OTOPNÁ TĚLESA DESKOVÁ S BOČNÍM NAPOJENÍM
OTOPNÉ TĚLESO TRUBKOVÉ S EL.TĚLESEM
ROZVOD TEPLA Z MĚDĚNÉHO POTRUBÍ
V NEJVYŠŠÍM MÍSTĚ NA POTRUBÍ OSADIT AUT.ODVZDUŠŇOVACÍ VENTILY
TV-10 – TERMOSTATICKÝ VENTIL+HLAVICE-DIMENZE
PŠ-10 – UZAVÍRATELNÉ ŠROUBENÍ-DIMENZE

— PŘÍVODNÍ POTRUBÍ
— ZPĚTNÉ POTRUBÍ

±0,000 vztažena k chodbě před místností č. 2.01

Kontroloval:	vedoucí projektant:	projektant:	 ARCHITEKTURA & INTERIER ŠIMŮNEK & PARTNERS <small>www.archsimunek.cz PROJEKTOVÁ A INŽENÝRSKÁ KANCELÁŘ</small>	
Ing. Martina Pantůčková	Miroslav Šimůnek	Ing. Martina Pantůčková		
INVESTOR: Statutární město Brno, Dominikánské náměstí 196/1, Brno-město, 60200 Brno			Č. PARC.: st. 1188	K.Ú.: Staré Brno
STAVBA: Stavební úpravy bytu Leitnerova 711/26 , byt č. 11			MÍSTO: Brno	STUPEŇ: DSP
NÁZEV VÝKRESU: VYTÁPĚNÍ - PŮDORYS			FORMÁT: 2xA4	ČÍSLO VÝKR.: D.1.4.B
			DATUM: 04/2023	-01
			MĚŘÍTKO: 1:50	ČÍSLO PARÉ: