


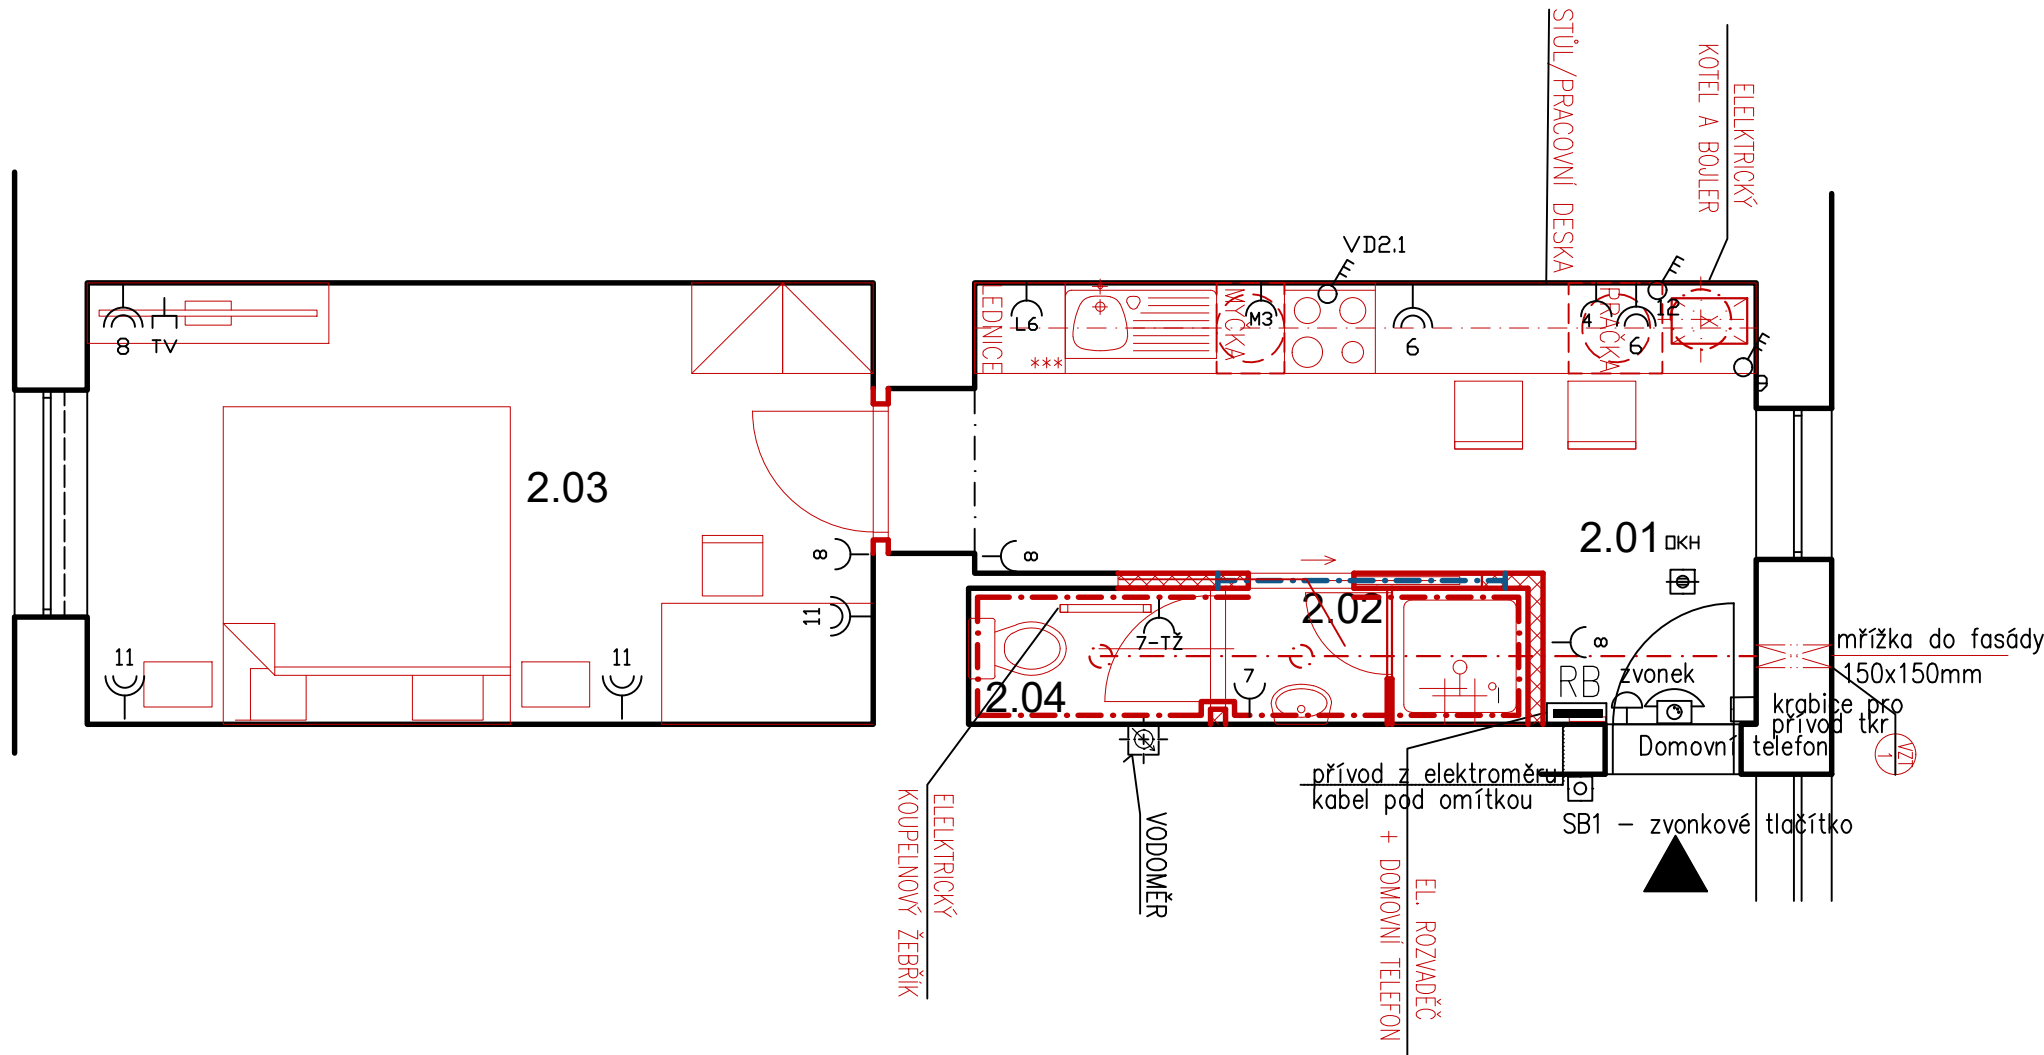









 



 




- NOVÉ SDK STROPY VE STÁVAJÍCÍ VÝŠCE

- nucené větrání – radiální ventilátor s časovým spínačem, doporučený výkon min. 150m³/hod
- v bytě se nachází vodoměr v m.č. 2.02



LEGENDA

- | | |
|---------------------------------------------------------------------------------------|------------------------------|
|  | ROZVADĚČ |
|  | ZÁSUVKA 230V/16A |
|  | ZÁSUVKA 230V/16A, DVOJITÁ |
|  | ZÁSUVKA STA—TV — televizní |
|  | SPÍNAČ TŘÍFÁZOVÝ—varná deska |
|  | PŘÍSTROJOVÁ KRABICE |
|  | ELEKTRICKÝ VÝVOD |
|  | ZÁSUVKA 230V/16A — lednička |
|  | ZÁSUVKA 230V/16A — trouba |
|  | ZÁSUVKA 230V/16A — myčka |

- | | | |
|----|---------------------------------------------------------------------------------------|--------------------------------|
| K |  | SPORÁK. KOMBINACE 25A – kotlík |
| P |  | ZÁSUVKA 230V/16A – pračka |
| D |  | ZÁSUVKA 230V/16A – odsávání |
| tz |  | ZÁSUVKA 230V/16A – top. žebřík |
| |  | DOMOVNÍ ZVONEK |
| |  | OTICKO–KOUŘ. HLÁSIČ |
| |  | ZVONKOVÉ TLAČÍTKO |
| |  | DONÁCÍ TELEFON |
| OP | | OCHRANNÉ POSPOJOVÁNÍ |
| ov |  | ODSÁVÁNÍ – VENTILÁTOR |

LEGENDA MÍSTNOSTÍ

OZN.	ÚČEL MÍSTNOSTI	PLOCHA	PODLAHA
2.01	KUCHYNĚ	12,00 m ²	PVC+2xOSB+podsyp keramzitem
2.02	PŘEDSÍŇKA+SPRCHOVÝ KOUT	2,37 m ²	Keramická dlažba+kladecí vrstva+2xOSB
2.03	POKOJ	15,96 m ²	PVC+2xOSB+podsyp keramzitem
2.04	WC	15,96 m ²	Keramická dlažba+kladecí vrstva+2xOSB

POZNÁMKA

V místnostech s umyvadly a koupelnách platí ČSN 33 2000-7-701
(v prostoru sprchy je zóna 1, v navazujícím prostoru do vzdálenosti 0,6 m
od kraje sprchy a do výše 2,5 m je zóna 2, v ostatním prostoru je zóna 3)
vedení pro zásuvky bude provedeno kabely CYKY-J 3x2,5 mm², nad podhledem a svisle pod omítkou,
vedení pro TV v trubce plastové ohebné pod omítkou až na chodbu před hlavní vchod
vypínače a zásuvky uloženy pod omítkou ve výšce 0,3 m, vedle dveří a koupelně a WC 1,2 m
vedení pro sporákovou kombinaci – varná deska CYKY-J 5x2,5
v koupelně a WC provedeno ochranné pospojování vodičem CY 4
opticko kouřový hlásič – OKH není předmětem tohoto projektu – pouze informativně
pokud není trouba součástí varné desky bude instalována samostatná zásuvka za troubou

NAPĚŤOVÁ SOUSTAVA : 3+NPE,50HZ,400/230V,TN-C-S
OCHRANA PŘED NDN DLE ČSN 33 2000 - 4 - 41ed.2:
AUTOMATICKÝM ODPOJENÍM OD ZDROJE
OCHRANA ZVÝŠENÁ : DOPLŇUJÍCÍM POSPOJOVÁNÍM
OCHRANA DOPLŇKOVÁ : PROUDOVÝMI CHRÁNIČI

PROJEKTANT	Zelinka Jiří	Jiří Zelinka - ENERGY 5. května 1526 Rožnov pod Radhoštěm	
VYPRACOVAL	Zelinka Jiří		
KRESLIL	Zelinka Jiří		
INVESTOR: Statutární město Brno, Dominikánské náměstí 196/1, Brno-město, 602 00 Brno		FORMÁT	3A4
NÁZEV : STAVEBNÍ ÚPRAVY BYTU Leitnerova 711/26 , byt č. 5 ELEKTROINSTALACE		DATUM	08/2023
		ÚČEL	DSP
		ZAK.Č.	2023/30
Půdorys - zásuvkové a SLP rozvody		MĚŘÍTKO 1:50	Č.VÝKR. EL-02