


Leitnerova 711/26
byt č. 11

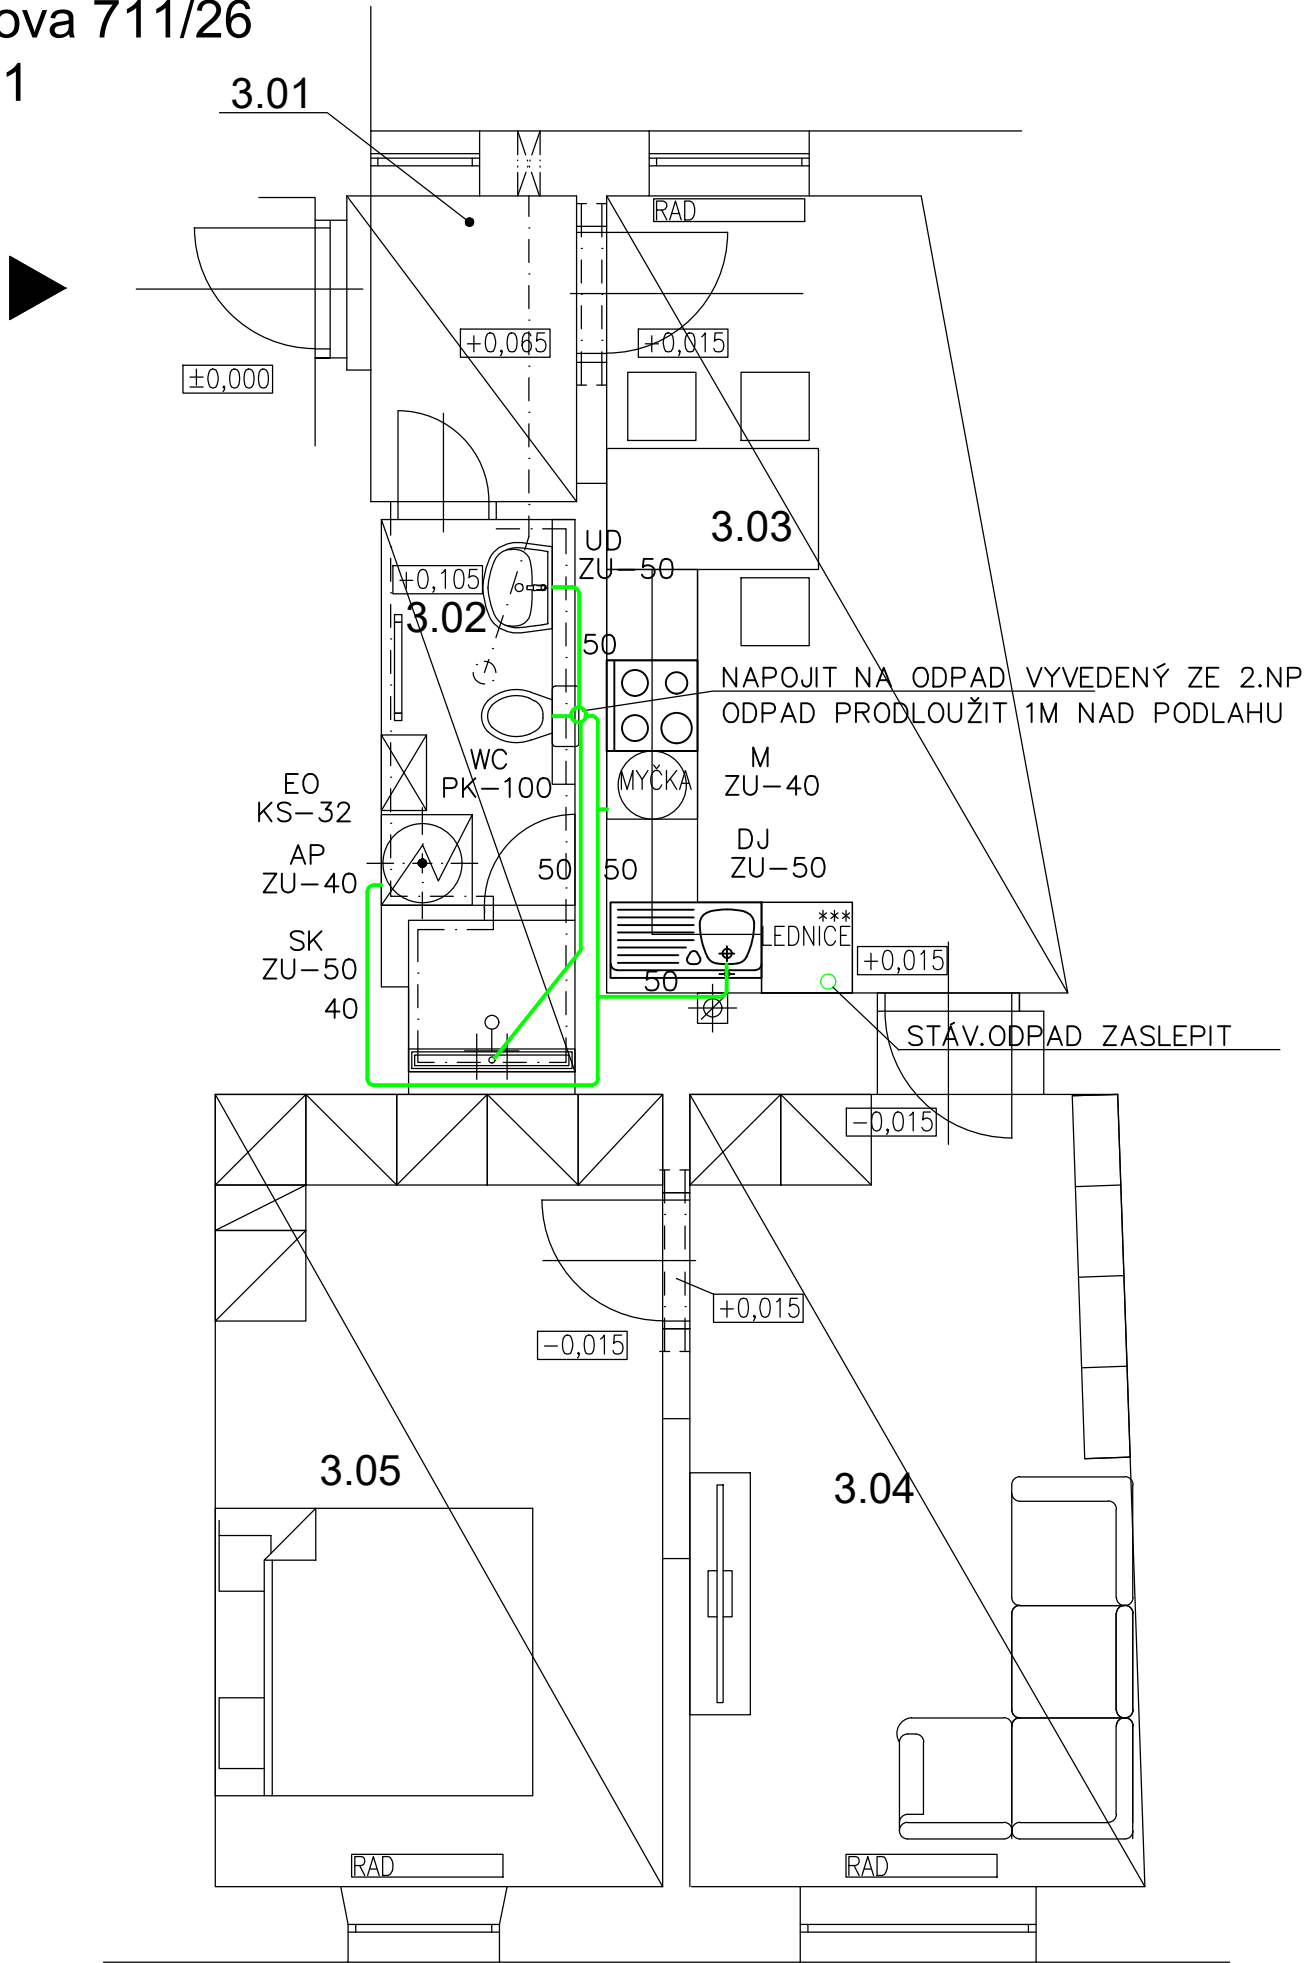

OZN.	ÚČEL MÍSTNOSTI	PLOCHA	PODLAHA
3.01	ZÁDVEŘÍ	3,06 m²	PVC+2xOSB+podsypaný keramzit
3.02	KOUPELNA	4,46 m²	Keramická dlažba+podsypaný keramzit
3.03	KUCHYNĚ	13,66 m²	PVC+2xOSB+podsypaný keramzit
3.04	POKOJ	15,96 m²	PVC+2xOSB+podsypaný keramzit
3.05	POKOJ	15,38 m²	PVC+2xOSB+podsypaný keramzit

POZN.

- SMISLÉ ODPADNÍ POTRUBÍ – STÁVAJÍCÍ
- PŘIPOJOVACÍ POTRUBÍ JE NA ODPADNÍ POTRUBÍ NAPOJENO PŘES ODBOČKY 45°–87,5°
- ZAŘIZOVACÍ PŘEDMĚTY, VPUSTI A DALŠÍ ZAŘÍZENÍ MUSÍ BÝT OPATŘENO ZÁPACHOVÝMI UZÁVĚRKAMI.

LEGENDA POTRUBÍ

- PŘIPOJOVACÍ POTRUBÍ PP-HT
- SPLAŠKOVÉ ODPADNÍ POTRUBÍ

VÝŠKA OSAZENÍ ZP A ODPADU

- UD–850MM NAD PODLAHOU
- DN50 – 530MM NAD PODLAHOU
- DJ–850MM NAD PODLAHOU
- DN50 –550MM NAD PODLAHOU
- WC–400MM NAD PODLAHOU
- DN100–200MM NAD PODLAHOU
- AP
- DN40–400MM NAD PODLAHOU
- M
- DN40–400MM NAD PODLAHOU
- KS
- DN32–400MM NAD PODLAHOU

LEGENDA ZAŘIZ.PŘEDMĚTŮ

OZN.	NÁZEV
UD	UMYVADLO
DJ	DŘEZ JEDNODUCHÝ
SK	SPRCHOVÝ KOUT
M	MYČKA
AP	AUTOMATICKÁ PRAČKA
KS	KONDENZAČNÍ SIFON
WC	ZÁCHODOVÁ MÍSA
ZU	ZÁPACHOVÁ UZÁVĚRKA
PK	PŘIPOJOVACÍ KOLENO

±0,000 vztažena k chodbě před místností č. 2.01

KONTROLOVAL:	VEDOUcí PROJEKTANT:	PROJEKTANT:	<div>ARCHITEKTURA & INTERIER ŠIMŮNEK & PARTNERS www.archsimunek.cz PROJEKTOVÁ A INŽENÝRSKÁ KANCELÁŘ NÁMĚSTÍ 75/15, 757 01 VALAŠSKÉ MEZIŘÍČÍ</div>	
Ing. Martina Pantůčková	Miroslav Šimůnek	Ing. Martina Pantůčková		
INVESTOR: Statutární město Brno, Dominikánské náměstí 196/1, Brno-město, 60200 Brno			Č. PARC.: st. 1188	K.Ú.: Staré Brno
STAVBA: Stavební úpravy bytu Leitnerova 711/26 , byt č. 11			MÍSTO: Brno	STUPEŇ: DSP
NÁZEV VÝKRESU: ZDRAVOTECHNICKÉ INSTALACE SPLAŠKOVÁ KANALIZACE - PŮDORYS			FORMÁT: 2xA4	ČÍSLO VÝKR.: D.1.4.A
			DATUM: 04/2023	-01
			MĚŘÍTKO: 1:50	ČÍSLO PARÉ: