

LEGENDA MÍSTNOSTÍ:


OZN.	NÁZEV MÍSTNOSTI	PLOCHA [m²]
501	PŘEDSÍŇ	3,0
502	POKOJ	9,5
503	KUCHYŇĚ	20,4
504	KOUPELNA A WC	3,8
CELKOVÁ UŽITNÁ PLOCHA BYTU		36,7
CELKOVÁ PODLAHOVÁ PLOCHA BYTU		38,5

POZN.

- SVISLÉ ODPADNÍ POTRUBÍ – VÝMĚNA NA VÝŠKU PODLAŽÍ
- PŘIPOJOVACÍ POTRUBÍ JE NA ODPADNÍ POTRUBÍ NAPOJENO PŘES ODBOČKY 45°–87,5°
- ZAŘIZOVACÍ PŘEDMĚTY, VPUSTI A DALŠÍ ZAŘÍZENÍ MUSÍ BÝT OPATŘENO ZÁPACHOVÝMI UZÁVĚRKAMI.

LEGENDA POTRUBÍ

- PŘIPOJOVACÍ POTRUBÍ PP–HT
- SPLAŠKOVÉ ODPADNÍ POTRUBÍ

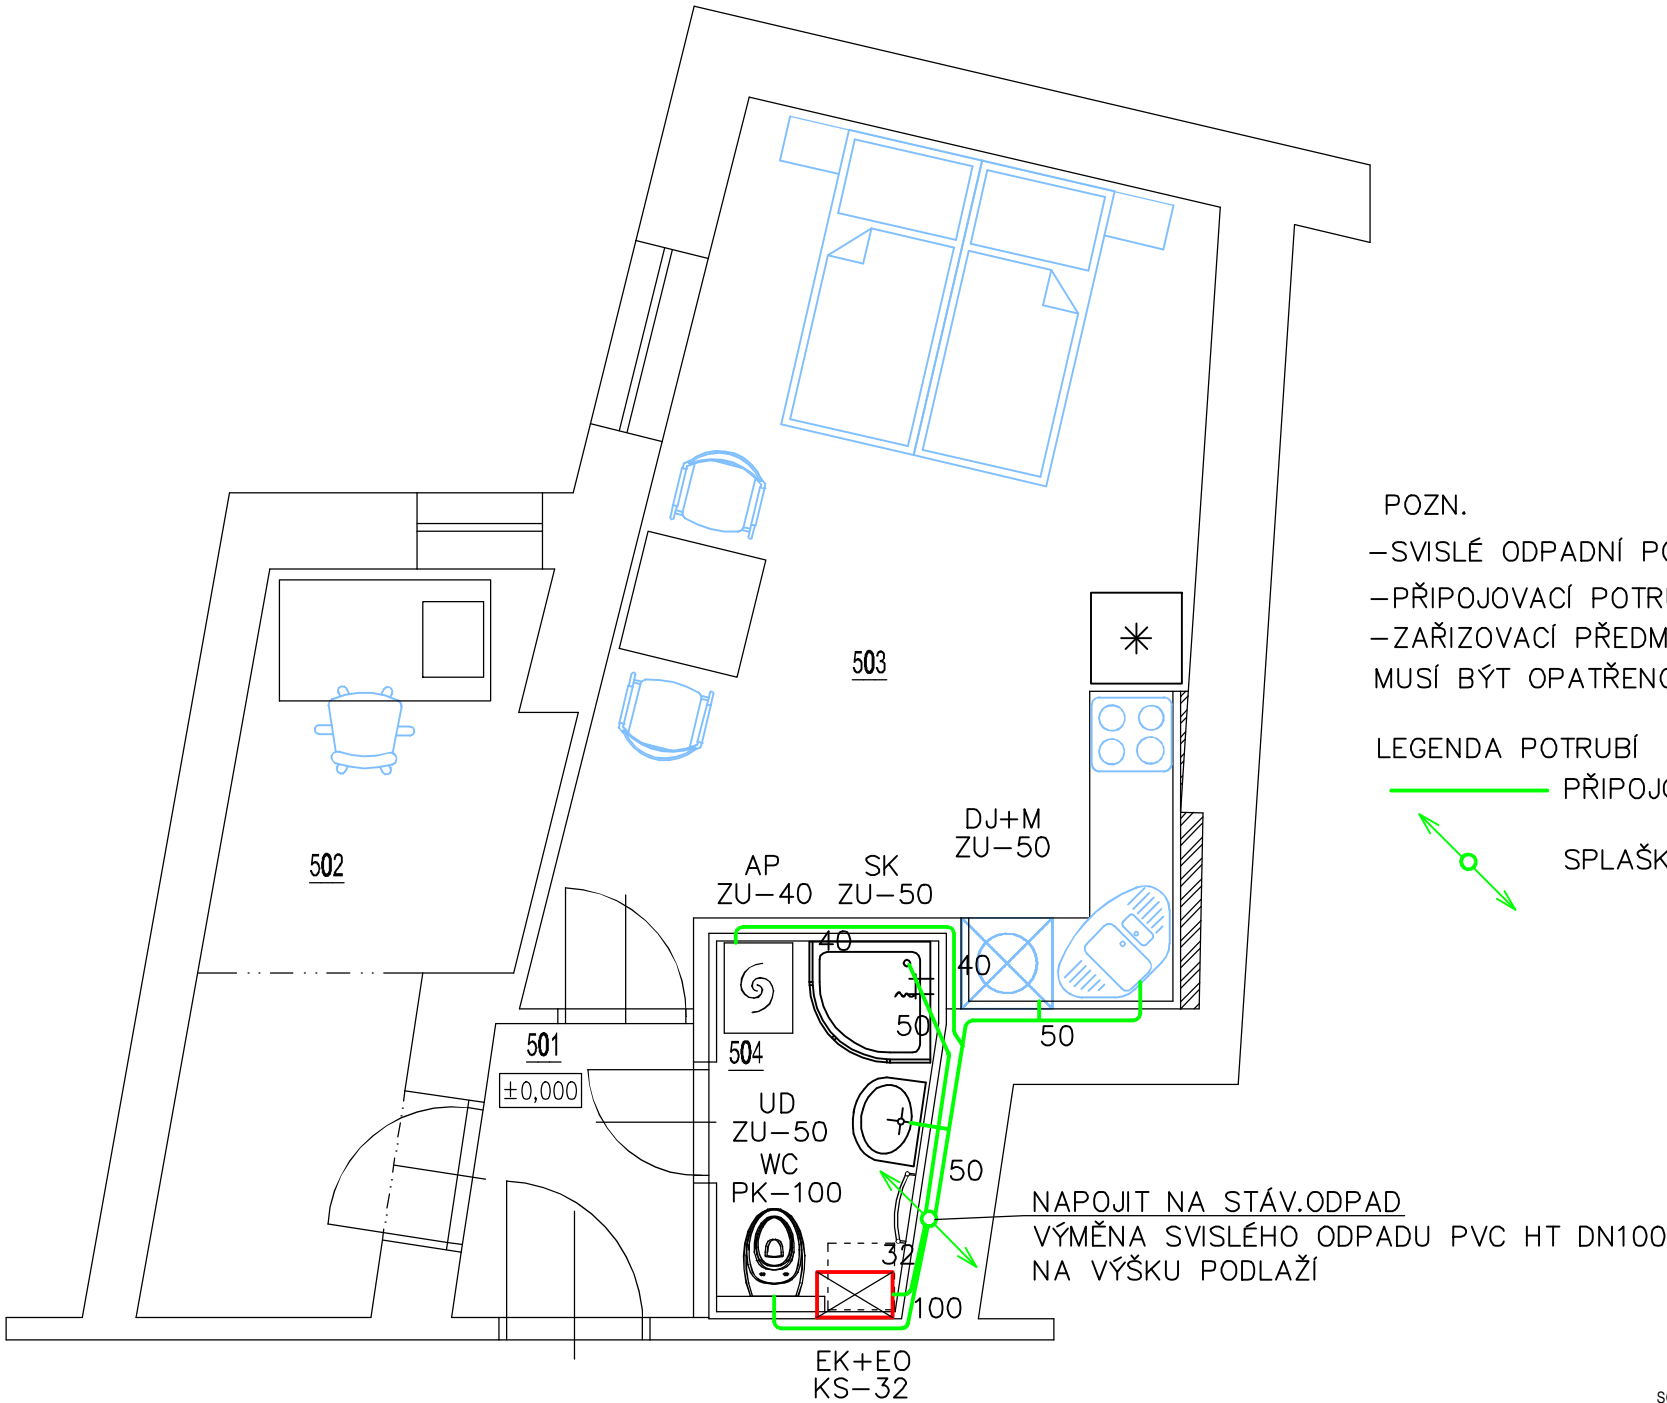

LEGENDA ZAŘIZ.PŘEDMĚTŮ

OZN.	NÁZEV
UD	UMYVADLO
DJ	DŘEZ JEDNODUCHÝ
SK	SPRCHOVÝ KOUT
M	MYČKA
AP	AUTOMATICKÁ PRAČKA
KS	KONDEZAČNÍ SIFON
WC	ZÁCHODOVÁ MÍSA
ZU	ZÁPACHOVÁ UZÁVĚRKA
PK	PŘIPOJOVACÍ KOLENO
OŽ	ODVODŇOVACÍ ŽLAB

VÝŠKA OSAZENÍ ZP A ODPADU

- UD–850MM NAD PODLAHOU
- DN50 – 530MM NAD PODLAHOU
- DJ–850MM NAD PODLAHOU
- DN50 –550MM NAD PODLAHOU
- WC–400MM NAD PODLAHOU
- DN100–200MM NAD PODLAHOU
- AP
- DN40–400MM NAD PODLAHOU
- M
- DN40–400MM NAD PODLAHOU
- KS
- DN32–400MM NAD PODLAHOU

SOUŘADNICOVÝ SYSTÉM: S-JTSK
VÝŠKOVÝ SYSTÉM: Bpv
±0,000 = úroveň podlahy bytu

ZODPOVĚDNÝ PROJEKTANT: Ing. Jiří Hlučil		VYPRACOVAL: Ing. Martina Pantůčková		KRESLIL: Ing. Martina Pantůčková		Ing. Jiří Hlučil Bohuslava Martinů 50 602 00 Brno www.projekcni-kancelar.cz	
STAVBA: STAVEBNÍ ÚPRAVY BYTU KOBLIŽNÁ 34/13, byt č.20							
STUPEŇ: DOKUMENTACE PRO PROVEDENÍ STAVBY		ČÁST: D.1.4.1 ZDRAVOTECHNICKÉ INSTALACE		ZODPOVĚDNÝ PROJEKTANT: Ing. Jiří Hlučil Bohuslava Martinů 50 602 00 Brno		INVESTOR: Statutární město Brno Dominikánské náměstí 196/1 602 00 Brno	
OBSAH: SPLAŠKOVÁ KANALIZACE - PŮDORYS							
Č. VÝKRESU: D.1.4.1 - 01		MĚŘÍTKO: 1:50		PARÉ: 1 2 3		FORMÁT: 2xA4	
						09/2023	