

LEGENDA POTRUBÍ

- VODA STUDENÁ
- VODA TEPLÁ
- POTRUBÍ KANALIZACE
- STÁVAJÍCÍ ROZVOD PLYNU - ODSTRANIT

MATERIÁL ROZVODŮ STUDENÉ VODY: PPR - PN16  
MATERIÁL ROZVODŮ TV: PPR - PN20  
MATERIÁL PŘIPOJOVACÍ POTRUBÍ KANALIZACE: SYSTÉM HT-PP


POZNÁMKY

- STÁVAJÍCÍ ROZVOD NTL PLYNOVODU V BYTĚ BUDE DEMONTOVÁN VČETNĚ STÁVAJÍCÍHO PLYNOVÉHO SPORÁKU.
- ODSTRANIT VŠECHNY ZAŘÍZOVACÍ PŘEDMĚTY V BYTĚ.
- ODSTRANIT PŘIPOJOVACÍ POTRUBÍ KANALIZACE A VODY V TRASE NOVĚ NAVRŽENÉHO POTRUBÍ.
- NOVÝ ROZVOD OD STÁVAJÍCÍCH VODOMĚŘŮ DOVNITŘ BYTU.
- POTRUBÍ SPÁDOVAT K VÝTOKŮM U ZAŘÍZOVACÍCH PŘEDMĚTŮ.
- VEŠKERÉ POTRUBÍ V BYTĚ OPATŘIT NÁVLEKOVOU TEPELNOU IZOLACÍ TL. 9 MM
- VÝŠKY A POLOHY PŘIPOJENÍ ZAŘÍZOVACÍCH PŘEDMĚTŮ BUDOU DOPŘESNĚNY NA ZÁKLADĚ VYBRANÉHO TYPU ZAŘÍZOVACÍHO PŘEDMĚTU INVESTOREM.

LEGENDA MÍSTNOSTÍ

MÍSTNOST	NÁZEV	PLOCHA (m2)	PODLAHA		ÚPRAVA STĚN	STROP	sv.výška
01.101	VSTUP	5,1	DLAŽBA	P2	OMÍTKA	OMÍTKA	3250
01.102	POKOJ I.	21,7	PARKETY	P4	OMÍTKA	OMÍTKA	3030
01.103	WC	1,1	KER.DLAŽBA	P3	OMÍTKA	SDK PODHLED	2600
01.104	KOUPELNA	2,5	KER.DLAŽBA	P3	K. OBKLAD 2100mm	SDK PODHLED	2600
01.105	KUCHYŇ	13,9	KER.DLAŽBA	P3	K. OBKLAD 2100mm	OMÍTKA	3030
01.106	SPÍŽ	0,6	KER.DLAŽBA	P3	OMÍTKA	OMÍTKA	3060

DOPORUČENÉ VÝŠKY PŘIPOJENÍ  
MĚŘENO OD ČISTÉ PODLAHY

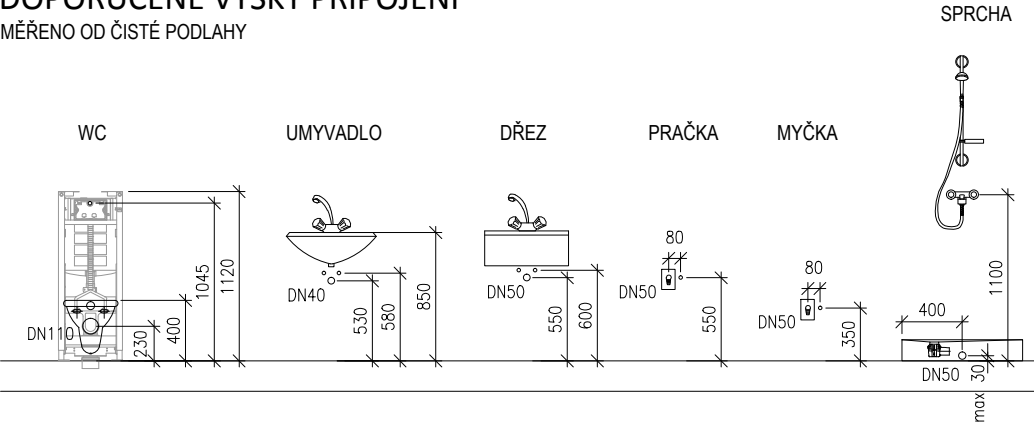

Stavební úpravy bytu  
Brno - Střed  
Botanická 23  
byt č.10

Brno - Střed, Botanická 23, byt č. 10  
pasport stavby  
profese ZTI, UT, VZT stavební objekt SO 01

PŮDORYS ZTI

navržený stav výkres č.: 02  
měřítko 1:50 datum 30.11.2015 autorizační razítko, podpis

VIKTORIN  
architecture studio

VeVelkém.cz s.r.o. IČ:28357647  
Ing. arch. Jan Viktorin tel: 724 032 386  
Zábrdovická 15/16a 614 00 Brno  
info@janviktorin.cz www.janviktorin.cz