

LEGENDA POTRUBÍ

- VODA STUDENÁ
- VODA TEPLÁ
- POTRUBÍ KANALIZACE
- STÁVAJÍCÍ ROZVOD PLYNU - ODSTRANIT

- MATERIÁL ROZVODŮ STUDENÉ VODY: PPR - PN16
- MATERIÁL ROZVODŮ TV: PPR - PN20
- MATERIÁL PŘIPOJOVACÍ POTRUBÍ KANALIZACE: SYSTÉM HT-PP


POZNÁMKY

- ODSTRANIT VŠECHNY ZAŘIZOVACÍ PŘEDMĚTY V BYTĚ.
- ODSTRANIT PŘIPOJOVACÍ POTRUBÍ KANALIZACE A VODY V TRASE NOVĚ NAVRŽENÉHO POTRUBÍ.
- OSADIT UZÁVĚR KKV DN20 A VODOMĚR DN15 Q=1,5 m3/h S ROZTEČÍ 110 MM, TŘÍDA PŘESNOSTI min. B, S MOŽNOSTÍ DÁLKOVÉHO ODEČTU. VODOMĚR S UZÁVĚREM UMÍSTIT DO NIKY NA WC, REVIZNÍ DVÍŘKA 300x300 MM.
- POTRUBÍ SPÁDOVAT K VÝTOKŮM U ZAŘIZOVACÍCH PŘEDMĚTŮ.
- VEŠKERÉ ROZVODY V BYTĚ OPATŘIT NÁVLEKOVOU TEPELNOU IZOLACÍ TL. 9 MM.
- VÝŠKY A POLOHY PŘIPOJENÍ ZAŘIZOVACÍCH PŘEDMĚTŮ BUDOU DOPŘESNĚNY NA ZÁKLADĚ VYBRANÉHO TYPU ZAŘIZOVACÍHO PŘEDMĚTU INVESTOREM.
- ODSTRANIT STÁVAJÍCÍ ROZVOD PLYNU V BYTĚ.

LEGENDA MÍSTNOSTÍ


MÍSTNOST	NÁZEV	PLOCHA (m2)	PODLAHA		ÚPRAVA STĚN	STROP	sv.výška
01.101	KUCHYŇ	13,9	KERAM.DLAŽBA	P2	OMÍTKA	OMÍTKA	3170
01.102	POKOJ	16,1	LINOLEUM	P1	OMÍTKA	OMÍTKA	3090
01.103	VSTUP	3,6	KERAM.DLAŽBA	P2	OMÍTKA	OMÍTKA	3500
01.104	WC	3,6	KERAM.DLAŽBA	P3	K. OBKLAD 2100mm	SDK PODHLED	2600
01.105	KOUPELNA	3,6	KERAM.DLAŽBA	P3	K. OBKLAD 2100mm	SDK PODHLED	2600

EL. OHŘÍVAČ TV 80l

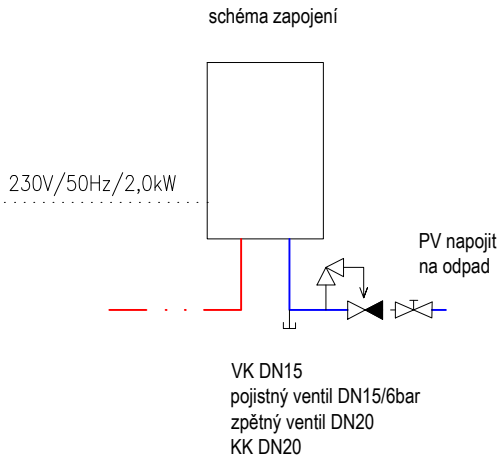

DOPORUČENÉ VÝŠKY PŘIPOJENÍ

MĚŘENO OD ČISTÉ PODLAHY

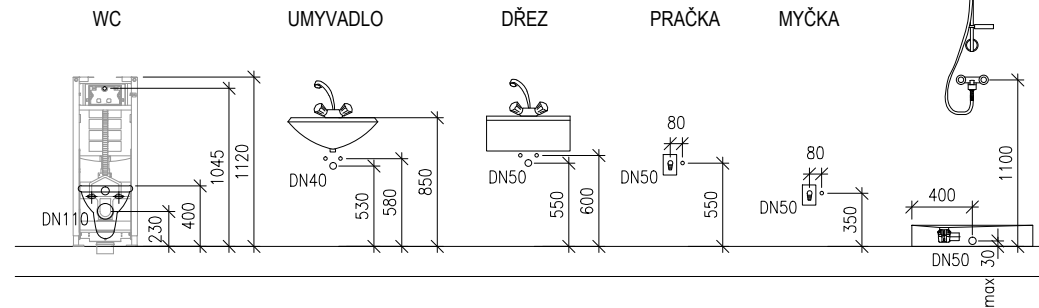

Stavební úpravy bytu Brno - Střed Václavská 11a, byt č.1

Brno - Střed, Václavská 11a, byt č. 1
pasport stavby
profese ZTI, UT, VZT

stavební objekt SO 01

PŮDORYS ZTI

navržený stav
měřítko 1:50

výkres č.: 02
datum 30.11.2015

autorizační razítko, podpis

VIKTORIN architecture studio

VeVelkém.cz s.r.o.
Ing. arch. Jan Viktorin
Zábrdovická 15/16a
info@janviktorin.cz

IČ:28357647
tel: 724 032 386
614 00 Brno

www.janviktorin.cz