


PŮDORYS

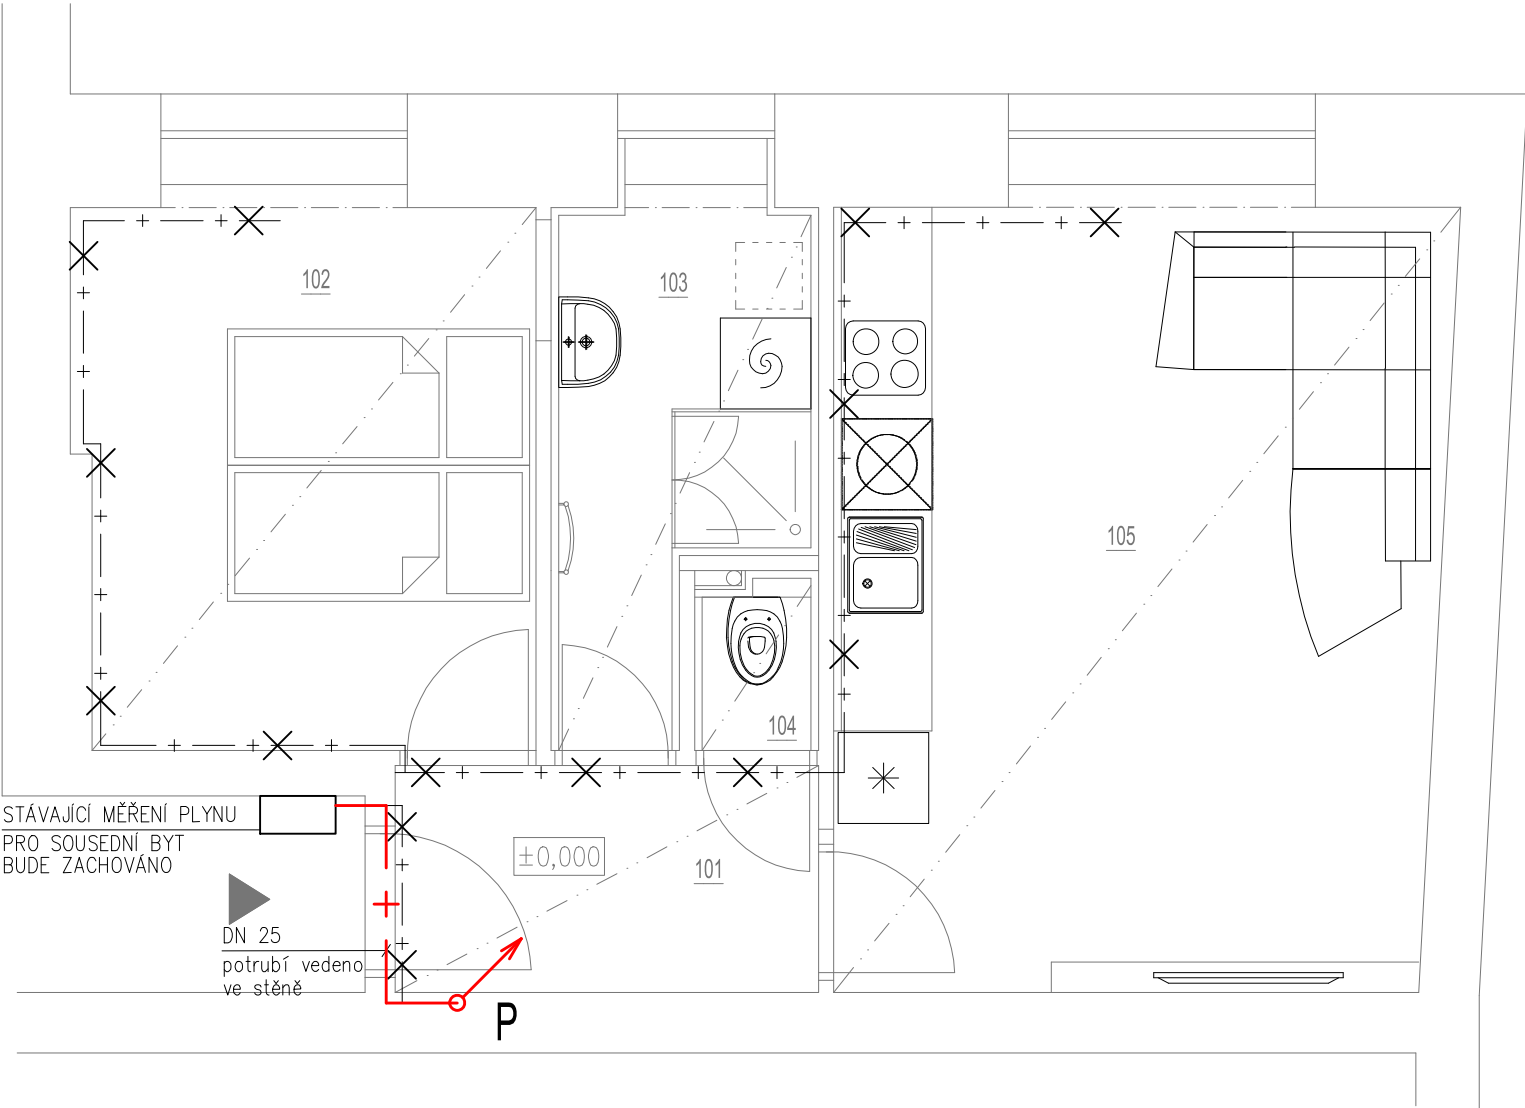

LEGENDA ČAR

- + — +X— STÁVAJÍCÍ RUŠENÉ VEDENÍ PLYNU
— + — + — NOVÝ ROZVOD PLYNU

POZNÁMKA: Páteřní rozvod plynu vedený přes řešený byt k měření plynu pro sousední byt bude demontováno a provedeno nově. Nově bude vedeno v drážce ve stěně.

Vypracoval: Ing. Pavel Skalka		Ing. Pavel Skalka Oblá 27, 634 00 Brno ZTI, KANAL., VODA, PLYN IČO 747 07 701	
Investor: Statutární město Brno, Dominikánské náměstí 196/1, 602 00 Brno			
Místo: KAMENNÁ 176/5, byt č.2			
Stavba: STAVEBNÍ ÚPRAVY BYTU KAMENNÁ 176/5, byt č.2		Datum: 07/2024	
		DOKUMENTACE PRO PROVEDENÍ STAVBY	
Část: D.1.4.1 ZDRAVOTNĚ TECHNICKÉ INSTALACE PŮDORYS PLYNU		Měřítko: 1:50	Č.výkresu: 3