


LEGENDA:

- vodič CYKY-J 4x10
vodič CYKY-J 5x4-6
vodič CYKY-J 2-5x1.5
vodič CYKY-J 3x2.5
vodič CYKY-J 5x2.5
UTP / FTP Cat. 6A, KOAX
hlavní kabelová trasa

- spínač osvětlení jednobolový - č. 1
spínač osvětlení sériový - č. 5
přepínač osvětlení střídavý - č. 6
přepínač osvětlení sériový střídavý - č. 5A
přepínač osvětlení dvojité střídavý - č. 5B
přepínač osvětlení křížový - č. 7
autonomní pož. hlásič
vývod 400 V
vývod 230 V
ventilátor s doběhem
spínač do vlhka
pohybové čidlo
el. ohřivač TUV
střívač osvětlení
tlačítko VZT, s doběhem

- stropní svítidlo
nástenné svítidlo
dvojzásuvka, IP 20
zásuvka, IP 20
dvourámeček -zásuvka, IP 20
zásuvka, IP 44
dopln. pospojování koupelna
zásuvka televize, v = cca. 60 cm
zásuvka DATA
domácí telefon a zvonek, v = cca. 140 cm
zvonkové tlačítko
rozvaděč
tlačítko 1/0, ovládání osvětlení

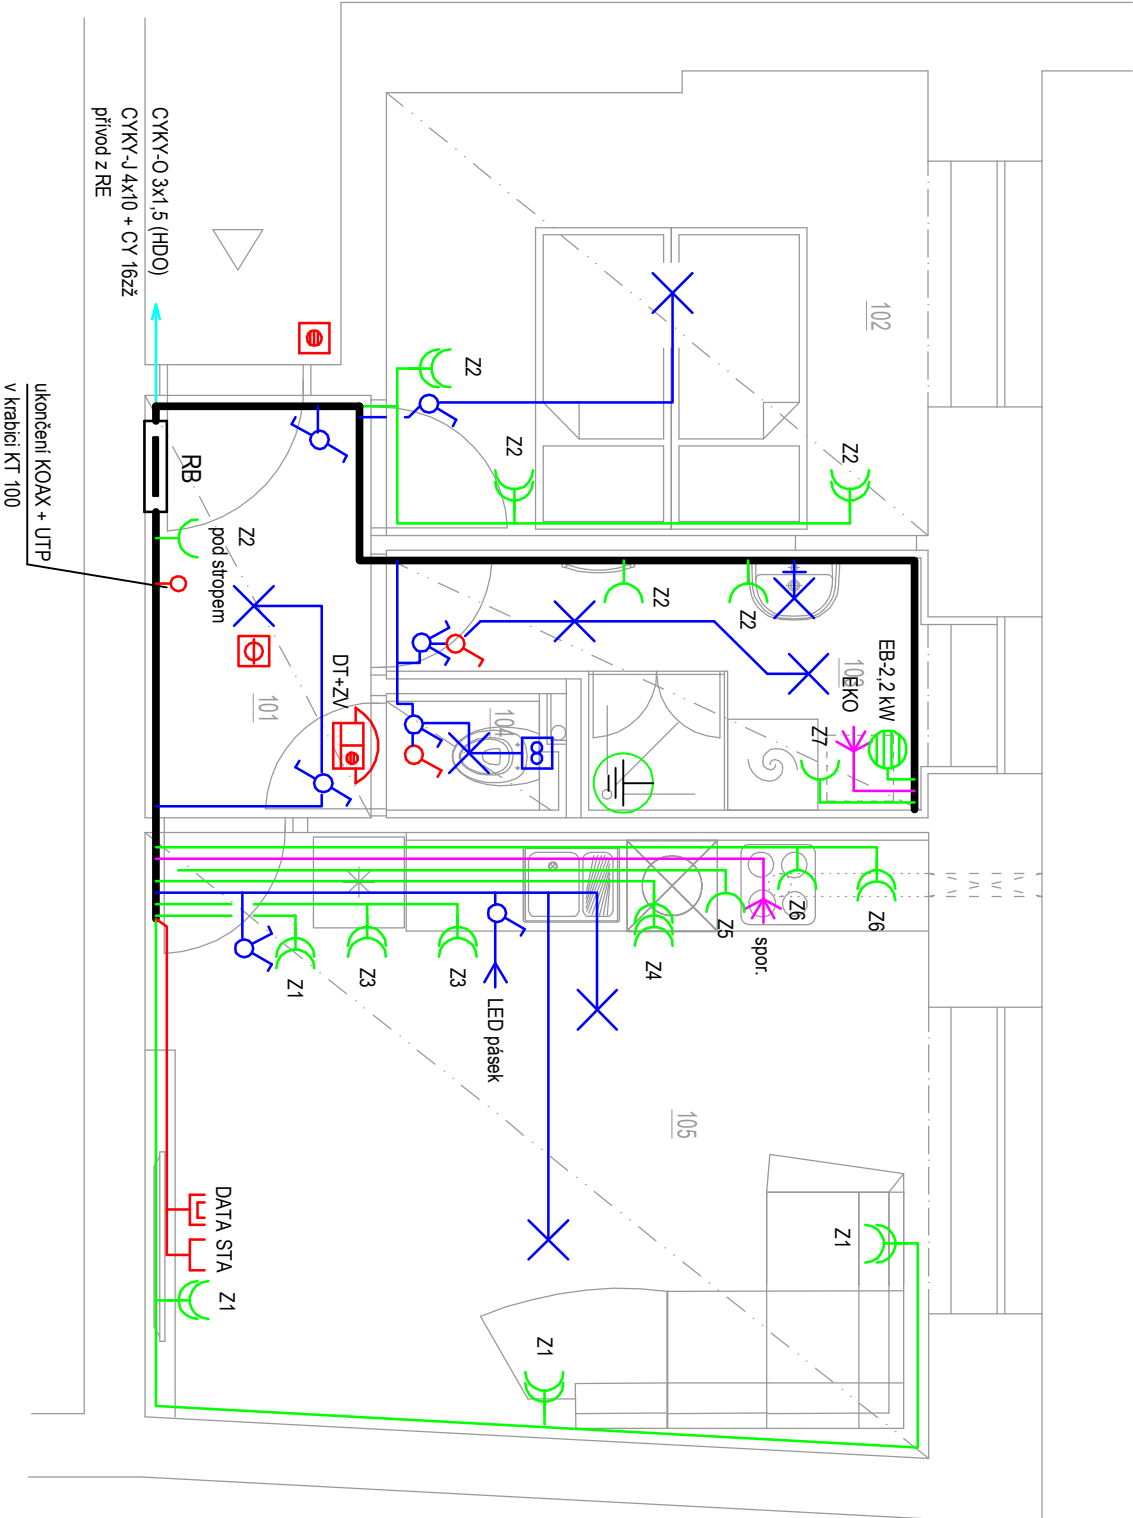

SOUŘADNICOVÝ SYSTÉM: S-JTSK
VÝŠKOVÝ SYSTÉM: BpV
±0,000 = úroveň podlahy bytu

| | | | | | | | |
|---|--|---|--|---|--|--|--|
| ZODPOVĚDNÝ PROJEKTANT: Karel Sommer | | VYPRACOVAL: Karel Sommer | | KRESLIL: Karel Sommer | | GENERAČNÍ PROJEKTANT: Ing. Jiří Hlučíl Bohuslava Martinů 50 602 00 Brno www.projekcnikancelar.cz | |
| STAVBA: | | STAVBA: | | STAVBA: | | STAVBA: | |
| STUPEŇ: DOKUMENTACE PRO PROVEDENÍ STAVBY | | STUPEŇ: DOKUMENTACE PRO PROVEDENÍ STAVBY | | STUPEŇ: DOKUMENTACE PRO PROVEDENÍ STAVBY | | STUPEŇ: DOKUMENTACE PRO PROVEDENÍ STAVBY | |
| ČÁST: D.1.4.3 ELEKTROTECHNICKÉ ZAŘÍZENÍ | | ČÁST: D.1.4.3 ELEKTROTECHNICKÉ ZAŘÍZENÍ | | ČÁST: D.1.4.3 ELEKTROTECHNICKÉ ZAŘÍZENÍ | | ČÁST: D.1.4.3 ELEKTROTECHNICKÉ ZAŘÍZENÍ | |
| OBSAH: PŮDORYS - nový stav | | OBSAH: PŮDORYS - nový stav | | OBSAH: PŮDORYS - nový stav | | OBSAH: PŮDORYS - nový stav | |
| Č. VÝKRESU: D.1.4.3.02 | | MĚŘÍTKO: 1:50 | | PÁŘE: 1 2 3 | | FORMÁT: 4XA4 | |
| | | | | | | 05/2024 | |