


PŮDORYS

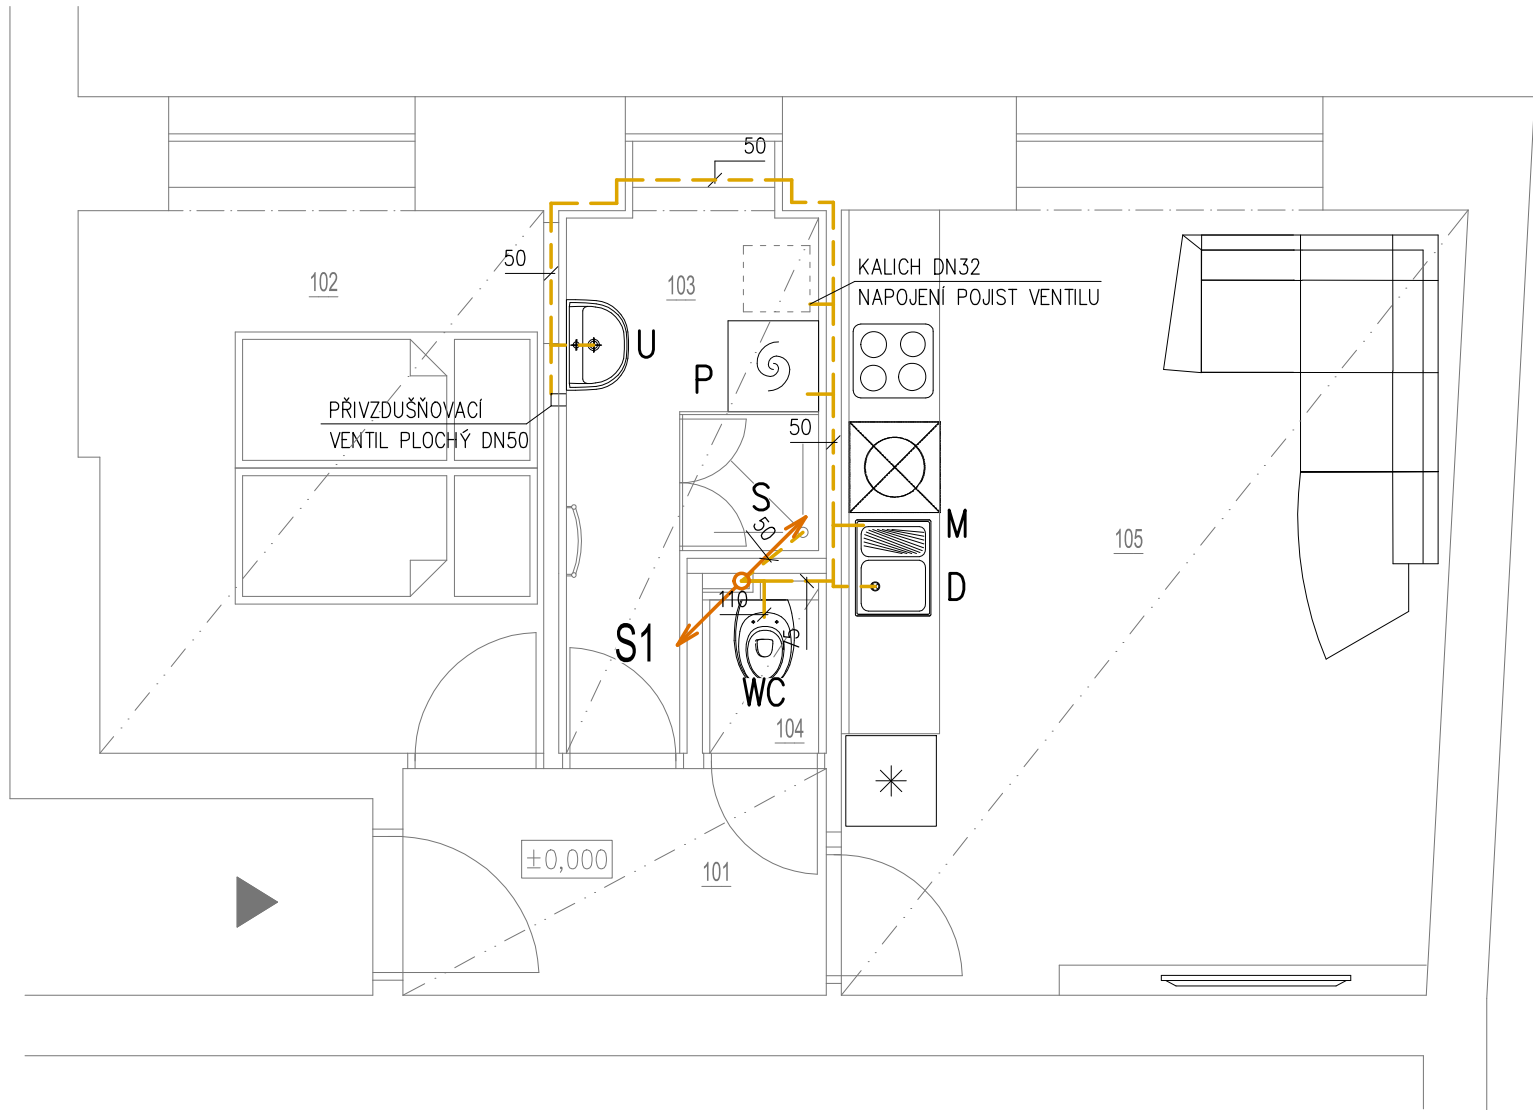

LEGENDA ČAR

- KANALIZACE SPLAŠKOVÁ
připojovací potrubí
- S1 ODPADNÍ POTRUBÍ
poloha zakreslena orientačně

POZNÁMKA: Stávající stoupací potrubí kanalizace budou v řešených bytech vyměněny za nové; dimenze a poloha zůstanou zachovány.

LEGENDA ZAŘIZOVACÍCH PŘEDMĚTŮ


- WC WC ZÁVĚSNÉ – konstrukční prvek pro WC s nádržkou, WC mísa, sedátko
- S SPRCHA – sprchová vanička čtvercová 90x90cm, zápach. uzávěra, baterie sprchová nástěnná, sprchová souprava s tyčí a sprchou, zástěna
- U UMYVADLO – keramické 60cm s otvorem pro baterii baterie umyvadlová stojánková páková, zápachová uzávěra, 2x rohový ventil DN15
- D DŘEZ – 2x rohový ventil DN15, připojovací potrubí kanalizace zaslepit
- P PRAČKA – zápachová uzávěra podomítková DN50 1x rohový ventil DN15
- M MYČKA – zápachová uzávěra podomítková DN50 1x rohový ventil DN15

KUCH.DŘEZ, MYČKA A PRAČKA NEJSOU SOUČÁSTÍ DODÁVKY

LEGENDA MÍSTNOSTÍ:

| OZN. | NÁZEV MÍSTNOSTI | PLOCHA [m²] |
|-------------------------------|-----------------|-------------|
| 101 | PŘEDSÍŇ | 4,5 |
| 102 | POKOJ | 11,2 |
| 103 | KOUPELNA | 5,4 |
| 104 | WC | 1,1 |
| 105 | KUCHYNĚ | 21,1 |
| CELKOVÁ UŽITNÁ PLOCHA BYTU | | 43,3 |
| CELKOVÁ PODLAHOVÁ PLOCHA BYTU | | 44,2 |

SCHÉMA KANALIZACE

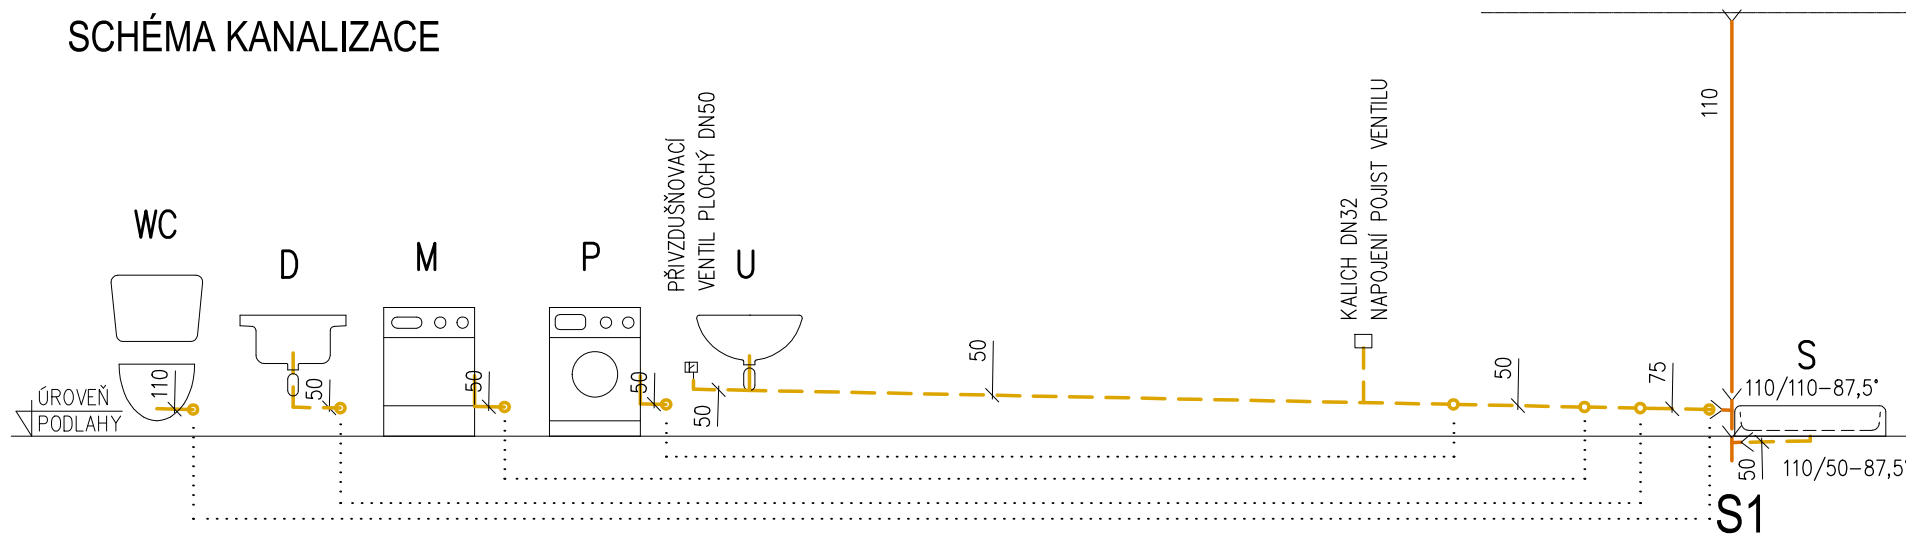

| | | |
|--|--|----------------------------------|
| Vypracoval: Ing. Pavel Skalka | Ing. Pavel Skalka Oblá 27, 634 00 Brno ZTI, KANAL., VODA, PLYN IČO 747 07 701 | |
| Investor: Statutární město Brno, Dominikánské náměstí 196/1, 602 00 Brno | | |
| Místo: KAMENNÁ 176/5, byt č.2 | | |
| Stavba: STAVEBNÍ ÚPRAVY BYTU KAMENNÁ 176/5, byt č.2 | Datum: 07/2024 | DOKUMENTACE PRO PROVEDENÍ STAVBY |
| Část: D.1.4.1 ZDRAVOTNÉ TECHNICKÉ INSTALACE PŮDORYS KANALIZACE + SCHÉMA | Měřítko: 1:50 | |
| | | Č.výkresu: 1 |