


PŮDORYS

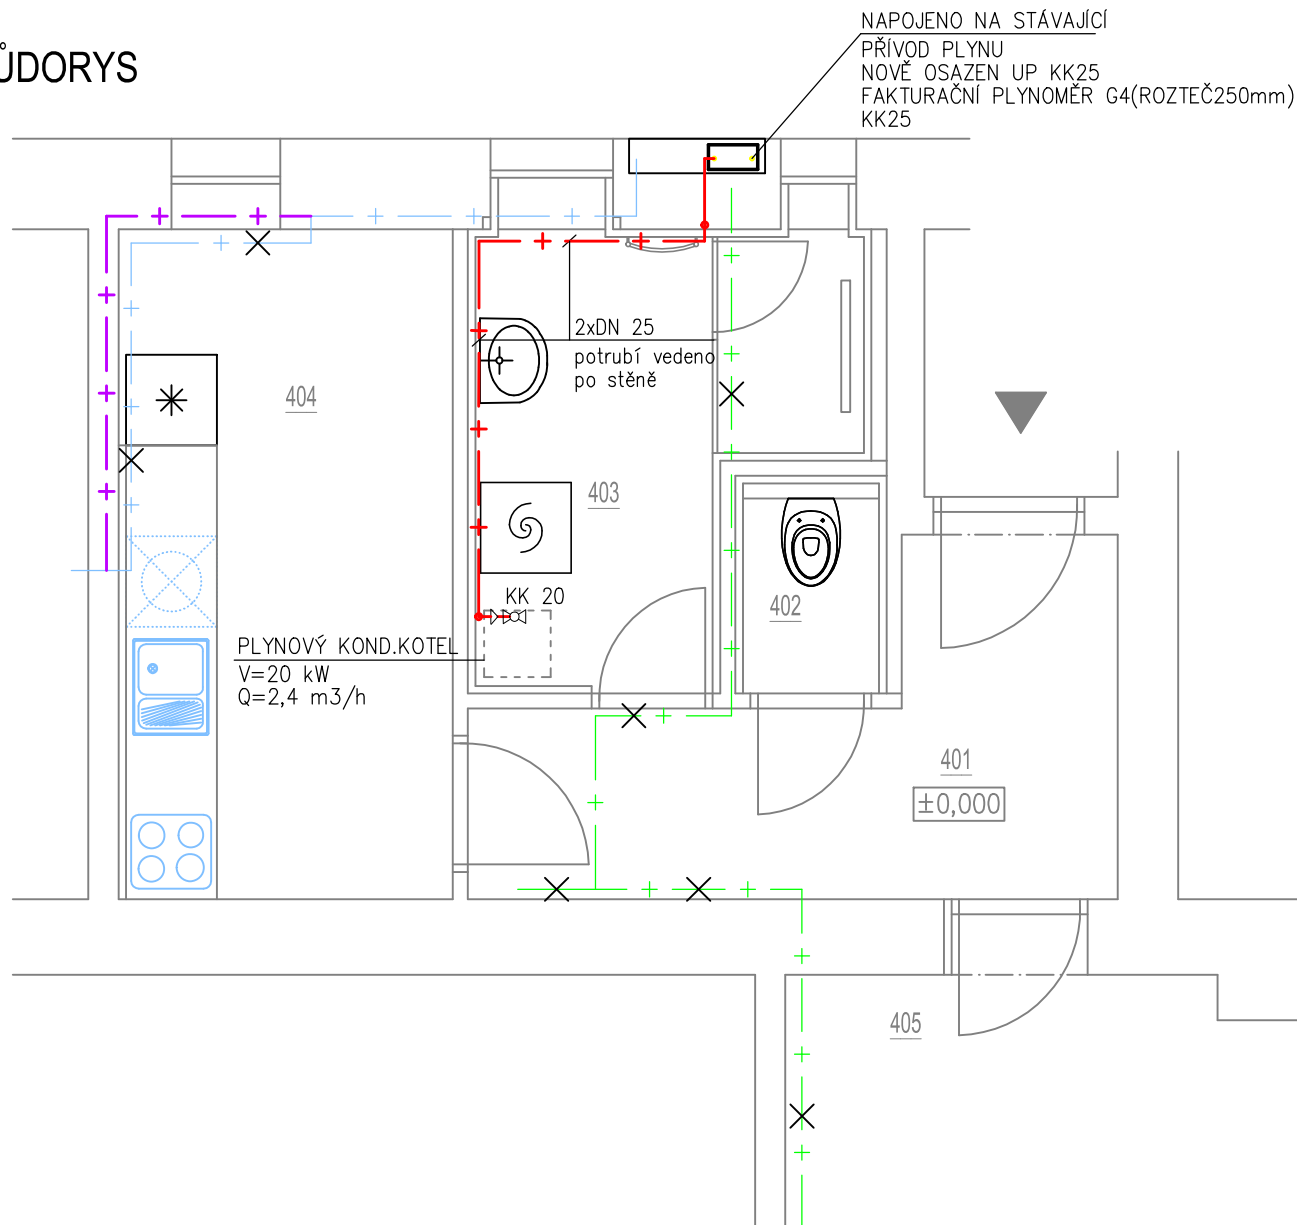

LEGENDA MÍSTNOSTÍ:


| OZN. | NÁZEV MÍSTNOSTI | PLOCHA [m²] |
|----------------------------|-----------------|-------------|
| 101 | PŘEDSÍŇ | 16,2 |
| 102 | KOUPELNA | 7,7 |
| 103 | KUCHYNĚ | 13,3 |
| 104 | POKOJ | 24,4 |
| 105 | POKOJ | 16,8 |
| 106 | POKOJ | 30,2 |
| 107 | CHODBA | 1,6 |
| 108 | WC | 1,1 |
| 109 | KOMORA | 3,1 |
| 110 | BALKON | 4,7 |
| CELKOVÁ UŽITNÁ PLOCHA BYTU | | 119,1 |

LEGENDA ČAR

- + — × — STÁVAJÍCÍ RUŠENÉ VEDENÍ PLYNU
— + — — — NOVÝ ROZVOD PLYNU
— + — × — STÁVAJÍCÍ RUŠENÉ VEDENÍ PLYNU (SOUSEDNÍ BYT)
— + — — — PŘELOŽKA PLYNU (SOUSEDNÍ BYT)

- UP UZÁVĚR PLYNU
KK KULOVÝ KOHOUT

DETAIL MĚŘENÍ

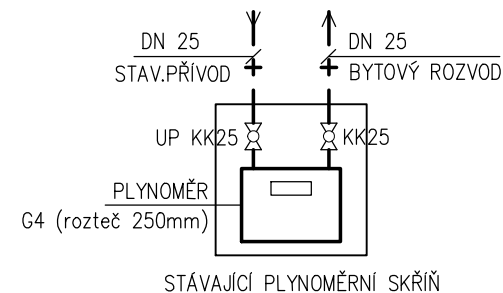

| | | |
|--|--|----------------------------------|
| Vypracoval: Ing. Pavel Skalka | Ing. Pavel Skalka Oblá 27, 634 00 Brno ZTI, KANAL., VODA, PLYN IČO 747 07 701 | |
| Investor: Statutární město Brno, Dominikánské náměstí 196/1, 602 00 Brno | | |
| Místo: KOLIŠTĚ 252/57, byt č.11 | | |
| Stavba: STAVEBNÍ ÚPRAVY BYTU KOLIŠTĚ 252/57, byt č.11 | Datum: 07/2024 | DOKUMENTACE PRO PROVEDENÍ STAVBY |
| Část: D.1.4.4 PLYNOINSTALACE PŮDORYS KANALIZACE + SCHÉMA | Měřítko: 1:100 | |
| | | Č.výkresu: 1 |