

PŮDORYS


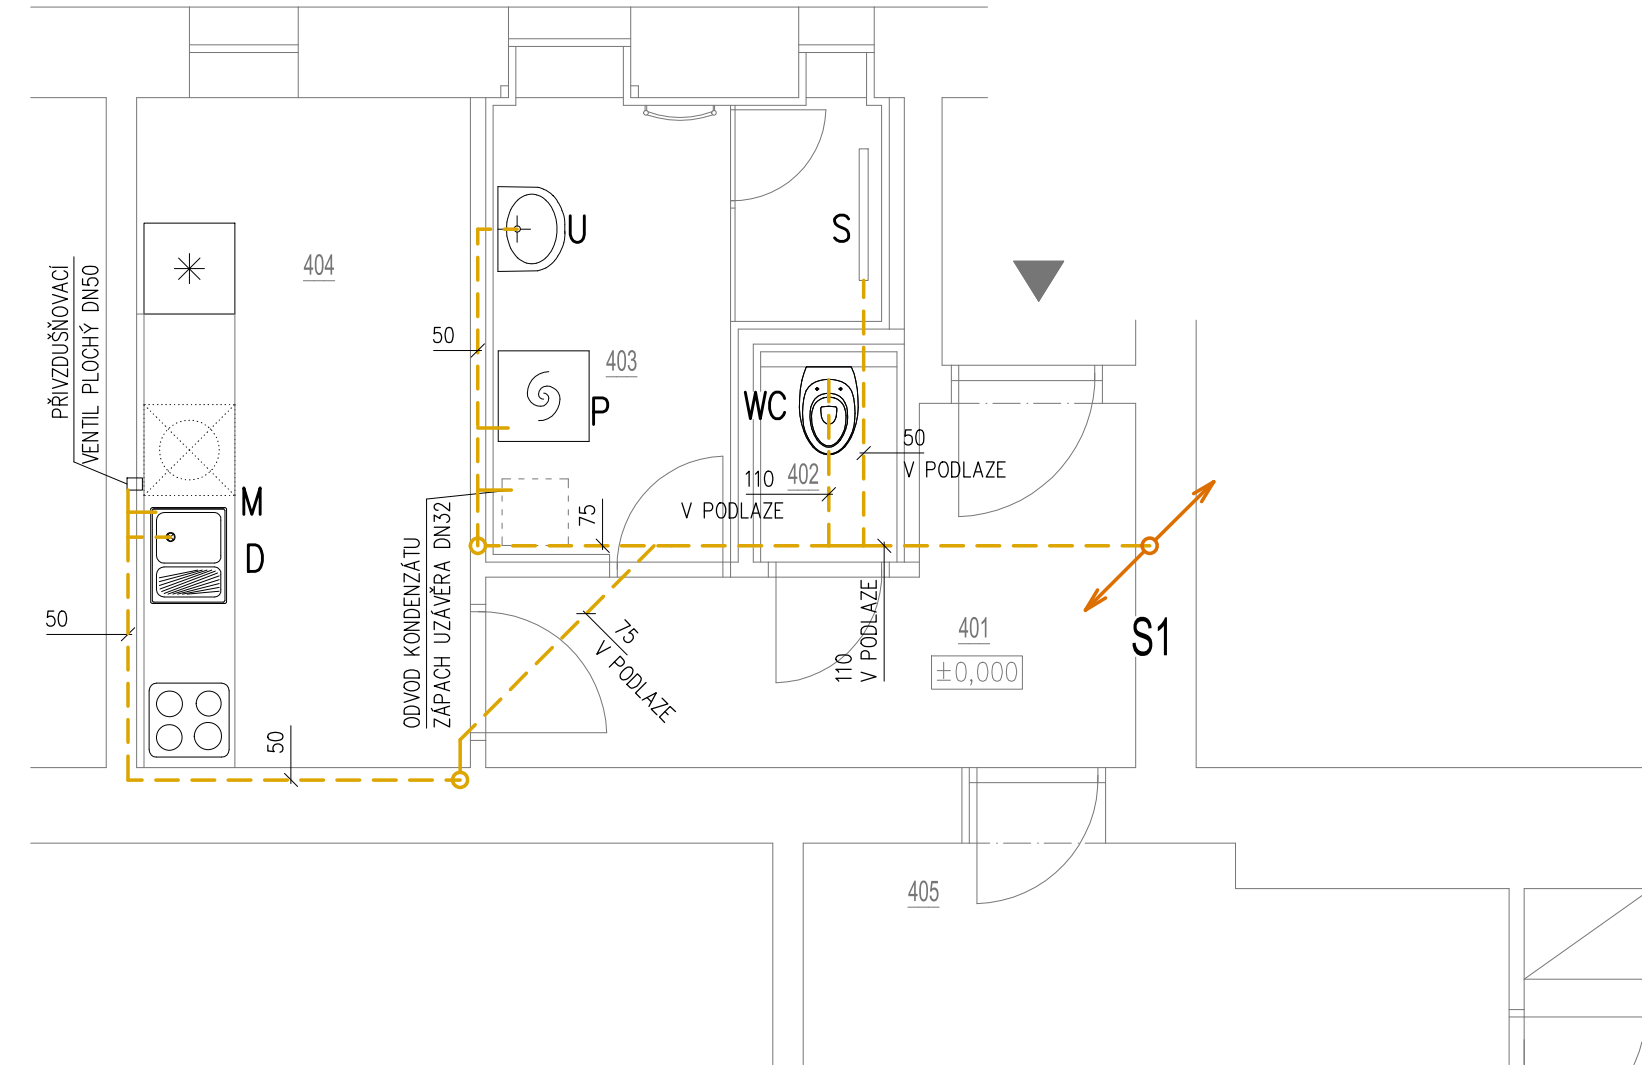


SCHÉMA KANALIZACE

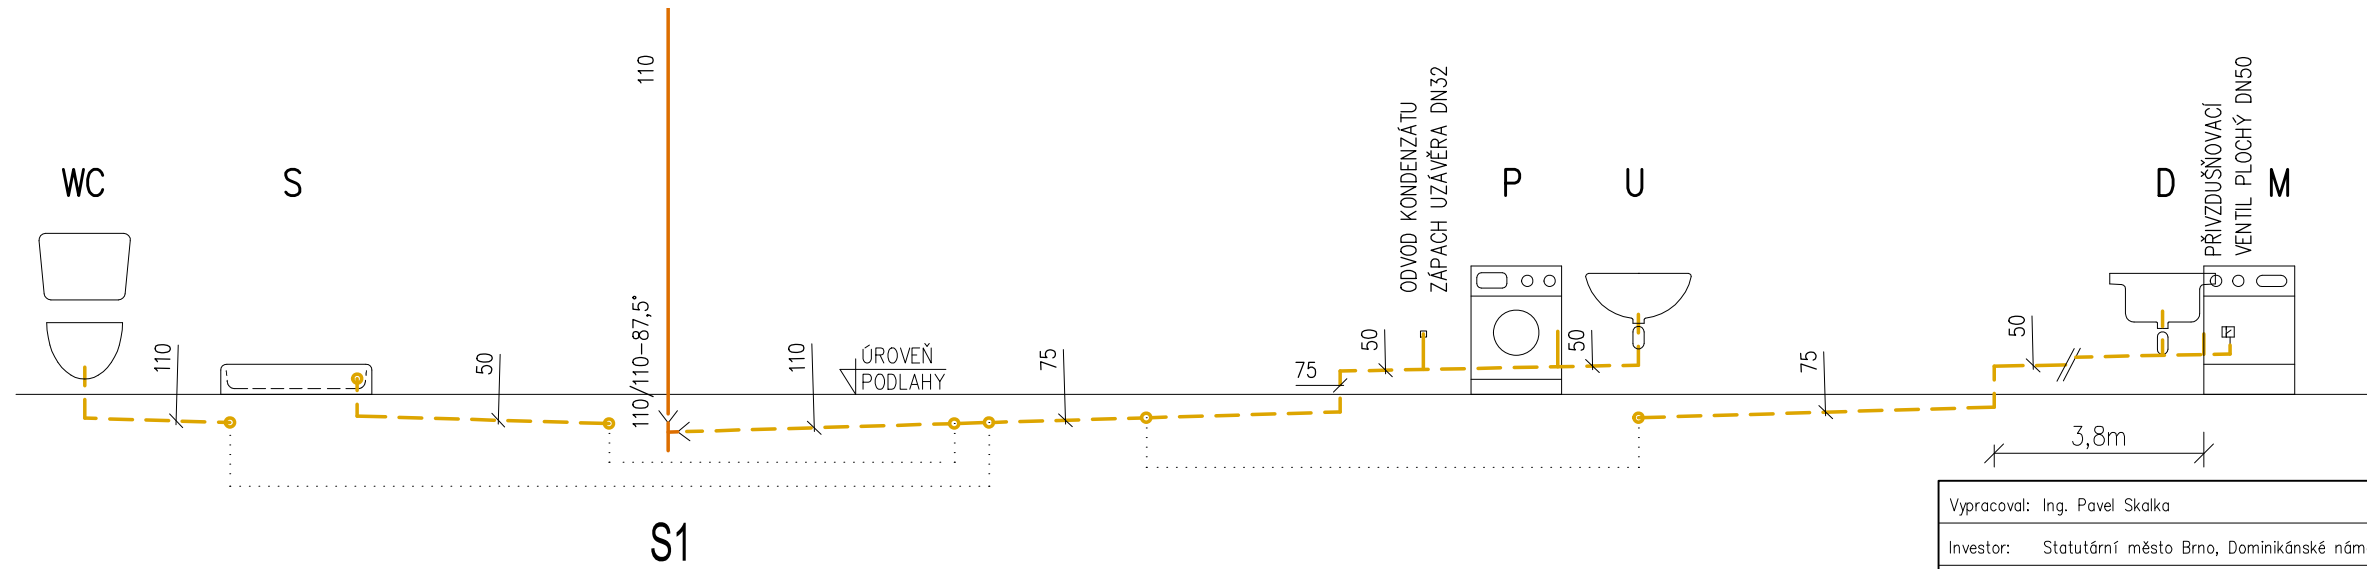

LEGENDA ČAR

- KANALIZACE SPLAŠKOVÁ
přípojovací potrubí
- ODPADNÍ POTRUBÍ
poloha zakreslena orientačně

POZNÁMKA: Stávající stoupačí potrubí kanalizace budou v řešených bytech vyměněny za nové; dimenze a poloha zůstanou zachovány.

LEGENDA ZAŘIZOVACÍCH PŘEDMĚTŮ

- WC WC ZÁVĚSNÉ – konstrukční prvek pro WC s nádržkou, WC mísa, sedátko
- S SPRCHA – sprchový žlábek s bočním odtokem DN50 dl.80cm, baterie sprchová nástěnná, sprchová souprava s tyčí a sprchou, zástěna
- U UMYVADLO – keramické 60cm s otvorem pro baterii baterie umyvadlová stojánková páková, zápachová uzávěra, 2x rohový ventil DN15
- D DŘEZ – 2x rohový ventil DN15, přípojovací potrubí kanalizace zaslepit
- P PRAČKA – zápachová uzávěra podomítková DN50 1x rohový ventil DN15
- M MYČKA – zápachová uzávěra podomítková DN50 1x rohový ventil DN15

KUCH.DŘEZ, MYČKA A PRAČKA NEJSOU SOUČÁSTÍ DODÁVKY

LEGENDA MÍSTNOSTÍ:

| OZN. | NÁZEV MÍSTNOSTI | PLOCHA [m²] |
|----------------------------|-----------------|-------------|
| 101 | PŘEDSÍŇ | 16,2 |
| 102 | KOUPELNA | 7,7 |
| 103 | KUCHYNĚ | 13,3 |
| 104 | POKOJ | 24,4 |
| 105 | POKOJ | 16,8 |
| 106 | POKOJ | 30,2 |
| 107 | CHODBA | 1,6 |
| 108 | WC | 1,1 |
| 109 | KOMORA | 3,1 |
| 110 | BALKON | 4,7 |
| CELKOVÁ UŽITNÁ PLOCHA BYTU | | 119,1 |

| | | | |
|--|--|--|---------------------|
| Vypracoval: Ing. Pavel Skalka | | Ing. Pavel Skalka Oblá 27, 634 00 Brno ZTI, KANAL., VODA, PLYN IČO 747 07 701 | |
| Investor: Statutární město Brno, Dominikánské náměstí 196/1, 602 00 Brno | | | |
| Místo: KOLIŠTĚ 252/57, byt č.11 | | | |
| Stavba: STAVEBNÍ ÚPRAVY BYTU KOLIŠTĚ 252/57, byt č.11 | | Datum: 07/2024 | |
| | | DOKUMENTACE PRO PROVEDENÍ STAVBY | |
| Část: D.1.4.1 ZDRAVOTNÉ TECHNICKÉ INSTALACE PŮDORYS KANALIZACE + SCHÉMA | | Měřítko: 1:50 | Č.výkresu: 1 |