


PŮDORYS

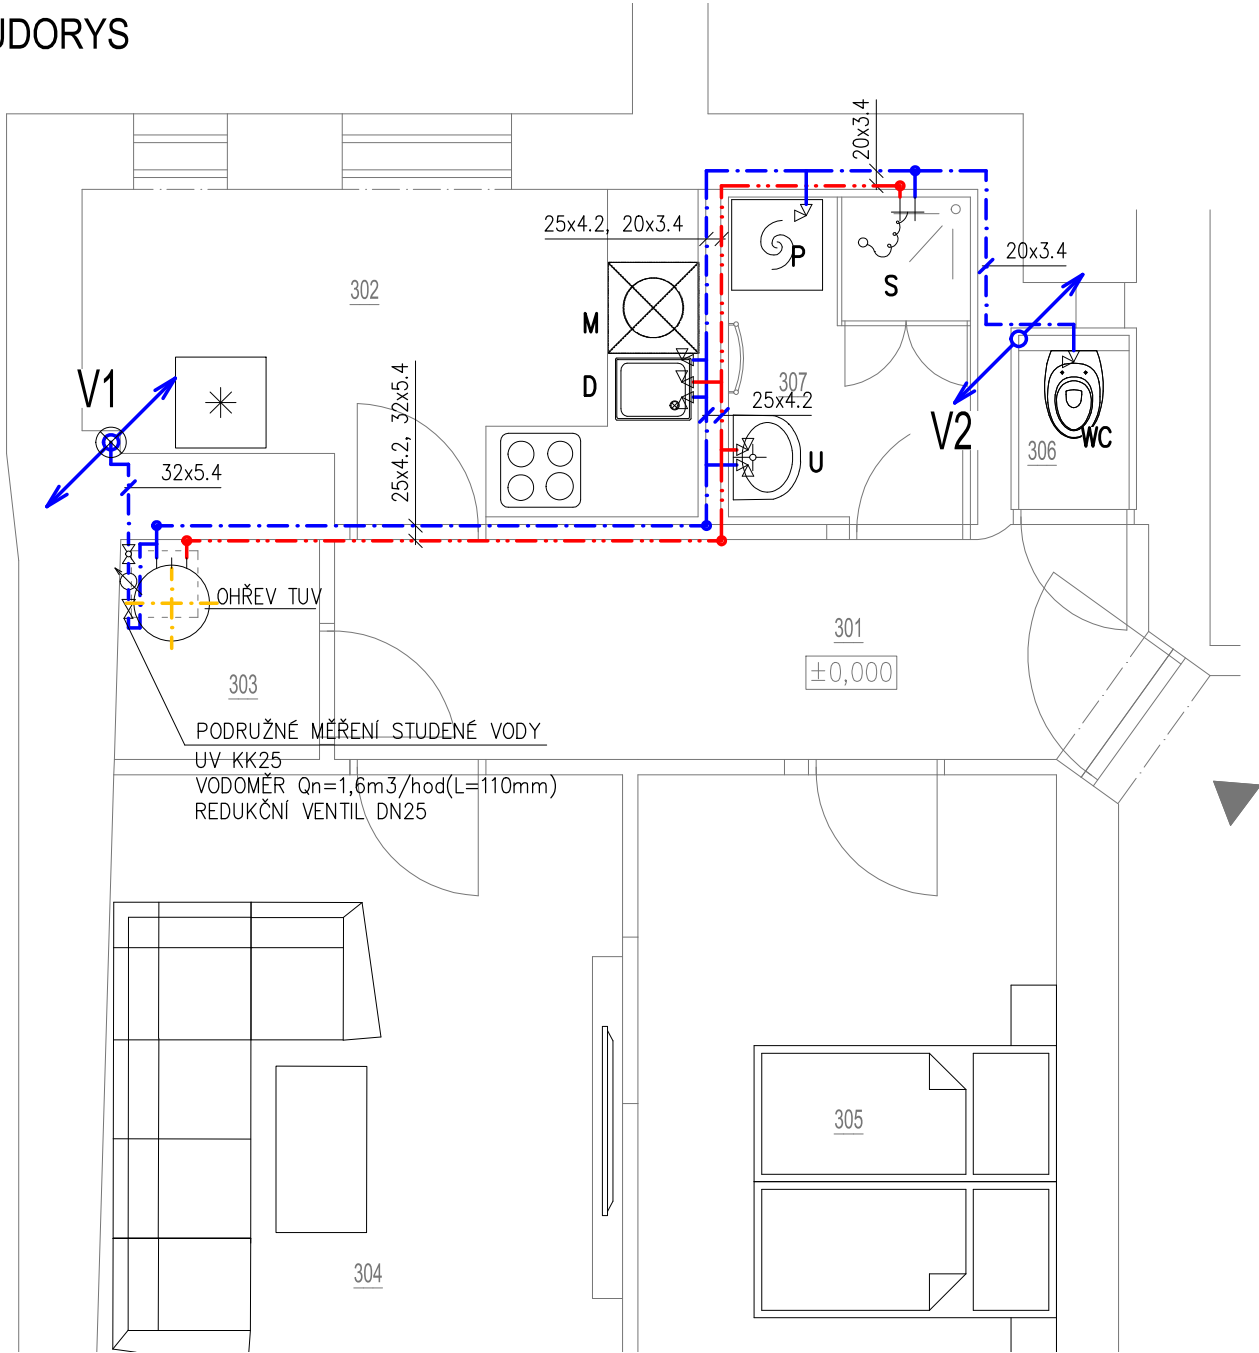

LEGENDA ČAR

- STUDENÁ VODA
- TEPLÁ VODA
- STOUPACÍ POTRUBÍ VODY  
poloha zakreslena orientačně

POZNÁMKA: Stávající stoupací potrubí vodovodu budou v řešených bytech vyměněny za nové; dimenze a poloha zůstanou zachovány.

LEGENDA ZAŘÍZOVACÍCH PŘEDMĚTŮ

- WC WC ZÁVĚSNÉ – konstrukční prvek pro WC s nádržkou, WC mísa, sedátko
  - S SPRCHA – sprchová vanička čtvercová 90x90cm, zápach. uzávěra, baterie sprchová nástěnná, sprchová souprava s tyčí a sprchou, zástěna
  - U UMYVADLO – keramické 60cm s otvorem pro baterii baterie umyvadlová stojánková páková, zápachová uzávěra, 2x rohový ventil DN15
  - D DŘEZ – 2x rohový ventil DN15, připojovací potrubí kanalizace zaslepit
  - P PRAČKA – zápachová uzávěra podomítková DN50 1x rohový ventil DN15
  - M MYČKA – zápachová uzávěra podomítková DN50 1x rohový ventil DN15
- KUCH.DŘEZ, MYČKA A PRAČKA NEJSOU SOUČÁSTÍ DODÁVKY

LEGENDA MÍSTNOSTÍ:

OZN.	NÁZEV MÍSTNOSTI	PLOCHA [m²]
101	PŘEDSÍŇ	16,2
102	KOUPELNA	7,7
103	KUCHYNĚ	13,3
104	POKOJ	24,4
105	POKOJ	16,8
106	POKOJ	30,2
107	CHODBA	1,6
108	WC	1,1
109	KOMORA	3,1
110	BALKON	4,7
CELKOVÁ UŽITNÁ PLOCHA BYTU		119,1
CELKOVÁ PODLAHOVÁ PLOCHA BYTU		118,3

AXONOMETRIE

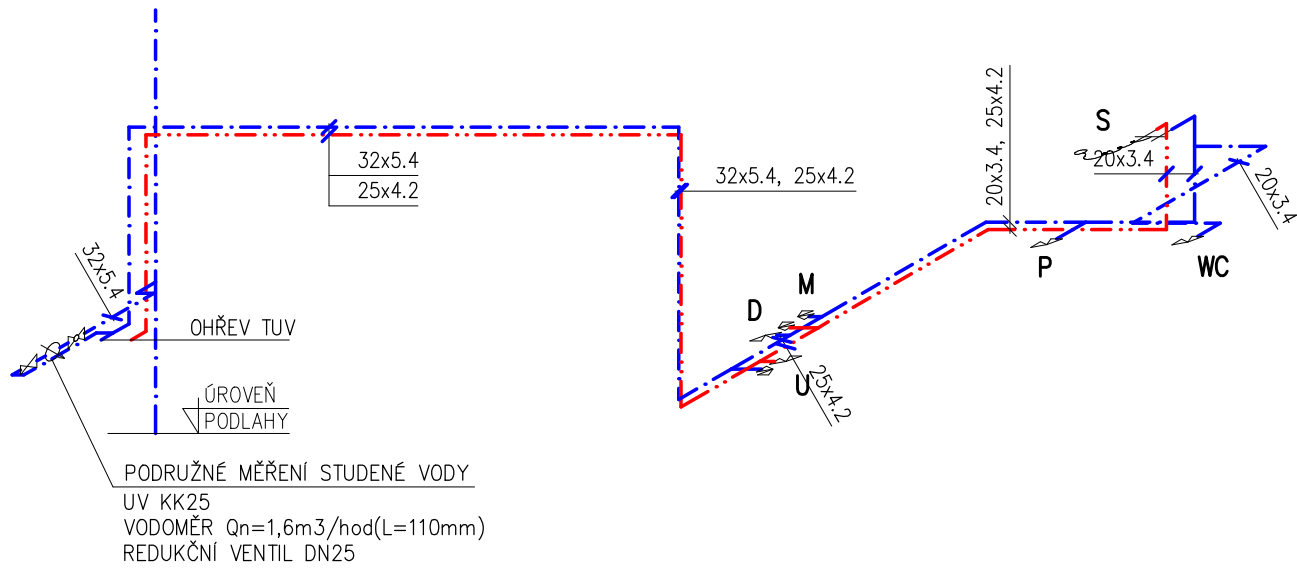


SCHÉMA ZAPOJENÍ OHŘEVU TUV


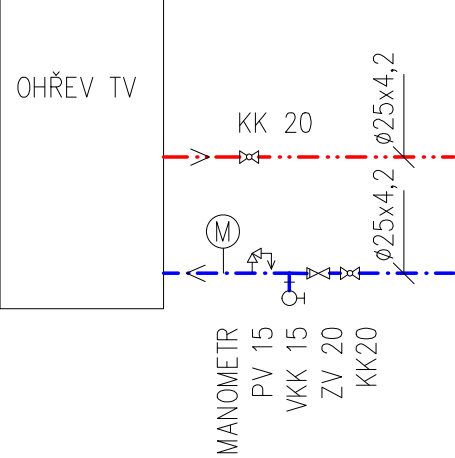


SCHÉMA MĚŘENÍ VODY

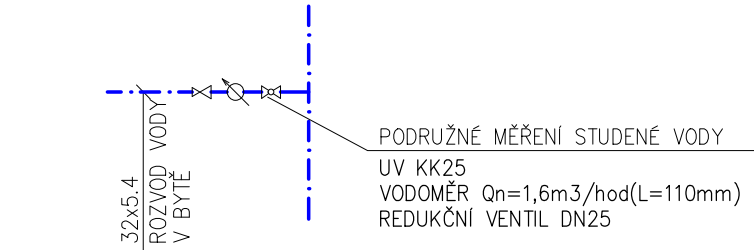

Vpracoval: Ing. Pavel Skalka		Ing. Pavel Skalka Oblá 27, 634 00 Brno ZTI, KANAL., VODA, PLYN IČO 747 07 701	
Investor: Statutární město Brno, Dominikánské náměstí 196/1, 602 00 Brno			
Místo: KAMENNÁ 176/5, byt č.2			
Stavba: STAVEBNÍ ÚPRAVY BYTU KAPUCÍNSKÉ NÁMĚSTÍ 301/7, byt č.3		Datum: 07/2024	
		DOKUMENTACE PRO PROVEDENÍ STAVBY	
Část: D.1.4.1 ZDRAVOTNĚ TECHNICKÉ INSTALACE PŮDORYS VODOVODU + AXONOMETRIE		Měřítko:  1:50	Č.výkresu:  2