


PŮDORYS

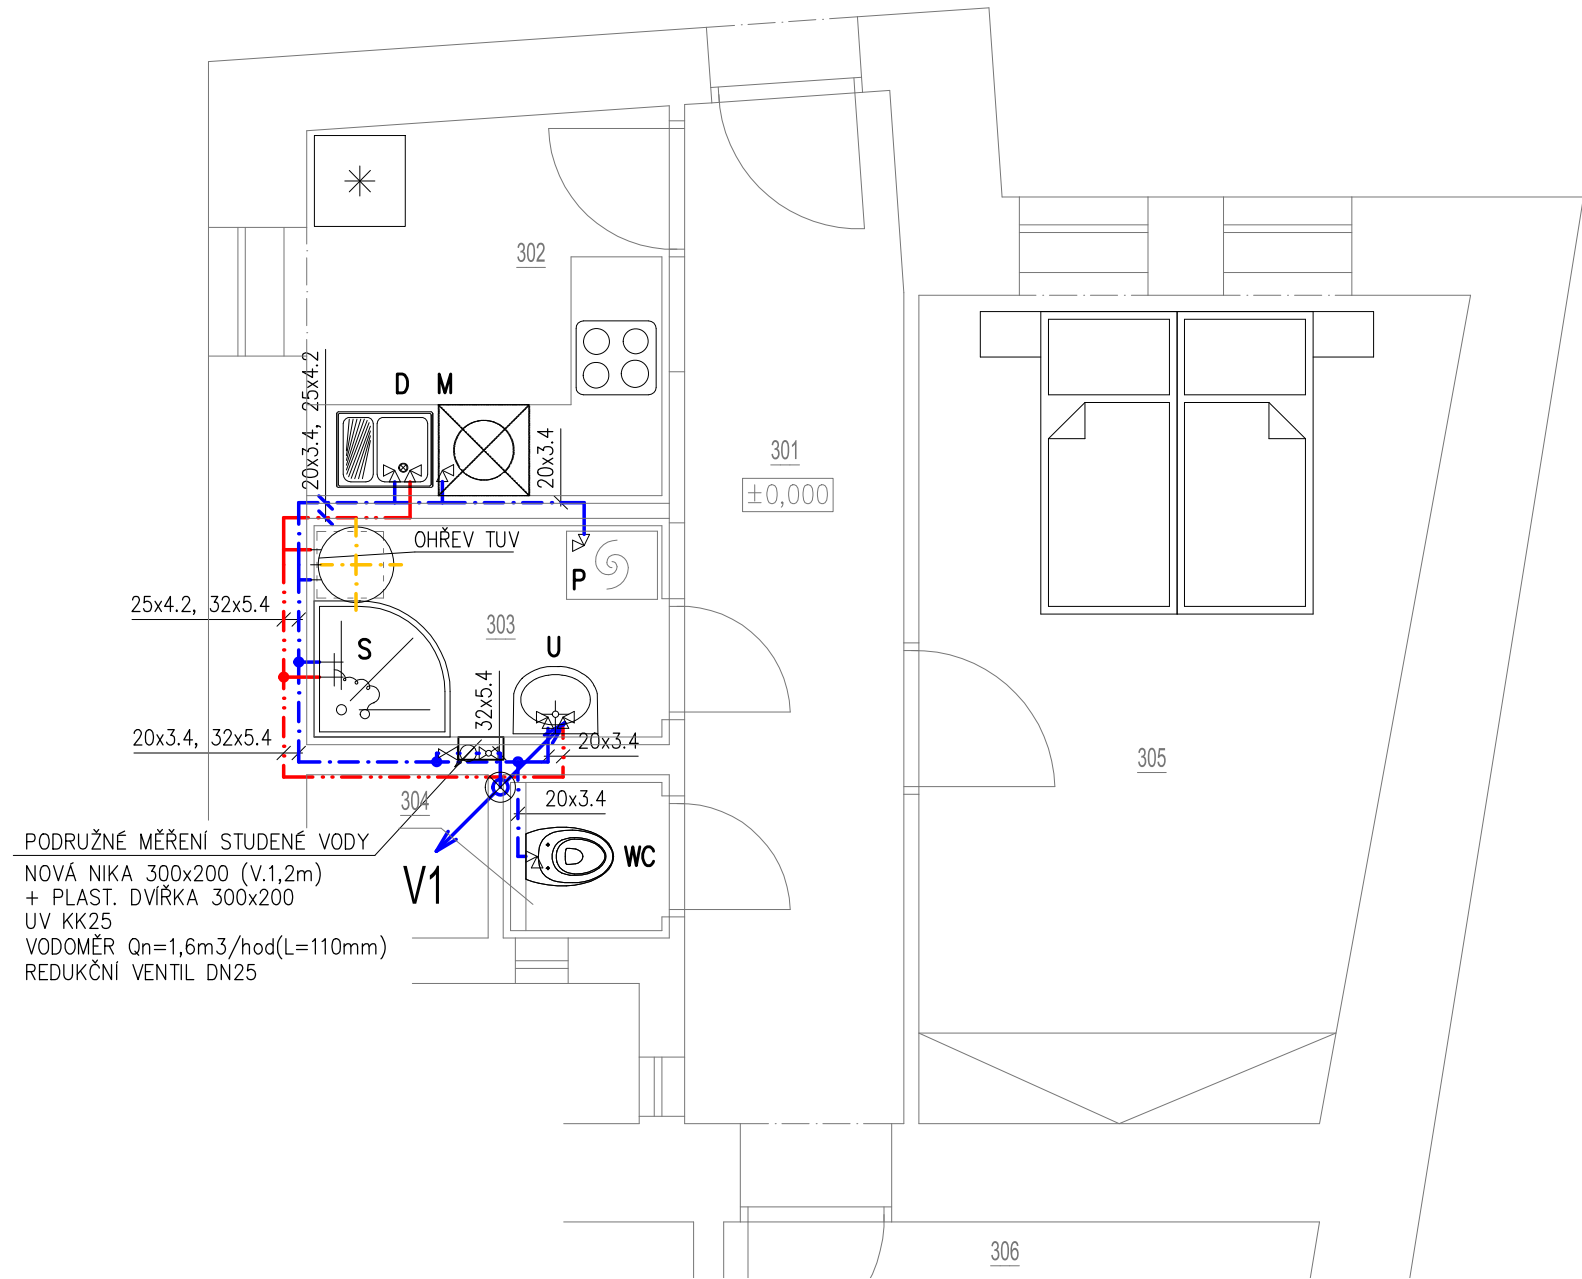

AXONOMETRIE VODY


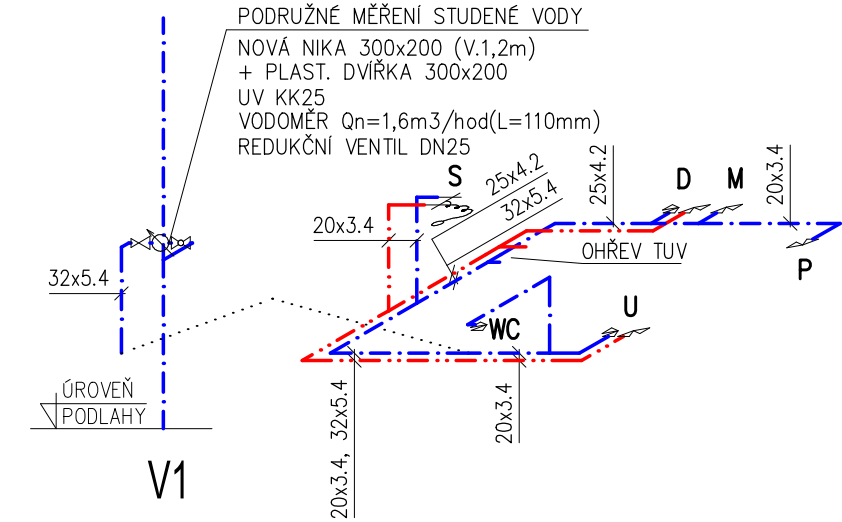


SCHÉMA ZAPOJENÍ OHŘEVU TUV

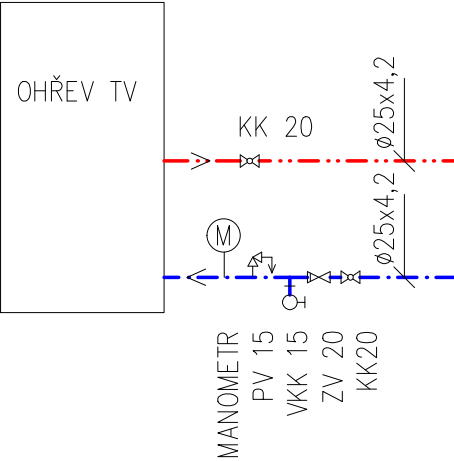

LEGENDA ČAR

- STUDENÁ VODA
- TEPLÁ VODA
- STOUPACÍ POTRUBÍ VODY
poloha zakreslena orientačně

POZNÁMKA: Stávající stoupací potrubí vodovodu budou v řešených bytech vyměněny za nové; dimenze a poloha zůstanou zachovány.

LEGENDA ZAŘÍZOVACÍCH PŘEDMĚTŮ


- WC WC ZÁVĚSNÉ – konstrukční prvek pro WC s nádržkou, WC mísa, sedátko
- S SPRCHA – sprchová vanička čtvrtkruhová 90x90cm, zápach. uzávěra, baterie sprchová nástěnná, sprchová souprava s tyčí a sprchou, zástěna
- U UMYVADLO – keramické 60cm s otvorem pro baterii baterie umyvadlová stojánková páková, zápachová uzávěra, 2x rohový ventil DN15
- D DŘEZ – 2x rohový ventil DN15, připojovací potrubí kanalizace zaslepit
- P PRAČKA – zápachová uzávěra podomítková DN50 1x rohový ventil DN15
- M MYČKA – zápachová uzávěra podomítková DN50 1x rohový ventil DN15

KUCH.DŘEZ, MYČKA A PRAČKA NEJSOU SOUČÁSTÍ DODÁVKY

LEGENDA MÍSTNOSTÍ:

OZN.	NÁZEV MÍSTNOSTI	PLOCHA [m ²]
301	PŘEDSÍŇ	10,4
302	KUCHYNĚ	6,3
303	KOUPELNA	3,7
304	WC	1,3
305	POKOJ	17,6
306	POKOJ	19,5
CELKOVÁ UŽITNÁ PLOCHA BYTU		58,8
CELKOVÁ PODLAHOVÁ PLOCHA BYTU		61,8

SCHÉMA MĚŘENÍ VODY

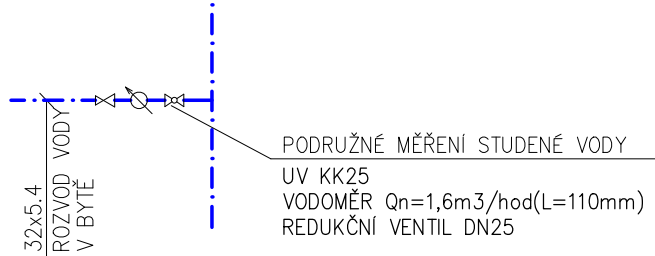

Vypracoval: Ing. Pavel Skalka		Ing. Pavel Skalka Oblá 27, 634 00 Brno ZTI, KANAL., VODA, PLYN IČO 747 07 701	
Investor: Statutární město Brno, Dominikánské náměstí 196/1, 602 00 Brno			
Místo: KAMENNÁ 176/5, byt č.2			
Stavba: STAVEBNÍ ÚPRAVY BYTU ORLÍ 520/26, byt č.7		Datum: 07/2024	
		DOKUMENTACE PRO PROVEDENÍ STAVBY	
Část: D.1.4.1 ZDRAVOTNÉ TECHNICKÉ INSTALACE PŮDORYS VODOVODU + AXONOMETRIE		Měřítko: 1:50	Č.výkresu: 2