




PŮDORYS

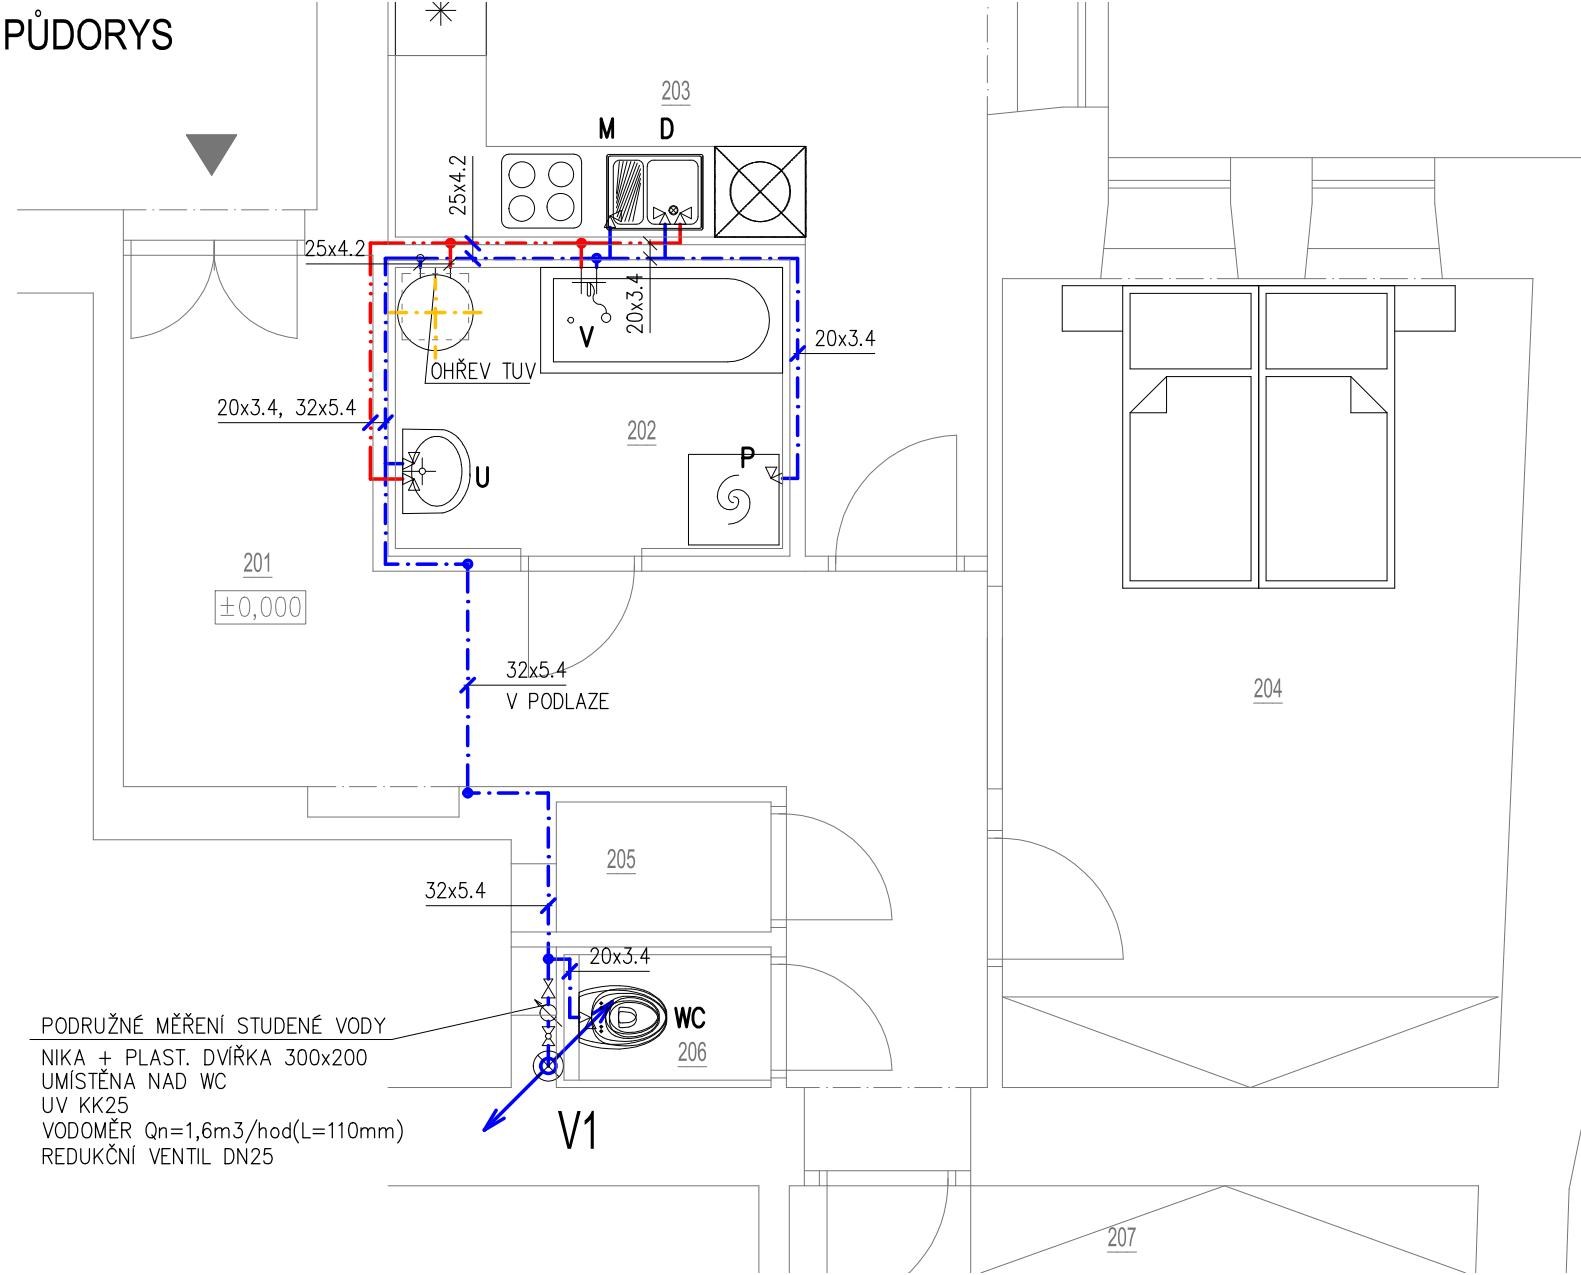

AXONOMETRIE

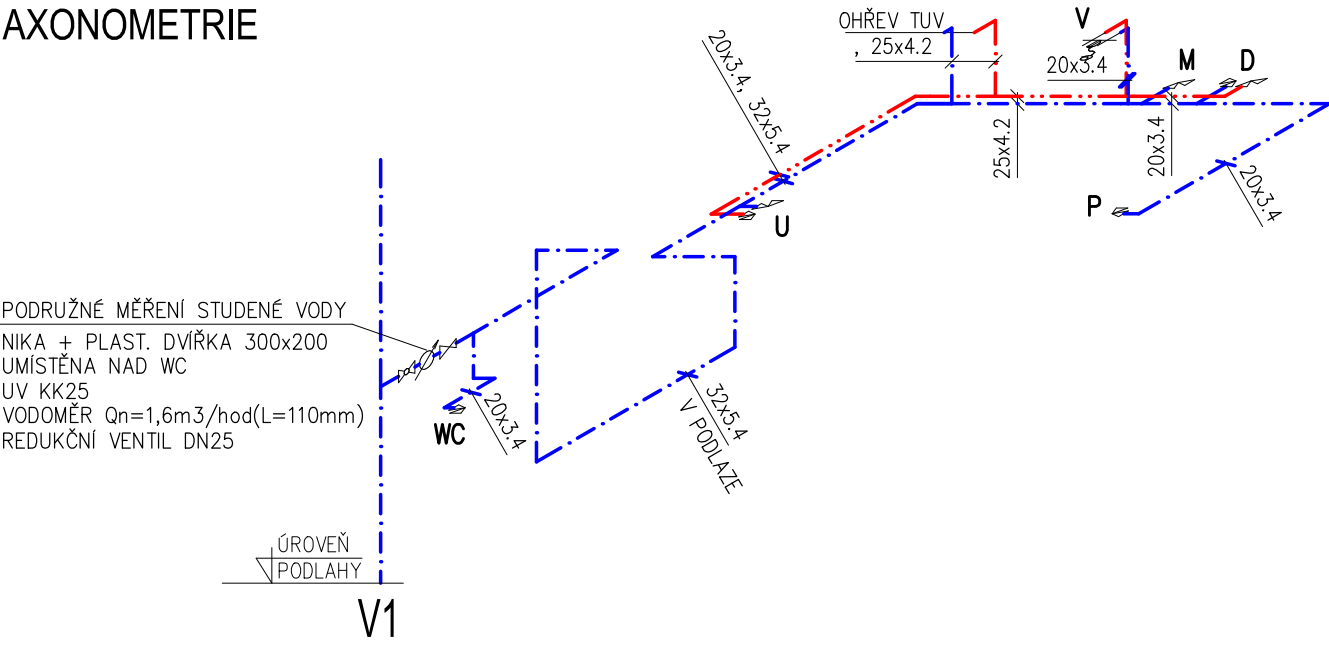

LEGENDA ČAR

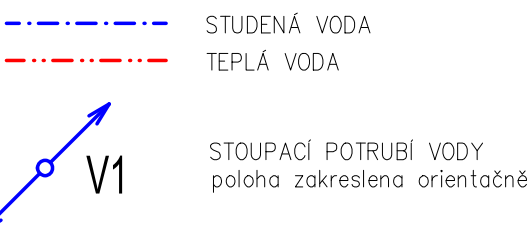

POZNÁMKA: Stávající stoupací potrubí vodovodu budou v řešených bytech vyměněny za nové; dimenze a poloha zůstanou zachovány.

LEGENDA ZAŘÍZOVACÍCH PŘEDMĚTŮ

- WC** WC ZÁVĚSNÉ – konstrukční prvek pro WC s nádržkou, WC mísa, sedátko
 - V** VANA – vana akrylátová 70x160, zápach. uzávěra, baterie vanová nástěnná, sprchová souprava s tyčí a sprchou, zástěna
 - U** UMYVADLO – keramické 60cm s otvorem pro baterii baterie umyvadlová stojánková páková, zápachová uzávěra, 2x rohový ventil DN15
 - D** DŘEZ – 2x rohový ventil DN15, připojovací potrubí kanalizace zaslepit
 - P** PRAČKA – zápachová uzávěra podomítková DN50 1x rohový ventil DN15
 - M** MYČKA – zápachová uzávěra podomítková DN50 1x rohový ventil DN15
- KUCH.DŘEZ, MYČKA A PRAČKA NEJSOU SOUČÁSTÍ DODÁVKY

LEGENDA MÍSTNOSTÍ:

OZN.	NÁZEV MÍSTNOSTI	PLOCHA [m²]
201	PŘEDSÍŇ	14,8
202	KOUPELNA	5,3
203	KUCHYNĚ	13,0
204	POKOJ	18,6
205	KOMORA	1,3
206	WC	1,4
207	POKOJ	26,4
208	BALKON	1,3
CELKOVÁ UŽITNÁ PLOCHA BYTU		82,1
CELKOVÁ PODLAHOVÁ PLOCHA BYTU		84,0

SCHÉMA ZAPOJENÍ OHŘEVU TUV


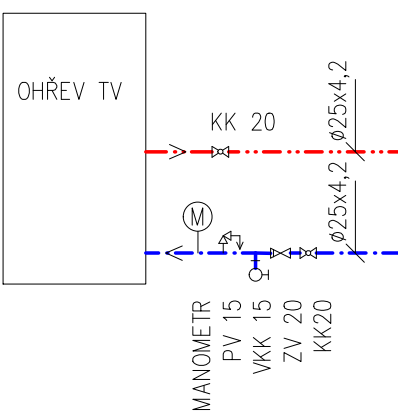


SCHÉMA MĚŘENÍ VODY

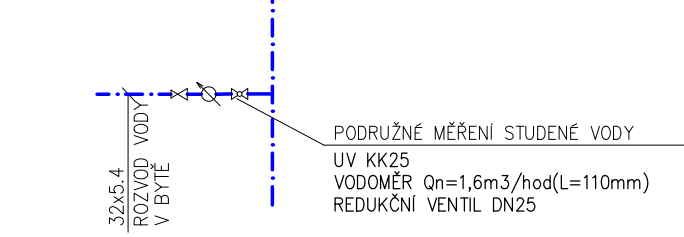

Vpracoval: Ing. Pavel Skalka		Ing. Pavel Skalka Oblá 27, 634 00 Brno ZTI, KANAL., VODA, PLYN IČO 747 07 701	
Investor: Statutární město Brno, Dominikánské náměstí 196/1, 602 00 Brno			
Místo: ZELNÝ TRH 320/21, byt č.10			
Stavba: STAVEBNÍ ÚPRAVY BYTU ZELNÝ TRH 320/21, byt č.10		Datum: 07/2024	
		DOKUMENTACE PRO PROVEDENÍ STAVBY	
Část: D.1.4.1 ZDRAVOTNĚ TECHNICKÉ INSTALACE PŮDORYS VODOVODU + AXONOMETRIE		Měřítko: 1:50	Č.výkresu: 2