


- POZN.
- VNITŘNÍ ROZVODY VODY JSOU NAVRŽENY Z PLASTOVÉHO POTRUBÍ PPR PN16
 - POTRUBÍ JE SPOJOVÁNO POLYFÚZNÍM SVAŘOVÁNÍM POMOCÍ ELEKTROTVAROVEK
 - MIN.SKLOK POTRUBÍ JE 0,3% K VÝTOKOVÝM ARMATURÁM
 - KOTVENÍ POTRUBÍ BUDE PROVÁDĚNO DLE MONTÁŽNÍCH PŘEDPISŮ DODAVATELE
 - POTRUBÍ BUDE VEDENO V PODLAŽE, INSTALAČNÍCH PŘEDSTĚNÁCH A DŘÁŽKÁCH VE ZDI
 - POTRUBÍ BUDE IZOLOVÁNO NÁVLEKOVOU IZOLOACÍ – = 0,040W/m*K, TL.IZOLOACE – VIZ LEGENDA TI
 - SESTAVA EL.KOTEL + ZÁSOBNÍK TV 80L

VÝŠKA OSAZENÍ ZP, ROH. VENTILŮ A BATERIÍ

- UD – 850MM NAD PODLAHOU
- 2xRV – 15 – 530MM NAD PODLAHOU
- DJ – 850MM NAD PODLAHOU
- 2xRV – 15 – 530MM NAD PODLAHOU
- WC – 400MM NAD PODLAHOU
- RV – 15 – 900MM NAD PODLAHOU
- SK
- SBN – 1150MM NAD PODLAHOU
- AP
- RV – 15 – 400MM NAD PODLAHOU
- M
- RV – 15 – 400MM NAD PODLAHOU
- ZVH – 15 – 600MM NAD PODLAHOU

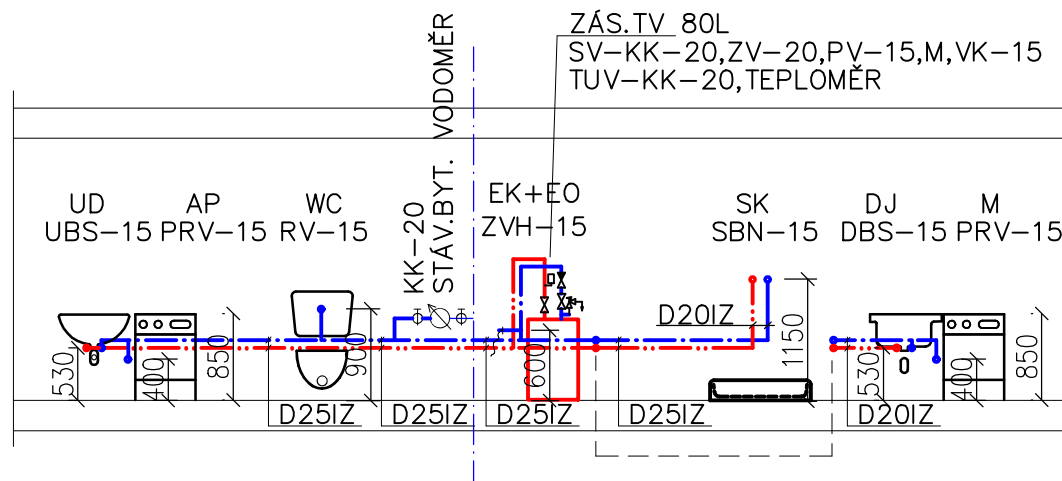

LEGENDA MÍSTNOSTÍ:

OZN.	NÁZEV MÍSTNOSTI	PLOCHA [m ²]
101	PŘEDSÍŇ	4,6
102	POKOJ	16,4
103	KOUPELNA A WC	7,2
104	KUCHYŇE	27,6
CELKOVÁ UŽITNÁ PLOCHA BYTU		55,8
CELKOVÁ PODLAHOVÁ PLOCHA BYTU		58,5

LEGENDA VÝTOKOVÝCH ARMATUR

OZN.	NÁZEV
UBS	UMYV.BAT.STOJÁNKOVÁ
DBS	DŘEZ.BAT.STOJÁNKOVÁ
SBN	SPRCH.BAT.NÁSTĚNNÁ
RV	ROHOVÝ VENTIL
ZVH	HADIC.VENTIL ZAHRADNÍ

LEGENDA ZAŘIZ.PŘEDMĚTŮ

OZN.	NÁZEV
UD	UMYVADLO
DJ	DŘEZ JEDNODUCHÝ
SK	SPRCHOVÝ KOUT
M	MYČKA
AP	AUTOMATICKÁ PRAČKA
WC	ZÁCHODOVÁ MÍSA
EK	ELEKTROKOTEL
EO	ELEKTRICKÝ ZÁSOBNÍK TV

LEGENDA TI – STUDENÁ VODA LEGENDA TI – TEPLÁ VODA

PRŮMĚR POTRUBÍ	TL.IZOLOACE
20x3,4	13MM
25x4,3	13MM

PRŮMĚR POTRUBÍ	TL.IZOLOACE
20x3,4	20MM
25x4,3	20MM

SOUŘADNICOVÝ SYSTÉM: S-JTSK
VÝŠKOVÝ SYSTÉM: Bpv
±0,000 = úroveň podlahy bytu

ZODPOVĚDNÝ PROJEKTANT: Ing. Jiří Hlučil	VYPRACOVAL: Ing. Martina Pantůčková	KRESLIL: Ing. Martina Pantůčková	Ing. Jiří Hlučil Bohuslava Martinů 50 602 00 Brno www.projekcni-kancelar.cz
STAVBA: STAVEBNÍ ÚPRAVY BYTU SUŠILOVA 600/8, byt č.5			
STUPEŇ: DOKUMENTACE PRO PROVEDENÍ STAVBY	ZODPOVĚDNÝ PROJEKTANT: Ing. Jiří Hlučil Bohuslava Martinů 50 602 00 Brno		
ČÁST: D.1.4.1 ZDRAVOTECHNICKÉ INSTALACE	INVESTOR: Statutární město Brno Dominikánské náměstí 196/1 602 00 Brno		
OBSAH: VODOINSTALACE - PŮDORYS,SCHÉMA			FORMÁT: 2x A4 11/2023
Č. VÝKRESU: D.1.4.1 - 2	MĚŘÍTKO: 1:75	PARÉ: 1 2 3	