

LEGENDA VÝTOKOVÝCH ARMATUR

OZN.	NÁZEV
UBS	UMYV.BAT.STOJÁNKOVÁ
DBS	DŘEZ.BAT.STOJÁNKOVÁ
VBN	VANOVÁ BAT.NÁSTĚNNÁ
RV	ROHOVÝ VENTIL
ZVH	HADIC.VENTIL ZAHRADNÍ

LEGENDA ZAŘIZ.PŘEDMĚTŮ

OZN.	NÁZEV
UD	UMYVADLO
DJ	DŘEZ JEDNODUCHÝ
VN	VANA
M	MYČKA
AP	AUTOMATICKÁ PRAČKA
WC	ZÁCHODOVÁ MÍSA
EK	ELEKTROKOTEL
EO	ELEKTRICKÝ ZÁSOBNÍK TV

LEGENDA MÍSTNOSTÍ:

OZN.	NÁZEV MÍSTNOSTI	PLOCHA [m²]
101	PŘEDSÍŇ	16,2
102	KOUPELNA	7,7
103	KUCHYNĚ	13,3
104	POKOJ	24,4
105	POKOJ	16,8
106	POKOJ	30,2
107	CHODBA	1,6
108	WC	1,1
109	KOMORA	3,1
110	BALKON	4,7
CELKOVÁ UŽITNÁ PLOCHA BYTU		119,1
CELKOVÁ PODLAHOVÁ PLOCHA BYTU		118,3

LEGENDA TI – STUDENÁ VODA LEGENDA TI – TEPLÁ VODA


PRŮMĚR POTRUBÍ	TL.IZOLACE
20x3,4	13MM
25x4,3	13MM

PRŮMĚR POTRUBÍ	TL.IZOLACE
20x3,4	20MM
25x4,3	20MM

VÝŠKA OSAZENÍ ZP,ROH.VENTILŮ A BATERII

UD–850MM NAD PODLAHOU
2xRV–15–530MM NAD PODLAHOU
DJ–850MM NAD PODLAHOU
2xRV–15–530MM NAD PODLAHOU
WC–400MM NAD PODLAHOU
RV–15–900MM NAD PODLAHOU
VN–500MM NAD PODLAHOU
VBN–750MM NAD PODLAHOU
AP
RV–15–400MM NAD PODLAHOU
M
RV–15–400MM NAD PODLAHOU
ZVH–15–600MM NAD PODLAHOU

POZN.
–VNITŘNÍ ROZVODY VODY JSOU NAVRŽENY Z PLASTOVÉHO POTRUBÍ PPR PN16
–POTRUBÍ JE SPOJOVÁNO POLYFÚZNÍM SVAŘOVÁNÍM POMOCÍ ELEKTROTVAROVEK
–MIN.SKLOK POTRUBÍ JE 0,3% K VÝTOKOVÝM ARMATURÁM
–KOTVENÍ POTRUBÍ BUDE PROVÁDĚNO DLE MONTÁŽNÍCH PŘEDPISŮ DODAVATELE
–POTRUBÍ BUDE VEDENO V PODLAZE, INSTALAČNÍCH PŘEDSTĚNÁCH A DRÁŽKÁCH VE ZDI
–POTRUBÍ BUDE IZOLOVÁNO NÁVLEKOVOU IZOLACÍ – = 0,040W/m*K, TL.IZOLACE – VIZ LEGENDA TI
–SESTAVA EL.KOTEL + ZÁSOBNÍK TV 80L

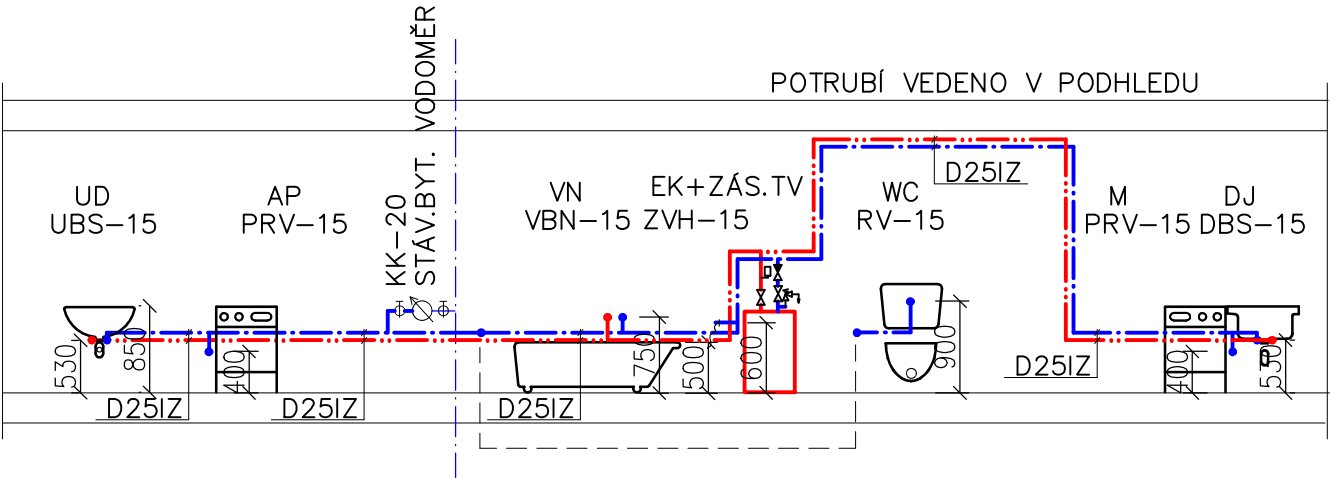

SOUŘADNICOVÝ SYSTÉM: S-JTSK
VÝŠKOVÝ SYSTÉM: BpV
±0,000 = úroveň podlahy bytu

ZODPOVĚDNÝ PROJEKTANT: Ing. Jiří Hlučil		VYPRACOVAL: Ing. Martina Pantůčková		KRESLIL: Ing. Martina Pantůčková		Ing. Jiří Hlučil Bohuslava Martinů 50 602 00 Brno www.projekcni-kancelar.cz
STAVBA: STAVEBNÍ ÚPRAVY BYTU TRAUBOVA 1915/3a, byt č. 1						
STUPEŇ: DOKUMENTACE PRO PROVEDENÍ STAVBY						ZODPOVĚDNÝ PROJEKTANT: Ing. Jiří Hlučil Bohuslava Martinů 50 602 00 Brno
ČÁST: D.1.4.1 ZDRAVOTECHNICKÉ INSTALACE						INVESTOR: Statutární město Brno Dominikánské náměstí 196/1 602 00 Brno
OBSAH: VODOINSTALACE - PŮDORYS, SCHÉMA						
Č. VÝKRESU: D.1.4.1 - 2		MĚŘÍTKO: 1:75		PARÉ: 1 2 3		FORMÁT: 2xA4
						11/2023