
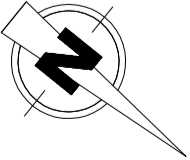


POZN: PROJEKT JE POUŽIT V ROZSAHU PRO STAVBNÍ ŘEZENÍ
PŘESNÉ DIMENZOVÁNÍ ROZVODŮ, SPECIFIKACE MATERIÁLŮ A TECHNOLOGIE BUDE UPLNĚNÁ V PROVÁDĚCÍM PROJEKTU

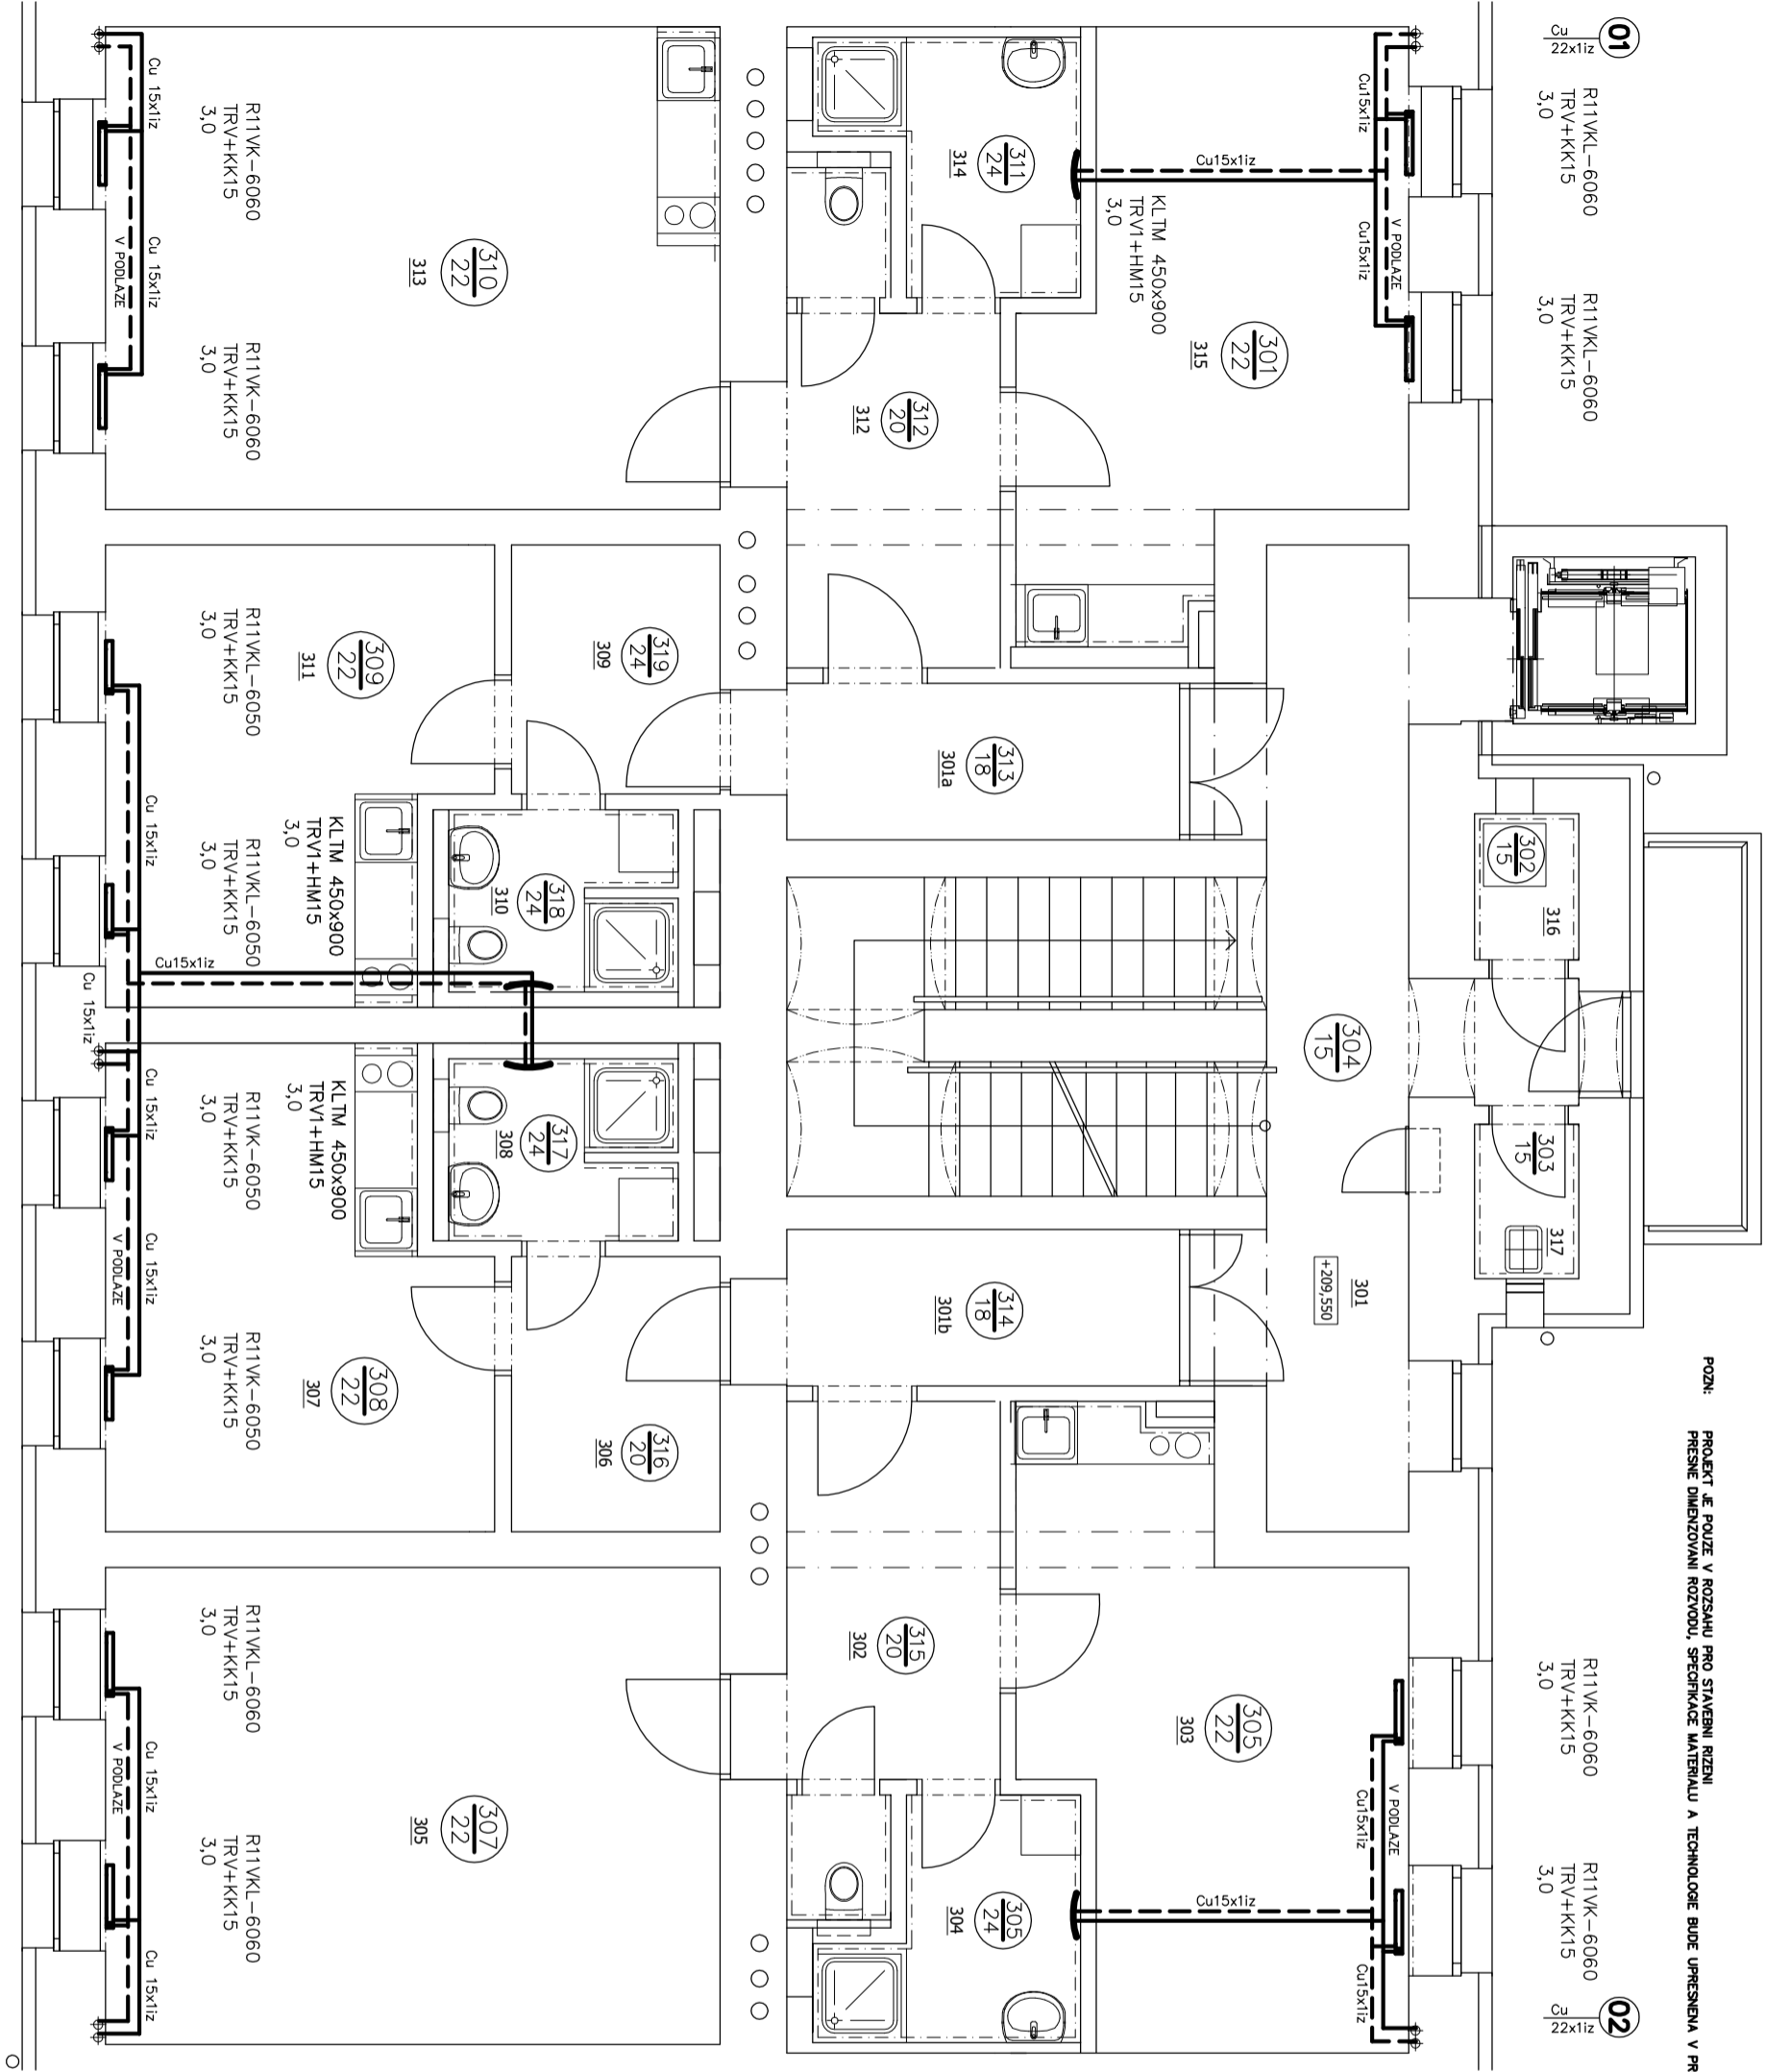

| LEGENDA MÍSTNOSTI: | | |
|--------------------|----------------------|--------------------------|
| OZN. | NÁZEV | PLOCHA (m ²) |
| 301 | CHODBA SE SCHODIŠTĚM | 27,66 |
| 301a | CHODBA | 5,68 |
| 301b | CHODBA | 5,68 |
| 302 | ZADVĚŘI | 7,26 |
| 303 | OBYTNÁ MÍSTNOST | 20,73 |
| 304 | KOUPELNA WC | 4,33 |
| 305 | OBYTNÁ MÍSTNOST | 27,00 |
| 306 | ZADVĚŘI | 5,94 |
| 307 | OBYTNÁ MÍSTNOST | 16,32 |
| 308 | KOUPELNA | 3,50 |
| 309 | ZADVĚŘI | 5,38 |
| 310 | KOUPELNA | 3,50 |
| 311 | OBYTNÁ MÍSTNOST | 15,45 |
| 312 | ZADVĚŘI | 7,00 |
| 313 | OBYTNÁ MÍSTNOST | 27,29 |
| 314 | KOUPELNA WC | 4,28 |
| 315 | OBYTNÁ MÍSTNOST | 20,15 |
| 316 | PRÁČKA + SUŠIČKA | 1,40 |
| 317 | UKLIDOVÁ MÍSTNOST | 1,48 |

| | | | | |
|---------------------------|---|----------------------|--|--|
| Autorizace projektu: | | Ing. Vladimír Petroš | Otisk razítka: | <div><div>SPZ DESIGN</div><div>SPZ DESIGN, s.r.o. Moravská 359/13 779 00 Olomouc - Holice IČ: 278 31 132 telefon: 585 150 411 e-mail: spz.design@seznam.cz web: www.spzdesign.cz</div></div> |
| Vedoucí/kontrola projektu | | Ing. Petr Zavadil | | |
| Vypracoval: | | Ing. Jaroslav Galáš | | |
| | | ČKAIT: 1200642 | | |
| Kreslil: | | Ing. Jaroslav Galáš | | |
| | | - | | |
| Kraj: | Jihomoravský | Místo: | Plynárenská 91/4, 602 00 Brno - Zábřdovice, parc. č. 872 | |
| Investor: | Statutární město Brno, městská část Brno - střed, Dominikánské náměstí 196/1, 602 00 Brno | | | |
| Název stavby: | <div>Plynárenská 4, Brno rekonstrukce domu</div> | | | |
| Obsah výkresu: | <div>Půdorys 3.NP</div> | | | |
| Účel projektu: | | ÚS + DSP | | |
| Datum: | | 7/2024 | | |
| Číslo archivní(zakázky): | | 45/20 | | |
| Datum expedice/verze: | | 27.7.2024 /V1 | | |
| Formát výkresu: | | | | |
| Měřítko: | | 1:70 | | Paré číslo: |
| Číslo výkresu: | | D1.4c-05 | | |