


PŮDORYS 1:20

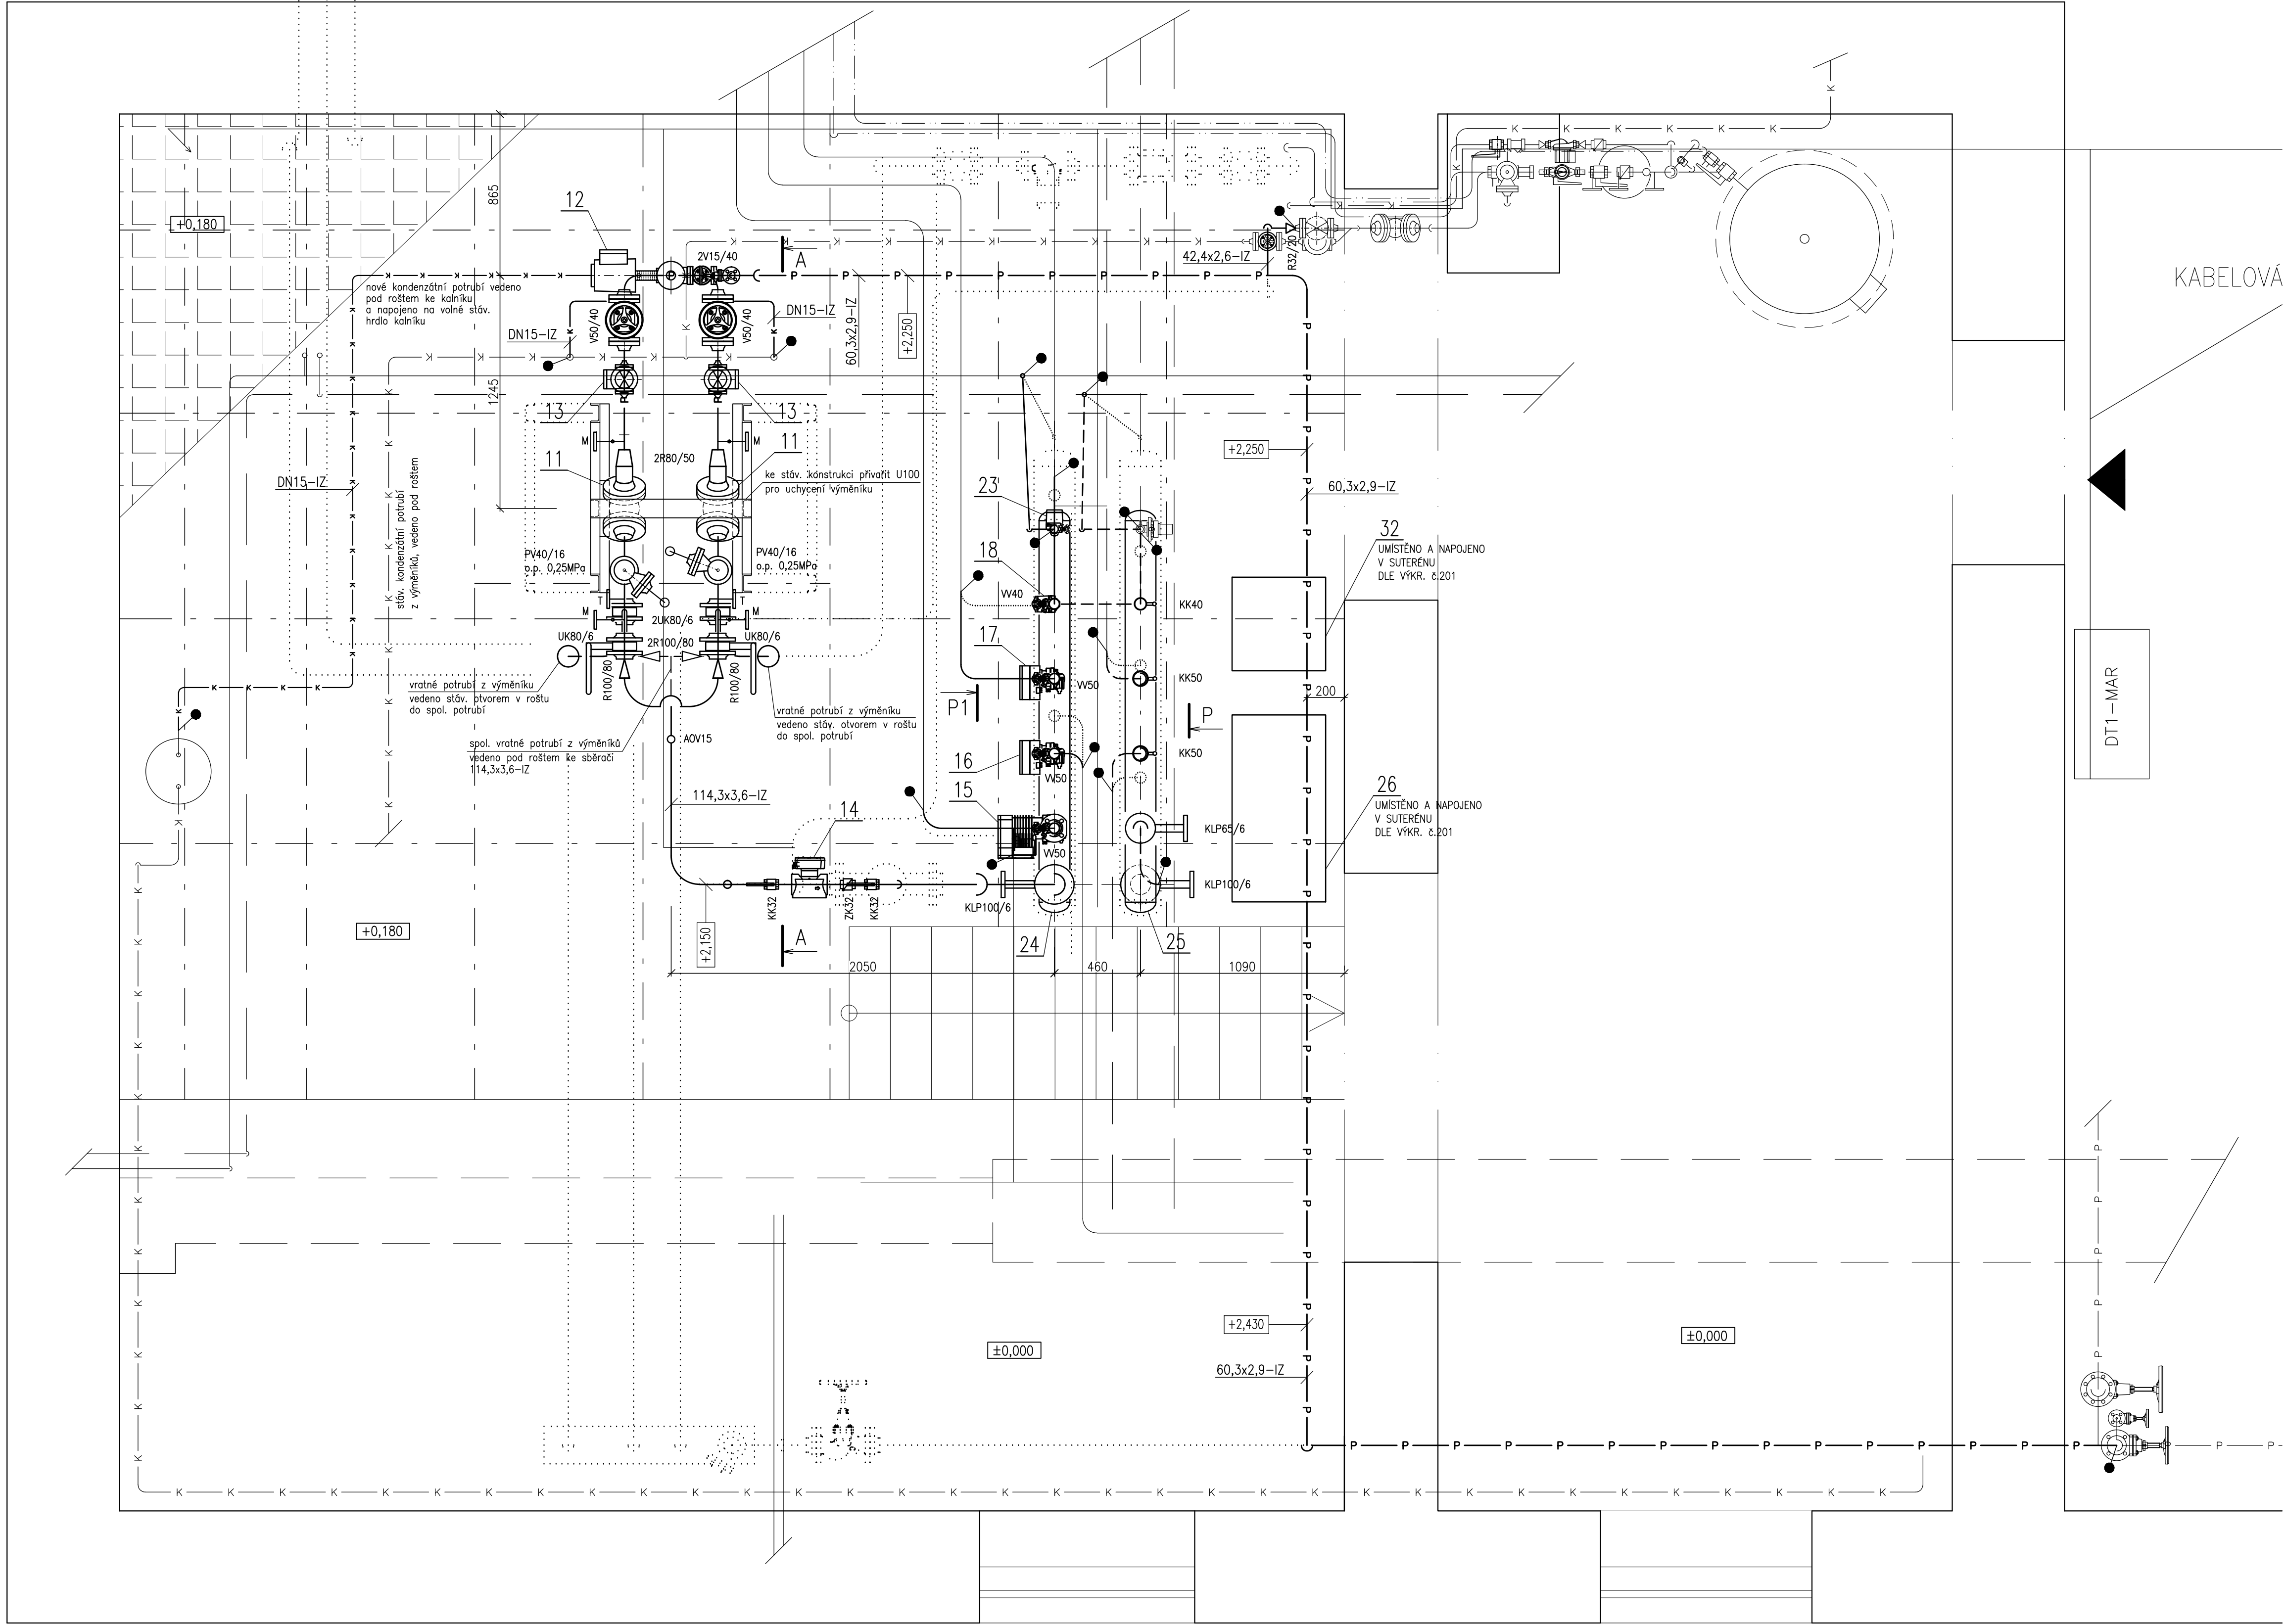

LEGENDA POTRUBÍ:

- P — P — PÁRA 0,8MPa
- K — K — KONDENZÁT
- O — O — ODFUK POJ. VENTILU, VYPOUSTĚNÍ
- — — — — TEPLÁ VODA STAV.
- — — — — CÍRKULACE STAV.
- — — — — STUDENÁ VODA STAV.
- P — P — PÁRA STAV.
- K — K — KONDENZÁT STAV.
- — — — — POTRUBÍ A ZAŘÍZENÍ URČENÉ K DEMONTÁŽI

LEGENDA ARMATUR:

- KK KULOVÝ KOHOUT ZÁVITOVÝ
- VK VYPOUSTĚCÍ KULOVÝ KOHOUT
- ZVM ZPĚTNÝ VENTIL MEZIPŘÍRUBOVÝ PN6
- ZVU ZPĚTNÝ VENTIL UZAVÍRACÍ PN40
- KL UZAVÍRACÍ KLAČKA PN6
- KLP UZAVÍRACÍ KLAČKA S KOLEM PN6
- F FILTR PŘÍRUBOVÝ PN40, ZÁVITOVÝ
- ZK ZPĚTNÁ KLAČKA ZÁVITOVÁ
- PV POJISTNÝ VENTIL PŘÍRUBOVÝ P15217616
- V UZAVÍRACÍ VENTIL PŘÍRUBOVÝ V 30 111 540
- W VYVAŽOVACÍ VENTIL
- R REDUKCE PŘÍMA DN/DN
- DK KLENUTÉ DNO
- PS PŘÍRUBOVÝ SPOJ DN/PN
- ① TLAKOMĚR PRIMÁR 0–2,5MPa, SEKUNDÁR 0–0,6MPa
- ② TEPLMĚR PRIMÁR 0–200°C, SEKUNDÁR 0–120°C
- ③ TERMOMANOMETR 120°C, 0,6 MPa

POZNÁMKA:

- POTRUBÍ MUSÍ BÝT OZNAČENO ŠTÍTKY S VYZNAČENÍM SMĚRU PROUDĚNÍ A DRUHEM MÉDIA
- LEGENDA POZIC VIZ. VÝKRES Č. 201
- HRANICE DODÁVKY

CEPPRE s.r.o. projekce a realizace Jilová 31 639 00 Brno				CEPPRE s.r.o.	
STAVBA		REKONSTRUKCE VS HUSOVA 17		HIP ING. ROMAN PETRUCHA	
ČÁST		PS01 TECHNOLOGIE		VYPRACOVAL ING. LUCIE MRÁVCOVÁ	
				KONTROLOVAL ING. JAKUB MRAVEC	
				DATUM 09/2024	ČÍSLO PARE
				KÓD ČÁSTI PD	
NÁZEV VÝKRESU		PŮDORYS		MĚŘÍTKO 1:20	REVIZE
ZAKÁZKOVÉ ČÍSLO		STUPEŇ PROVÁDĚNÍ STAVBY	Č. VÝKRESU 202		