

LEGENDA POTRUBÍ

- PŘÍVOD TOPNÁ VODA
- VRAT TOPNÁ VODA
- SPIRO POTRUBÍ
- SPÁDOVAT SMÉREM DO PRŮDUCHU
- OHEBNÉ POTRUBÍ

POZNÁMKY

**UT**

- ODSTRANIT LITINOVÝ RADIÁTOR A PŘIPOJOVACÍ POTRUBÍ V KOUPELNĚ.
- PROVÉST NOVÝ NÁTĚR STÁVAJÍCÍHO LITINOVÉHO RADIÁTORU A PŘIPOJOVACÍHO POTRUBÍ BÍLÉ BARVY 1x.
- TĚLESO V KOUPELNĚ PŘIPOJIT NA STOUPAČKU Cu POTRUBÍM, SPOJOVANÉHO PÁJENÍM.
- POTRUBÍ VEDENÉ VE ZDI/PODLAZE OPATŘIT NÁVLEKOVOU TEPELNOU IZOLACÍ TL.13 mm.
- NA STÁVAJÍCÍ LITINOVÉ A NOVÉ TRUBKOVÉ OTOPNÉ TĚLESO V KOUPELNĚ NAMONTOVAT AUTOMATICKÝ HYGROSKOPICKÝ ODVZDUŠŇOVACÍ VENTIL S PODLOŽKOU PRO SNADNOU VÝMĚNU BEZ NUTNOSTI VYPUŠTĚNÍ OTOPNÉHO TĚLESA.

600/1500  
HM+TH

KOMBINOVANÉ VYTÁPĚNÍ TRUBKOVÝM OTOPNÝM TĚLESEM SE STŘEDOVÝM PŘIPOJENÍM  
ODSTÍN BÍLÁ; TYP - ŠÍŘKA / VÝŠKA;  
- připojení na teplovodní systém rohovou armaturou  
- elektrické topné těleso 400 W / 230 V přes regulátor teploty

**VZT**


- NUCENÉ VĚTRÁNÍ V KOUPELNĚ MALÝM RADIÁLNÍM VENTILÁTOREM (VESTAVNÝM) Ø 100 V PROVEDENÍ SE ZPĚTNOU KLAPKOU, ČASOVÝM DOBĚHEM A KULIČKOVÝMI LOŽISKY;PRŮTOK VZDUCHU 100 m3/h / dp 25 Pa / 230 V / 25 W.

- NA WC A VE SKLADU AXIÁLNÍM VENTILÁTOREM Ø 100 V PROVEDENÍ SE ZPĚTNOU KLAPKOU, ČASOVÝM DOBĚHEM A KULIČKOVÝMI LOŽISKY;PRŮTOK VZDUCHU 50 m3/h / dp 25 Pa / 230 V / 8 W.

POTRUBÍ ZAÚSTIT DO STÁVAJÍCÍHO VĚTRACÍHO PRŮDUCHU NA MÍSTO VĚTRACÍ MŘÍŽKY.

LEGENDA MÍSTNOSTÍ

MÍSTNOST	NÁZEV	PLOCHA ( m2 )	ÚPRAVA STĚN	STROP	sv.výška
01.101	KUCHYŇ+VSTUP	6,1	OMÍTKA	OMÍTKA	3058
01.102	POKOJ	16,5	OMÍTKA	OMÍTKA	3046
01.103	WC	1,4	K. OBKLAD 2100mm	OMÍTKA	3131
01.104	KOUPELNA	3,1	K. OBKLAD 2100mm	OMÍTKA	3131

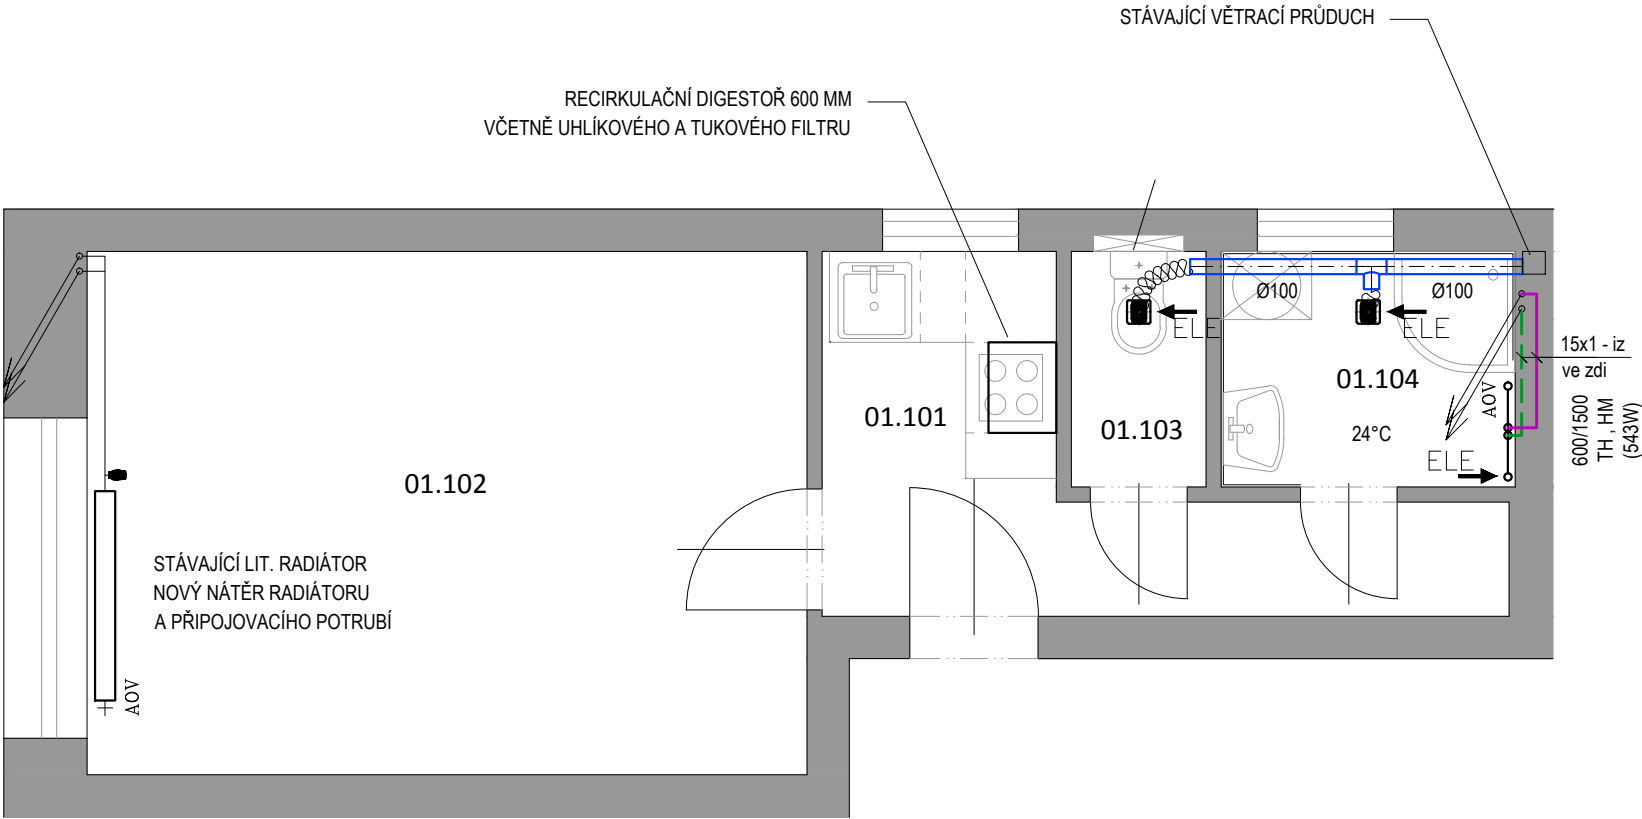

Stavební úpravy bytu  
Brno - Střed  
Křídlovická 61  
byt č.10

Brno - Střed, Křídlovická 61, byt č. 10  
pasport stavby  
profese ZTI, UT, VZT

stavební objekt SO 01

PŮDORYS UT, VZT

navržený stav  
měřítko 1:50

výkres č.: 03

datum 30.11.2015

VIKTORIN  
architecture studio

VeVelkém.cz s.r.o.  
Ing. arch. Jan Viktorin  
Zábrdovická 15/16a  
info@janviktorin.cz

IČ:28357647  
tel: 724 032 386  
614 00 Brno  
www.janviktorin.cz

autorizační razítko, podpis