

LEGENDA POTRUBÍ

- PŘÍVOD TOPNÁ VODA
- VRAT TOPNÁ VODA
- SPIRO POTRUBÍ
- SPÁDOVAT SMÉREM DO PRŮDUCHU
- OHEBNÉ POTRUBÍ

POZNÁMKY

UT

- ODSTRANIT LITINOVÝ RADIÁTOR A PŘIPOJOVACÍ POTRUBÍ V KOUPELNĚ.
- PROVÉST NOVÝ NÁTĚR STÁVAJÍCÍHO LITINOVÉHO RADIÁTORU A PŘIPOJOVACÍHO POTRUBÍ BÍLÉ BARVY 1x.
- TĚLESO V KOUPELNĚ PŘIPOJIT NA STOUPÁČKU Cu POTRUBÍM, SPOJOVANÉHO PÁJENÍM.
- POTRUBÍ VEDENÉ VE ZDI/PODLAZE OPATŘIT NÁVLEKOVOU TEPELNOU IZOLACÍ TL.13 mm.
- NA STÁVAJÍCÍ LITINOVÉ A NOVÉ TRUBKOVÉ OTOPNÉ TĚLESO V KOUPELNĚ NAMONTOVAT AUTOMATICKÝ HYGROSKOPICKÝ ODVZDUŠŇOVACÍ VENTIL S PODLOŽKOU PRO SNADNOU VÝMĚNU BEZ NUTNOSTI VYPUŠTĚNÍ OTOPNÉHO TĚLESA.

600/1500
HM+TH

KOMBINOVANÉ VYTÁPĚNÍ TRUBKOVÝM OTOPNÝM TĚLESEM SE STŘEDOVÝM PŘIPOJENÍM
ODSTÍN BÍLÁ; TYP - ŠÍŘKA / VÝŠKA;
- připojení na teplovodní systém rohovou armaturou
- elektrické topné těleso 900 W připojit do síťové zásuvky 230 V přes regulátor teploty

VZT


- NUCENÉ VĚTRÁNÍ V KOUPELNĚ MALÝM RADIÁLNÍM VENTILÁTOREM (VESTAVNÝM) Ø 100 V PROVEDENÍ SE ZPĚTNOU KLAPKOU, ČASOVÝM DOBĚHEM A KULIČKOVÝMI LOŽISKY;PRŮTOK VZDUCHU 100 m3/h / dp 25 Pa / 230 V / 25 W.

- NA WC A VE SKLADU AXIÁLNÍM VENTILÁTOREM Ø 100 V PROVEDENÍ SE ZPĚTNOU KLAPKOU, ČASOVÝM DOBĚHEM A KULIČKOVÝMI LOŽISKY;PRŮTOK VZDUCHU 50 m3/h / dp 25 Pa / 230 V / 8 W.

POTRUBÍ ZAÚSTIT DO STÁVAJÍCÍHO VĚTRACÍHO PRŮDUCHU NA MÍSTO VĚTRACÍ MRŽKY.

LEGENDA MÍSTNOSTÍ

MÍSTNOST	NÁZEV	PLOCHA (m2)	PODLAHA		ÚPRAVA STĚN	STROP	sv.výška
01.101	KUCHYŇ+VSTUP	6,1	DLAŽBA	P2	OMÍTKA	OMÍTKA	3058
01.102	POKOJ	16,5	PARKETY	stáv.	OMÍTKA	OMÍTKA	3046
01.103	WC	1,4	DLAŽBA	P3	K. OBKLAD 2100mm	OMÍTKA	3131
01.104	KOUPELNA	3,1	DLAŽBA	P3	K. OBKLAD 2100mm	OMÍTKA	3131

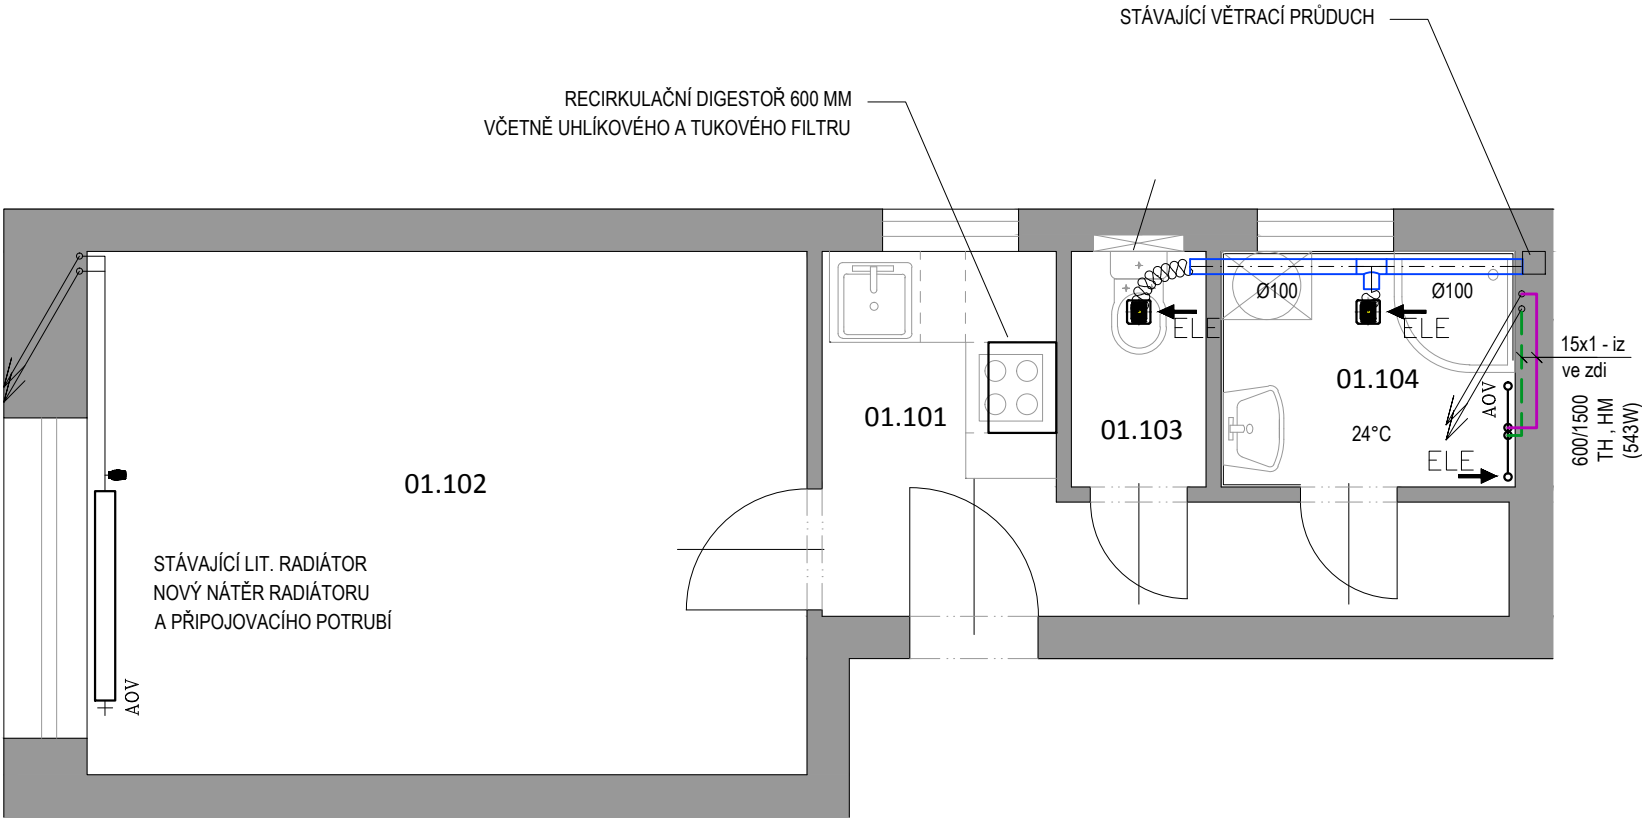

Stavební úpravy bytu
Brno - Střed
Křídlovická 61
byt č.10

Brno - Střed, Křídlovická 61, byt č. 10
pasport stavby
profese ZTI, UT, VZT

stavební objekt SO 01

PŮDORYS UT, VZT

navržený stav
měřítko 1:50

výkres č.: 03

datum 30.11.2015

VIKTORIN
architecture studio

VeVelkém.cz s.r.o.
Ing. arch. Jan Viktorin
Zábrdovická 15/16a
info@janviktorin.cz

IČ:28357647
tel: 724 032 386
614 00 Brno
www.janviktorin.cz

autorizační razítko, podpis