



PUDORYS

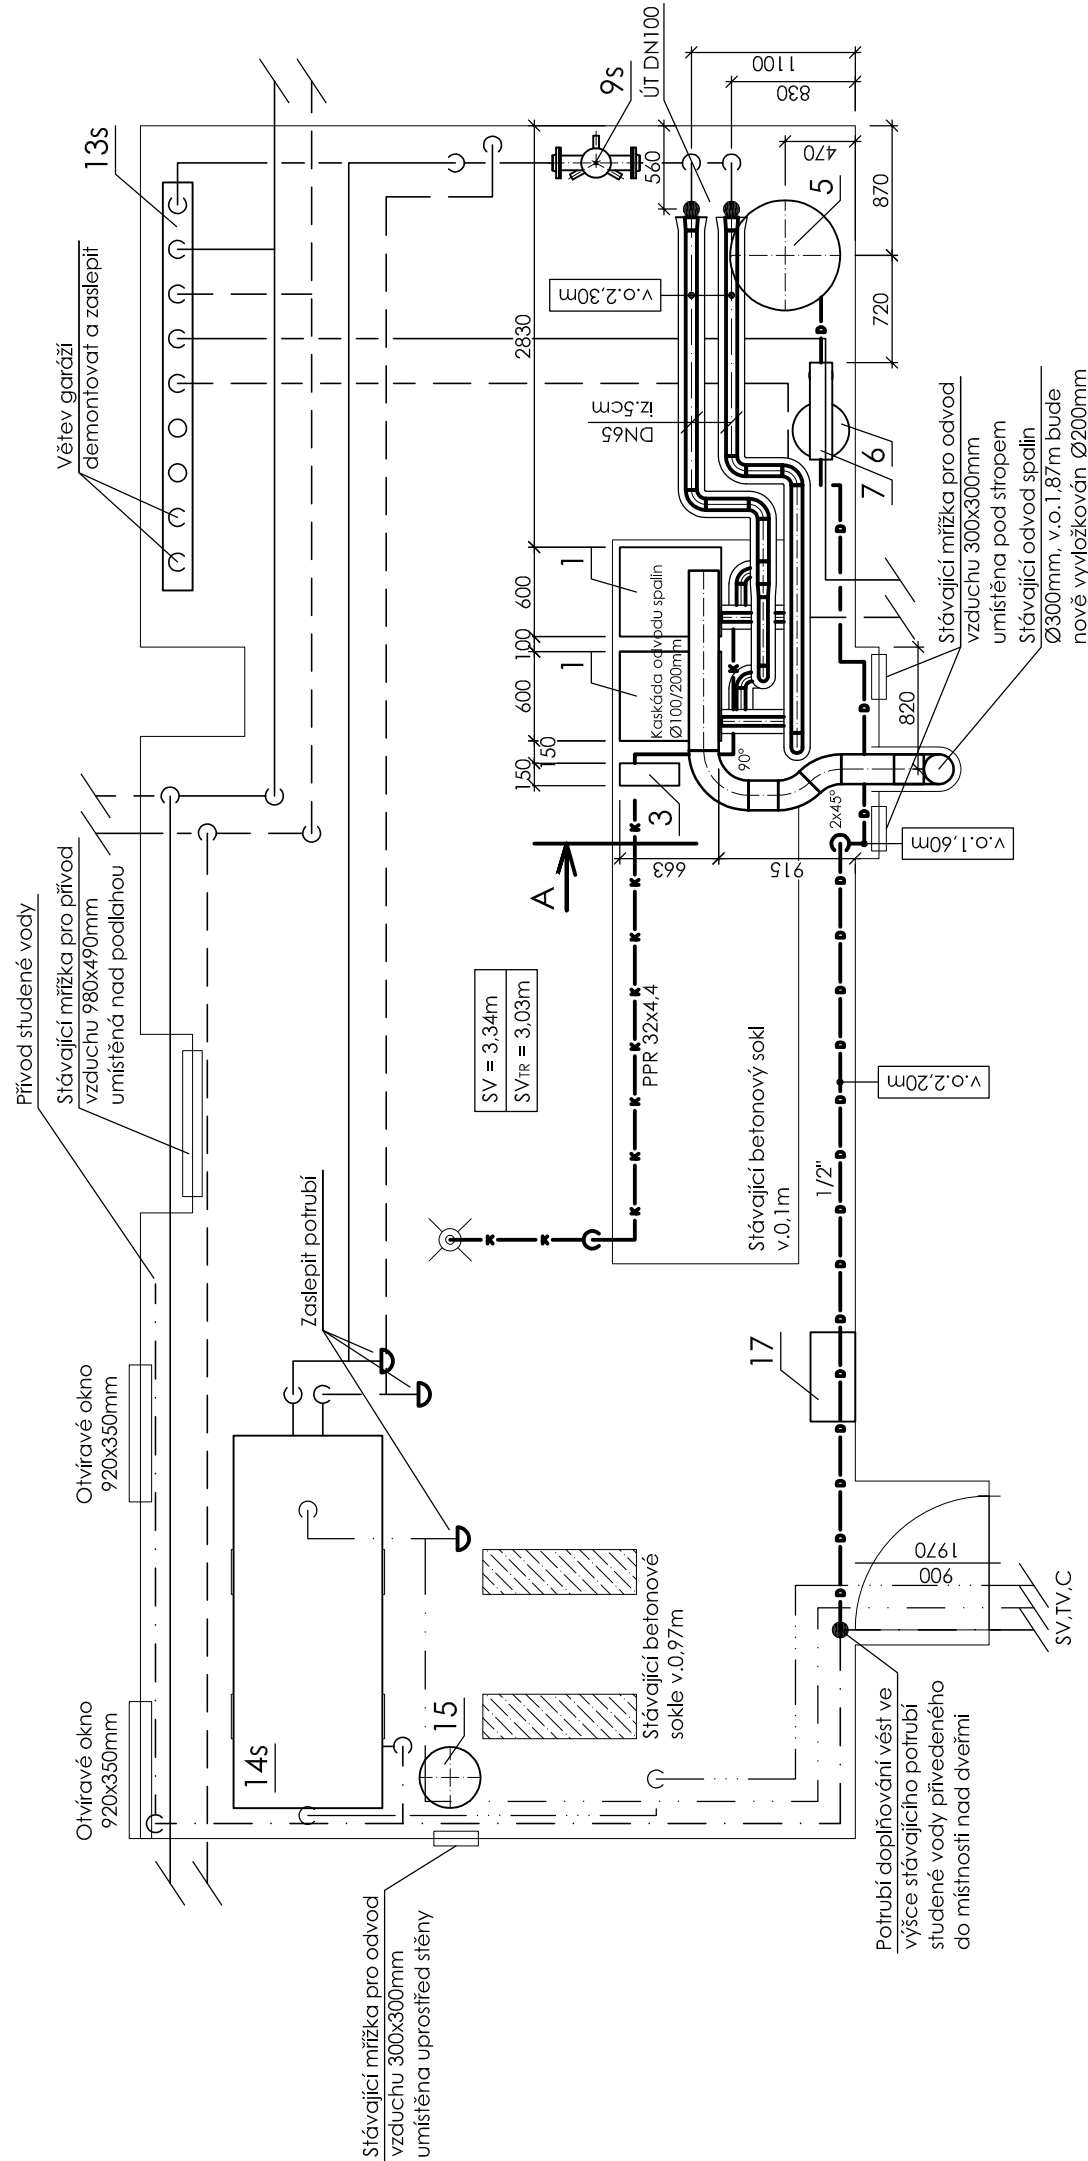

ŘEZ A

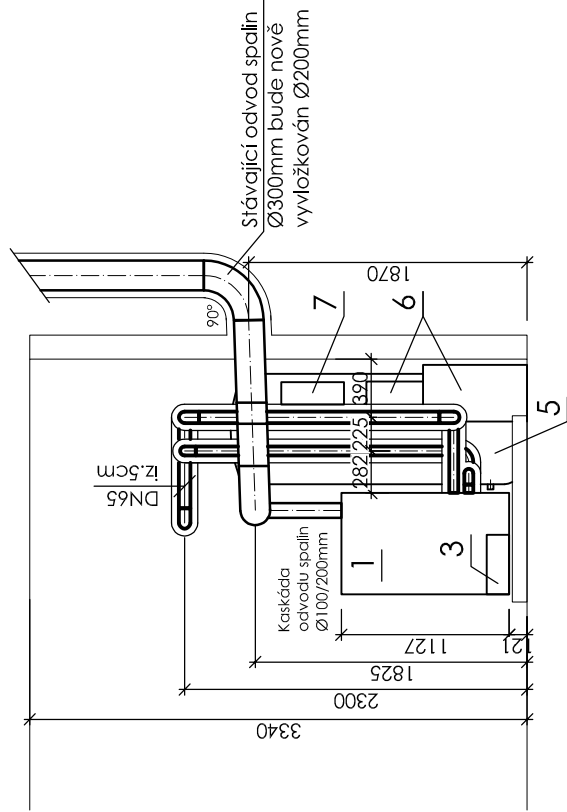

LEGENDA ČAR

TOPNÁ VODA PŘÍVODNÍ	—
TOPNÁ VODA VRÁTNÁ	—
STUŽENÁ VODA	—
TEPLÁ VODA	—
CIRKULACE	—
DOPLOŇOVÁNÍ STUDENÉ VODY	— D — D —
EXPANZNÍ POTRUBÍ	— E — E —
ODVOD KONDENZÁTU	— K — K —


DETAIL JEDNOTÁHLIVÉHO ZÁVĚSU PRO OCELOVÉ POTRUBÍ

LEGENDA :

- A - OBJEMKY OD 130700.31
- B - KULATINY ČSN 425510 Ø 8 DO DN40 / Ø10 DO DN50 DO DN100
- C - OKA PLOCHÉHO OD 130636
- D - TYČE SÁZÁVĚN OD 130630.1 MB DO DN40 / M10 DO DN50 DO DN100
- E - LESENÁRŽSKÝ SROUBU M12/110 A KOTVY UPATÍ USA/M12
- F - MATICE ČSN 021682 M8 DO DN40 / M10 DO DN50 DO DN100
- G - OKA Z KRUHOVÝ OCELI OD 130635

KLUZNÁ PODPĚRA

- KONZOLY Z PROFILŮ U, NEBO L, ZAVĚŠENÉ KE STROPU, NEBO UKOTVENÉ DO ZDI, NA KTERÉ JE ULOŽENO POTRUBÍ

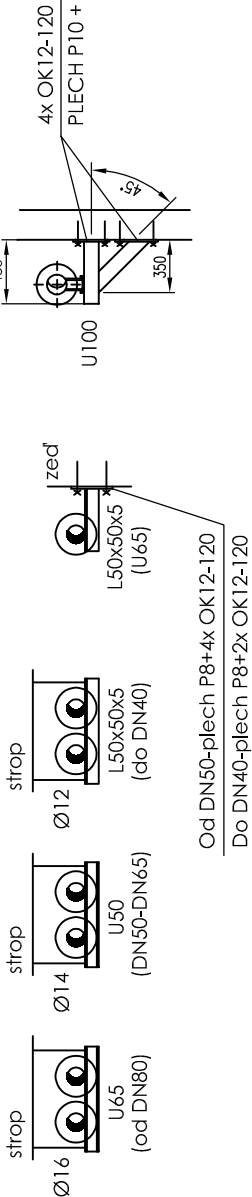

LEGENDA ZAŘÍZENÍ

POZICE	NÁZEV A PARAMETRY ZAŘÍZENÍ	POČET	DODAVATEL
1	STACIONÁRNÍ PLYNOVÝ KONDENZAČNÍ KOTEL JMENOVITÝ TEP. VÝKON 102 kW (PŘI SPÁDUI 80/60°C), NOX 5 + SPALINOVÁ ZPĚTNÁ KLAPKA Ø110/110 PRO INSTALACI DO KASKÁDY	2	ZHOTOVITEL
3	NEUTRALIZAČNÍ ZAŘÍZENÍ, PRŮTOK 0,1-0,2 m³/hod, OBJEM NÁPLNĚ 4 kg	2	
5	MEMBRANOVÁ EXPAZNÍ NÁDOBA, OBJEM 800 l, TLAK PN6	1	ZHOTOVITEL
6	AUTOMATICKÝ ZNĚČOČOVACÍ FILTR, PRŮTOK MAX. 1,8 m³/hod, OBJEM NÁPLNĚ KATEXU 1 l	1	ZHOTOVITEL
7	TEPLOVODNÍ DOPLOVACÍ SOUPRAVA (SE SOLENOIDOVÝM VENTILEM)	1	ZHOTOVITEL
9s	HYDRAULICKÝ VÝTVŮNVAČ DYNAMICKÝCH TLAKŮ HVD14, ROK VÝROBY 1996	1	---
13s	KOMBINOVANÝ ROZDĚLOVAČ SE SBĚRAČEM	1	---
14s	ZÁSOBNIKOVÝ OHŘÍVAČ DŘUKOV BRNO, OBJEM 1000l, PLOCHA TOPNÉ VLOŽKY 4m², ROK VÝROBY 2011	1	---
15	MEMBRANOVÁ EXPAZNÍ NÁDOBA, OBJEM 60l, TLAK PN10 + FLOWJET RP 1 1/4"	1	ZHOTOVITEL
17	ROZVADĚČ Mgr	1	MGR

ODDĚLENÍ PROJEKCE: BAS.SERVIS s.r.o. VIDENSKÁ 118 619 00 BRNO				
ZODPOVĚDNÝ PROJEKTANT ING. JOSEF MUSIL		NAVRHL ING. PAVEL RATAJ	VYPRACOVAL ING. PAVEL RATAJ	KONTROLOVAL ING. MARTIN SROUBEK
STAVBA				
REKONSTRUKCE ZDROJE TEPLA ÚDOLNÍ 21 , BRNO				
STUPĚŇ				
DOKUMENTACE PRO PROVÁDĚNÍ STAVBY				
MÍSTO STAVBY BRNO-STŘED				
FORMÁT A2				
DATUM 5/2016				
MĚŘÍTKO 1:50				
ČÍSLO ZAKÁZKY 202				
Č. VÝKRESU 6-3064				
DOKUMENTACE SOO3 - MaR A SILNOPROUD				
NÁZEV VÝKRESU PŮDORYS				