

PŮDORYS ČÁSTI 4.NP


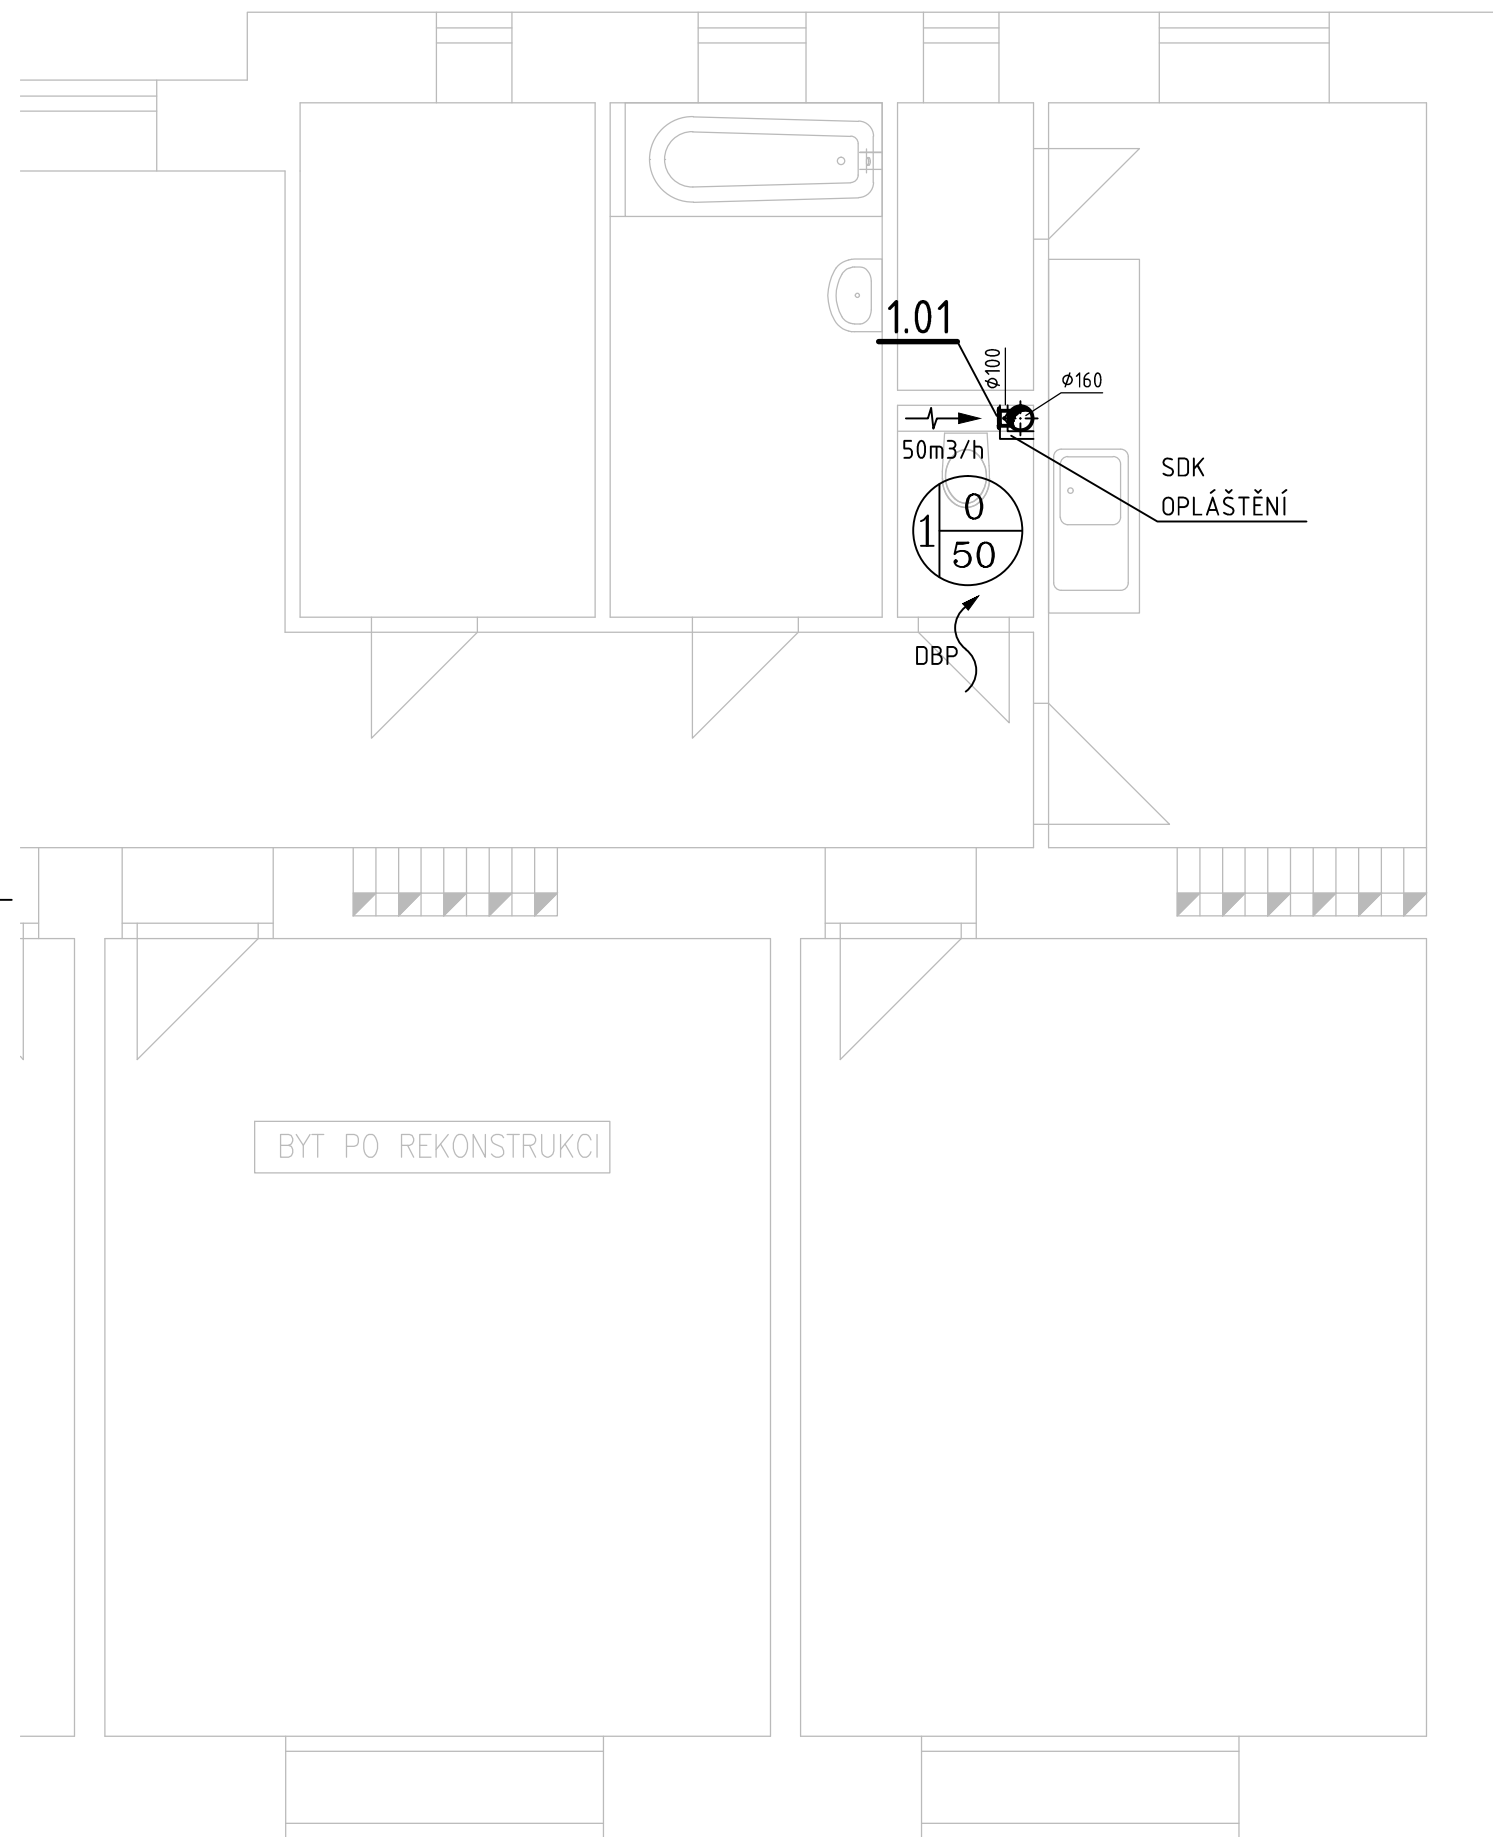


SCHÉMA OBJEKTU

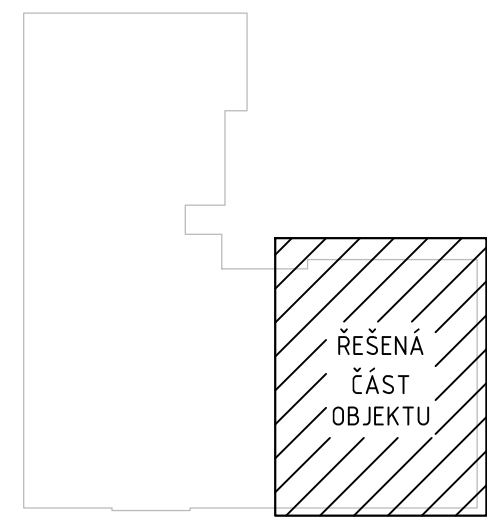

LEGENDA VZT ZNAČENÍ:

1

PŘÍVOD

ODVOD

CELKOVÉ MNOŽSTVÍ NUCENNĚ PŘIVÁDĚNÉHO A ODVÁDĚNÉHO VZDUCHU ZAŘÍZENÍM

ODVOD VZDUCHU


STĚNOVÝ VENTILÁTOR SE ZPĚTNOU KLAPKOU

DBP

DVEŘE BEZ PRAHU MEZERA min. 10mm

POZNÁMKY:

- TECHNICKÁ ZPRÁVA JE NEDÍLNOU SOUČÁSTÍ VÝKRESOVÉ DOKUMENTACE
- ŽÁDNÉ STAVEBNÍ PRÁCE ANI SDK KONSTRUKCE A PODHLEDY NEJSOU V DODÁVCE VZT
- STOUPACÍ VZT POTRUBÍ BUDE VODOTĚSNÉ, TO SE TÝKÁ HLAVNĚ VODOROVNĚ VEDENÝCH ČÁSTÍ A ODSKOKŮ POTRUBÍ

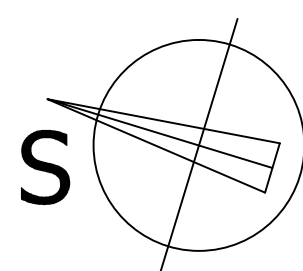

<div> <div> <div>ODDĚLENÍ PROJEKCE</div> <div>TEPLÁRNÝ BRNO, a.s.</div> <div>Špitálka 6, 658 15 Brno</div> <div>tel: 545 162 193</div> </div> <div> <div></div> <div></div> <div></div> <div></div> </div> </div>				INVESTOR	
<div> <div>ING. LENKA NOVÁKOVÁ</div> <div>ING. RADEK SKALNÍK</div> <div>ING. RADEK SKALNÍK</div> <div>ING. JIŘÍ HAMERNÍK</div> </div>				<div> <div>ÚMČ BRNO-STŘED</div> <div>DOMINIKÁNSKÁ 2, 602 00 Brno</div> </div>	
<div> <div>STAVBA</div> <div>OPRAVA ZTI V BYTOVÝCH DOMECH ÚMČ BRNO-STŘED</div> <div>ÚVOZ 88, BRNO</div> <div>VZDUCHOTECHNIKA</div> <div>STAVEBNÍ OBJEKT</div> <div>NÁZEV VÝKRESU</div> <div>PŮDORYS 4.NP</div> </div>				<div> <div>STUPEŇ</div> <div>DOKUMENTACE DSP</div> </div>	
				MÍSTO STAVBY BRNO - STŘED	
				FORMÁT 2x A4	
				DATUM 2/2016	
				MĚŘÍTKO 1:50	Č. VÝKRESU D.1.4.2.4
				ČÍSLO ZAKÁZKY 14-042	