

PŮDORYS ČÁSTI 7.NP


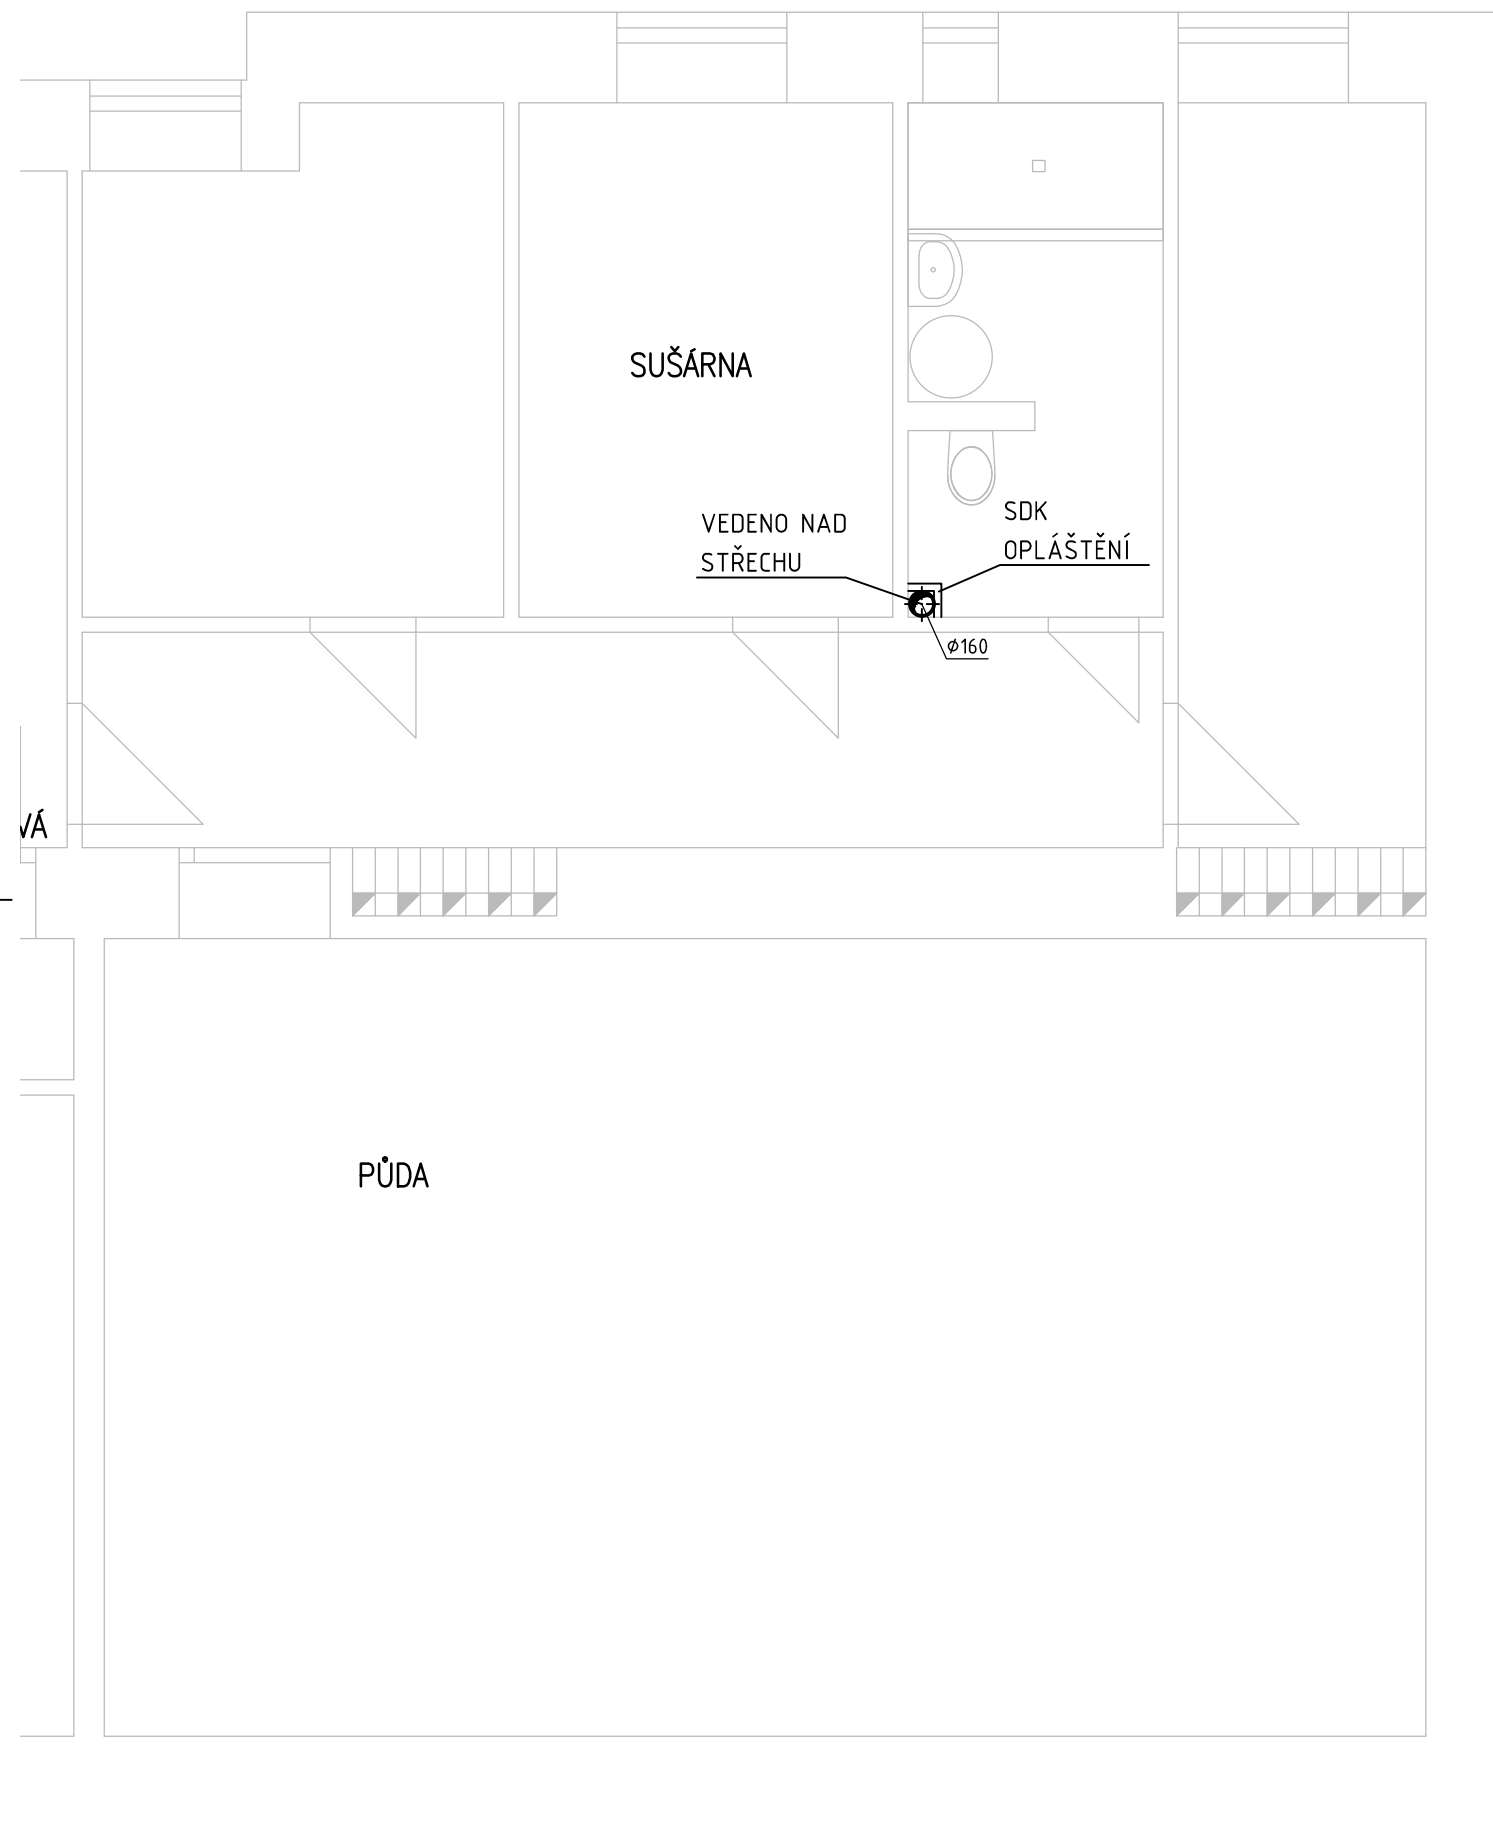


SCHÉMA OBJEKTU

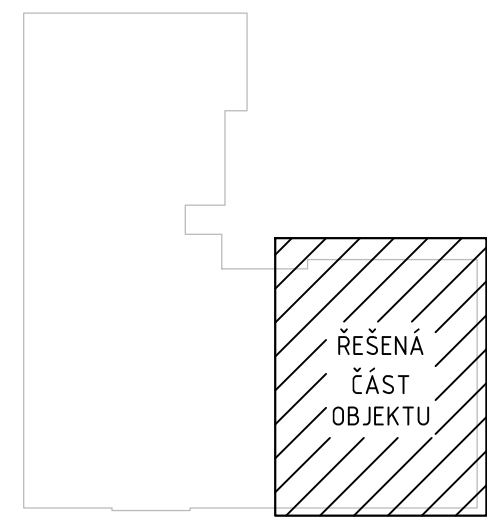


LEGENDA VZT ZNAČENÍ:

- CELKOVÉ MNOŽSTVÍ NUCENNĚ PŘIVÁDĚNÉHO A ODVÁDĚNÉHO VZDUCHU ZAŘÍZENÍM
- ODVOD VZDUCHU
- STĚNOVÝ VENTILÁTOR SE ZPĚTNOU KLAPKOU
- DBP DVEŘE BEZ PRAHU MEZERA min. 10mm

POZNÁMKY:

- TECHNICKÁ ZPRÁVA JE NEDÍLNOU SOUČÁSTÍ VÝKRESOVÉ DOKUMENTACE
- ŽÁDNÉ STAVEBNÍ PRÁCE ANI SDK KONSTRUKCE A PODHLEDY NEJSOU V DODÁVCE VZT
- STOUPACÍ VZT POTRUBÍ BUDE VODOTĚSNÉ, TO SE TÝKÁ HLAVNĚ VODOROVNĚ VEDENÝCH ČÁSTÍ A ODSKOKŮ POTRUBÍ

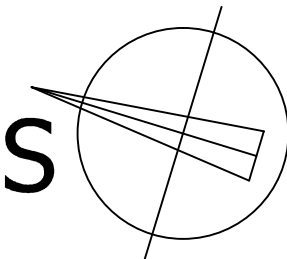

ODDĚLENÍ PROJEKCE TEPLÁRNÝ BRNO, a.s. Špitálka 6, 658 15 Brno tel: 545 162 193				D:\Soukromé\2016\225-2016 ZTI Teplárny Brno\Nové roz'itko - kresleno v metrech - Standard\Logo Teplárny.jpg	
ZODPOVĚDNÝ PROJEKTANT	NAVRHL	VYPRACOVAL	KONTROLOVAL	INVESTOR	
ING. LENKA NOVÁKOVÁ	ING. RADEK SKALNÍK	ING. RADEK SKALNÍK	ING. JIŘÍ HAMERNÍK	ÚMČ BRNO-STŘED	
				DOMINIKÁNSKÁ 2, 602 00 Brno	
STAVBA				STUPEŇ	
OPRAVA ZTI V BYTOVÝCH DOMECH ÚMČ BRNO-STŘED ÚVOZ 88, BRNO VZDUCHOTECHNIKA STAVEBNÍ OBJEKT				DOKUMENTACE DSP	
				MÍSTO STAVBY BRNO - STŘED	
				FORMÁT 2x A4	
				DATUM 2/2016	
NÁZEV VÝKRESU				MĚŘÍTKO 1:50	Č. VÝKRESU
PŮDORYS 7.NP				ČÍSLO ZAKÁZKY 14-042	D.1.4.2.7