




DETAIL č.1 - VODOVOD

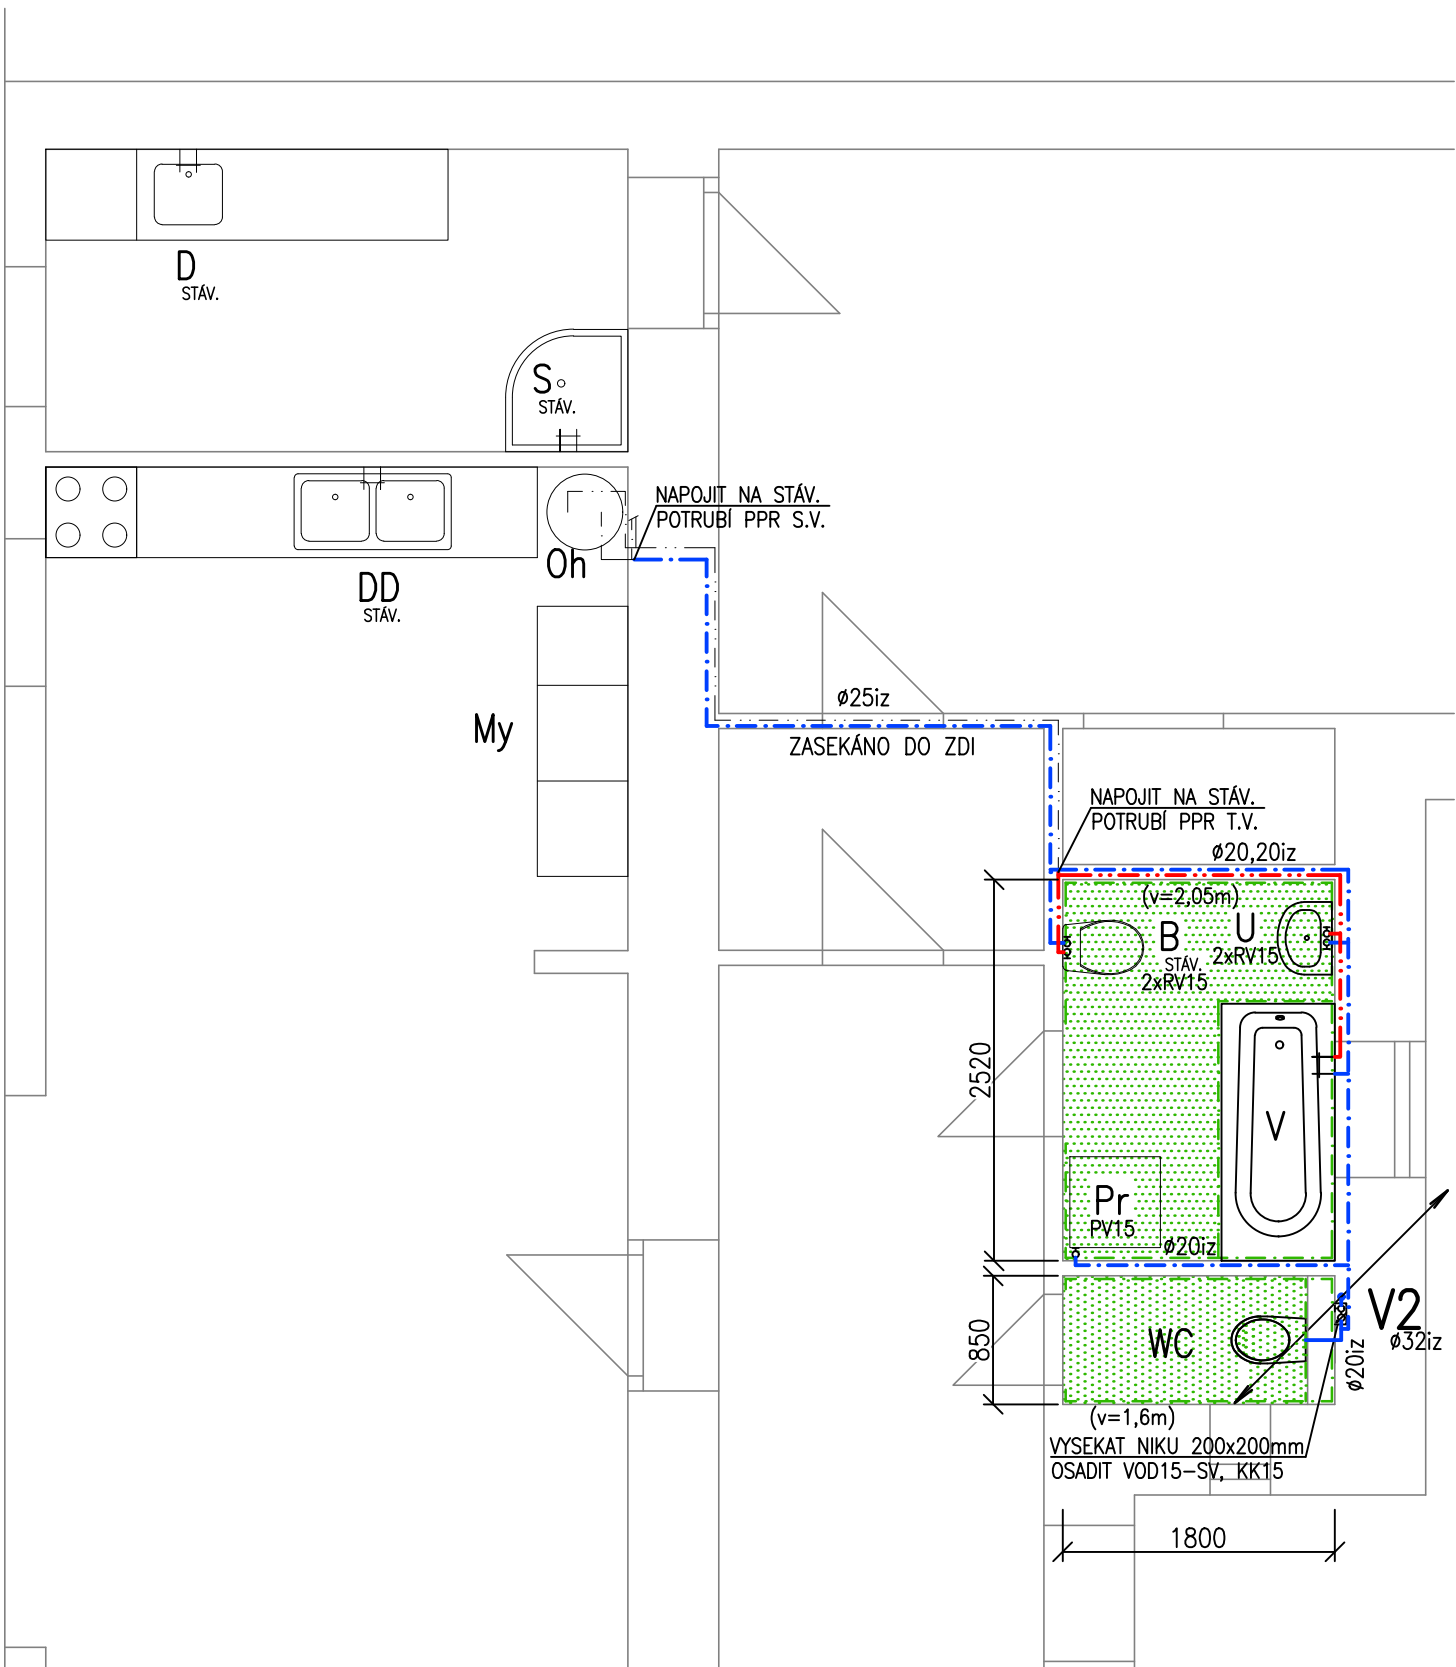


DETAIL č.1 - KANALIZACE

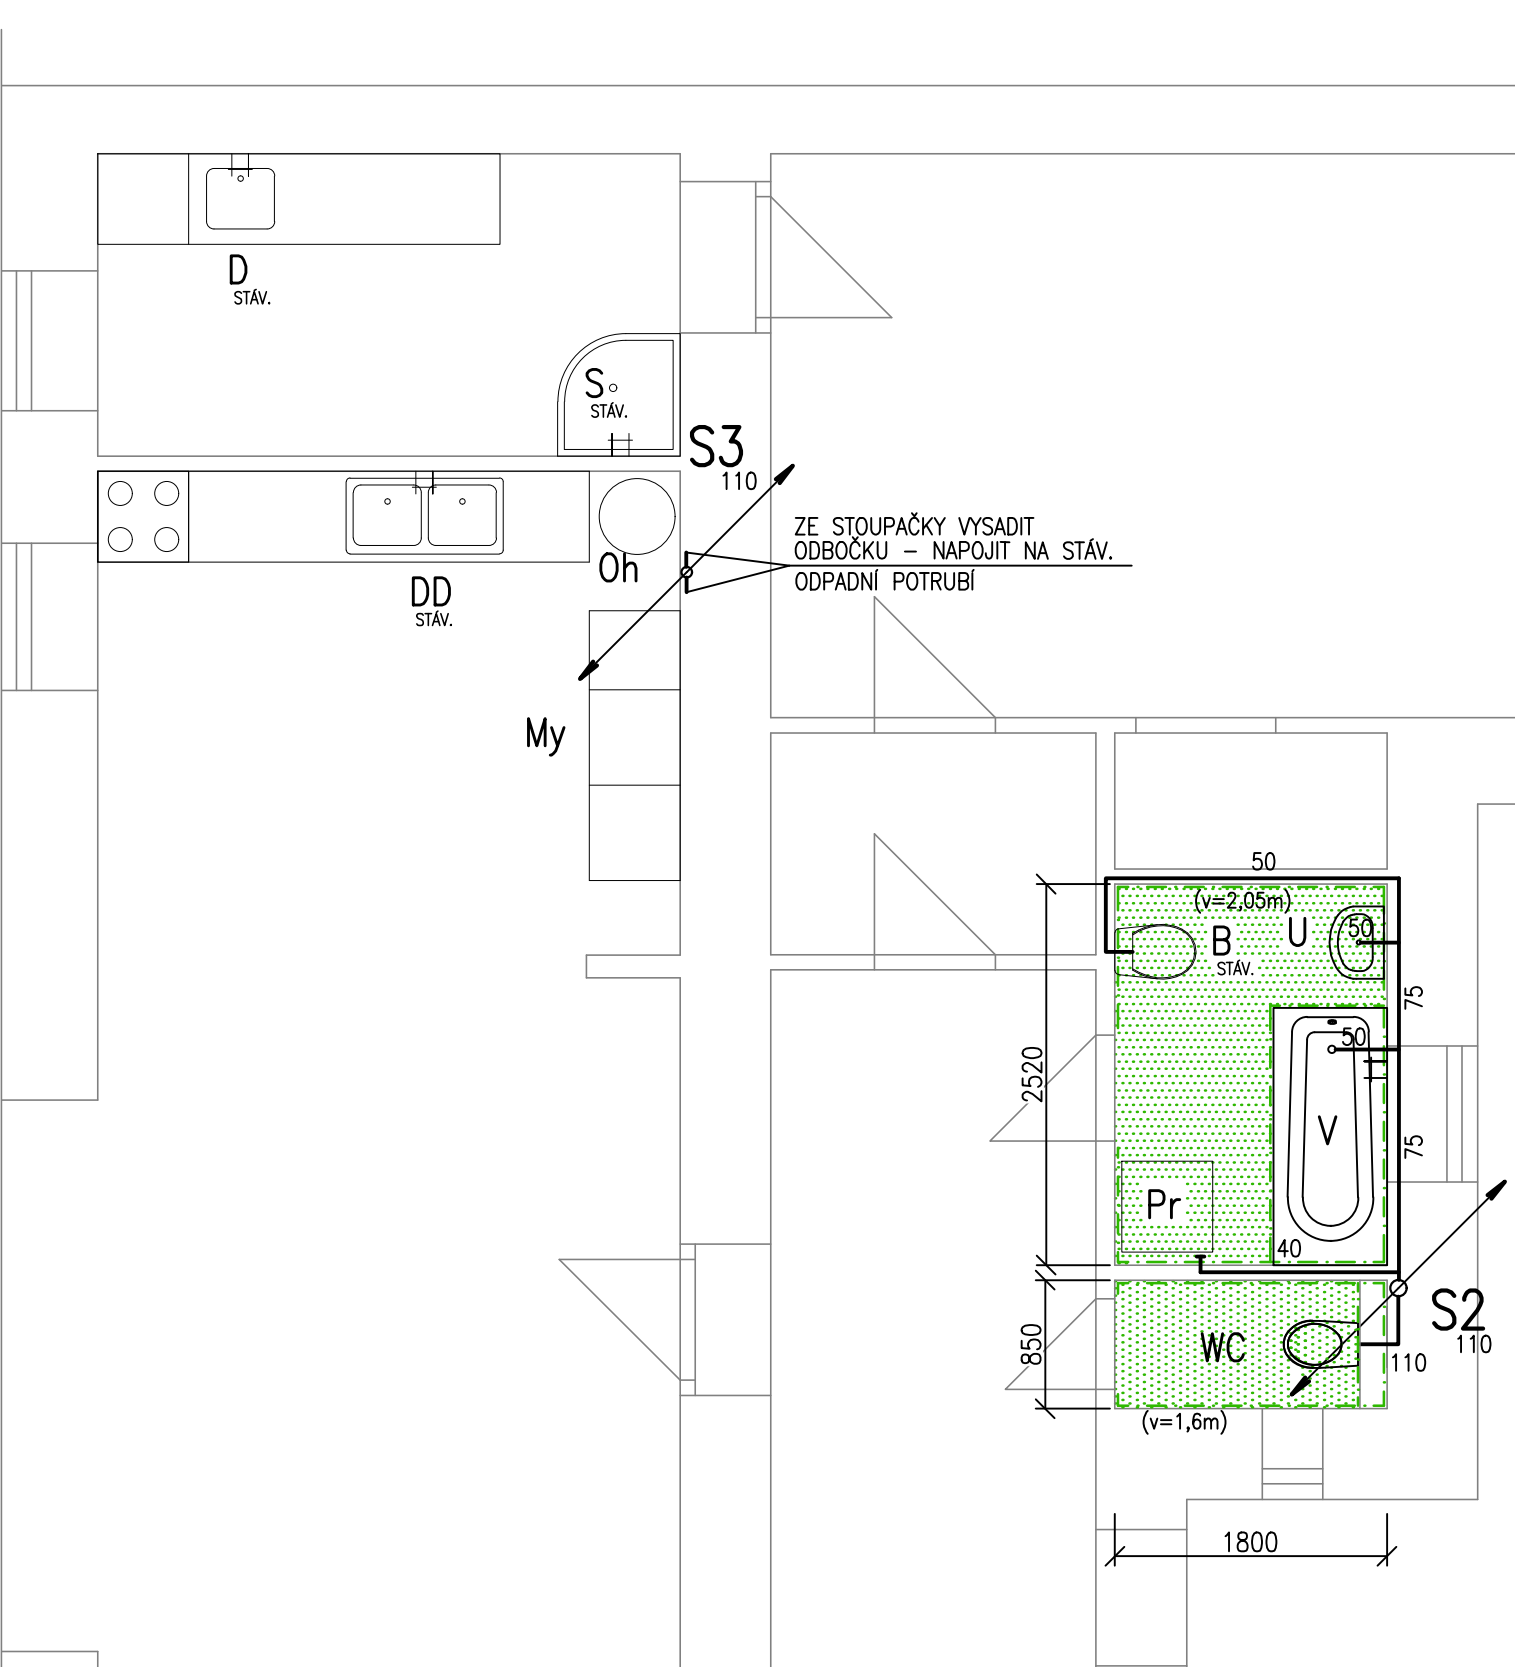

DETAIL č.1

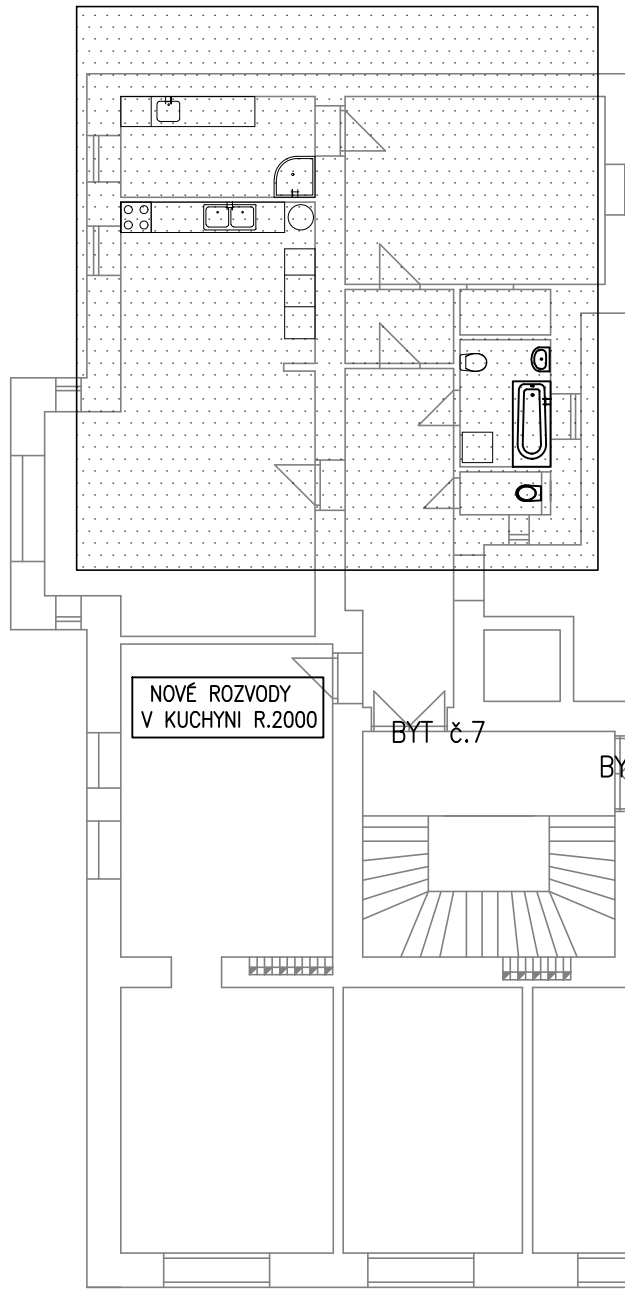

DETAIL č.2

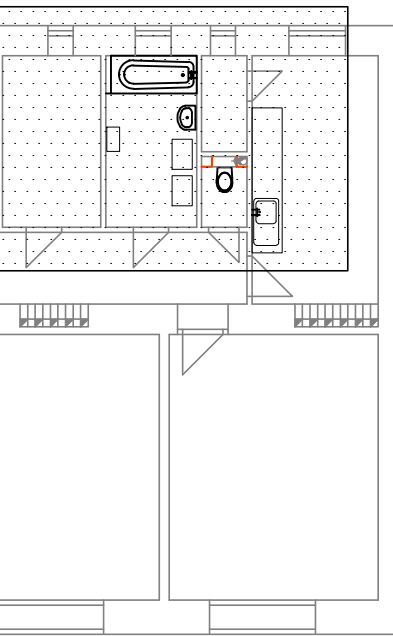

LEGENDA ZAŘÍZENÍ:


BYT č.7

ZP	TYP	POČET
U	ZÁVĚSNÉ UMYVADLO 60x49cm S OTVOREM NA BATERII	1
U	ZÁPACHOVÁ UZÁVĚRKA	1
U	BATERIE UMYVADLOVÁ STOJÁNKOVÁ PÁKOVÁ, STANDARD	1
U	ROHOVÝ VENTIL SE ŠROUBENÍM NA HADICI, DN15	2
U	INSTALAČNÍ SADA PRO UMYVADLO	1
V	AKRYLÁTOVÁ VANA 160x70cm	1
V	BATERIE VANOVÁ NÁSTĚNNÁ PÁKOVÁ VČ. PŘÍSLUŠENSTVÍ	1
V	ZÁPACHOVÁ UZÁVĚRKA	1
WC	PŘEDSTĚNOVÝ SYSTÉM NA ZAZDĚNÍ PRO ZÁVĚSNÝ KLOZET	1
WC	DUROPLASTOVÉ SEDÁTKO S POKLOPEM	1
WC	KLOZETOVÁ MISA ZÁVĚSNÁ, BÍLÁ	1
S	SPRCHOVÝ KÚT VČ. ZASTĚNY - STÁVAJÍCÍ	1
S	SPRCHOVÁ BATERIE NÁSTĚNNÁ - STÁVAJÍCÍ	1
B	BIDET - STÁVAJÍCÍ	1
B	BATERIE DŘEZOVÁ - STÁVAJÍCÍ	1
Oh	ROHOVÝ VENTIL SE ŠROUBENÍM NA HADICI, DN15	2
Pr	DŘEZ DVOJITÝ - STÁVAJÍCÍ	2
D	ZÁPACHOVÁ UZÁVĚRKA - STÁVAJÍCÍ	2
Oh	BATERIE DŘEZOVÁ - STÁVAJÍCÍ	2
Pr	PLYNOVÝ OHRŇVÁČ - STÁVAJÍCÍ	1
Pr	ROHOVÝ VENTIL SE ŠROUBENÍM NA HADICI, DN15	1
Pr	PODOMÍTKOVÁ ZÁPACHOVÁ UZÁVĚRKA HL400	1


BYT č.6

ZP	TYP	POČET
U	ZÁVĚSNÉ UMYVADLO 60x49cm S OTVOREM NA BATERII	1
U	ZÁPACHOVÁ UZÁVĚRKA	1
U	BATERIE UMYVADLOVÁ STOJÁNKOVÁ PÁKOVÁ, STANDARD	1
U	ROHOVÝ VENTIL SE ŠROUBENÍM NA HADICI, DN15	2
U	INSTALAČNÍ SADA PRO UMYVADLO	1
V	AKRYLÁTOVÁ VANA 160x70cm	1
V	BATERIE VANOVÁ NÁSTĚNNÁ PÁKOVÁ VČ. PŘÍSLUŠENSTVÍ	1
V	ZÁPACHOVÁ UZÁVĚRKA	1
WC	PŘEDSTĚNOVÝ SYSTÉM NA ZAZDĚNÍ PRO ZÁVĚSNÝ KLOZET	1
WC	DUROPLASTOVÉ SEDÁTKO S POKLOPEM	1
WC	KLOZETOVÁ MISA ZÁVĚSNÁ, BÍLÁ	1
S	DŘEZ JEDNODUCHÝ - STÁVAJÍCÍ	1
D	ZÁPACHOVÁ UZÁVĚRKA	1
Oh	BATERIE DŘEZOVÁ NÁSTĚNNÁ - STÁVAJÍCÍ	1
Pr	PLYNOVÝ KOTEL - STÁVAJÍCÍ	1
Pr	ROHOVÝ VENTIL SE ŠROUBENÍM NA HADICI, DN15	2
Pr	PODOMÍTKOVÁ ZÁPACHOVÁ UZÁVĚRKA HL400	2

DETAIL č.2 - VODOVOD

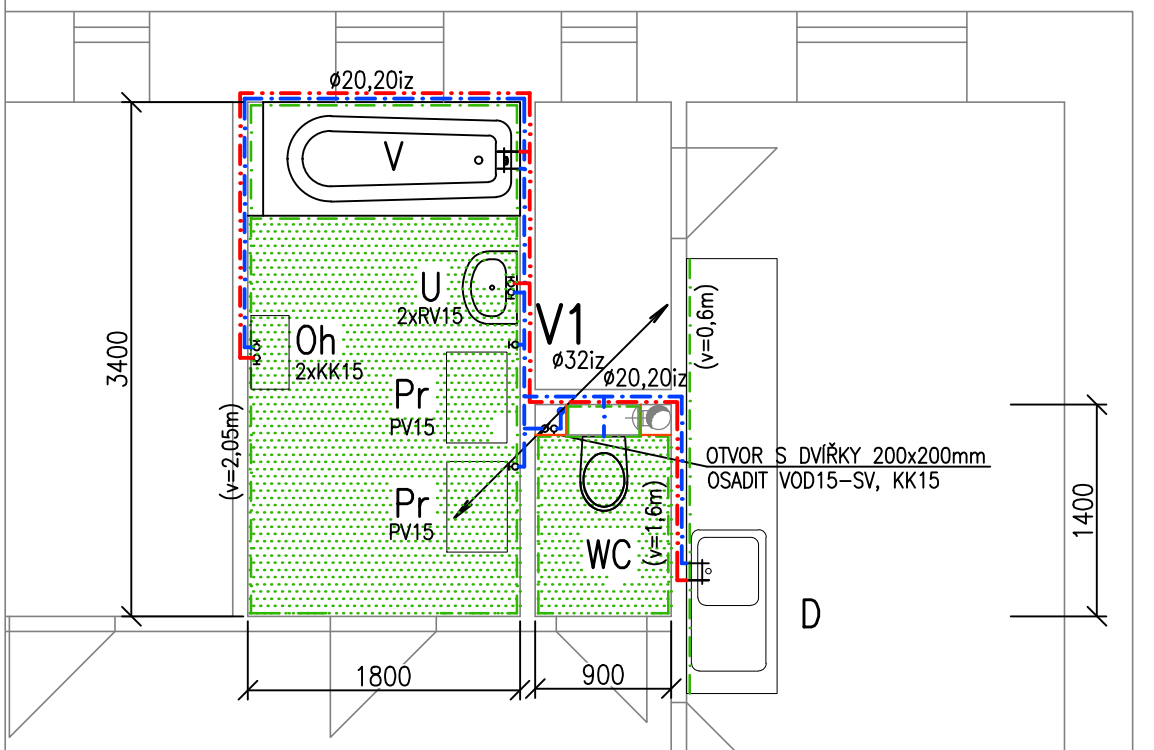

DETAIL č.2 - KANALIZACE

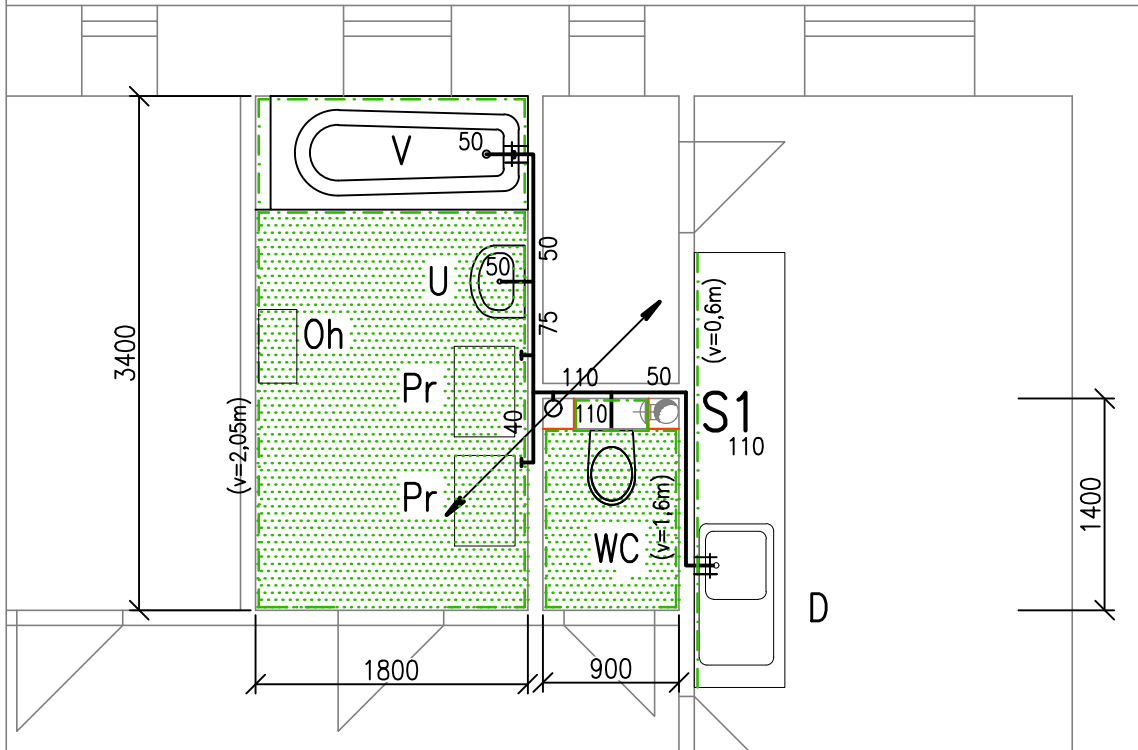

LEGENDA:

- STUDENÁ VODA
- TEPLÁ VODA
- STÁVAJÍCÍ ROZVOD SV

V1 STOUPAČNÍ POTRUBÍ PITNÉ VODY

KANALIZAČNÍ POTRUBÍ HT, KG

STÁVAJÍCÍ KANALIZAČNÍ POTRUBÍ

S1 STOUPAČNÍ POTRUBÍ SPLAŠKOVÉ KANALIZACE

- RV ROHOVÝ VENTIL
- PV PRAČKOVÝ VENTIL
- KK KULOVÝ KOHOUT ZÁVITOVÝ
- VK VÝPOUSTĚČÍ KULOVÝ KOHOUT

STAVEBNÍ ÚPRAVY:

- KERAMICKÝ OBKLAD
- KERAMICKÁ DLAŽBA
- SDK OBKLAD, PODHLED

ODDĚLENÍ PROJEKCE
TEPLÁRNY BRNO, a.s.
Špitálka 6, 658 15 Brno
tel: 545 162 193



ZODPOVĚDNÝ PROJEKTANT ING. LENKA NOVÁKOVÁ	NAVŘEL ING. LENKA NOVÁKOVÁ	VYPRACOVAL ING. LENKA NOVÁKOVÁ	KONTROLOVAL ING. JIŘÍ HAMERNÍK	INVESTOR ÚMČ BRNO-STŘED DOMINIKÁNSKÁ 2, 602 00 Brno
STAVBA OPRAVA ZTI V BYTOVÝCH DOMECH ÚMČ BRNO-STŘED ÚVOZ 88, BRNO - REVIZE č.1 ZDRAVOTNÉ TECHNICKÉ INSTALACE				STUPEŇ DOKUMENTACE DSP
STAVEBNÍ OBJEKT NÁZEV VÝKRESU PŮDORYS 4.NP				MÍSTO STAVBY BRNO - STŘED
				FORMÁT 6 A4
				DATUM 02/2016
				MĚŘÍTKO 1:50
				ČÍSLO ZAKÁZKY 14-042
				C. VÝKRESU D.1.4.04