


6.NP

LEGENDA MÍSTNOSTÍ 6.NP

Č.M.	NÁZEV MÍSTNOSTI	POVRCH PODLAH	POVRCH STĚN
6.01	PŘEDSÍŇ		
6.02	WC	KERAM. DLAŽBA	KERAM. OB. V. 2100
6.03	KUCHYŇSKÝ KOUT		KERAM. OB. V. 1370
6.04	POKOJ		
6.05	KOUPELNA	KERAM. DLAŽBA	KERAM. OB. V. 2050
6.06	PŘEDSÍŇ		
6.07	CHODBA		
6.08	WC	KERAM. DLAŽBA	KERAM. OB. V. 1500
6.09	KOUPELNA	KERAM. DLAŽBA	KERAM. OB. V. 2050
6.10	KUCHYŇSKÝ KOUT		KERAM. OB. V. 1370
6.11	POKOJ		
6.12	PRÁDELNA		

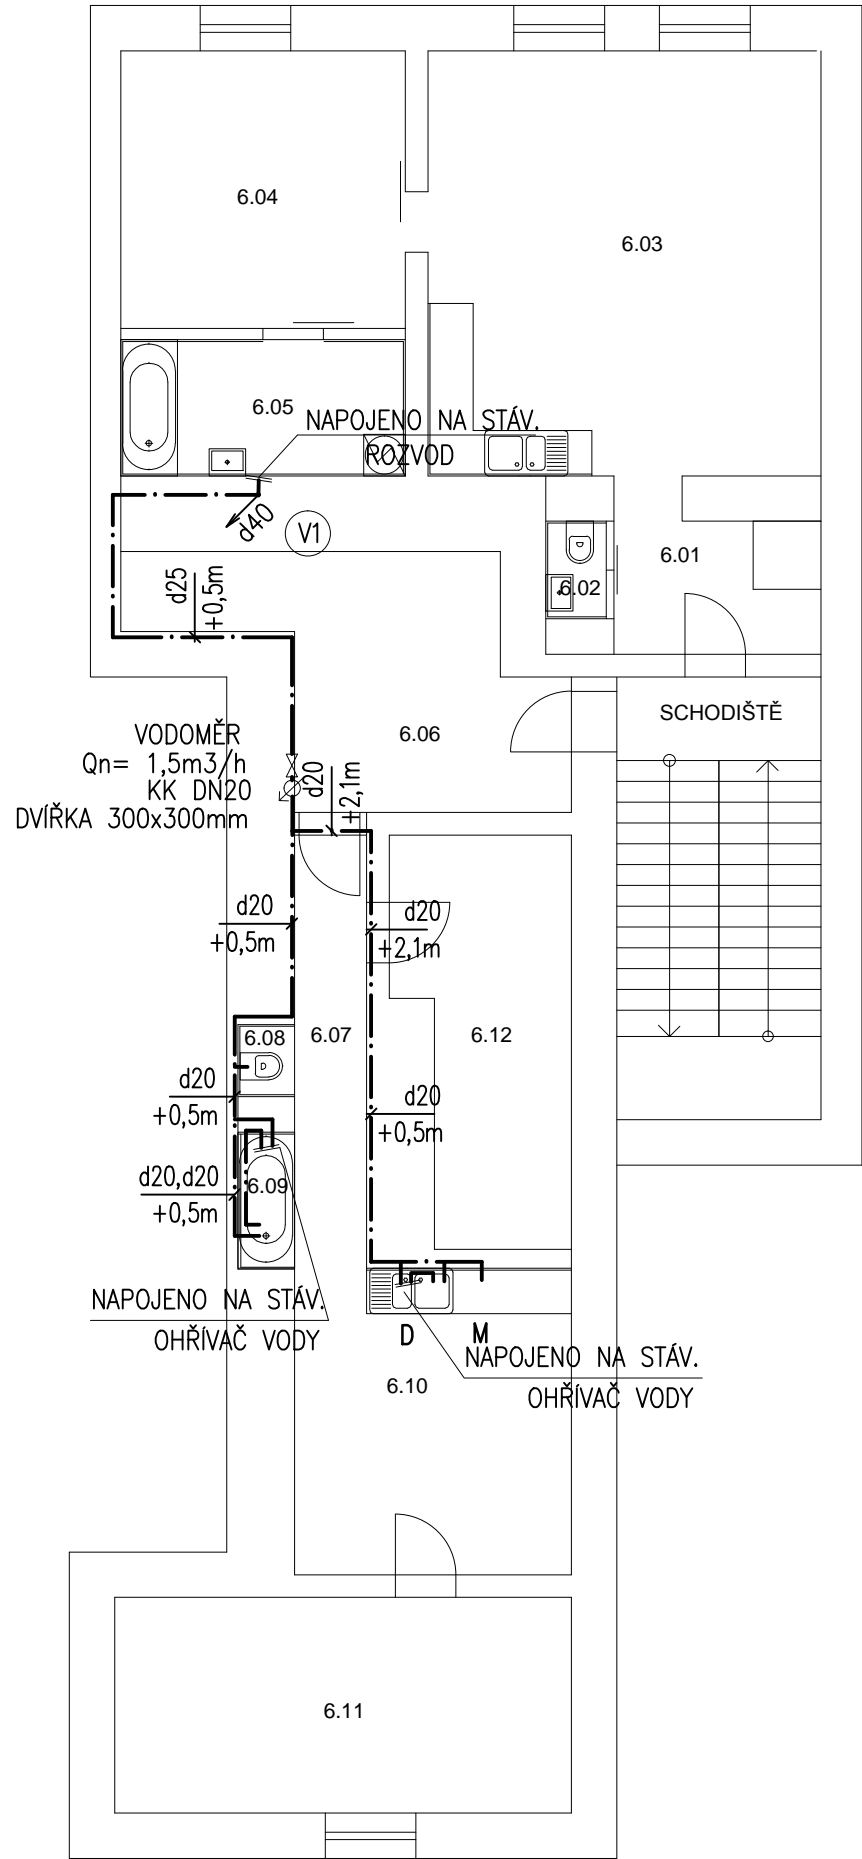

V1

LEGENDA:
— · — · — ROZVOD STUDENÉ VODY
- - - - - ROZVOD TEPLÉ VODY

KKV

KULOVÝ UZÁVĚR S VYPOUŠTĚNÍM

KK

KULOVÝ UZÁVĚR

ZK+KK

KULOVÝ UZÁVĚR S INTEGROVANOU ZPĚTNOU KLAPKOU

ZK


ZPĚTNÁ KLAPKA

AOV

AUTOMATICKÝ OVZDUŠŇOVACÍ VENTIL

LEGENDA ZAŘIZOVACÍCH PŘEDMĚTŮ
VIZ. TECHNICKÁ ZPRÁVA

DETAIL ZAPOJENÍ VODOMĚRU:

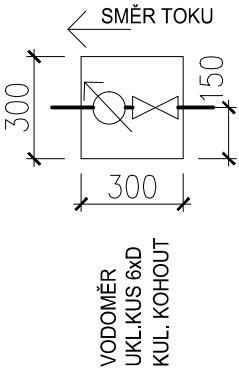

NÁZEV AKCE:	REKONSTRUKCE ZTI BD RADNICKÁ 3		PROJEKTANT :	
INVESTOR:	MĚSTSKÁ ČÁST BRNO STŘED DOMINIKÁNSKÁ 2 BRNO		ING. ZBYNĚK REMEŠ Tel: 608 822 774 E-mail: projekce@ztiprojekt.cz	
STUPEŇ:	DSP		VYPRACOVAL: ING. ZBYNĚK REMEŠ	
MÍSTO STAVBY:	RADNICKÁ 3 BRNO		KONTROLOVAL: ING. ZBYNĚK REMEŠ	
PROFESE:	D.1.4. ZTI		DATUM: 10/2015	MĚŘÍTKO: 1:100
NÁZEV VÝKRESU:	VODOVOD PŮDORYS 6.NP		DATUM REVIZE: —	ČÍSLO REVIZE: 00
			ČÍSLO VÝKRESU: 17	PARÉ: