


2.NP

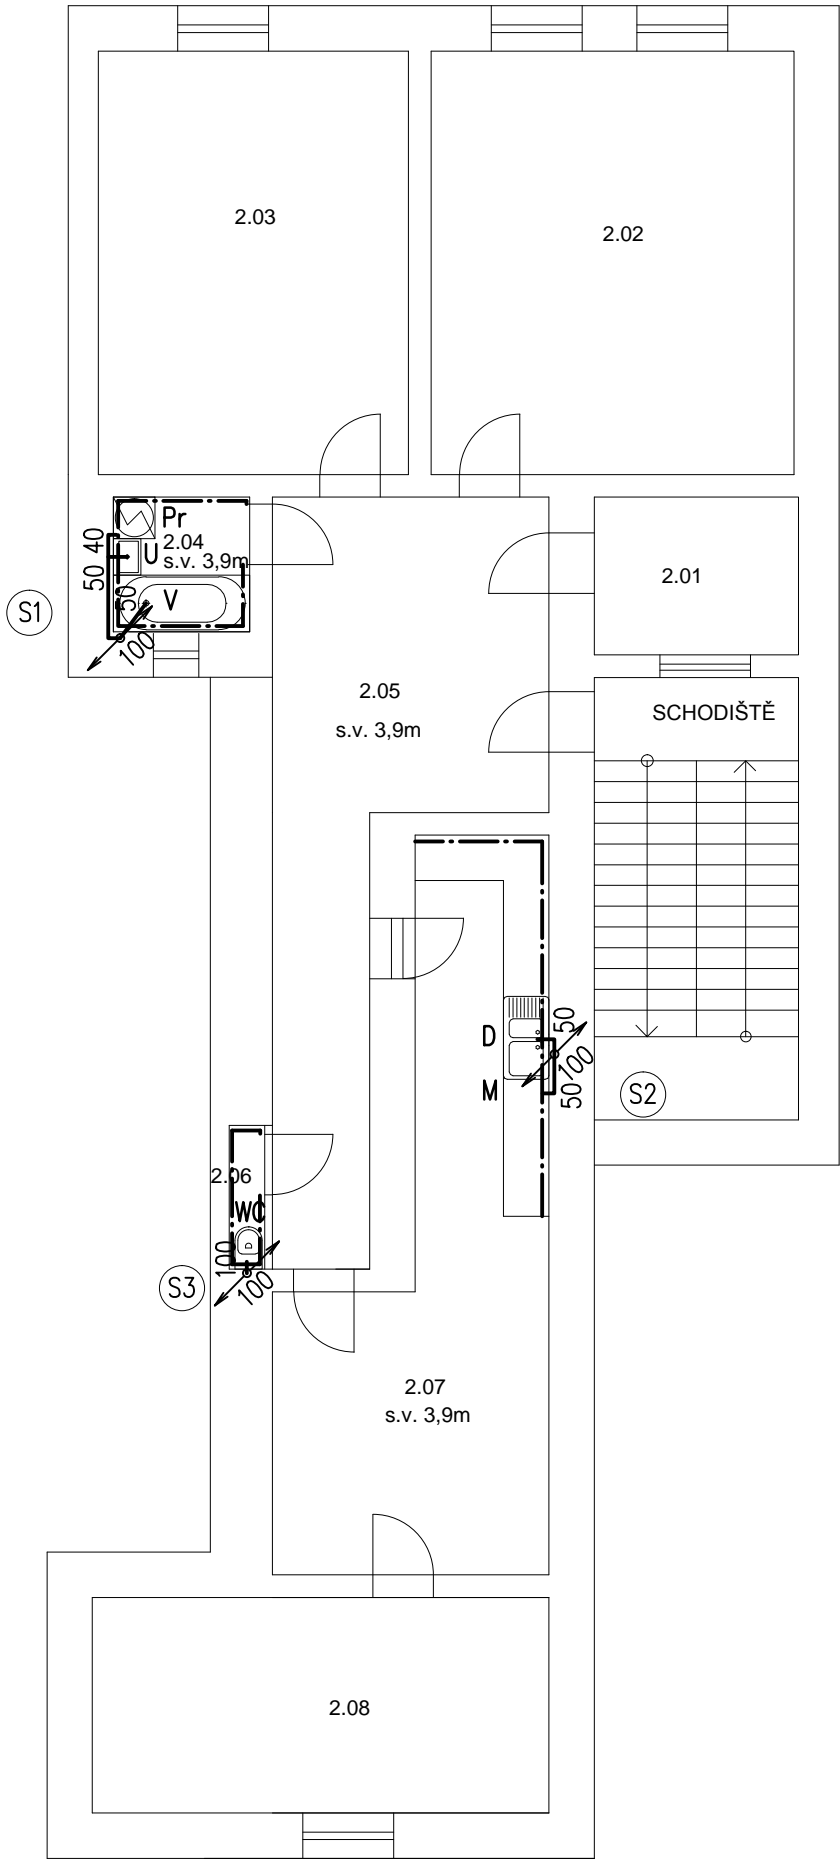

LEGENDA MÍSTNOSTÍ 2.NP

Č.M.	NÁZEV MÍSTNOSTI	POVRCH PODLAH	POVRCH STĚN
2.01	KOMORA		
2.02	POKOJ		
2.03	POKOJ		
2.04	KOUPELNA	KERAM. DLAŽBA	KERAM. OB. V. 2050
2.05	PŘEDSÍŇ, CHODBA		
2.06	WC	KERAM. DLAŽBA	KERAM. OB. V. 1500
2.07	KUCHYŇSKÝ KOUT	KERAM. DLAŽBA	KERAM. OB. V. 1370
2.08	POKOJ		

LEGENDA POTRUBÍ

S3

— SPLAŠKOVÁ KANALIZACE

LEGENDA ZAŘIZOVACÍCH PŘEDMĚTŮ

VIZ. TECHNICKÁ ZPRÁVA

NÁZEV AKCE: REKONSTRUKCE ZTI BD RADNICKÁ 3		PROJEKTANT : ING. ZBYNĚK REMEŠ Tel: 608 822 774 E-mail: projekce@ztiprojekt.cz	
INVESTOR: MĚSTSKÁ ČÁST BRNO STŘED DOMINIKÁNSKÁ 2 BRNO			
STUPEŇ: DSP		VYPRACOVAL: ING. ZBYNĚK REMEŠ	
MÍSTO STAVBY: RADNICKÁ 3 BRNO		KONTROLOVAL: ING. ZBYNĚK REMEŠ	
PROFESE: D.1.4. ZTI		DATUM: 10/2015	MĚŘÍTKO: 1:100
NÁZEV VÝKRESU: KANALIZACE PŮDORYS 2.NP		DATUM REVIZE: —	ČÍSLO REVIZE: 00
		ČÍSLO VÝKRESU: 05	PARÉ: