

4.NP

LEGENDA MÍSTNOSTÍ 4.NP

Č.M.	NÁZEV MÍSTNOSTI	POVRCH PODLAH	POVRCH STĚN
4.01	KOMORA		
4.02	POKOJ		
4.03	POKOJ		
4.04	KOUPELNA	KERAM. DLAŽBA	KERAM. OB. V. 2050
4.05	PŘEDSÍŇ,CHODBA		
4.06	WC	KERAM. DLAŽBA	KERAM. OB. V. 1500
4.07	KUCHYŇSKÝ KOUT	KERAM. DLAŽBA	KERAM. OB. V. 1370
4.08	POKOJ		
4.09	POKOJ		


LEGENDA POTRUBÍ

S3

SPLAŠKOVÁ KANALIZACE

LEGENDA ZAŘIZOVACÍCH PŘEDMĚTŮ

VIZ. TECHNICKÁ ZPRÁVA

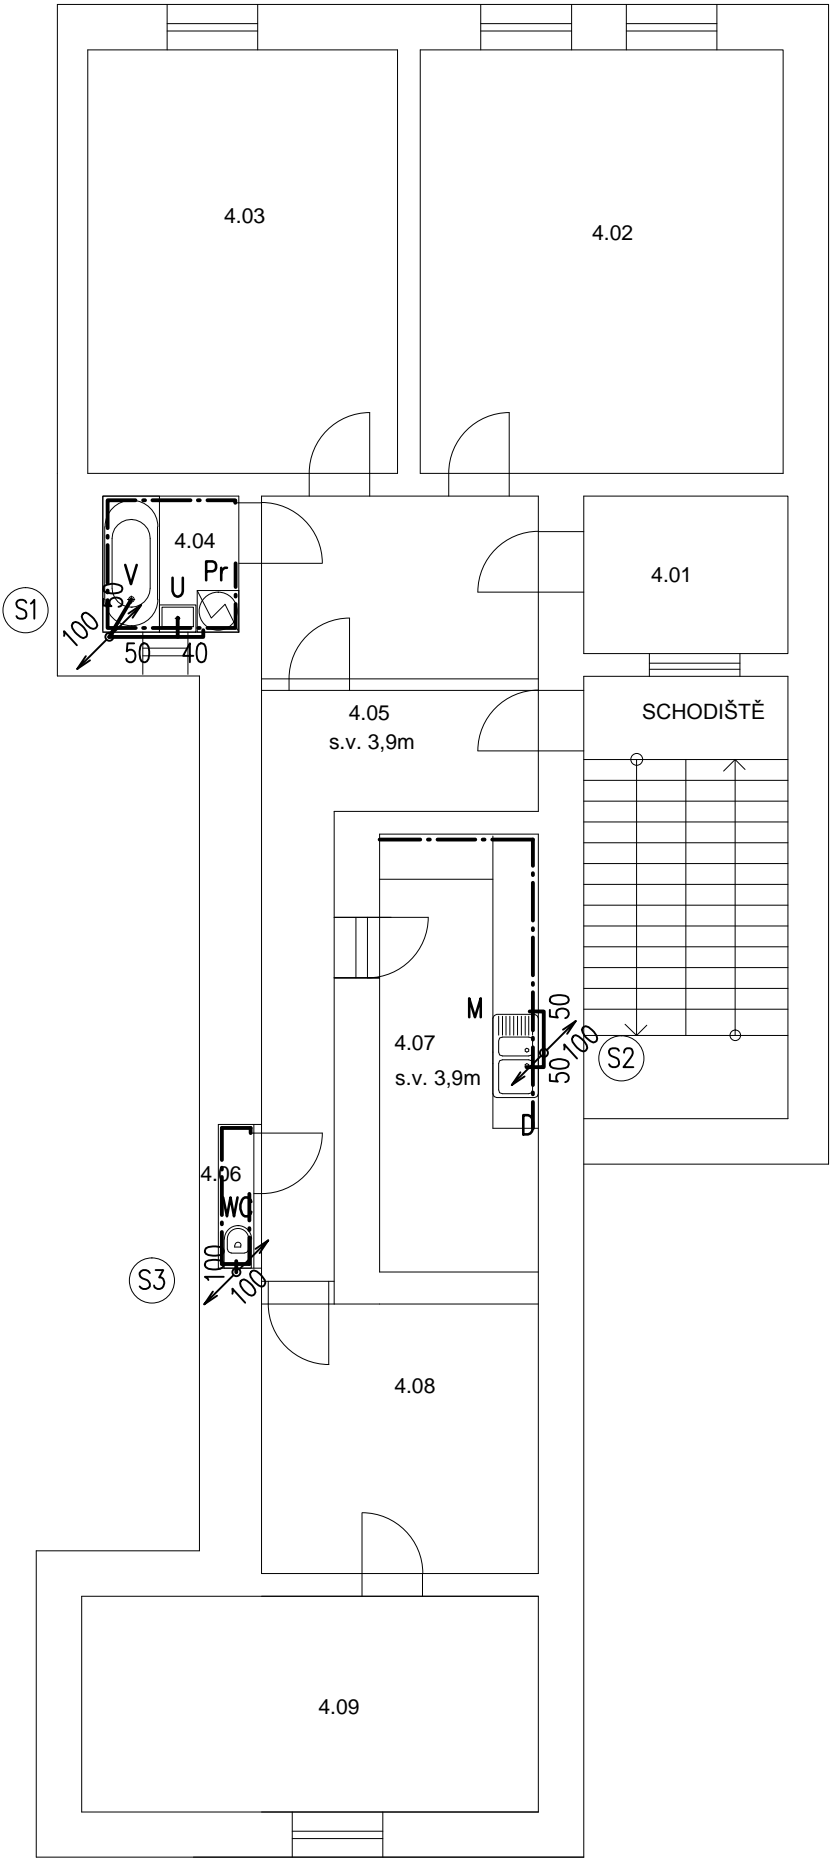

NÁZEV AKCE:	REKONSTRUKCE ZTI BD ZTI RADNICKÁ 3		PROJEKTANT :	
INVESTOR:	MĚSTSKÁ ČÁST BRNO STŘED DOMINIKÁNSKÁ 2 BRNO		ING. ZBYNĚK REMEŠ Tel: 608 822 774 E-mail: projekce@ztiprojekt.cz	
STUPEŇ:	DSP		VYPRACOVAL: ING. ZBYNĚK REMEŠ	
MÍSTO STAVBY:	RADNICKÁ 3 BRNO		KONTROLOVAL: ING. ZBYNĚK REMEŠ	
PROFESE:	D.1.4. ZTI		DATUM: 10/2015	MĚŘÍTKO: 1:100
NÁZEV VÝKRESU:	KANALIZACE PŮDORYS 4.NP		DATUM REVIZE: —	ČÍSLO REVIZE: 00
ČÍSLO VÝKRESU: 07			PARÉ:	