


LEGENDA MÍSTNOSTÍ 6.NP

Č.M.	NÁZEV MÍSTNOSTI	POVRCH PODLAH	POVRCH STĚN
6.01	SPIŽ		
6.02	KUCHYNĚ	KERAM. DLAŽBA	KERAM. OB. V. 1370
6.03	POKOJ		
6.04	CHODBA		
6.05	KOUPELNA	KERAM. DLAŽBA	KERAM. OB. V. 2050
6.06	WC	KERAM. DLAŽBA	KERAM. OB. V. 1500
6.07	KOMORA		
6.08	POKOJ		
6.09	KUCHYNĚ		KERAM. OB. V. 1370
6.10	POKOJ		
6.11	KOUPELNA	KERAM. DLAŽBA	KERAM. OB. V. 2050
6.12	CHODBA		
6.13	POKOJ		
6.14	CHODBA		
6.15	KOMORA		
6.16	WC	KERAM. DLAŽBA	KERAM. OB. V. 1500
6.17	KOUPELNA	KERAM. DLAŽBA	KERAM. OB. V. 2050
6.18	POKOJ		
6.19	KUCHYNĚ		KERAM. OB. V. 1370
6.20	SCHODIŠTĚ		
6.21	VÝTAH		

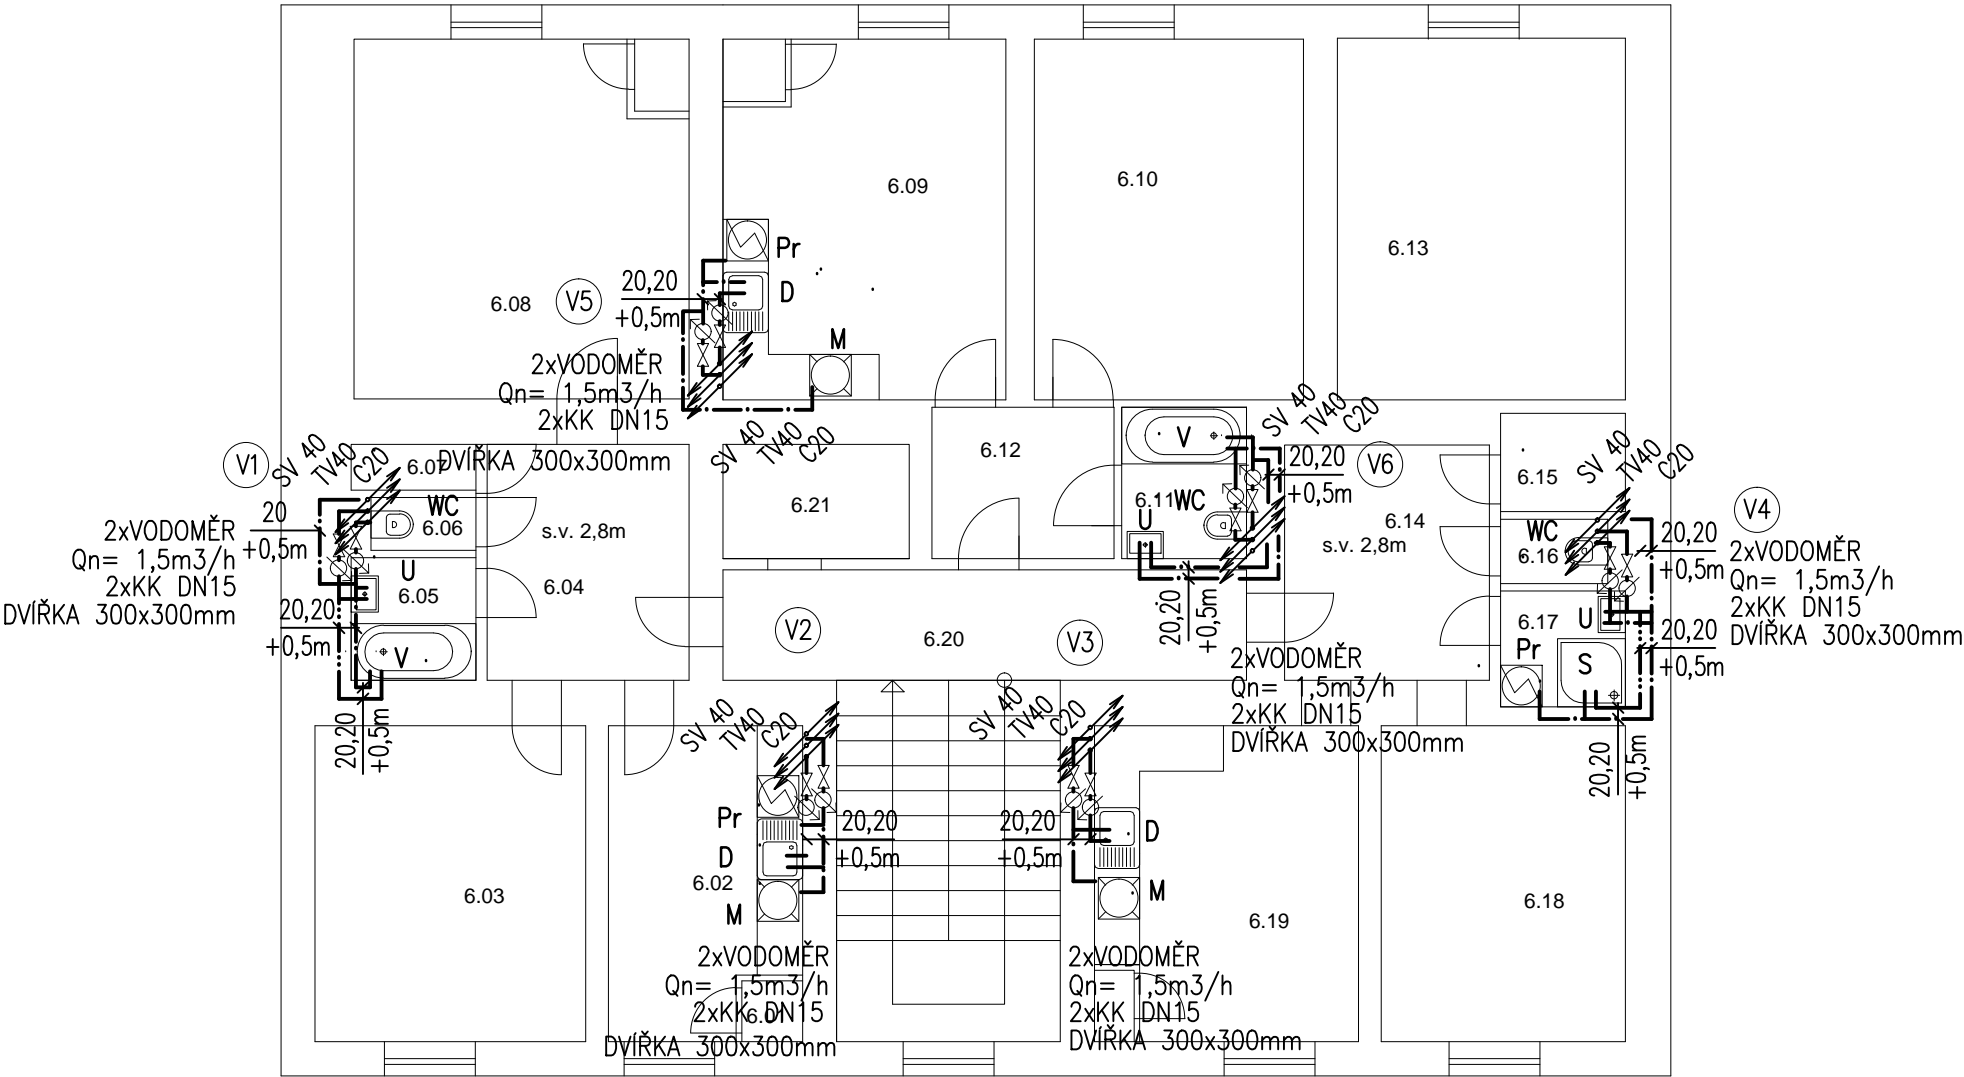

V1

LEGENDA:

ROZVOD STUDENÉ VODY

ROZVOD TEPLÉ VODY

ROZVOD CÍRKULACE

KKV

KULOVÝ UZÁVĚR S VYPOUŠTĚNÍM

KK

KULOVÝ UZÁVĚR

ZK+KK

KULOVÝ UZÁVĚR S INTEGROVANOU ZPĚTNOU Klapkou

ZK

ZPĚTNÁ Klapka


AOV

AUTOMATICKÝ OVZDUŠŇOVACÍ VENTIL

LEGENDA ZAŘÍZOVACÍCH PŘEDMĚTŮ

VIZ. TECHNICKÁ ZPRÁVA

DETAIL ZAPOJENÍ VODOMĚRU:

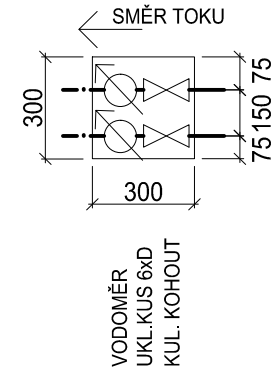

NÁZEV AKCE: REKONSTRUKCE ZTI BD VACHOVA 4		PROJEKTANT : ING. ZBYNĚK REMEŠ Tel: 608 822 774 E-mail: projekce@ztiprojekt.cz	
INVESTOR: MĚSTSKÁ ČÁST BRNO STŘED DOMINIKÁNSKÁ 2 BRNO			
STUPEŇ: DSP		VYPRACOVAL: ING. ZBYNĚK REMEŠ	
MÍSTO STAVBY: VACHOVA 4 BRNO		KONTROLOVAL: ING. ZBYNĚK REMEŠ	
PROFESE: D.1.4. ZTI		DATUM: 10/2015	MĚŘÍTKO: 1:100
NÁZEV VÝKRESU:  VODOVOD PŮDORYS 6.NP		DATUM REVIZE: —	ČÍSLO REVIZE: 00
		ČÍSLO VÝKRESU: 17	PARÉ:

VODOVOD PŮDORYS 6.NP