


LEGENDA MÍSTNOSTÍ 4.NP

Č.M.	NÁZEV MÍSTNOSTI	POVRCH PODLAH	POVRCH STĚN
4.01	SPÍŽ		
4.02	KUCHYNĚ	KERAM. DLAŽBA	KERAM. OB. V. 1370
4.03	POKOJ		
4.04	CHODBA		
4.05	KOUPELNA	KERAM. DLAŽBA	KERAM. OB. V. 2050
4.06	WC	KERAM. DLAŽBA	KERAM. OB. V. 1500
4.07	KOMORA		
4.08	POKOJ		
4.09	KUCHYNĚ		KERAM. OB. V. 1370
4.10	POKOJ		
4.11	KOUPELNA	KERAM. DLAŽBA	KERAM. OB. V. 2050
4.12	CHODBA		
4.13	POKOJ		
4.14	CHODBA		
4.15	KOMORA		
4.16	WC	KERAM. DLAŽBA	KERAM. OB. V. 1500
4.17	KOUPELNA	KERAM. DLAŽBA	KERAM. OB. V. 2050
4.18	POKOJ		
4.19	KUCHYNĚ		KERAM. OB. V. 1370
4.20	SCHODIŠTĚ		
4.21	VÝTAH		

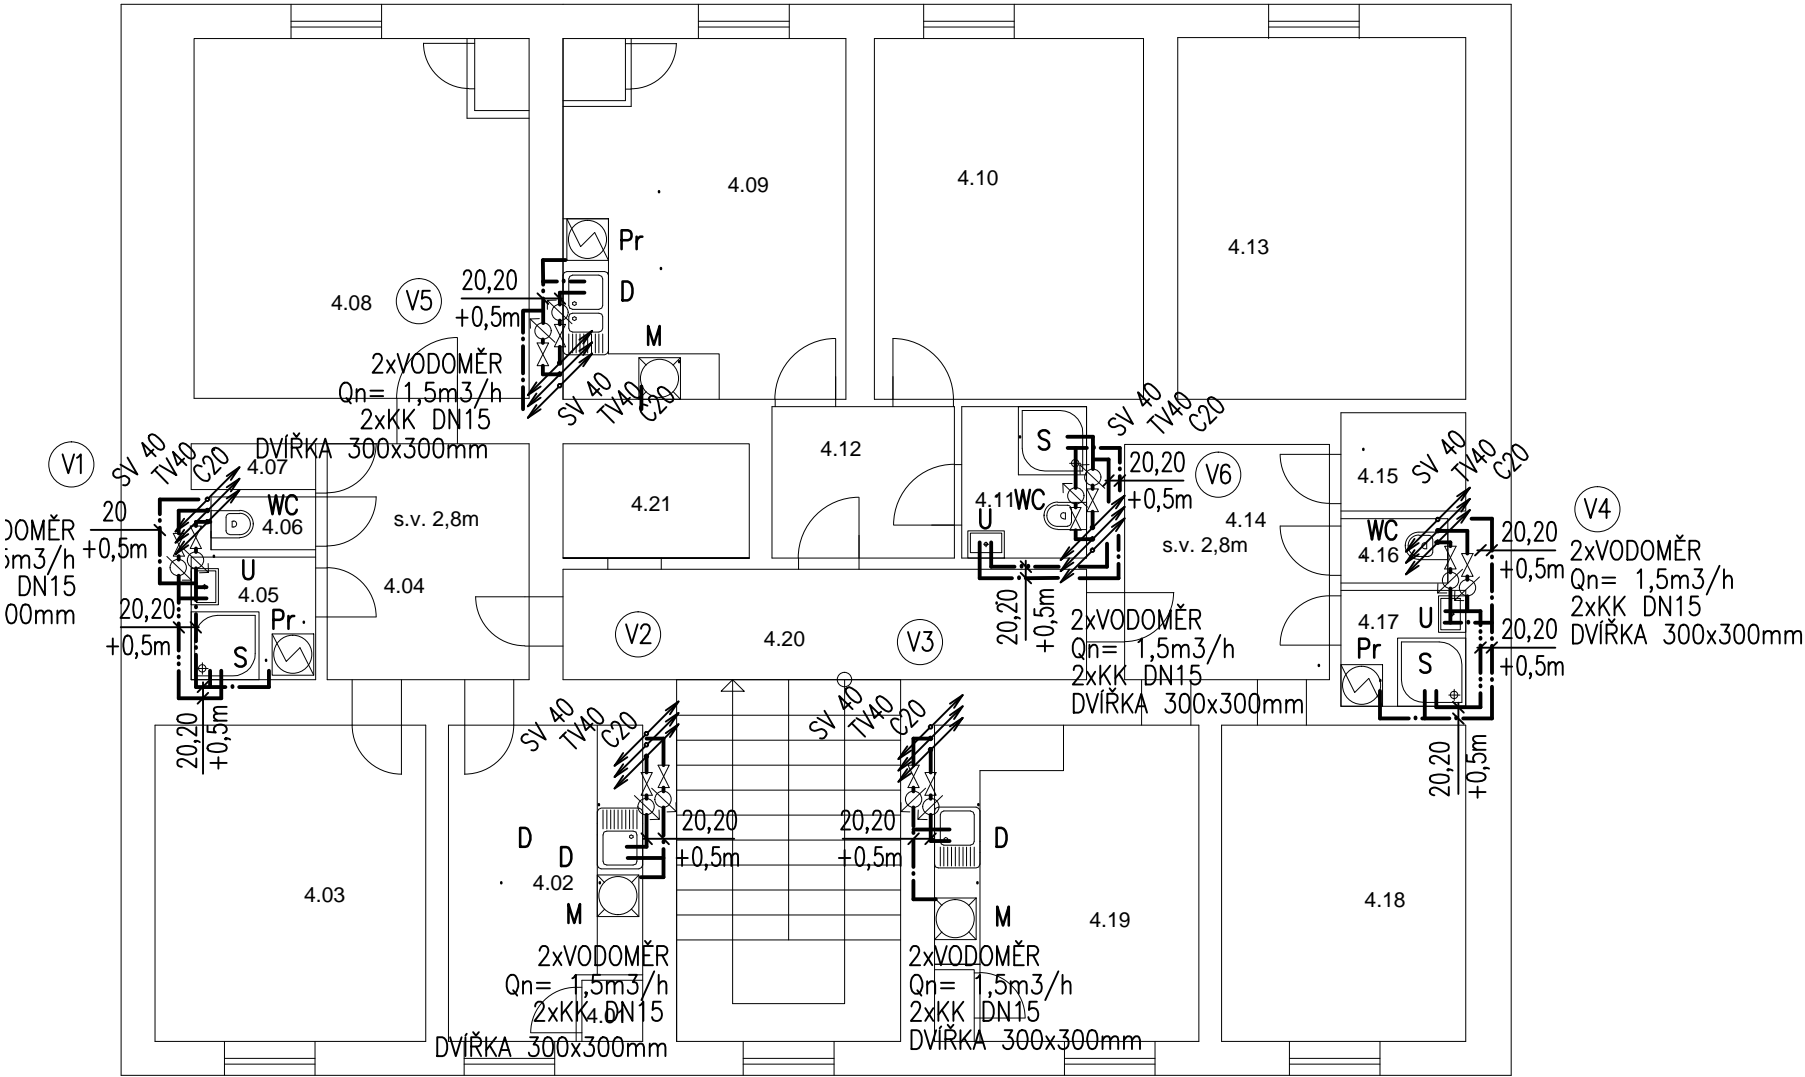

V1

LEGENDA:

ROZVOD STUDENÉ VODY

ROZVOD TEPLÉ VODY

ROZVOD CÍRKULACE

KKV

KULOVÝ UZÁVĚR S VYPOUŠTĚNÍM

KK

KULOVÝ UZÁVĚR

ZK+KK

KULOVÝ UZÁVĚR S INTEGROVANOU ZPĚTNOU Klapkou

ZK

ZPĚTNÁ Klapka

AOV

AUTOMATICKÝ OVZDUŠNOVACÍ VENTIL

LEGENDA ZAŘÍZOVACÍCH PŘEDMĚTŮ

VIZ. TECHNICKÁ ZPRÁVA

DETAIL ZAPOJENÍ VODOMĚRU:

SMĚR TOKU

300

75

150

300

VODOMĚR

UKL. KUS 6xD

KUL. KOHOUT

NÁZEV AKCE:	REKONSTRUKCE ZTI BD VACHOVA 4		PROJEKTANT :	
INVESTOR:	MĚSTSKÁ ČÁST BRNO STŘED DOMINIKÁNSKÁ 2 BRNO		ING. ZBYNĚK REMEŠ Tel:608 822 774 E-mail:projekce@ztiprojekt.cz	
STUPEŇ:	DSP		VYPRACOVAL: ING. ZBYNĚK REMEŠ	
MÍSTO STAVBY:	VACHOVA 4 BRNO		KONTROLOVAL: ING. ZBYNĚK REMEŠ	
PROFESE:	D.1.4. ZTI		DATUM: 10/2015	MĚŘÍTKO: 1:100
NÁZEV VÝKRESU:	VODOVOD PŮDORYS 4.NP		DATUM REVIZE: —	ČÍSLO REVIZE: 00
ČÍSLO VÝKRESU: 15			PARÉ:	