



1.PP

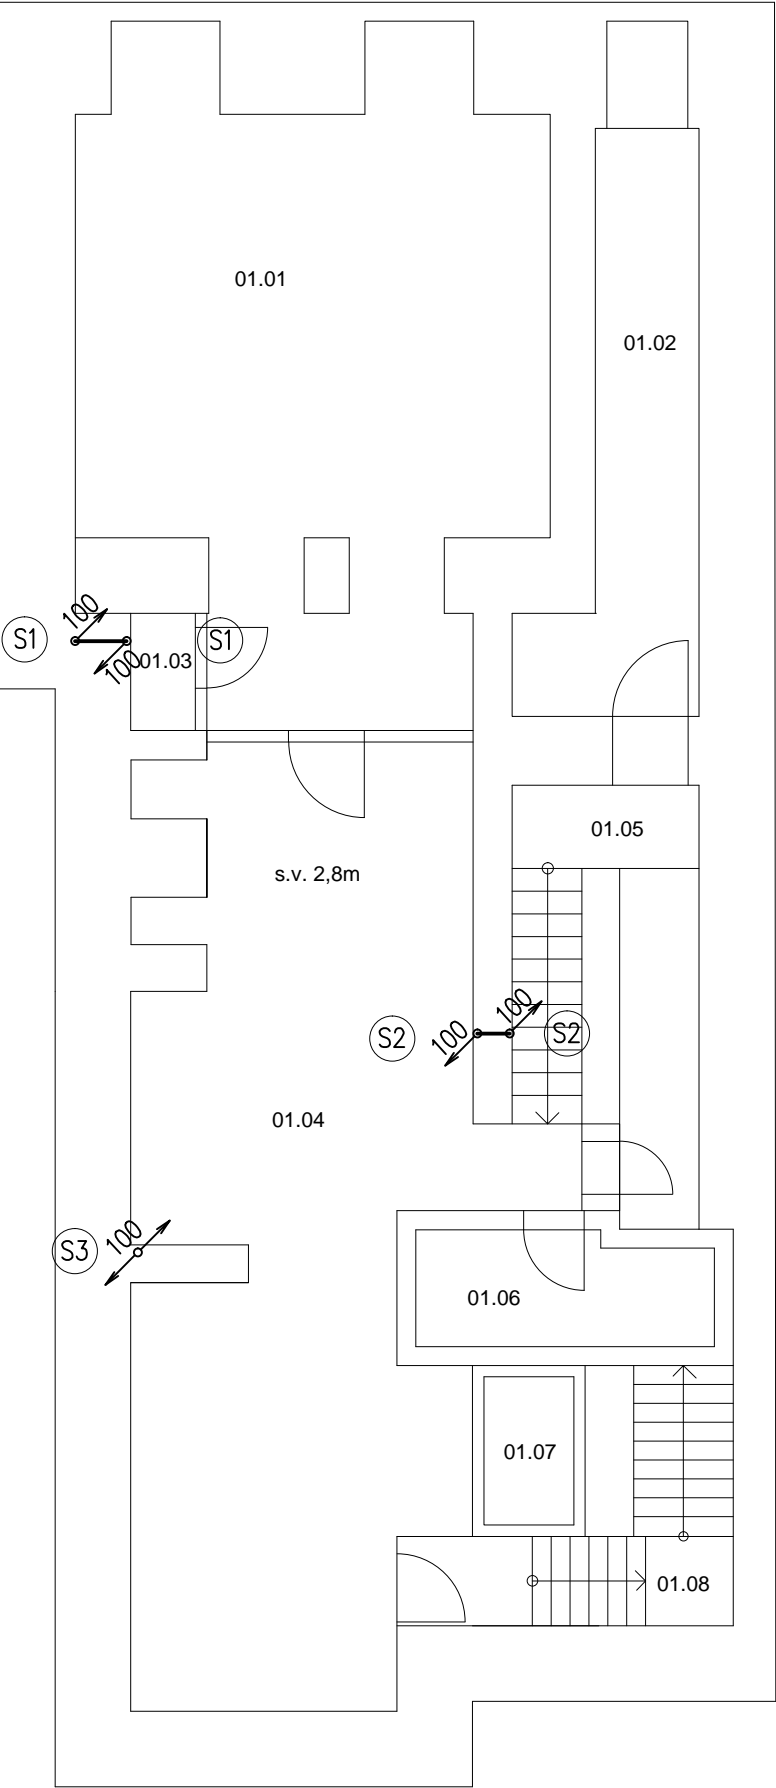

LEGENDA MÍSTNOSTÍ 1.PP

Č.M.	NÁZEV MÍSTNOSTI	POVRCH PODLAH	POVRCH STĚN
01.01	SKLAD		
01.02	TECHNICKÁ MÍSTNOST		
01.03	SKLAD		
01.04	SKLAD		
01.05	SCHODIŠTĚ		
01.06	STROJOVNA VÝTAHU		
01.07	VÝTAH		
01.08	ŠATNA		

 LEGENDA POTRUBÍ



LEGENDA ZAŘIZOVACÍCH PŘEDMĚTŮ

VIZ. TECHNICKÁ ZPRÁVA

NÁZEV AKCE:	REKONSTRUKCE ZTI BD RADNICKÁ 3		PROJEKTANT :	
INVESTOR:	MĚSTSKÁ ČÁST BRNO STŘED DOMINIKÁNSKÁ 2 BRNO		ING. ZBYNĚK REMEŠ Tel: 608 822 774 E-mail: projekce@ztiprojekt.cz	
STUPEŇ:	DSP		VYPRACOVAL: ING. ZBYNĚK REMEŠ	
MÍSTO STAVBY:	RADNICKÁ 3 BRNO		KONTROLOVAL: ING. ZBYNĚK REMEŠ	
PROFESE:	D.1.4. ZTI		DATUM: 10/2015	MĚŘÍTKO: 1:100
NÁZEV VÝKRESU:	KANALIZACE PŮDORYS 1.PP		DATUM REVIZE: —	ČÍSLO REVIZE: 00
ČÍSLO VÝKRESU: 03			PARÉ:	