


4.NP

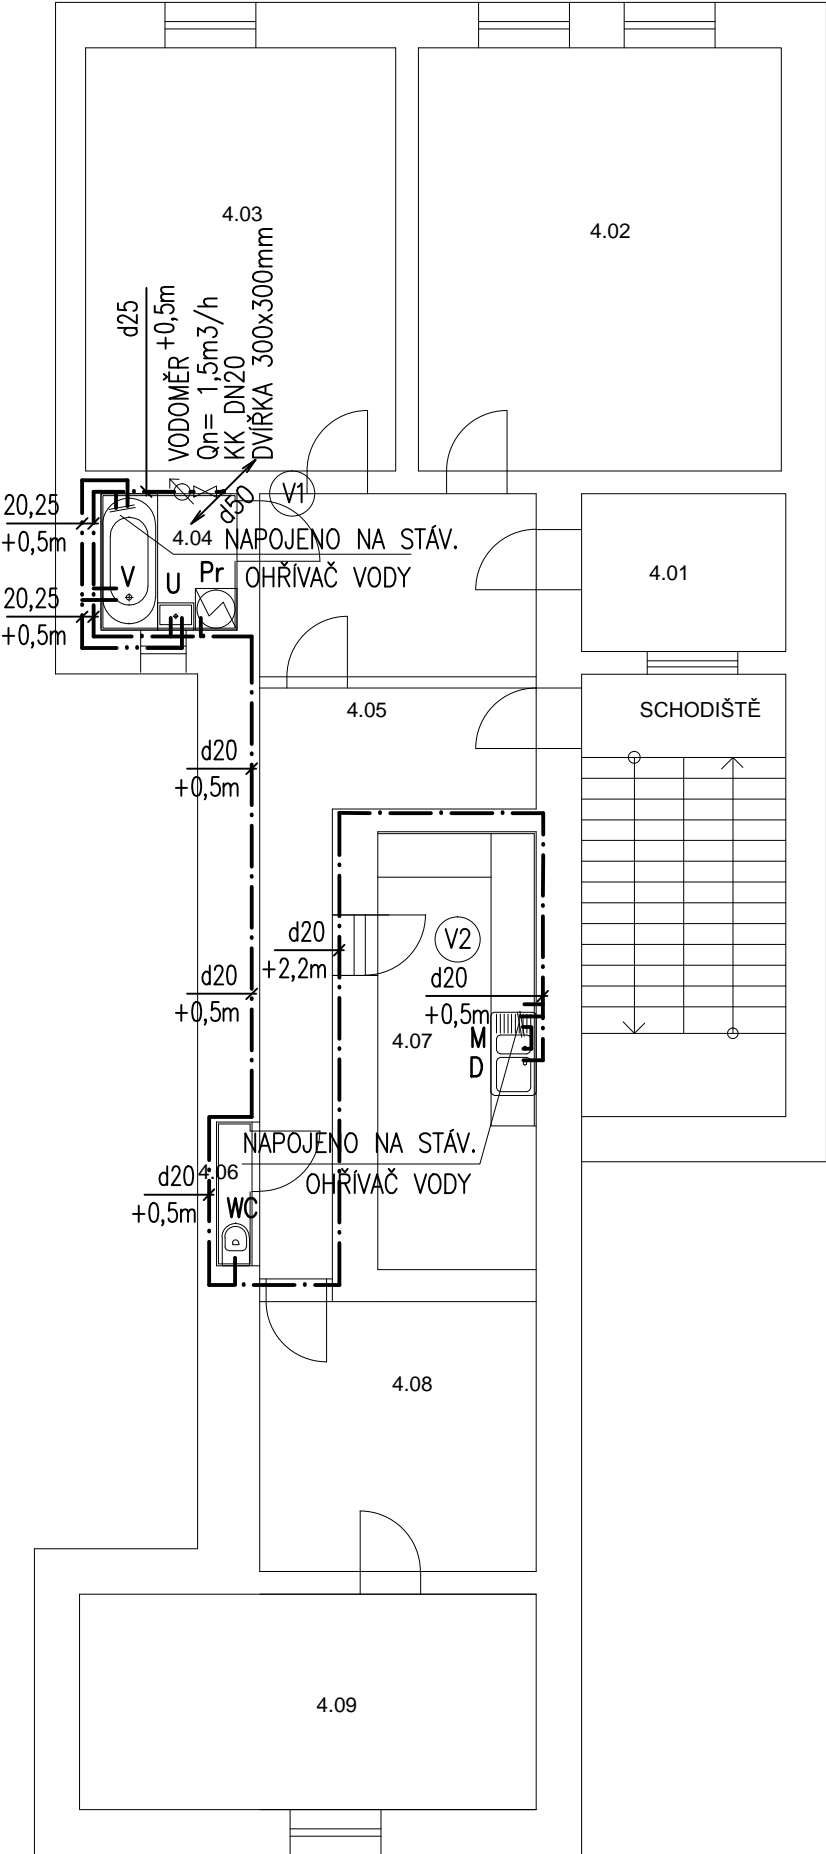

LEGENDA MÍSTNOSTÍ 4.NP

Č.M.	NÁZEV MÍSTNOSTI	POVRCH PODLAH	POVRCH STĚN
4.01	KOMORA		
4.02	POKOJ		
4.03	POKOJ		
4.04	KOUPELNA	KERAM. DLAŽBA	KERAM. OB. V. 2050
4.05	PŘEDSÍŇ,CHODBA		
4.06	WC	KERAM. DLAŽBA	KERAM. OB. V. 1500
4.07	KUCHYŇSKÝ KOUT	KERAM. DLAŽBA	KERAM. OB. V. 1370
4.08	POKOJ		
4.09	POKOJ		

V1

LEGENDA:

ROZVOD STUDENÉ VODY

ROZVOD TEPLÉ VODY

KKV

KULOVÝ UZÁVĚR S VYPOUŠTĚNÍM

KK

KULOVÝ UZÁVĚR

ZK+KK

KULOVÝ UZÁVĚR S INTEGROVANOU ZPĚTNOU Klapkou

ZK

ZPĚTNÁ Klapka


AOV

AUTOMATICKÝ OVZDUŠŇOVACÍ VENTIL

LEGENDA ZAŘIZOVACÍCH PŘEDMĚTŮ

VIZ. TECHNICKÁ ZPRÁVA

DETAIL ZAPOJENÍ VODOMĚRU:

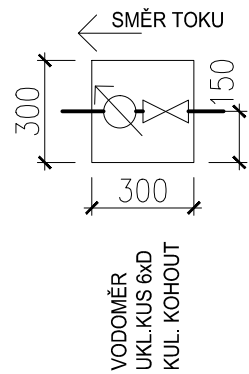

NÁZEV AKCE:	REKONSTRUKCE ZTI BD RADNICKÁ 3		PROJEKTANT :	
INVESTOR:	MĚSTSKÁ ČÁST BRNO STŘED DOMINIKÁNSKÁ 2 BRNO		ING. ZBYNĚK REMEŠ Tel:608 822 774 E-mail:projekce@ztiprojekt.cz	
STUPEŇ:	DSP		VYPRACOVAL:   ING. ZBYNĚK REMEŠ	
MÍSTO STAVBY:	RADNICKÁ 3 BRNO		KONTROLOVAL:   ING. ZBYNĚK REMEŠ	
PROFESE:	D.1.4. ZTI		DATUM: 10/2015	MĚŘÍTKO: 1:100
NÁZEV VÝKRESU:	VODOVOD PŮDORYS 4.NP		DATUM REVIZE: —	ČÍSLO REVIZE: 00
			ČÍSLO VÝKRESU: 15	PARÉ: