


1.PP

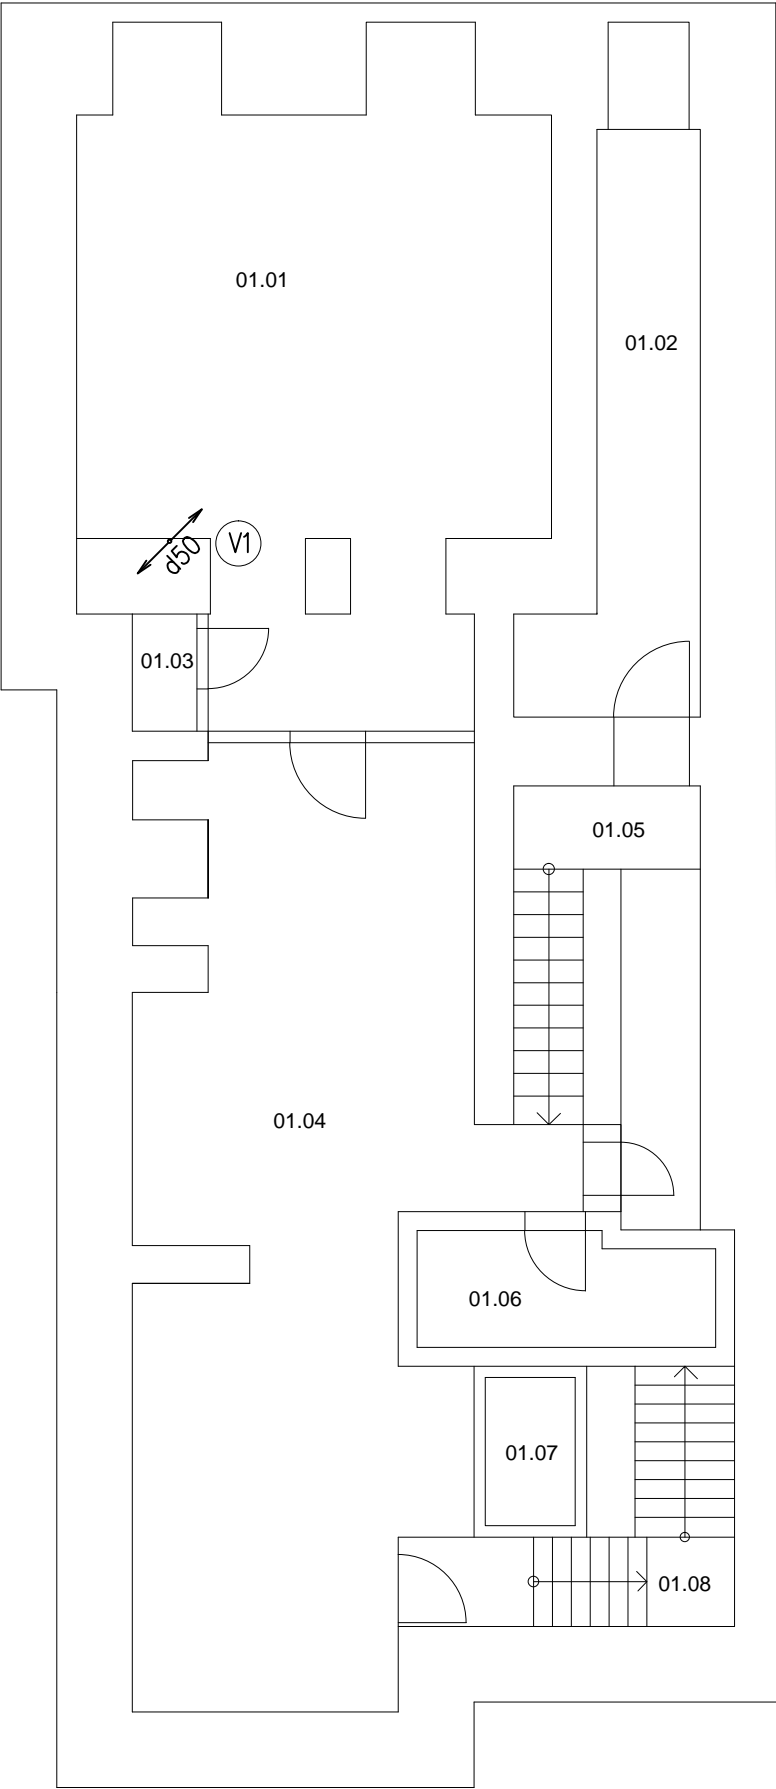

LEGENDA MÍSTNOSTÍ 1.PP

Č.M.	NÁZEV MÍSTNOSTI	POVRCH PODLAH	POVRCH SĚN
01.01	SKLAD		
01.02	TECHNICKÁ MÍSTNOST		
01.03	SKLAD		
01.04	SKLAD		
01.05	SCHODIŠTĚ		
01.06	STROJOVNA VÝTAHU		
01.07	VÝTAH		
01.08	ŠATNA		

V1

LEGENDA:

ROZVOD STUDENÉ VODY

ROZVOD TEPLÉ VODY

KKV

KULOVÝ UZÁVĚR S VYPOUŠTĚNÍM

KK

KULOVÝ UZÁVĚR

ZK+KK

KULOVÝ UZÁVĚR S INTEGROVANOU ZPĚTNOU KLAPKOU

ZK

ZPĚTNÁ KLAPKA


AOV

AUTOMATICKÝ OVZDUŠŇOVACÍ VENTIL

LEGENDA ZAŘIZOVACÍCH PŘEDMĚTŮ

VIZ. TECHNICKÁ ZPRÁVA

DETAIL ZAPOJENÍ VODOMĚRU:

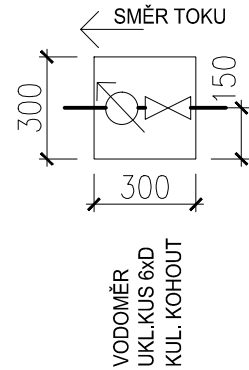

NÁZEV AKCE:	REKONSTRUKCE ZTI BD RADNICKÁ 3		PROJEKTANT :	
INVESTOR:	MĚSTSKÁ ČÁST BRNO STŘED DOMINIKÁNSKÁ 2 BRNO		ING. ZBYNĚK REMEŠ Tel: 608 822 774 E-mail: projekce@ztiprojekt.cz	
STUPEŇ:	DSP		VYPRACOVAL: ING. ZBYNĚK REMEŠ	
MÍSTO STAVBY:	RADNICKÁ 3 BRNO		KONTOLOVAL: ING. ZBYNĚK REMEŠ	
PROFESE:	D.1.4. ZTI		DATUM: 10/2015	MĚŘÍTKO: 1:100
NÁZEV VÝKRESU:	VODOVOD PŮDORYS 1.PP		DATUM REVIZE: —	ČÍSLO REVIZE: 00
			ČÍSLO VÝKRESU: 11	PARÉ: