




ŘEZ STOUPACÍM POTRUBÍM

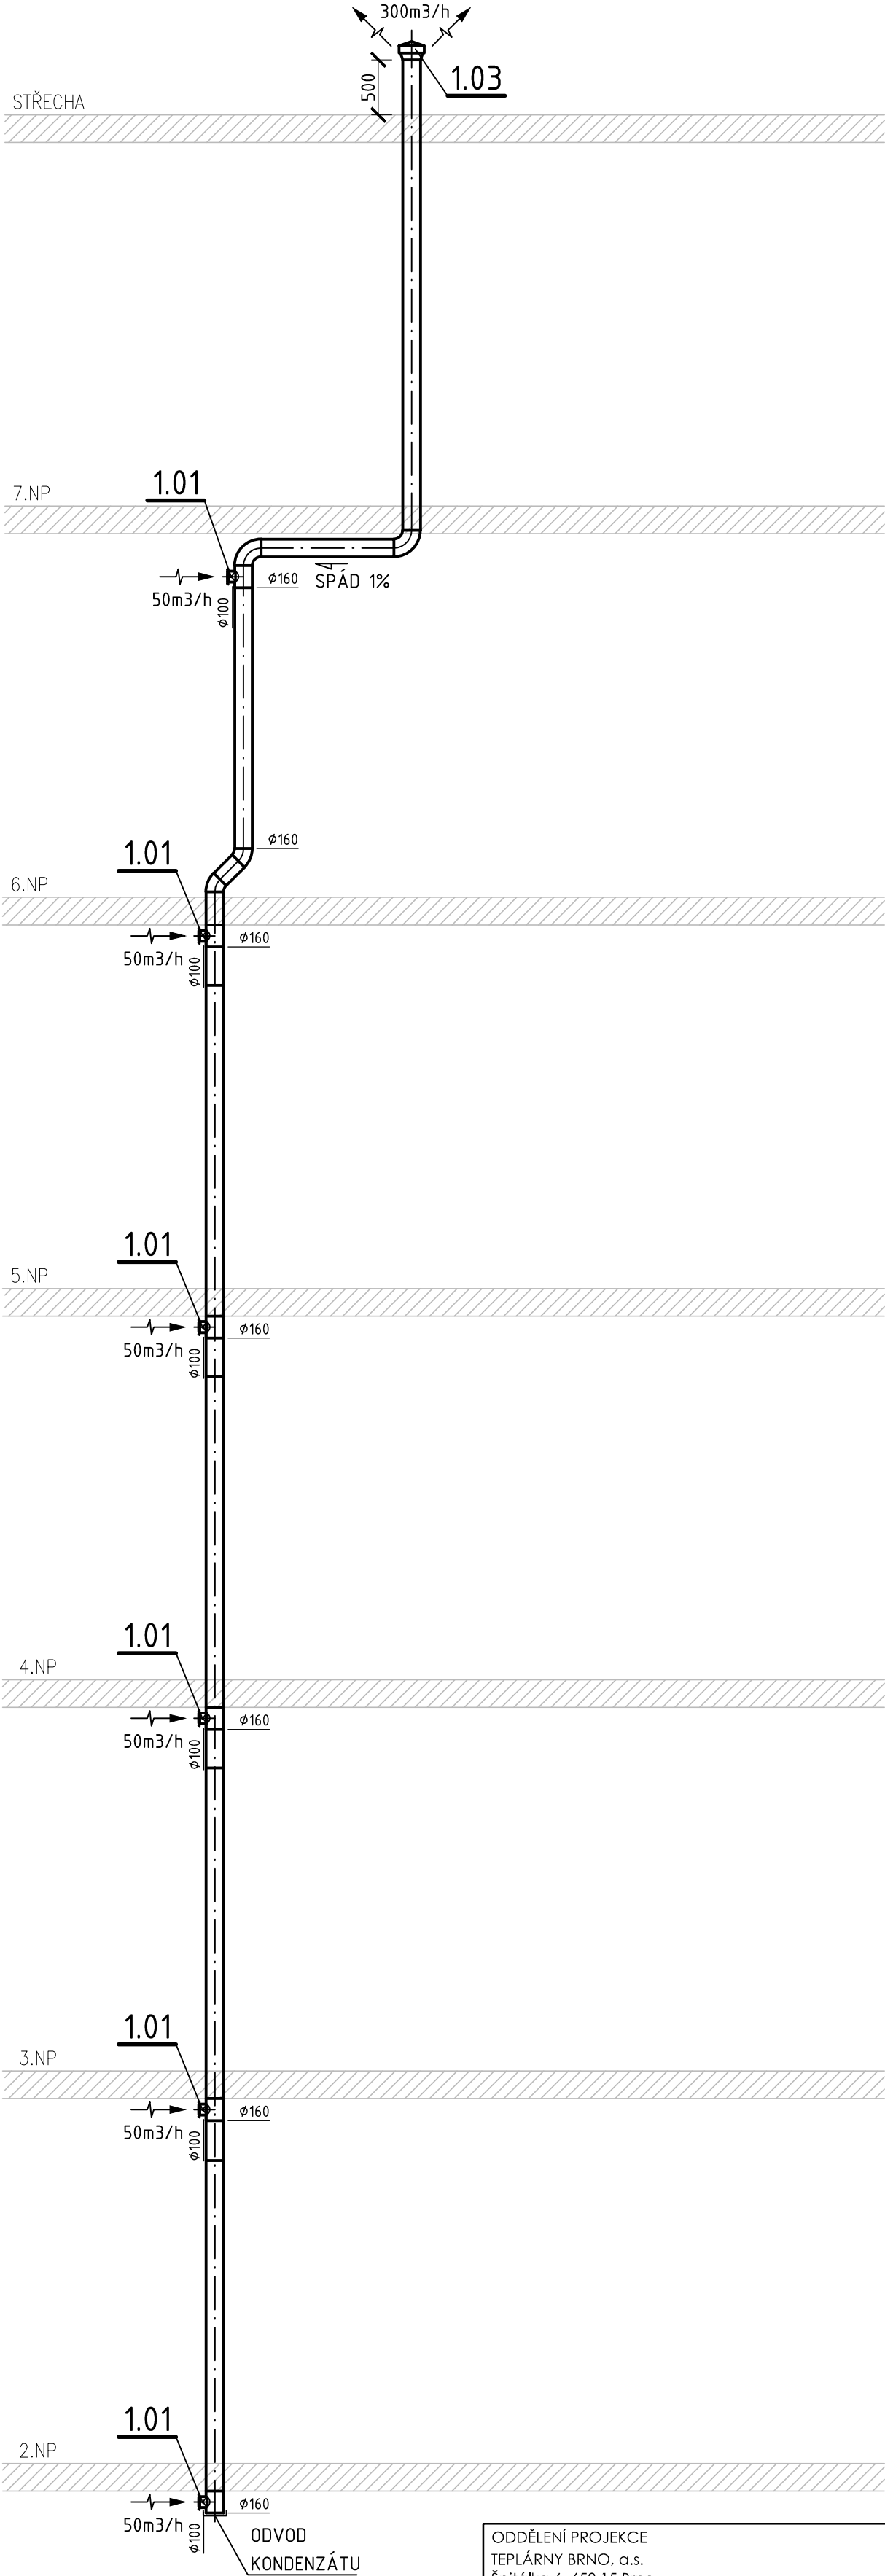

LEGENDA VZT ZNAČENÍ:

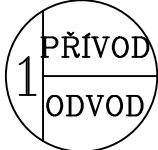

 CELKOVÉ MNOŽSTVÍ NUCENNĚ PŘIVÁDĚNÉHO A ODVÁDĚNÉHO VZDUCHU ZAŘÍZENÍM



ODVOD VZDUCHU




 
 

STĚNOVÝ VENTILÁTOR SE ZPĚTNOU KLAPKOU



DVEŘE BEZ PRAHU MEZERA min. 10mm

ODDĚLENÍ PROJEKCE
TEPLÁRNÝ BRNO, a.s.
Špitálka 6, 658 15 Brno
tel: 545 162 193

D:\Soustavy\2016\125-2016_ZTI_Teplárny Brno\Stavové řezy\Řez - kreslení v m\řez - StandardLogo Teplárny.jpg

ZODPOVĚDNÝ PROJEKTANT	NAVRHL	VYPRACOVAL	KONTROLOVAL	INVESTOR ÚMČ BRNO-STŘED DOMINIKÁNSKÁ 2, 602 00 Brno	
ING. LENKA NOVÁKOVÁ	ING. RADEK SKALNÍK	ING. RADEK SKALNÍK	ING. JIŘÍ HAMERNÍK		
				STUPEŇ DOKUMENTACE DSP MÍSTO STAVBY BRNO - STŘED FORMÁT 2x A4 DATUM 2/2016 MĚŘÍTKO 1:50 ČÍSLO ZAKÁZKY 14-042	
STAVBA					Č. VÝKRESU D.1.4.2.8
OPRAVA ZTI V BYTOVÝCH DOMECH ÚMČ BRNO-STŘED					
ÚVOZ 88, BRNO					
VZDUCHOTECHNIKA					
STAVEBNÍ OBJEKT					
NÁZEV VÝKRESU					
ŘEZ STOUPACÍM POTRUBÍM					