



LEGENDA POTRUBÍ

- VODA STUĐENÁ
- VODA TEPLÁ
- PŘIPOJOVACÍ POTRUBÍ KANALIZACE

MATERIÁL ROZVODŮ STUĐENÉ VODY: PPR - PN16
MATERIÁL ROZVODŮ TV: PPR - PN20
MATERIÁL PŘIPOJOVACÍ POTRUBÍ KANALIZACE: SYSTÉM HT-PP


POZNÁMKY

- ODSTRANIT VŠECHNY ZAŘÍZOVACÍ PŘEDMĚTY V BYTĚ.
- ODSTRANIT PŘIPOJOVACÍ POTRUBÍ KANALIZACE A VODY V TRASE NOVĚ NAVRŽENÉHO POTRUBÍ.
- PRO BYT OSADIT KKV DN20 A VODOMĚR DN15 Q=1,5 m³/h S ROZTEČNÍ 110 MM S MOŽNOSTÍ DÁLKOVÉHO ODEČTU. VODOMĚR S UZÁVĚREM UMÍSTIT DO NIKY V KOUPELNĚ, REVIZNÍ DVÍŘKA 300x300 MM.
- POTRUBÍ SPÁDOVAT K VÝTOKŮM U ZAŘÍZOVACÍCH PŘEDMĚTŮ.
- STOUPAČKU A VEŠKERÉ POTRUBÍ V BYTĚ OPATŘIT NÁVLEKOVOU TEPELNOU IZOLACÍ TL. 9 MM
- VÝŠKY A POLOHY PŘIPOJENÍ ZAŘÍZOVACÍCH PŘEDMĚTŮ BUDOU DOPŘESNĚNY NA ZÁKLADĚ VYBRANÉHO TYPU ZAŘÍZOVACÍHO PŘEDMĚTU INVESTOREM.

PK+TV PLYNOVÝ KONDENZAČNÍ KOTEL 5,9 -17,3 kW
s integrovaným zásobníkem TV o objemu 46 l
koncentrické odkouření Ø80/125 nad střechu

DOPORUČENÉ VÝŠKY PŘIPOJENÍ

MĚŘENO OD ČISTÉ PODLAHY

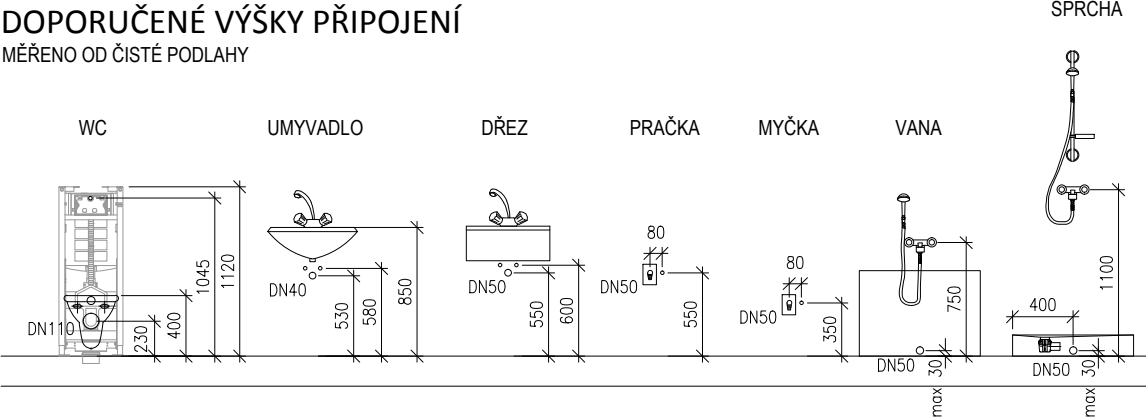

LEGENDA MÍSTNOSTÍ

MÍSTNOST	NÁZEV	PLOCHA (m ²)	PODLAHA		ÚPRAVA STĚN	STROP	sv.výška
01.101	VSTUP+CHODBA	18,4	KER.DLAŽBA	P2	OMÍTKA	OMÍTKA	3660až3740
01.102	KOUPELNA	4,9	KER.DLAŽBA	P3	K. OBKLAD 2100mm	OMÍTKA	3690
01.103	KOMORA	1,9	KER.DLAŽBA	P2	OMÍTKA	OMÍTKA	3680
01.105	WC	1,9	KER.DLAŽBA	P3	K. OBKLAD 2100mm	OMÍTKA	3740
01.106	CHODBA	2,2	KER.DLAŽBA	P2	OMÍTKA	OMÍTKA	3740
01.107	KOUPELNA	3,8	KER.DLAŽBA	P3	K. OBKLAD 2100mm	OMÍTKA	3700
01.108	POKOJ I.	25,9	PARKETY	P1	OMÍTKA	OMÍTKA	3570
01.109	POKOJ II.	23,2	PARKETY	P1	OMÍTKA	OMÍTKA	3610
01.110	POKOJ III.	29,2	PARKETY	P1	OMÍTKA	OMÍTKA	3600
01.111	KUCHYŇ	14,8	KER.DLAŽBA	P2	OMÍTKA	OMÍTKA	3760
01.112	POKOJ IV.	20,4	PARKETY	P1	OMÍTKA	OMÍTKA	3630

Stavební úpravy bytu Brno - Střed Orlí 5, byt č.7

Brno - Střed, Orlí 5, byt č. 7
pasport stavby
profese ZTI, UT, VZT

stavební objekt SO 01

PŮDORYS ZTI

navržený stav
měřítko 1:50

výkres č.: 02
datum 30.11.2015

autorizační razítko, podpis

VIKTORIN architecture studio

VeVelkém.cz s.r.o. IČ:28357647
Ing. arch. Jan Viktorin tel: 724 032 386
Zábrdovická 15/16a 614 00 Brno
info@janviktorin.cz www.janviktorin.cz