


VÝKRES: LIDICKÁ 10 - oprava bytové jednotky č.17

PŮDORYS- Schéma elektroinstalace

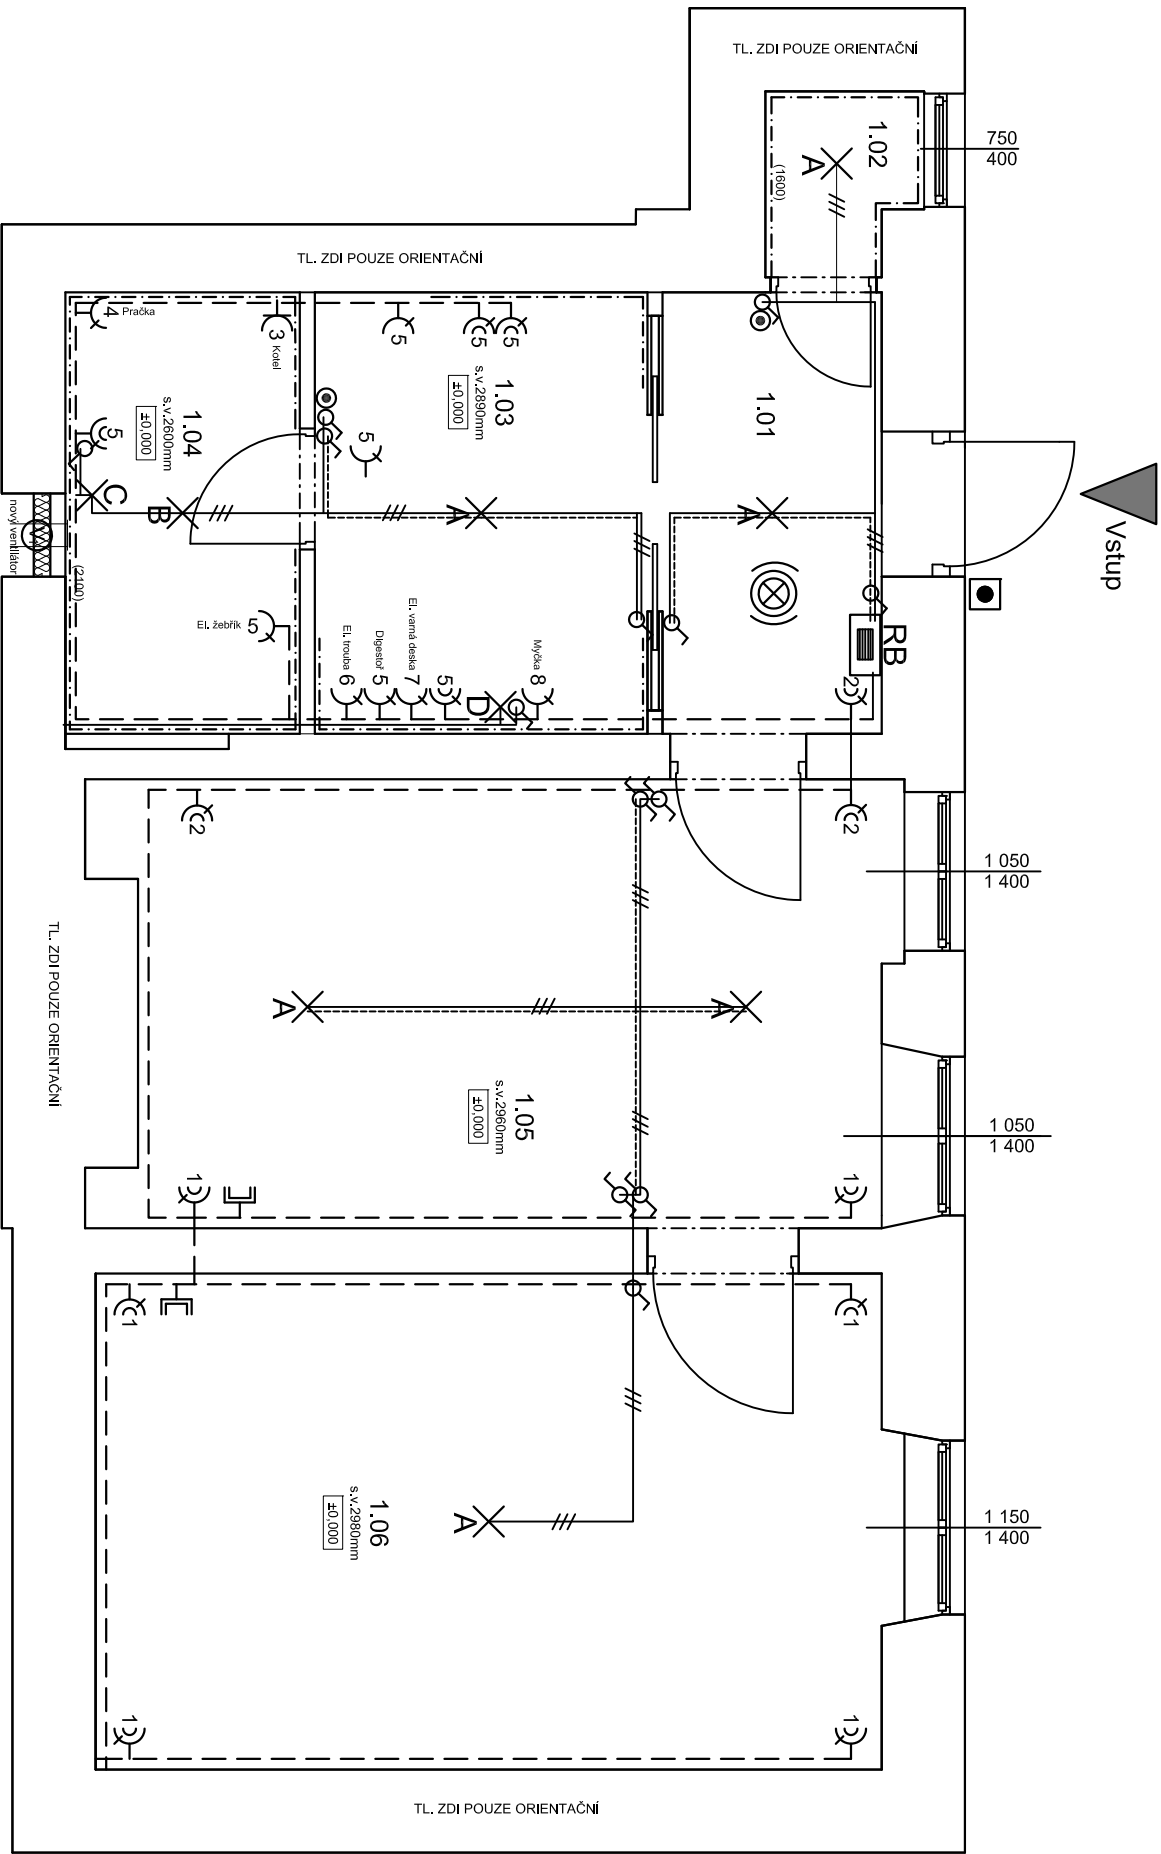

POZNÁMKY:

- ZASUVKY V JEDNOTLIVÝCH MÍSTNOSTECH +200mm.
- ZASUVKY, SPÍNAČE V KUCHYNSKÉM KOUTĚ +1300mm
- ZASUVKY PRO DIGESTOŘ +1600mm.
- ZASUVKY V KOUPELNÁCH +1200mm - 1300mm.
- VYPÍNAČE +1200mm - 1300mm
- SVÍTLIDLA V KOUPELNÁCH SPODNIÍM OKRAJEM +1750mm
- PŘESNÉ ROZMÍSTĚNÍ VÝVODU KUCH. LINKY BUDE ODSOUHLAŠENO ZÁSTUPCEM INVESTORA
- PŘESNÉ ROZMÍSTĚNÍ ZASUVEK A SVĚTEL BUDE ODSOUHLAŠENO ZÁSTUPCEM INVESTORA
- PŘÍSTROJE VE STĚNĚ VÝŠCE SDRUŽOVAT DO VÍCENAŠOBNÝCH RÁMEČKŮ.
- SLABOPROUDÉ INSTALACE (DOMÁCÍ TELEFON, INTERNET, ANTÉNA ATD.) - BUDOU PROVEDENY NOVÉ ROZVODY
- VODIČE BUDOU SPOJOVÁNY PŘÍMO V KRABÍČKÍCH ZA ZASUVKAMI A VYPÍNAČI !!!
- NUCENÉ VĚTRÁNÍ V KOUPELNĚ BUDE ŘEŠENO VENTILÁTOREM
- NUCENÉ VĚTRÁNÍ NA WC BUDE ŘEŠENO VENTILÁTOREM

Legenda místností

Č.M.	NÁZEV MÍSTNOSTI	PLŮCHA (m ²)	DŘUH PODLAHY	POVRCH STĚN	POVRCH STROP	POZN.
1.01	CHODBA	10,04	PVC	ŠTUK. OMÍTKA	SDK	DŘEVĚNÁ LÍŠTA
1.02	WC	1,16	KERAM. DLAŽBA	ŠTUK. OMÍTKA	SDK	OBKLAD v.1600mm
1.03	KOMORA	1,39	KERAM. DLAŽBA	ŠTUK. OMÍTKA	SDK	KER.SOKL v.100mm
1.04	KOUPELNA	3,84	KERAM. DLAŽBA	ŠTUK. OMÍTKA	SDK	OBKLAD v.2100mm
1.05	OBÝVACÍ POKOJ	20,80	PVC	ŠTUK. OMÍTKA	SDK	DŘEVĚNÁ LÍŠTA
1.06	LOŽNICE	12,23	PVC	ŠTUK. OMÍTKA	SDK	DŘEVĚNÁ LÍŠTA
CELKEM		49,46				

LEGENDA:

- RB

ROZVADĚČ BYTU

SVĚTELNÝ OBVOD CYKY ...1,5mm

SVĚTELNÝ OBVOD CYKY O...1,5mm

ZASUVKOVÝ OBVOD 230V CYKY 30x2,5mm

SPÍNAČ 10A 250V / RÁZENÍ 1 IP20, ZAPUŠTĚNÝ, BILÝ

SPÍNAČ 10A 250V / RÁZENÍ 6 IP20, ZAPUŠTĚNÝ, BILÝ

SPÍNAČ 10A 250V / RÁZENÍ 7 IP20, ZAPUŠTĚNÝ, BILÝ

SPÍNAČ SE SIG. DOUŠŇAVKOU 10A 250V IP20, ZAPUŠTĚNÝ, BILÝ + DOBĚHOVÉ RELE

ZASUVKA DOMOVNÍ 250V 16A IP20, ZAPUŠTĚNÁ, BILÁ

ZASUVKA DOMOVNÍ DVOJNÁSOBNÁ 250V 16A IP20, ZAPUŠTĚNÁ, BILÁ

ANTÉNNÍ ZASUVKA (ROZVOD BUDE VEDEN V EL. CHRANIČCE)

VENTILÁTOR 230V S DOBĚHEM (KOUPELNA)

NOVÉ ZVONKOVÉ TLAČÍTKO

NOVÝ DOMÁCÍ TELEFON

AUTONOMNÍ HLÁSIČ KOUŘE

STROPNÍ VESTAVNÉ LED SVÍTLIDLO IP20

STROPNÍ VESTAVNÉ LED SVÍTLIDLO IP44

SVÍTLIDLO S LED ŽÁROVKOU NAD UMÝVADLO IP44

LED PÁSEK V HLINÍKOVÉ LÍŠTĚ (DĚLKA 2,5m)
- KABEL Y BUDOU ULOŽENY POD OMÍTKOU NEBO VEDENY V SDK PODHLEDU.
- | | | | | | |
|---|--|--|----------------------------------|----------------|--------------------|
| | | Zdob. projektant:
Ing. Zdeněk Kovář | | Ověř. razítko: | |
| Investor: Statutární město Brno, městská část Brno-střed, Dominikánská 2, 601 69 Brno | | Projektant:
Ing. Zuzana Greplová | | | |
| Město: Brno | Stupeň: DSP | Datum: Září 2016 | Popis: | | |
| Měřítko: 1 : 50 | Arce: LIDICKÁ 10 - oprava bytové jednotky č. 17 | | | | Č. výkresu: D1.4.3 |
| Číslo zakázky: Název: | Lidická 1860/10, Brno-střed, par.č. 3646, k.ú. Černá Pole (610771) | | | Přít: | |
| | | | PŮDORYS- Schéma elektroinstalace | | |