


VÝKRES: LIDICKÁ 8 - oprava bytové jednotky č.11
PŮDORYS- Schéma elektroinstalace

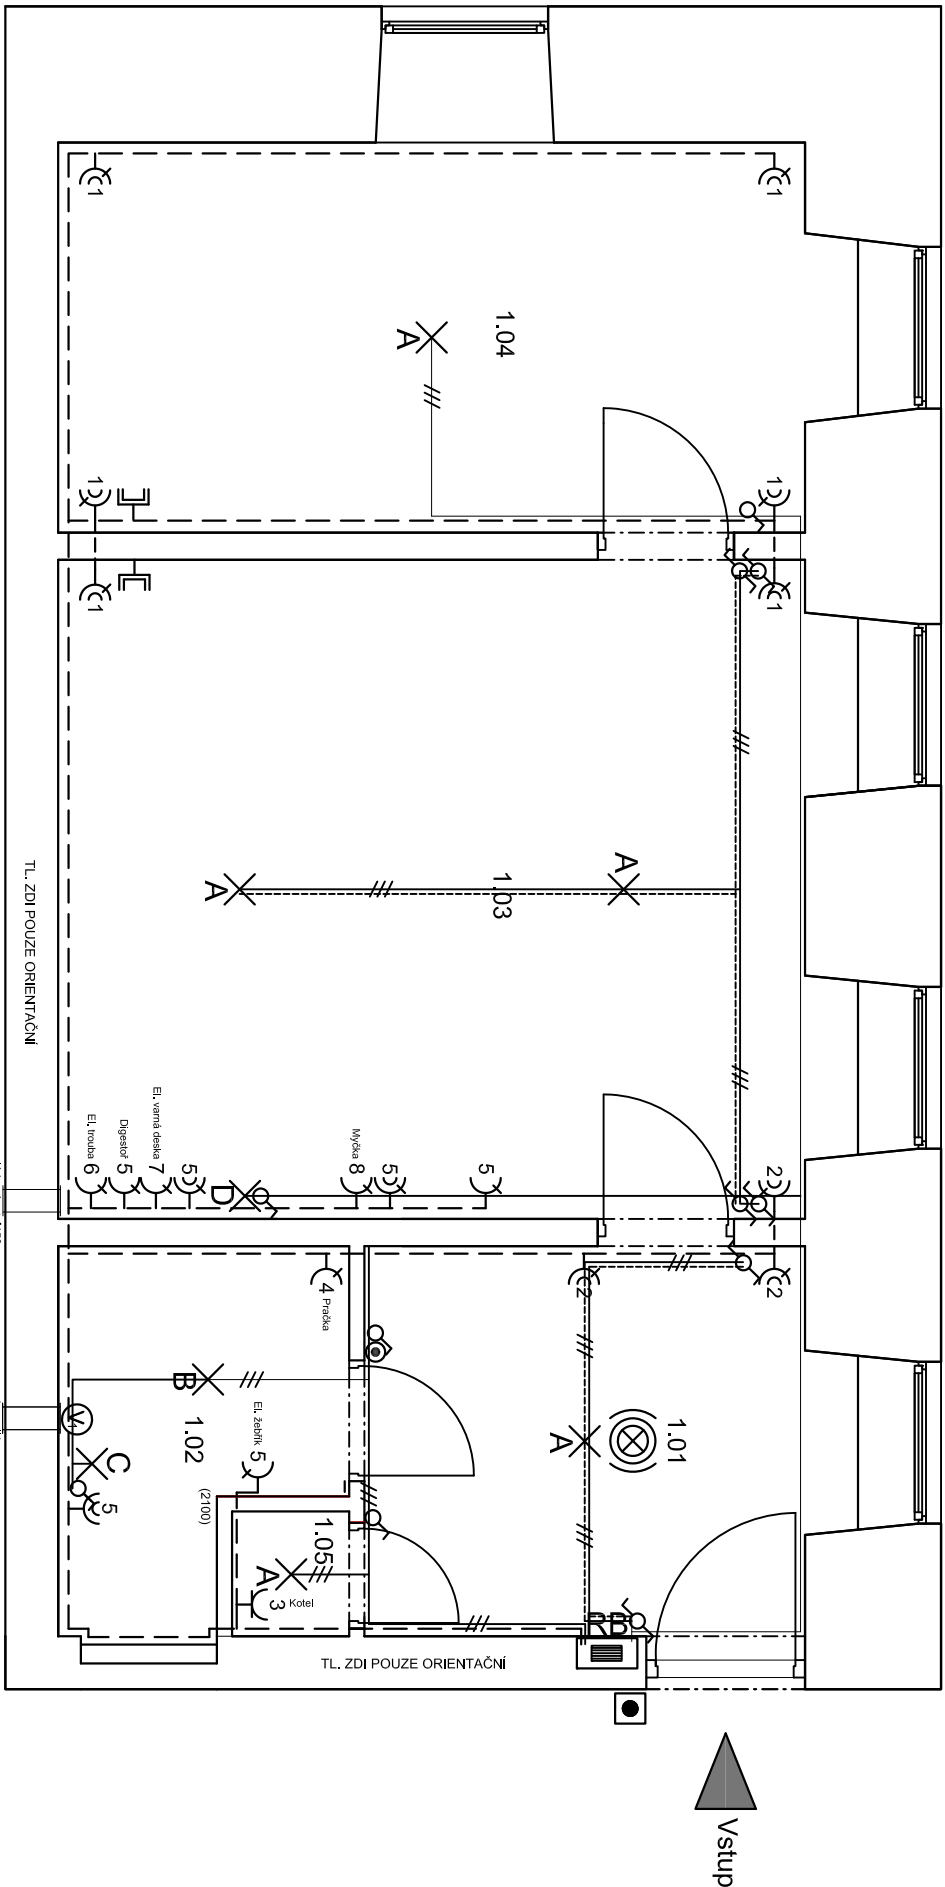

POZNÁMKY:

- ZÁSUVKY V JEDNOTLIVÝCH MÍSTNOSTECH +200mm,
- ZÁSUVKY, SPÍNACÉ V KUCHYNSKÉM KOUTĚ +1300mm
- ZÁSUVKA PRO DIGESTOŘ +1600mm,
- ZÁSUVKY V KOUPELNÁCH +1200mm - 1300mm,
- VYPÍNAČE +1200mm - 1300mm
- SVÍTLIDLA V KOUPELNÁCH SPODNÍM OKRAJEM +1750mm
- PŘESNÉ ROZMÍSTĚNÍ VÝVODU KUCH. LINKY BUDE ODSOUHLAŠENO ZÁSTUPCEM INVESTORA
- PŘESNÉ ROZMÍSTĚNÍ ZÁSUVEK A SVĚTEL BUDE ODSOUHLAŠENO ZÁSTUPCEM INVESTORA
- PŘÍSTROJE VE STĚNĚ VÝŠCE SDRUŽOVAT DO VÍCEENASOBNÝCH RÁMEČKŮ.
- SLABOPROUDE INSTALACE (DOMACÍ TELEFON, INTERNET, ANTÉNA ATD.) - BUDOU PROVEDENY NOVÉ ROZVODY
- VODIČE BUDOU SPOJOVÁNY PŘÍMO V KRABICÍCH ZA ZÁSUVKAMI A VYPÍNAČI !!!
- NUCENÉ VĚTRÁNÍ V KOUPELNĚ BUDE ŘEŠENO VENTILÁTOREM
- NUCENÉ VĚTRÁNÍ NA WC BUDE ŘEŠENO VENTILÁTOREM

LEGENDA SVÍTELIDEL:

- A X STROPNÍ VESTAVNÉ LED SVÍTLIDLO IP20
- B X STROPNÍ VESTAVNÉ LED SVÍTLIDLO IP44
- C X SVÍTLIDLO S LED ŽÁROVKOU NAD UMÝVADLO IP44
- D X LED PÁSEK V HLINIKOVÉ LIŠTĚ (DĚLKA 2,5m)

Legenda místností

Č.M.	NÁZEV MÍSTNOSTI	PLŮCHA (m ²)	DŘUH PODLAHY	POVRCH STĚN	POVRCH STROP	POZN.
1.01	CHODBA+PŘEDSÍN	7,94	PVC	ŠTUK. OMÍTKA	SDK	DŘEVĚNÁ LIŠTA
1.02	KOUPELNA	4,20	KERAM. DLAŽBA	ŠTUK. OMÍTKA	SDK	OBKLAD v.2100mm
1.03	OBYVACÍ POKOJ	22,37	PVC	ŠTUK. OMÍTKA	SDK	DŘEVĚNÁ LIŠTA
1.04	LOŽNICE	13,17	PVC	ŠTUK. OMÍTKA	SDK	DŘEVĚNÁ LIŠTA
1.05	KOMORA	0,64	PVC	ŠTUK. OMÍTKA	SDK	DŘEVĚNÁ LIŠTA
CELKEM		48,32				

LEGENDA:

- ROZVADĚČ BYTU
- SVĚTELNÝ OBVOD CYKY ...1,5mm
- SVĚTELNÝ OBVOD CYKY O...1,5mm
- ZÁSUVKOVÝ OBVOD 230V CYKY 3Cx2,5mm

- SPÍNAČ 10A 250V ŘAZENÍ 1 IP20. ZAPUŠTĚNÝ, BILÝ
- SPÍNAČ 10A 250V ŘAZENÍ 6 IP20. ZAPUŠTĚNÝ, BILÝ
- SPÍNAČ 10A 250V ŘAZENÍ 7 IP20. ZAPUŠTĚNÝ, BILÝ
- SPÍNAČ SE SIG. DŮUTNÁVKOU 10A 250V IP20. ZAPUŠTĚNÝ, BILÝ
- SPÍNAČ SE SIG. DŮUTNÁVKOU 10A 250V IP20. ZAPUŠTĚNÝ, BILÝ
- SPÍNAČ 10A 250V ŘAZENÍ 6 IP20. ZAPUŠTĚNÝ, BILÝ
- SPÍNAČ 10A 250V ŘAZENÍ 7 IP20. ZAPUŠTĚNÝ, BILÝ
- ZÁSUVKA DOMOVNÍ 250V 16A IP20. ZAPUŠTĚNÁ, BILÁ
- ZÁSUVKA DOMOVNÍ DVOJNÁSOBNÁ 250V 16A IP20. ZAPUŠTĚNÁ, BILÁ
- ANTÉNNÍ ZÁSUVKA (ROZVOD BUDE VEDEN V EL. CHRÁNIČCE)
- VENTILÁTOR 230V S DOBĚHEM (KOUPELNA)

- NOVÉ ZVONKOVÉ TLAČÍTKO
- NOVÝ DOMACÍ TELEFON
- AUTONOMNÍ HLASIČ KOUŘE

KABELY BUDOU ULOŽENY POD OMÍTKOU NEBO VEDENY V SDK PODHLEDU.

		Ing. Zdeněk Kovář		Ověřil:	
Ing. Zuzana Greplová		Projekant:		Podpis:	
Investor: Statutární město Brno, městská část Brno-střed, Dominikánská 2, 601 69 Brno					
Město: Brno	Stupeň: DSP	Datum: Zář 2016			
Měřítko: 1 : 50	Arch: Lidická 8 - oprava bytové jednotky č.11	Č. výkresu: D1.4.3		Práček:	
Celo zakázky: Název: PŮDORYS- Schéma elektroinstalace					