


RE

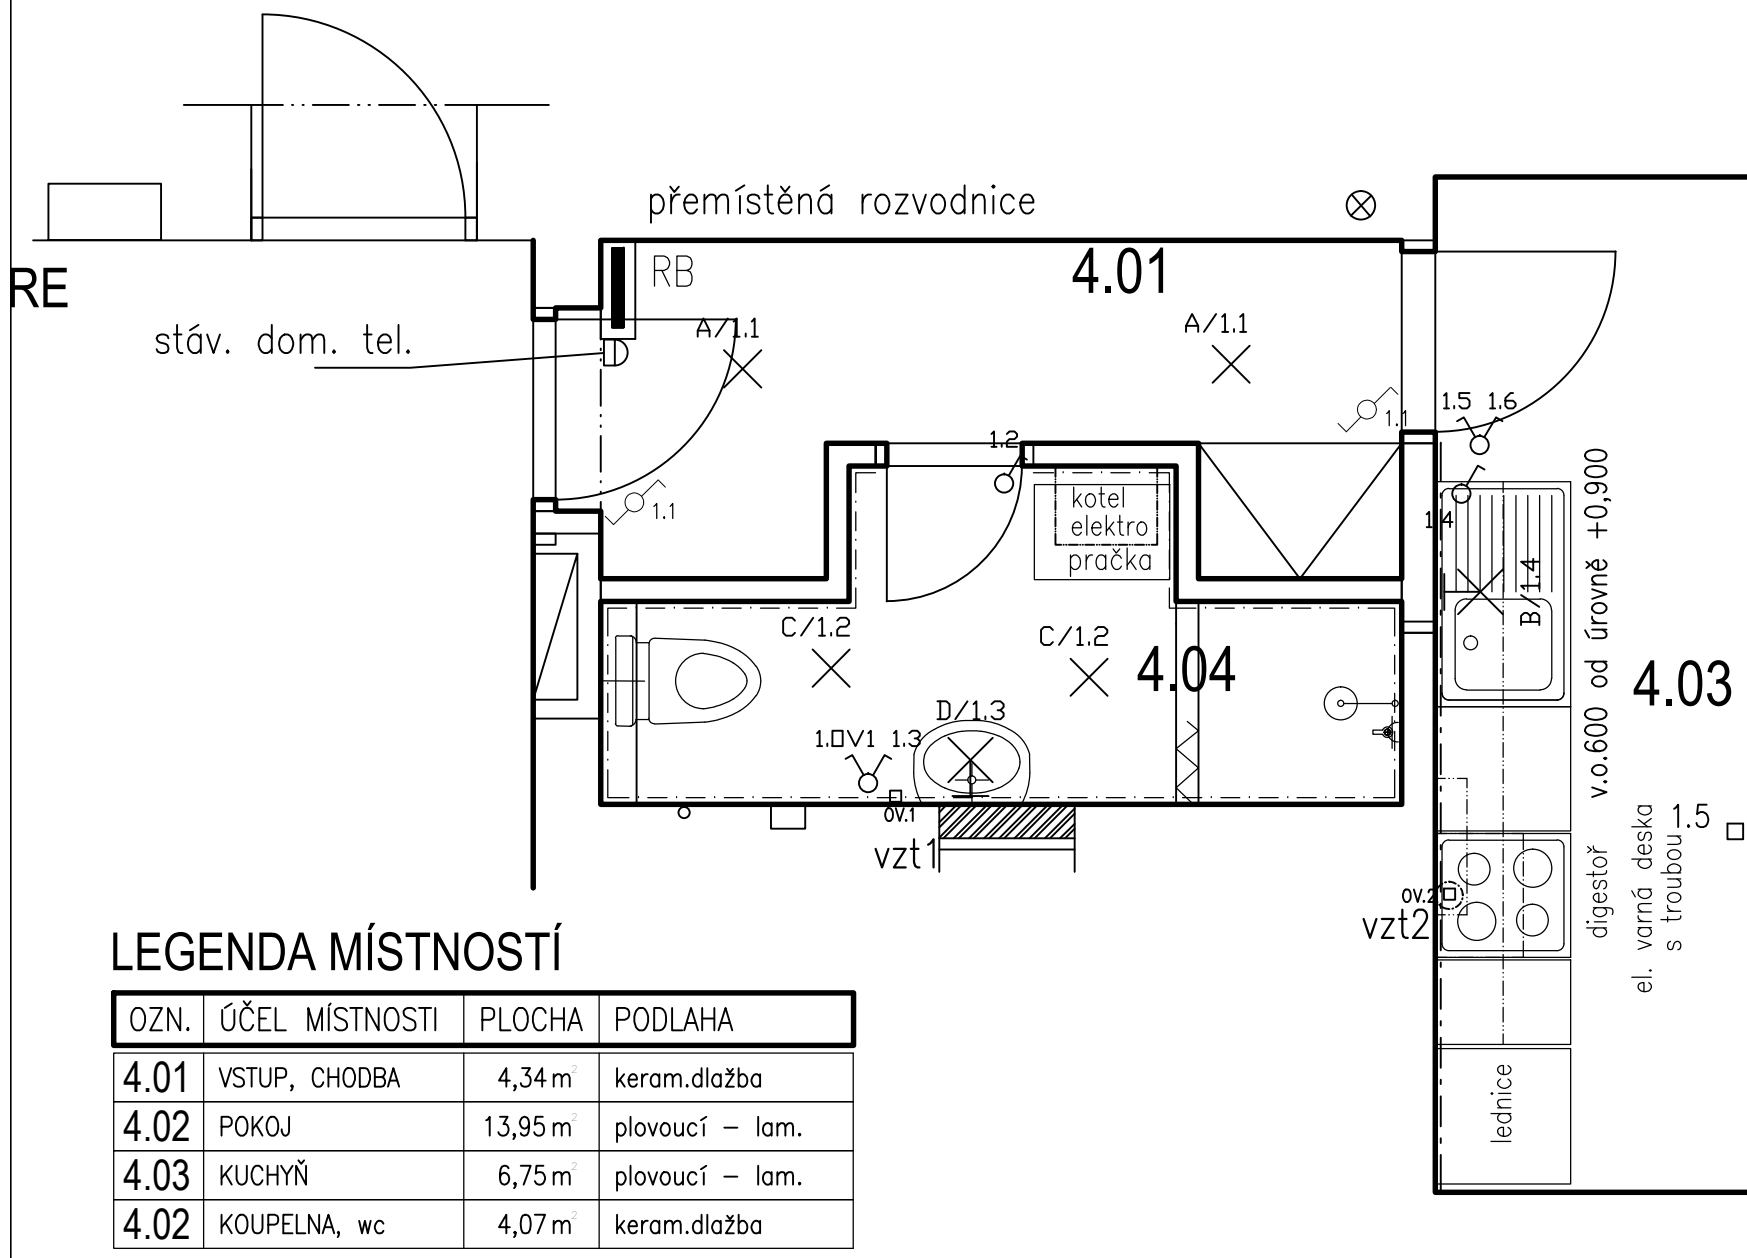

## LEGENDA MÍSTNOSTÍ

OZN.	ÚČEL MÍSTNOSTI	PLOCHA	PODLAHA
4.01	VSTUP, CHODBA	4,34 m <sup>2</sup>	keram.dlažba
4.02	POKOJ	13,95 m <sup>2</sup>	plovoucí – lam.
4.03	KUCHYŇ	6,75 m <sup>2</sup>	plovoucí – lam.
4.02	KOUPELNA, wc	4,07 m <sup>2</sup>	keram.dlažba

## POZNÁMKA

V místnostech s umyvadly a koupelnách platí ČSN 33 2000–7–701  
(v prostoru sprchy je zóna 1, v navazujícím prostoru do vzdálenosti 0,6 m  
od kraje sprchy a do výše 2,5 m je zóna 2, v ostatním prostoru je zóna 3)  
V obytných prostorách se jedná o intenzity osvětlení doporučené dle ČSN,  
a skutečnost je závislá na přání zákazníka a řešení architekta  
vedení pro osvětlení bude provedeno kabely CYKY–J 3x1,5 mm<sup>2</sup>, pod omítkou,  
vedení pro zásuvky bude provedeno kabely CYKY–J 3x2,5 mm<sup>2</sup>, pod omítkou,  
svítidla v koupelnách a WC přisazená v provedení min. IP44, umístěna na stropě , nebo na stěně  
zásuvky uloženy pod omítkou ve výšce 0,3m, vypínače a zásuvky vedle dveří a koupelně a WC 1,2 m  
ostatní svítidla přisazená v provedení IP20, umístěna na stropě , nebo na stěně

## PODROBNOSTI

- OV1 – nucené větrání – koupelna, WC – radiální ventilátor, samostatný vypínač u zrcadla  
nástěnný – s časovým spínačem  
doporučený výkon min 150m<sup>3</sup>/hod
- OV2 – odsávání digestoře, vývod pro připojení digestoře  
výkon 300m<sup>3</sup>/hod, horní odtah
- út1 – koupel. žebřík s el. vložkou viz PD Vytápění

## LEGENDA

- ROZVADĚČ
- VYPÍNAČ
- VYPÍNAČ SÉRIOVÝ
- VYPÍNAČ STŘÍDAVÝ
- VYPÍNAČ KŘÍŽOVÝ
- SPORÁKOVÁ KOMBINACE
- SVĚTELNÝ VÝVOD–objímka
- SVÍTIDLO ZÁŘIVKOVÉ
- LED SVÍTIDLO STROP. IP20
- LED SVÍTIDLO NÁSTĚN. IP20
- LED SVÍTIDLO STROP. IP44
- LED SVÍTIDLO NÁSTĚN. IP44

NAPĚŤOVÁ SOUSTAVA : 3+NPE,50HZ,400/230V,TN–C–S  
OCHRANA PŘED NDN DLE ČSN 33 2000 – 4 – 41ed.2:  
AUTOMATICKÝM ODPOJENÍM OD ZDROJE  
OCHRANA ZVÝŠENÁ : DOPLŇUJÍCÍM POSPOJOVÁNÍM  
OCHRANA DOPLŇKOVÁ : PROUDOVÝMI CHRÁNIČI

PROJEKTANT	Zelinka Jiří		Jiří Zelinka – ENERGY 5. května 1526 Rožnov pod Radhoštěm
VYPRACOVAL	Zelinka Jiří		
KRESLIL	Zelinka Jiří		
INVESTOR: Statutární město Brno, městská část Brno-střed, Dominikánská 2, 601 69 Brno			FORMÁT 2A4
NÁZEV : STAVEBNÍ ÚPRAVY BYTU Rumiště 11, BYT č. 7 ELEKTROINSTALACE			DATUM 08/2016
			ÚČEL DPS
			ZAK.Č. 2016/13
Půdorys – světelné rozvody			MĚŘÍTKO 1:50
			Č.VÝKR. EL–01