

 


 
 


 


 
 
 
 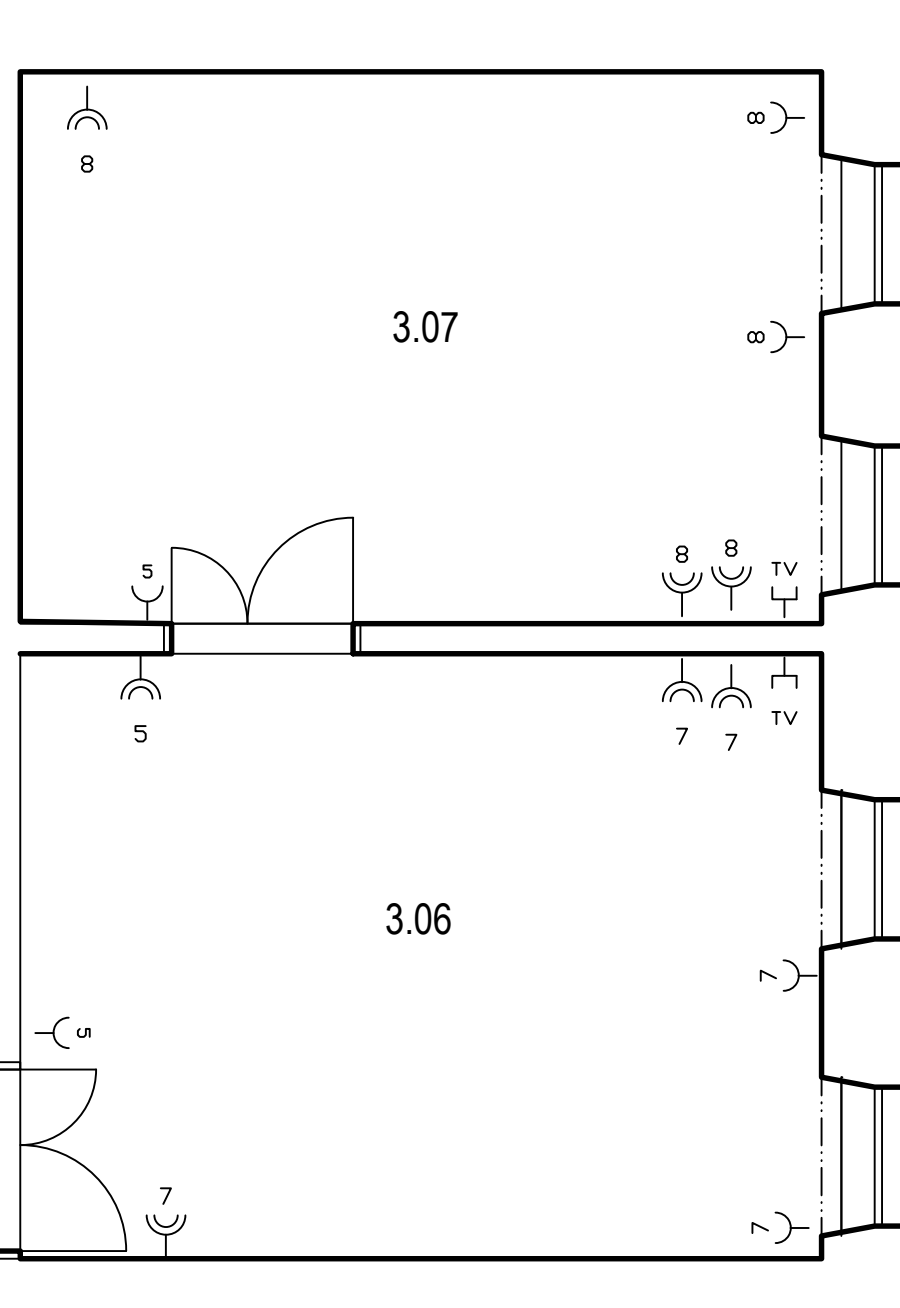


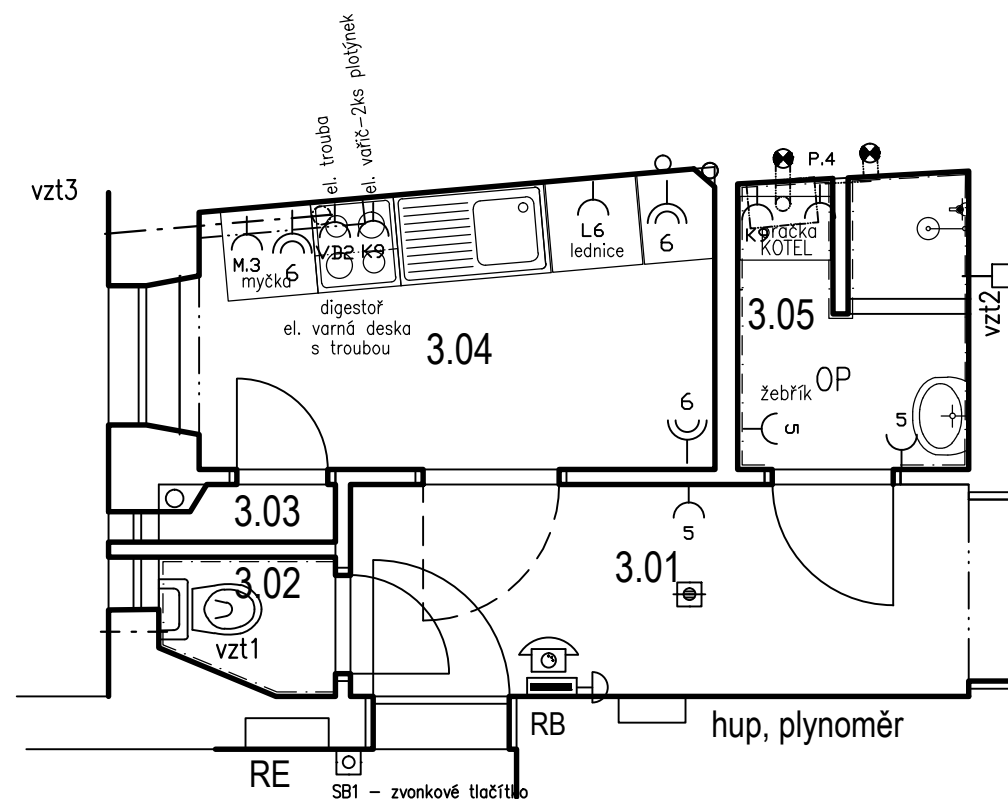



LEGENDA MÍSTNOSTÍ

OZN.	ÚČEL MÍSTNOSTI	PLOCHA	PODLAHA
3.01	VSTUP, CHODBA	6,45 m ²	PVC
3.02	WC	1,00 m ²	PVC
3.03	SPÍŽ	0,40 m ²	PVC
3.04	KUCHYŇ	6,30 m ²	PVC
3.05	KOUPELNA	2,95 m ²	keramická dlažba
3.06	OBYTNÝ PROSTOR	21,20 m ²	vlysy
3.07	POKOJ	19,35 m ²	vlysy



LEGENDA

- | | |
|---|--------------------------------|
|  | ROZVADĚČ |
|  | ZÁSUVKA 230V/16A |
|  | ZÁSUVKA 230V/16A, DVOJITÁ |
|  | ZÁSUVKA STA--TV – televizní |
|  | SPÍNAČ TŘÍFÁZOVÝ–varná deska |
|  | PŘÍSTROJOVÁ KRABICE |
|  | ELEKTRICKÝ VÝVOD |
|  | ZÁSUVKA 230V/16A – lednička |
|  | ZÁSUVKA 230V/16A – trouba |
|  | ZÁSUVKA 230V/16A – myčka |
|  | SPORÁK. KOMBINACE 25A – kotel |
|  | ZÁSUVKA 230V/16A – pračka |
|  | ZÁSUVKA 230V/16A – odsávání |
|  | ZÁSUVKA 230V/16A – top. žebřík |
|  | DOMOVNÍ ZVONEK |
|  | OTICKO–KOUŘ. HLÁSIČ |
|  | ZVONKOVÉ TLAČÍTKO |
|  | DONACÍ TELEFON |
| OP | OCHRANNÉ POSPOJOVÁNÍ |
| ov □ | ODSÁVÁNÍ – VENTILÁTOR |

POZNÁMKA

V místnostech s umyvadly a koupelnách platí ČSN 33 2000-7-701
(v prostoru sprchy je zóna 1, v navazujícím prostoru do vzdálenosti 0,6 m
od kraje sprchy a do výše 2,5 m je zóna 2, v ostatním prostoru je zóna 3)
vedení pro zásuvky bude provedeno kabely CYKY-J 3x2,5 mm², pod omítkou,
vedení pro TV v trubce plastové ohebné pod omítkou
vypínače a zásuvky uloženy pod omítkou ve výšce 0,3m, vedle dveří a koupelně a WC 1,2 m
vedení pro sporákovou kombinaci – varná deska + trouba CYKY-J 5x2,5
v koupelně a WC provedeno ochranné pospojování vodičem CY 4
opticko kouřový hlásič není předmětem tohoto projektu – pouze informativně
Kotel plynový–kondenzační samostatná zásuvka 230V, okr.č.9

NAPĚŤOVÁ SOUSTAVA : 3+NPE,50HZ,400/230V,TN-C-S
OCHRANA PŘED NDN DLE ČSN 33 2000 - 4 - 41ed.2:
AUTOMATICKÝM ODPOJENÍM OD ZDROJE
OCHRANA ZVÝŠENÁ : DOPLŇUJÍCÍM POSPOJOVÁNÍM
OCHRANA DOPLŇKOVÁ : PROUDOVÝMI CHRÁNIČI

PROJEKTANT	Zelinka Jiří	Jiří Zelinka - ENERGY	
VYPRACOVAL	Zelinka Jiří	5. května 1526	
KRESLIL	Zelinka Jiří	Rožnov pod Radhoštěm	
INVESTOR: Statutární město Brno, městská část Brno-střed, Dominikánská 2, 601 69 Brno		FORMÁT	A4
NÁZEV : STAVEBNÍ ÚPRAVY BYTU Rumiště 11, BYT č. 4 ELEKTROINSTALACE		DATUM	08/2016
		ÚČEL	DPS
		ZAK.Č.	2016/13
Půdorys - zásuvkové a SLP rozvody		MĚŘÍTKO 1:50	Č.VÝKR. EL-02