


- LEGENDA POTRUBÍ
- stávající kanalizace
 - nové kanalizační potrubí
 - stávající rozvod studené vody
 - nový rozvod studené vody
 - K2
 - nový elektrokotel Protherm REY 9 pro pizzérii

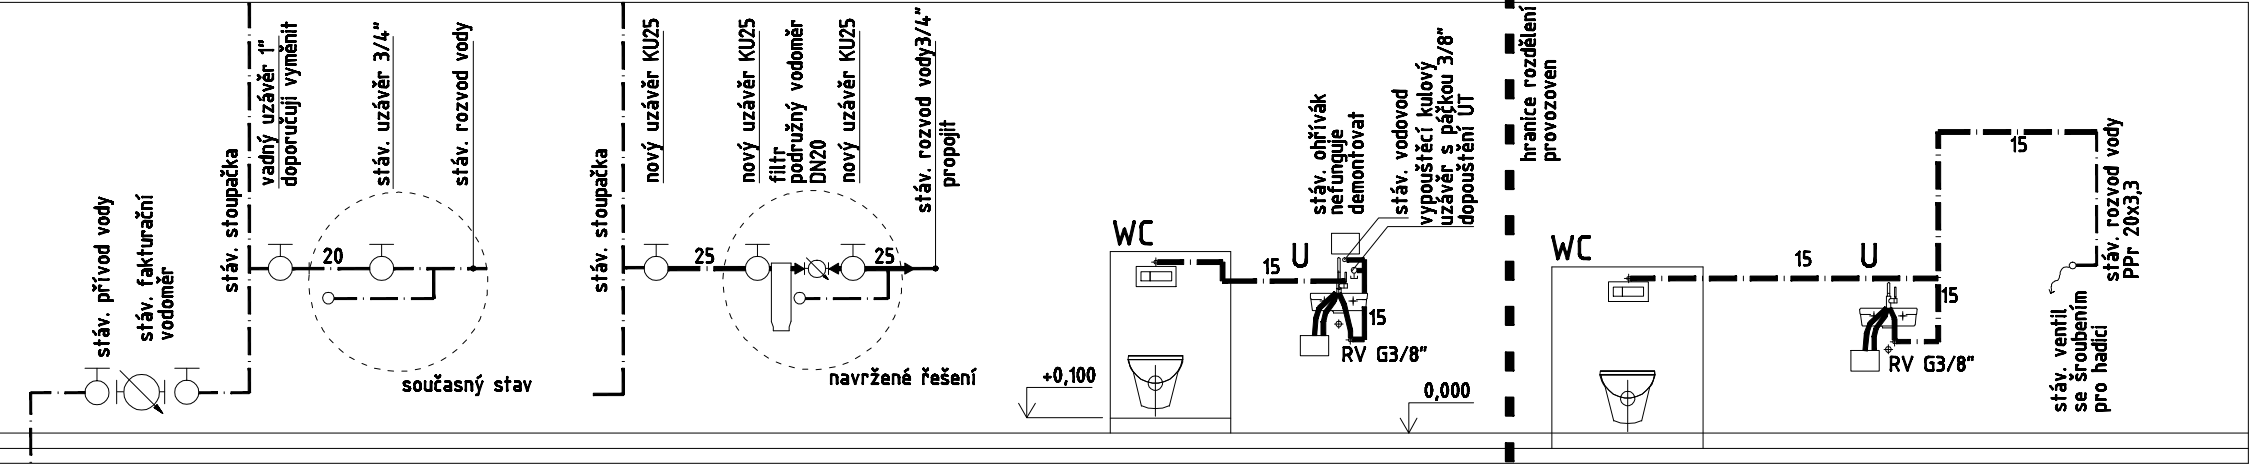

nový ohřívač
Clage M3
3,5kW/230V
nízkořádková armatura
SNH 1100-04,200

nový ohřívač
Clage M3
3,5kW/230V
nízkořádková armatura
SNH 1100-04,200

Číslo paré:

Hlavní projektant: Petr Kadlčík	Zodpovědný projektant: Ing. Dagmar Wicherková	Kreslil:	Ing. Dagmar Wicherková projektová činnost IČ:183 30 471 Jedličnickova 2908/12, 628 00 Brno tel.: +420777588123 e-mail: dagmar@wichek.cz
Místo: k.ú. Veverí, p.č. 975, Veverí 71, Brno	Investor: statutární město Brno, městská část Brno - střed, Domonikánská 2, 601 69 Brno	Akce: Rekonstrukce a rozdělení nebytových prostor v 1.PP Veverí 71, Brno, p.č. 975, k.ú. Veverí	Formát: 2xA4 Datum: 11/2016 Stupeň: SP-JP Číslo zakázky: Archivní číslo:
Obsah: D.1.4.1 ZTI,UT - půdorys 1.PP - schéma kanalizace a vodovodu	Měřítko: 1 : 50	Číslo výkresu: D.1.4.1-04	