


PŮDORYS ČÁSTI 1.PP

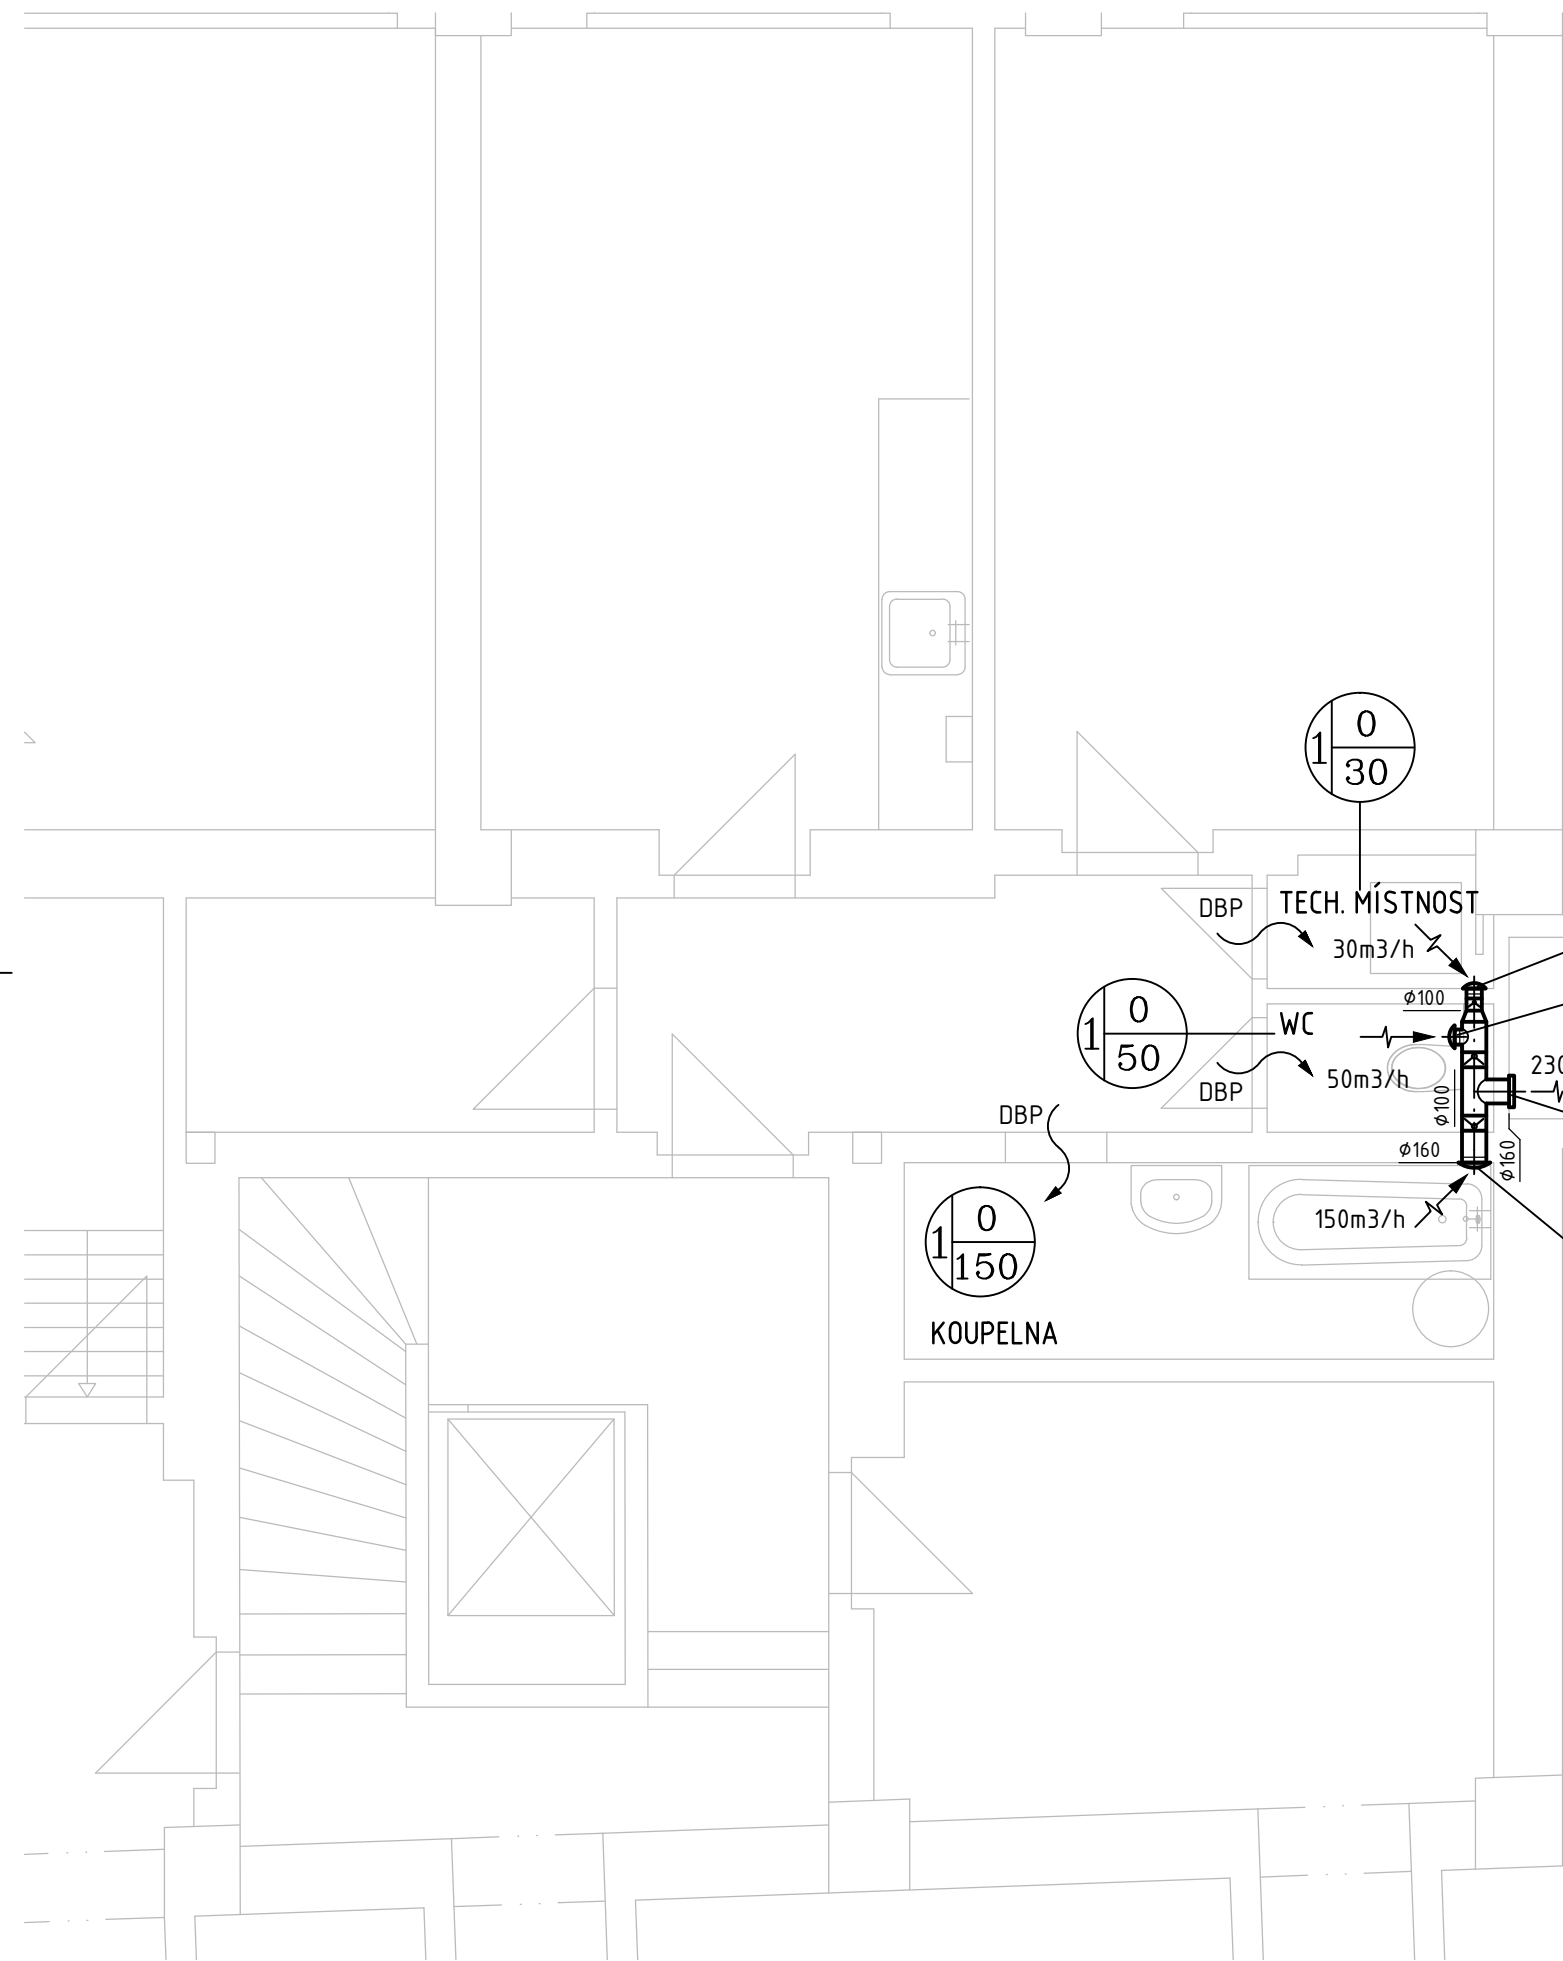

LEGENDA VZT ZNAČENÍ:

1

PŘÍVOD

ODVOD

CELKOVÉ MNOŽSTVÍ NUCENNĚ PŘIVÁDĚNÉHO A ODVÁDĚNÉHO VZDUCHU ZAŘÍZENÍM

PŘÍVOD VZDUCHU

ODVOD VZDUCHU

STĚNOVÝ VENTILÁTOR


ZPĚTNÁ KLAPKA

DBP

DVEŘE BEZ PRAHU
MEZERA min. 10mm

POZNÁMKY:

1. TECHNICKÁ ZPRÁVA JE NEDÍLNOU SOUČÁSTÍ VÝKRESOVÉ DOKUMENTACE
2. VZT POTRUBÍ JE VEDENO POD STROPEM S VÝDECHEM DO ANGLICKÉHO DVORKU. DOPORUČUJEME POTRUBÍ OPATŘIT SDK ZÁKLOPEM

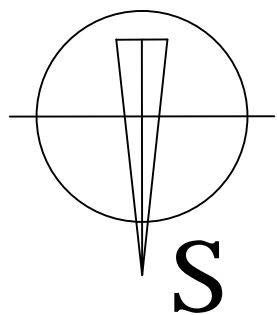

ODDĚLENÍ PROJEKCE
TEPLÁRNY BRNO, a.s.
Špitálka 6, 658 15 Brno
tel: 545 162 193

TEPLÁRNY BRNO

ZODPOVĚDNÝ PROJEKTANT	NAVRHL	VYPRACOVAL	KONTROLOVAL	INVESTOR
ING. LENKA NOVÁKOVÁ	ING. RADEK SKLANÍK	ING. RADEK SKLANÍK	ING. JIŘÍ HAMERNÍK	ÚMČ BRNO–STŘED DOMINIKÁNSKÁ 2, 602 00 Brno
STAVBA	OPRAVA ZTI V BYTOVÝCH DOMECH ÚMČ BRNO–STŘED PEKAŘSKÁ 25, BRNO – REVIZE č.1 VZDUCHOTECHNIKA STAVEBNÍ OBJEKT			STUPEŇ DOKUMENTACE DSP
NÁZEV VÝKRESU PŮDORYS 1.PP				MÍSTO STAVBY BRNO – STŘED
				FORMÁT A3
				DATUM 11/2015
				MĚŘÍTKO 1: 50
	ČÍSLO ZAKÁZKY 14–042	D.1.4.2.1		