

KŘÍDLOVICKÁ 61a

PŮDORYS ČÁSTI 1.NP

SCHÉMA OBJEKTU

LEGENDA VZT ZNAČENÍ:

1

PŘÍVOD

ODVOD

ODVOD VZDUCHU

STĚNOVÝ VENTILÁTOR SE ZPĚTNOU KLAPKOU

DBP

CELKOVÉ MNOŽSTVÍ NUCENNĚ PŘIVÁDĚNÉHO A ODVÁDĚNÉHO VZDUCHU ZAŘÍZENÍM

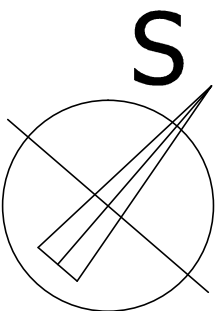
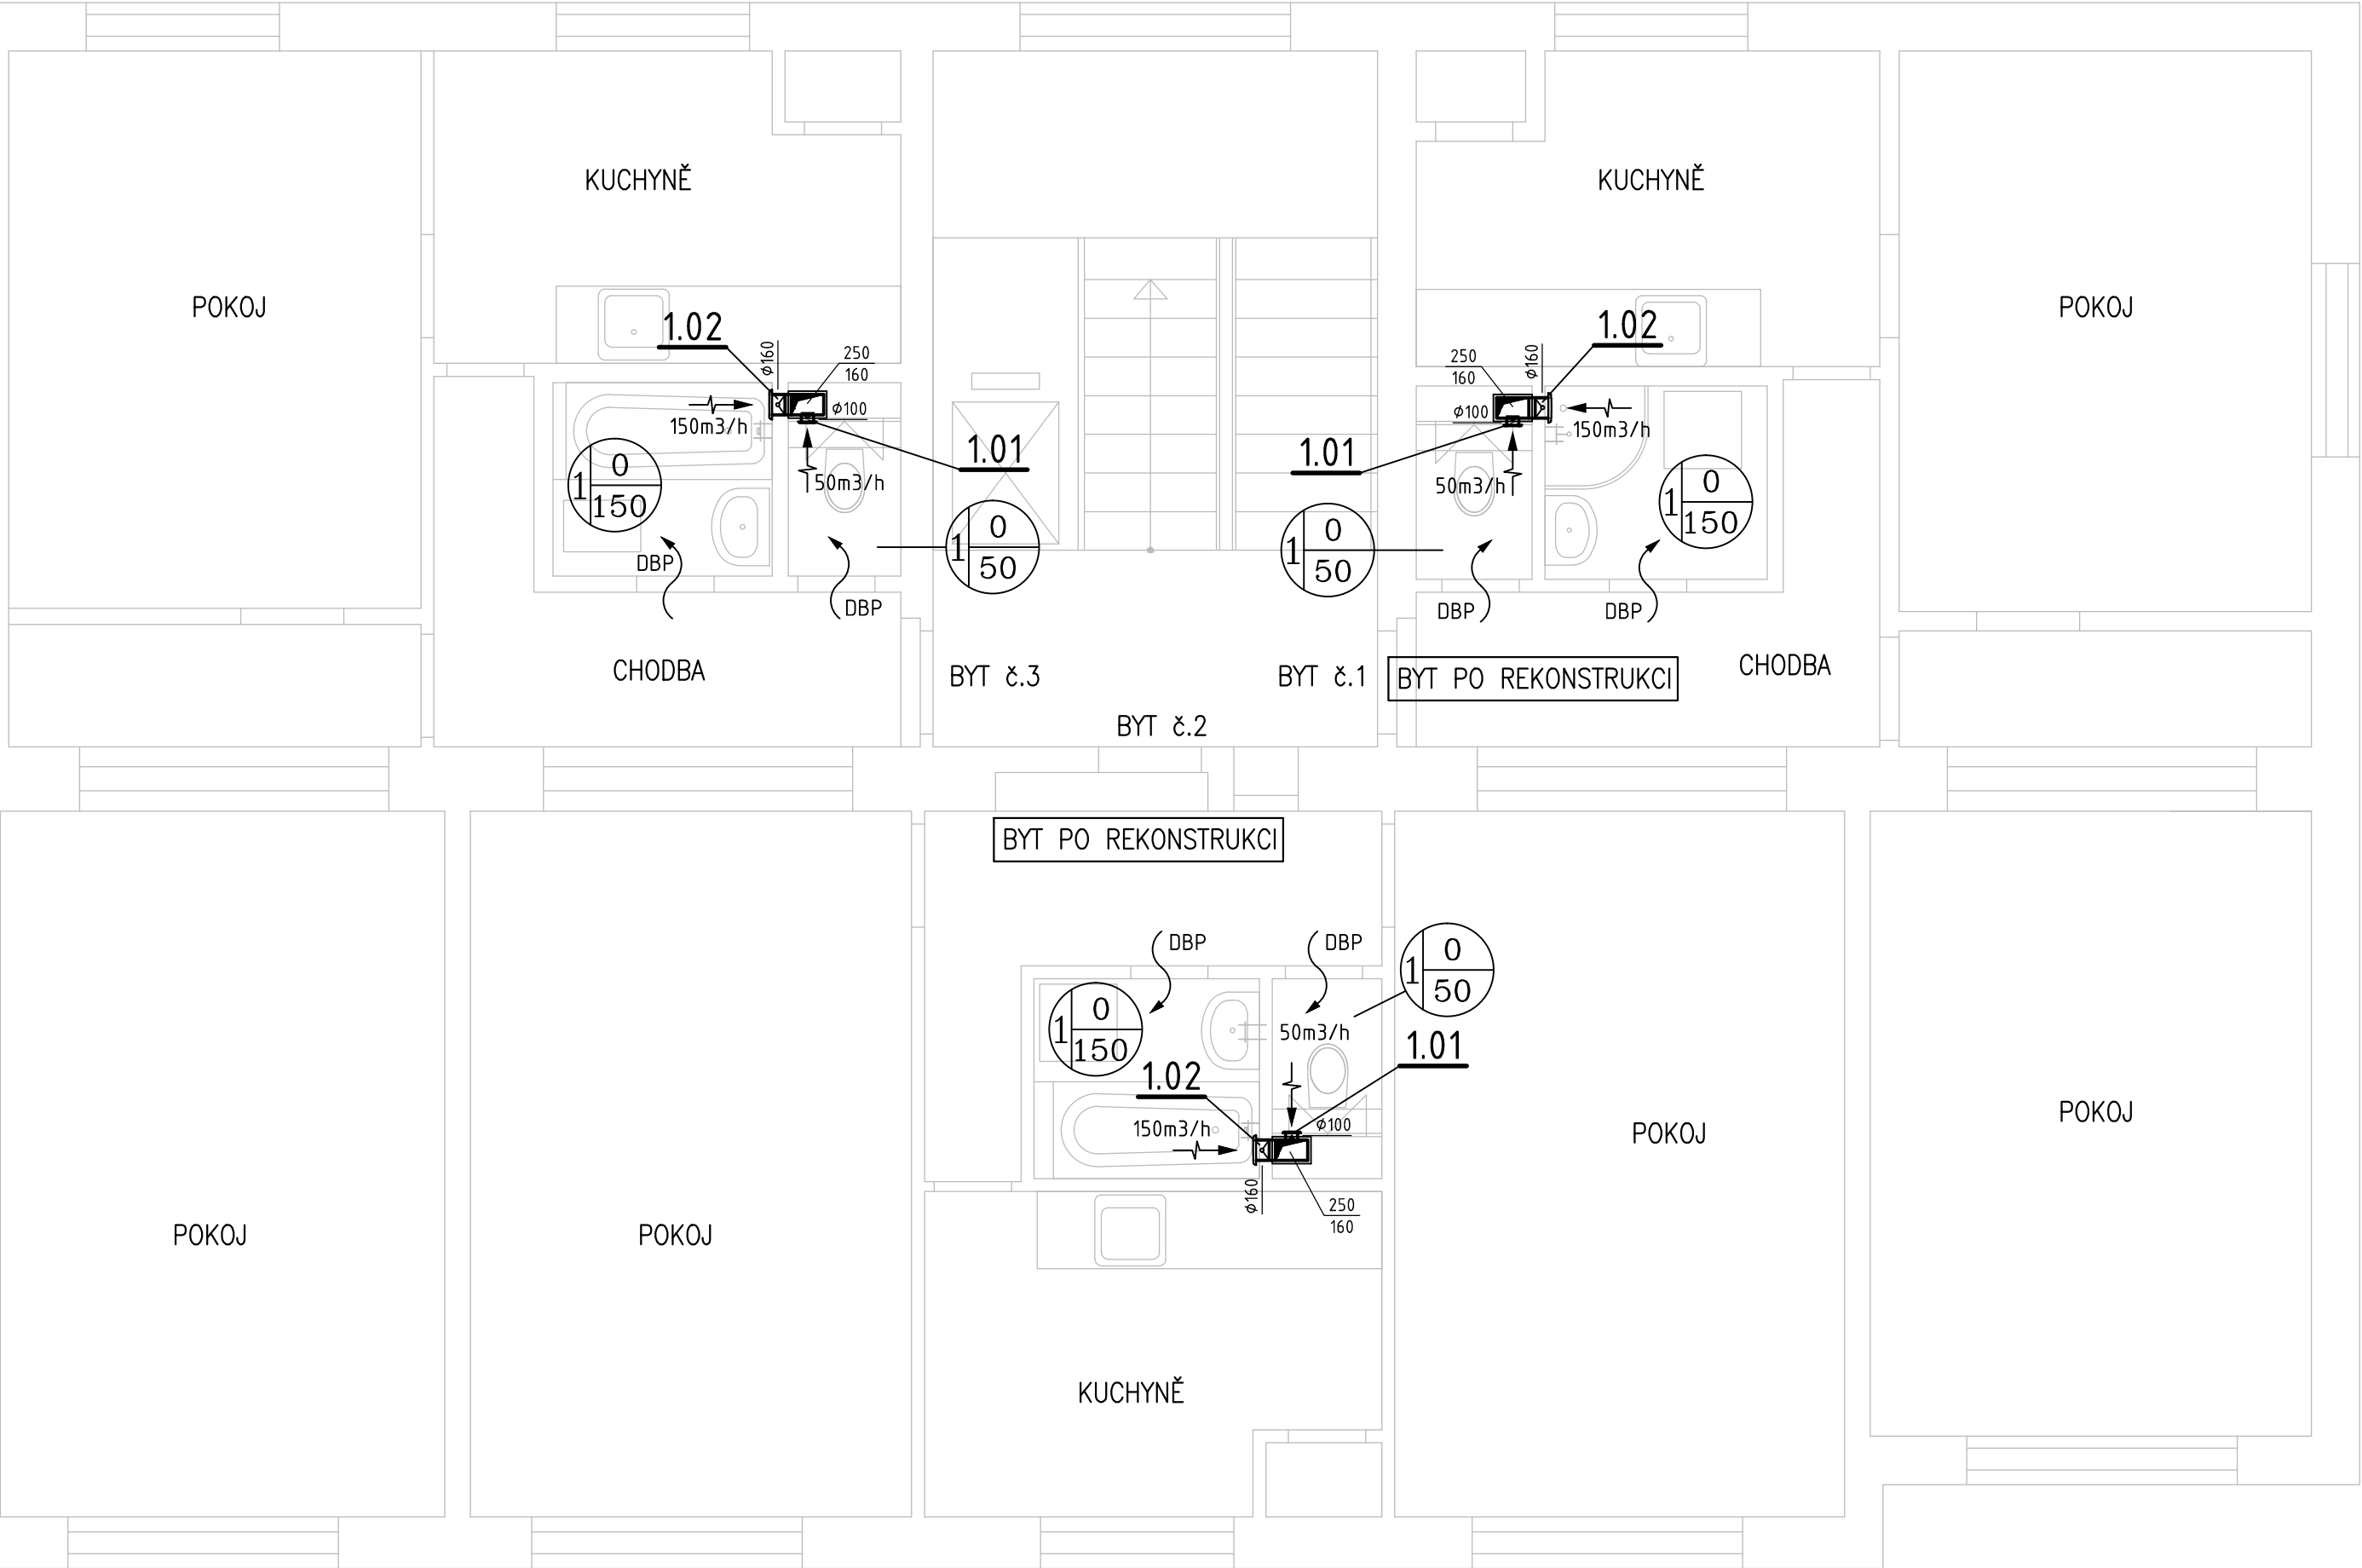
ODVOD VZDUCHU

STĚNOVÝ VENTILÁTOR SE ZPĚTNOU KLAPKOU





DVEŘE BEZ PRAHU MEZERA min. 10mm

POZNÁMKY:

1. TECHNICKÁ ZPRÁVA JE NEDÍLNOU SOUČÁSTÍ VÝKRESOVÉ DOKUMENTACE
2. ŽÁDNÉ STAVEBNÍ PRÁCE ANI SDK KONSTRUKCE A PODHLEDY NEJSOU V DODÁVCE VZT
3. STOUPACÍ VZT POTRUBÍ BUDE VODOTĚSNÉ, TO SE TÝKÁ HLAVNĚ SPOJŮ A PŘECHODŮ



ODDĚLENÍ PROJEKCE  
TEPLÁRNY BRNO, a.s.  
Špitálka 6, 658 15 Brno  
tel: 545 162 193

ZODPOVĚDNÝ PROJEKTANT	NAVRHL	VYPRACOVAL	KONTOLOVAL	INVESTOR	
ING. LENKA NOVÁKOVÁ	ING. RADEK SKALNÍK	ING. RADEK SKALNÍK	ING. JIŘÍ HAMERNÍK	ÚMČ BRNO-STŘED	
				DOMINIKÁNSKÁ 2, 602 00 Brno	
STAVBA				STUPEŇ	
OPRAVA ZTI V BYTOVÝCH DOMECH ÚMČ BRNO-STŘED KŘÍDLOVICKÁ 61a, BRNO VZDUCHOTECHNIKA STAVEBNÍ OBJEKT  NÁZEV VÝKRESU				DOKUMENTACE DSP	
				MÍSTO STAVBY BRNO - STŘED	
				FORMÁT 3x A4	
				DATUM 07/2016	
				MĚŘÍTKO 1:50	
PŮDORYS 1.NP				ČÍSLO ZAKÁZKY 14-042	Č. VÝKRESU D.1.4.2.1