


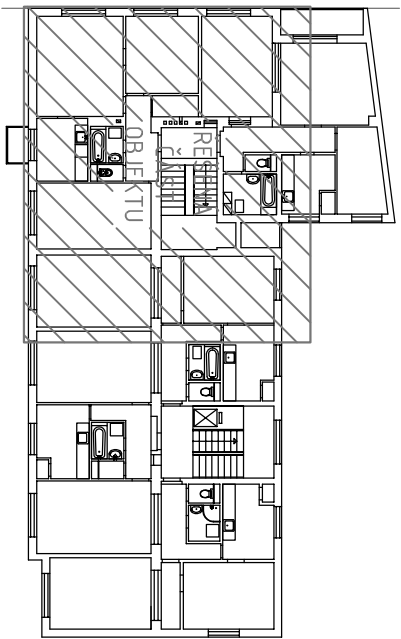

SCHEMA OBJEKTU



LEGENDA VZT ZNAČENÍ:



LEGENDA MaR pro VZT:



POZNÁMKY:

- TECHNICKÁ ZPRÁVA JE NEDÍLNOU SOUČÁSTÍ VÝKRESOVÉ DOKUMENTACE
- ŽÁDNÉ STAVEBNÍ PRÁCE ANI SDK KONSTRUKCE A PODHLEDY NEJSOU V DODÁVCE VZT
- STOUPACÍ VZT POTRUBÍ BUDE VODOTĚSNÉ, TO SE TÝKÁ HLAVNĚ SPOJŮ A PŘECHODŮ



| | |
|----------------------|----------------------------|
| GENERÁLNÍ PROJEKTANT | TEPLÁRNY BRNO, a.s. |
| | Okrružní 25, 638 00 Brno |
| | tel.: 545 161 111 |
| SUBDODAVATEL | BMS SERVIS, s.r.o. |
| | Průční 699, 664 42 Modřice |
| | tel.: 775 554 622 |

| | | | | | | | | | |
|---|---------------------|--------|------------------|------------|------------------|-------------|--------------------|---------------|-----------------------------|
| ZODPOVĚDNÝ PROJEKTANT | ING. LENKA NOVÁKOVÁ | NAVRHL | ING. PAVEL ŽILKA | VYPRACOVAL | ING. PAVEL ŽILKA | KONTROLOVAL | ING. JIŘÍ HAMERNIK | INVESTOR | ÚMČ BRNO-STŘED |
| | | | | | | | | | DOMINIKÁNSKÁ 2, 602 00 Brno |
| STAVBA | | | | | | | | STUPEŇ | DOKUMENTACE DSP |
| OPRAVA ZTI V BYTOVÝCH DOMECH ÚMČ BRNO-STŘED | | | | | | | | | |
| KŘÍDLOVICKÁ 61a, BRNO | | | | | | | | | |
| MaR pro VZDUCHOTECHNIKU | | | | | | | | | |
| STAVEBNÍ OBJEKT | | | | | | | | | |
| NÁZEV VÝKRESU | | | | | | | | | |
| KŘÍDLOVICKÁ 61a - MaR PŮDORYS 4.NP | | | | | | | | | |
| | | | | | | | | MÍSTO STAVBY | BRNO - STŘED |
| | | | | | | | | FORMÁT | 3x A4 |
| | | | | | | | | DATAUM | 07/2016 |
| | | | | | | | | MĚŘÍTKO | 1:50 |
| | | | | | | | | ČÍSLO ZAKÁZKY | 14-042 |
| | | | | | | | | Č. VÝKRESU | D.1.4.3.11 |