

PŮDORYS ČÁSTI 4.NP


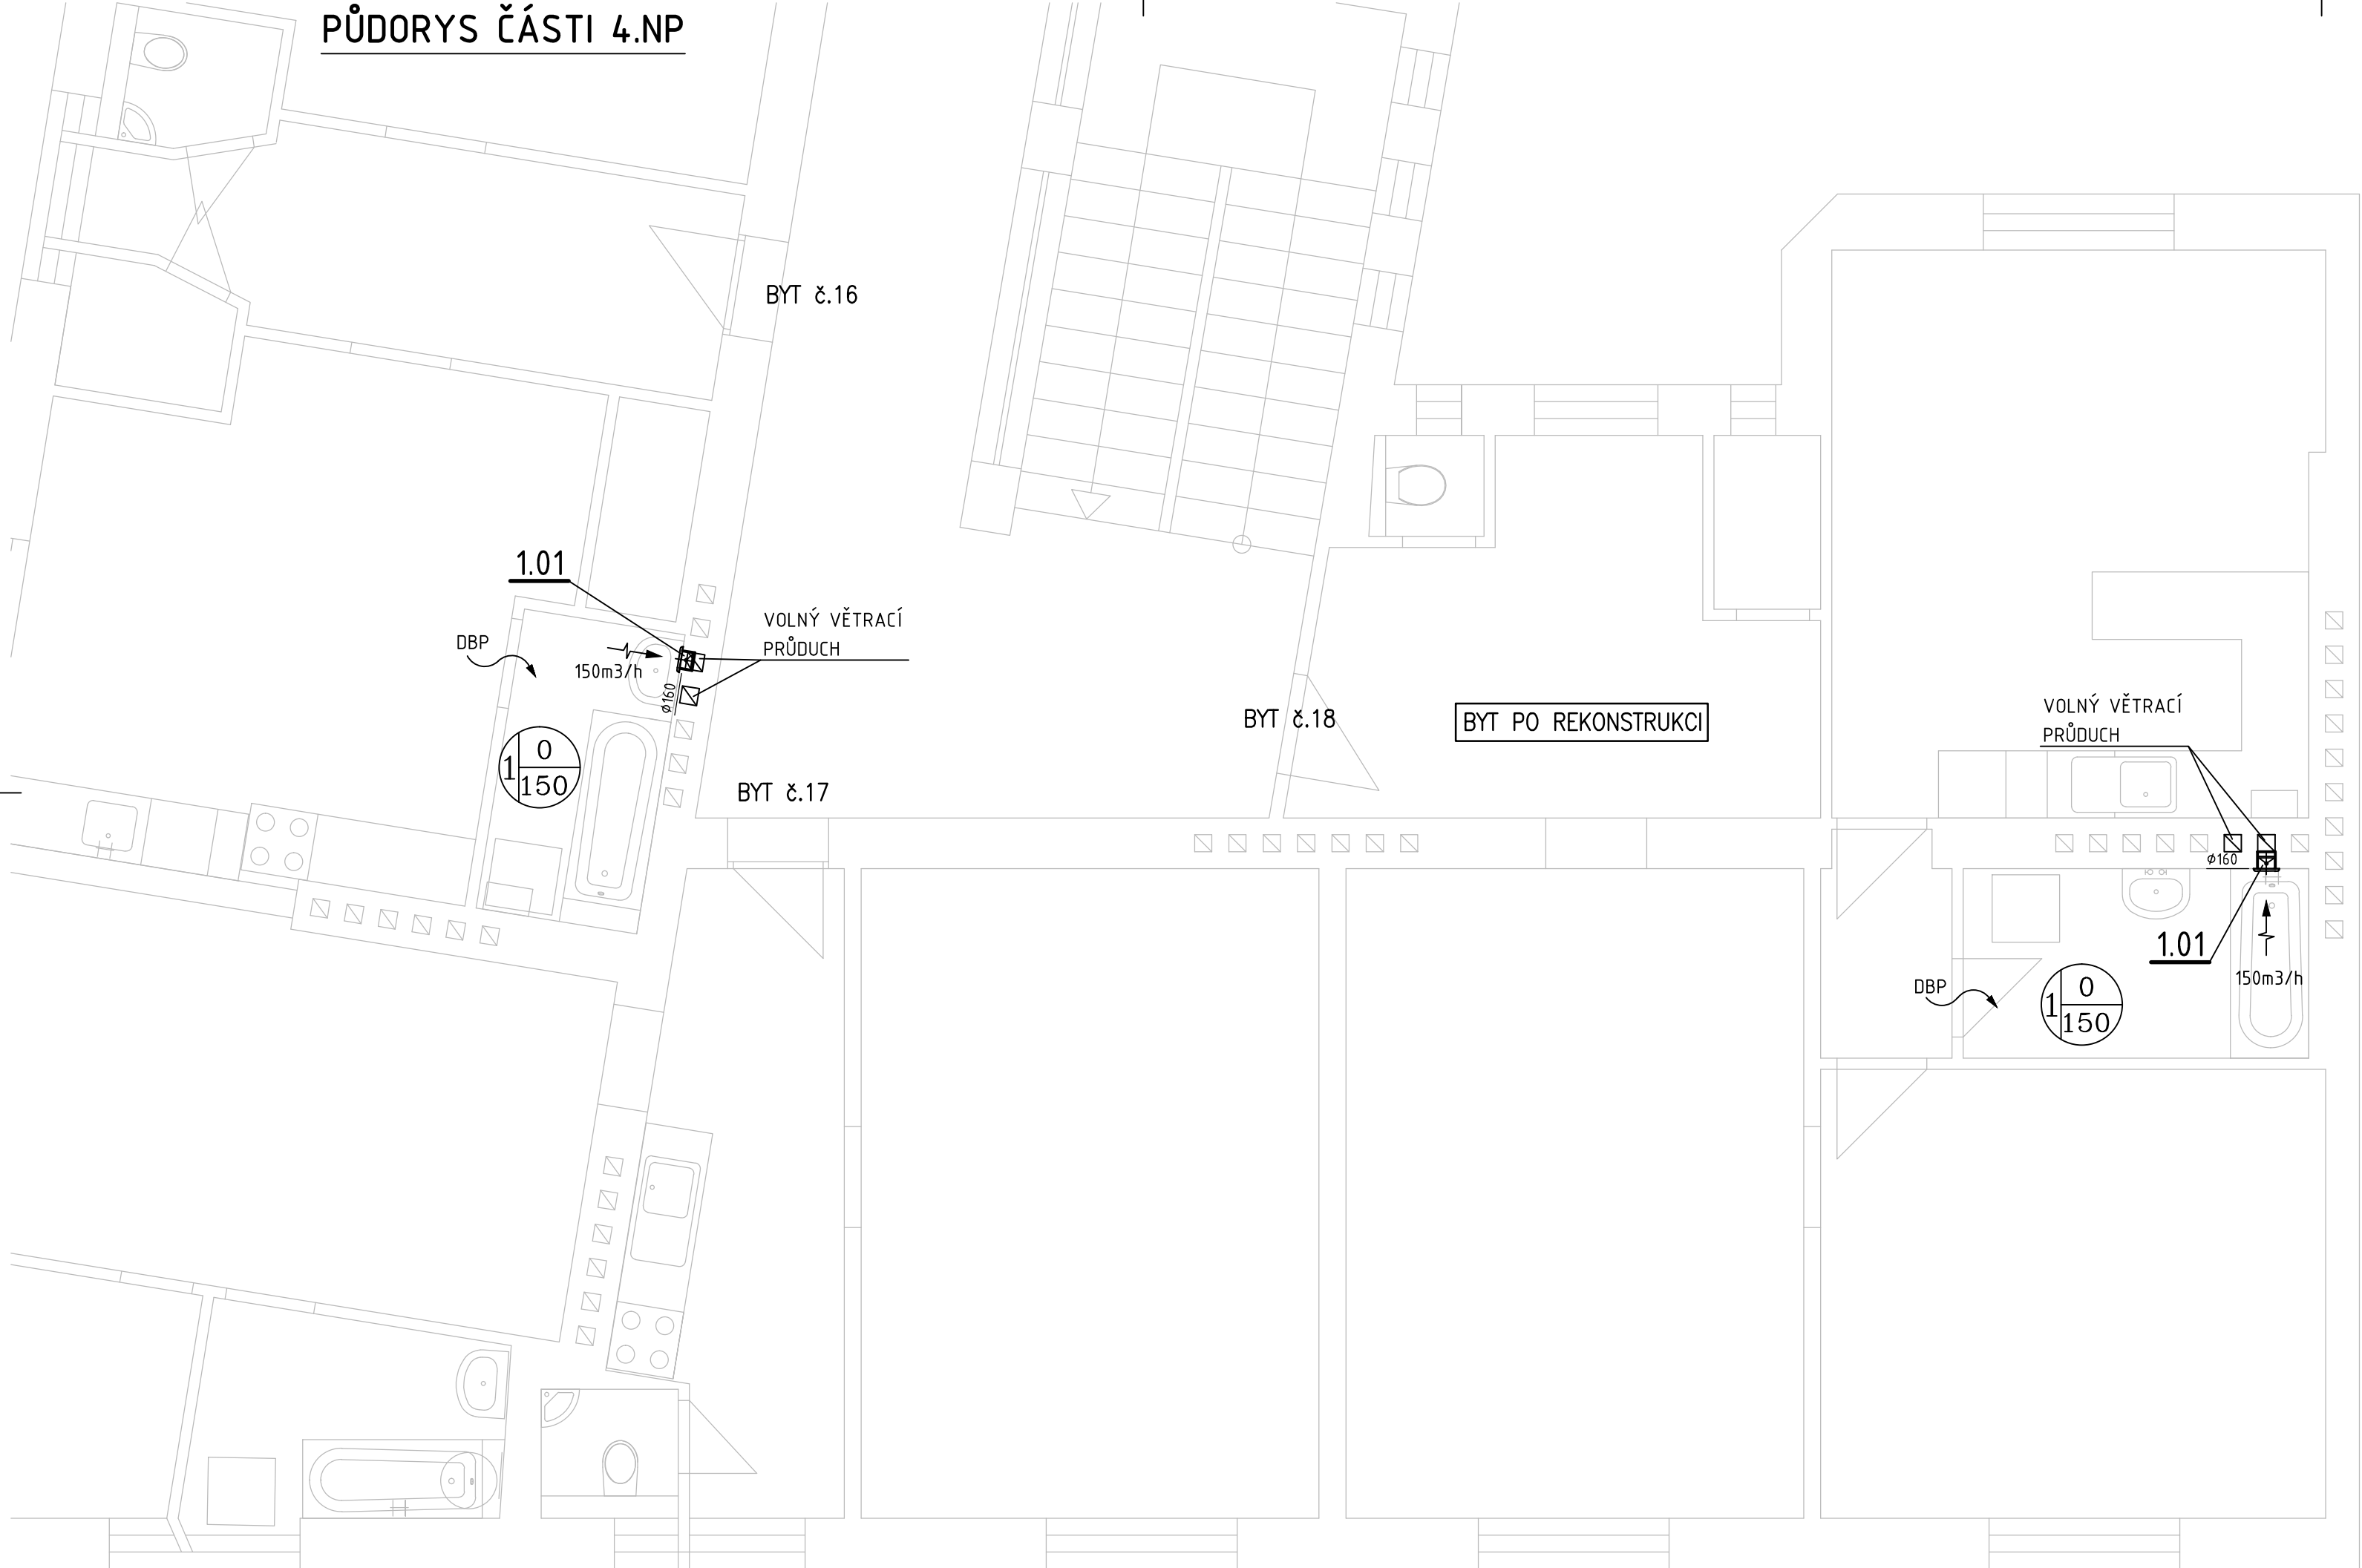


SCHÉMA OBJEKTU

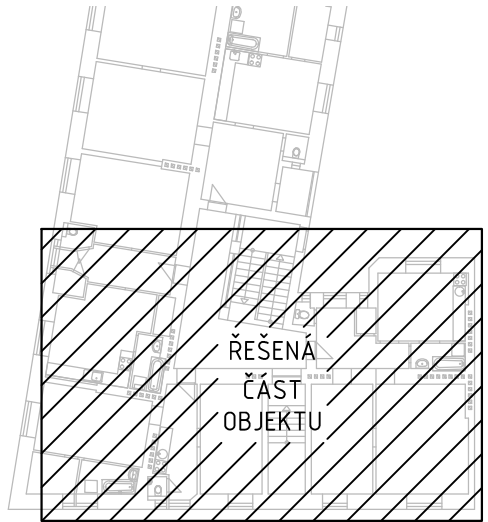

LEGENDA VZT ZNAČENÍ:

- 1

PŘÍVOD

ODVOD

CELKOVÉ MNOŽSTVÍ NUCENNĚ PŘIVÁDĚNÉHO A ODVÁDĚNÉHO VZDUCHU ZAŘÍZENÍM
- ODVOD VZDUCHU


ODVOD VZDUCHU
- STĚNOVÝ VENTILÁTOR SE ZPĚTNOU KLAPKOU

STĚNOVÝ VENTILÁTOR SE ZPĚTNOU KLAPKOU
- DBP

DVEŘE BEZ PRAHU MEZERA min. 10mm

POZNÁMKY:

1. TECHNICKÁ ZPRÁVA JE NEDÍLNOU SOUČÁSTÍ VÝKRESOVÉ DOKUMENTACE
2. ŽÁDNÉ STAVEBNÍ PRÁCE NEJSOU V DODÁVCE VZT
3. VZT ŘEŠENÍ NEUVAŽUJE S ÚPRAVOU NADSTŘEŠNÍ ČÁSTI KOMÍNOVÝCH PRŮDUCHŮ

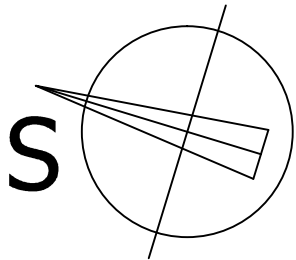

ODDĚLENÍ PROJEKCE  
TEPLÁRNY BRNO, a.s.  
Špitálka 6, 658 15 Brno  
tel: 545 162 193

**TEPLÁRNY BRNO**

ZODPOVĚDNÝ PROJEKTANT	NAVRHL	VYPRACOVAL	KONTROLOVAL	INVESTOR
ING. LENKA NOVÁKOVÁ	ING. RADEK SKALNÍK	ING. RADEK SKALNÍK	ING. JIŘÍ HAMERNÍK	ÚMČ BRNO-STŘED DOMINIKÁNSKÁ 2, 602 00 Brno
STAVBA				STUPĚŇ DOKUMENTACE DSP
OPRAVA ZTI V BYTOVÝCH DOMECH ÚMČ BRNO-STŘED SUŠILOVA 8, BRNO VZDUCHOTECHNIKA STAVEBNÍ OBJEKT NÁZEV VÝKRESU				MÍSTO STAVBY BRNO - STŘED
				FORMÁT 3x A4
				DATUM 8/2016
				MĚŘÍTKO 1:50
PŮDORYS 4.NP				Č. VÝKRESU D.1.4.2.4
				ČÍSLO ZAKÁZKY 14-042