

## LEGENDA MÍSTNOSTÍ

OZN.	NAZEV	PODLAHA	STĚNY	STŘEŠÍ	PLOCHA [m²]	S.V. [m]	POZNÁMKA
301	MÍSTNOST 1	DŘEVĚNÁ PRKNA	VÁPENNÁ OMÍTKA	VÁPENNÁ OMÍTKA	12,95	---	DŘEVĚNÁ LÍŠŤA
302	MÍSTNOST 2	LIŠTĚLUM	VÁPENNÁ OMÍTKA	VÁPENNÁ OMÍTKA	9,73	3,180	PRŮC. LIŠŤA

## LEGENDA ZAŘÍZENÍ:

PK – kondenzační plynový kotel

## LEGENDA POTRUBÍ:

NTL rozvod plynu

(stávající potrubí)

NTL rozvod plynu

(nové rozvody)

FLEXIBILNÍ HADICE

## POZNÁMKA:

– rozvod plynu bude proveden ocelovým bezešvým potrubím, převážně vedené ve zdi

HLAVNÍ PROJEKTANT:



Energy Benefit Centre a.s.  
Křenova 438/3, 162 00 Praha 6  
tel.: +420 270 003 300  
e-mail: kontakt@energy-benefit.cz  
internet: www.energy-benefit.cz

ZPRACOVATEL ČÁSTI:

Vypracoval:  
**Aleš Veselý**  
Zodpovědný projektant:  
**Ing. Jan Košner, Ph.D.**

PROJEKT:

**Projektová dokumentace na opravu bytů – etapa 1/2017**  
**HRNČÍŘSKÁ 21 BYT Č.17**

STAVEBNÍK:

Statutární město Brno, městská část Brno – střed  
Dominikánská 2, 601 69 Brno

ČÁST, PROFESE:

**NTL rozvod plynu**

VÝKRES:

**PŮDORYS BYTU Č.17 – NAVRHOVANÝ STAV**

roztřítko a podpis

Zakázkové číslo:

**170090**

Paré:

Datum:

**03.04.2017**

Část:

**D.1.4f**

Stupeň:

**DSP**

Změna:

**00**

Č.výkr.:


**01**

Formát:

**2 x A4**

Měřítko:

**1:50**

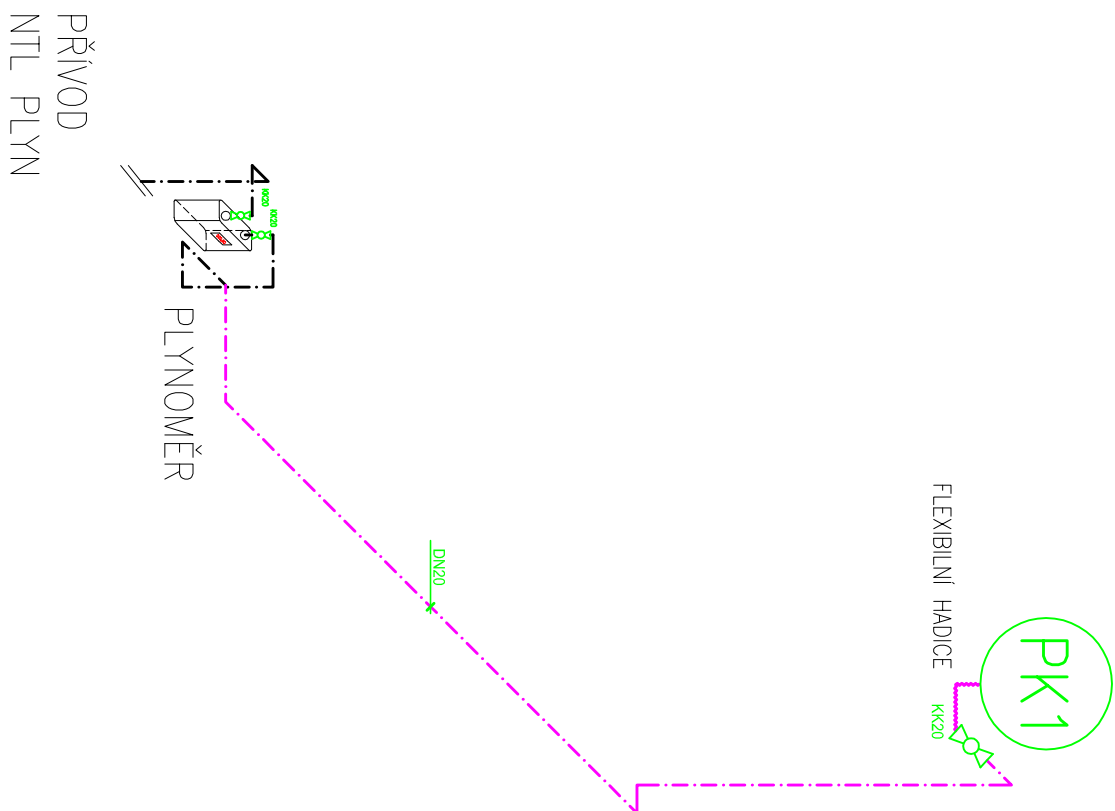

### LEGENDA ZAŘÍZENÍ:

PK – kondenzační plynový kotel

LEGENDA POTRUBI:

NTL rozvod plynu  
(stávající potrubí)

.....

NTL rozvod plynu  
(nové rozvody)

.....

FLEXIBILNI HADICE

100

## POZNÁMKA:

- rozvod plynu bude proveden ocelovým bežečným potrubím, převážně vedené ve zdi

HLAVNÍ PROJEKTANTI:

 **ENERGY  
BENEFIT** CENTRE

Energy Benefit Centre a.s.  
Křenova 438/3, 162 00 Praha 6  
tel.: +420 270 003 300  
e-mail: [kontakt@energy-benefit.cz](mailto:kontakt@energy-benefit.cz)  
[www.energy-benefit.cz](http://www.energy-benefit.cz)  
internet: [www.energy-benefit.cz](http://www.energy-benefit.cz)

ZPRACOVATEL ČASTI:  
Vpracovali:  
**Aleš Veselý**  
Zodpovedný projektant:  
Ing. Jan Košner, Ph.D.

PROJEKT:

Projektová dokumentace na opravu bytů – etapa  
1/2017  
HRNČÍŘSKÁ 21 BYT Č.17

## STAVEBNÍK:

Statutární město Brno, městská část Brno – střed  
Dominikánská 2, 601 69 Brno

ČAST, PROFES:

# NTL rozvod plynu – AXONOMETRIE

VÝKRES:

## PŮDORYS BYTU Č.17 – NAVRHOVANÝ STAV

rozličko a podpis	
Zakázkové číslo: <b>170090</b>	Paré:
Datum: <b>03.04.2017</b>	
Část: <b>D.1.4f</b>	Stupeň: <b>DSP</b>
Č. vřkr.: <b>02</b>	Formát: <b>2 x A4</b>
	Měřítko: <b>–</b>