


LEGENDA MÍSTNOSTÍ:

OZN	NÁZEV MÍSTNOSTI	PL. [m²]
13-1	CHODBA	4,50
13-2	KUCHYNĚ	4,50
13-3	KOUPELNA	3,50
13-4	OBÝVACÍ POKOJ	14,20

SOUSEDNÍ OBJEKT

PLYNOVÝ KONDENZAČNÍ KOTEL
BUDERUS LOGAMAX PLUS GB062
JÍMNOVITÝ VÝKON 24kW
PRŮTOKOVÝ OHŘEV TV

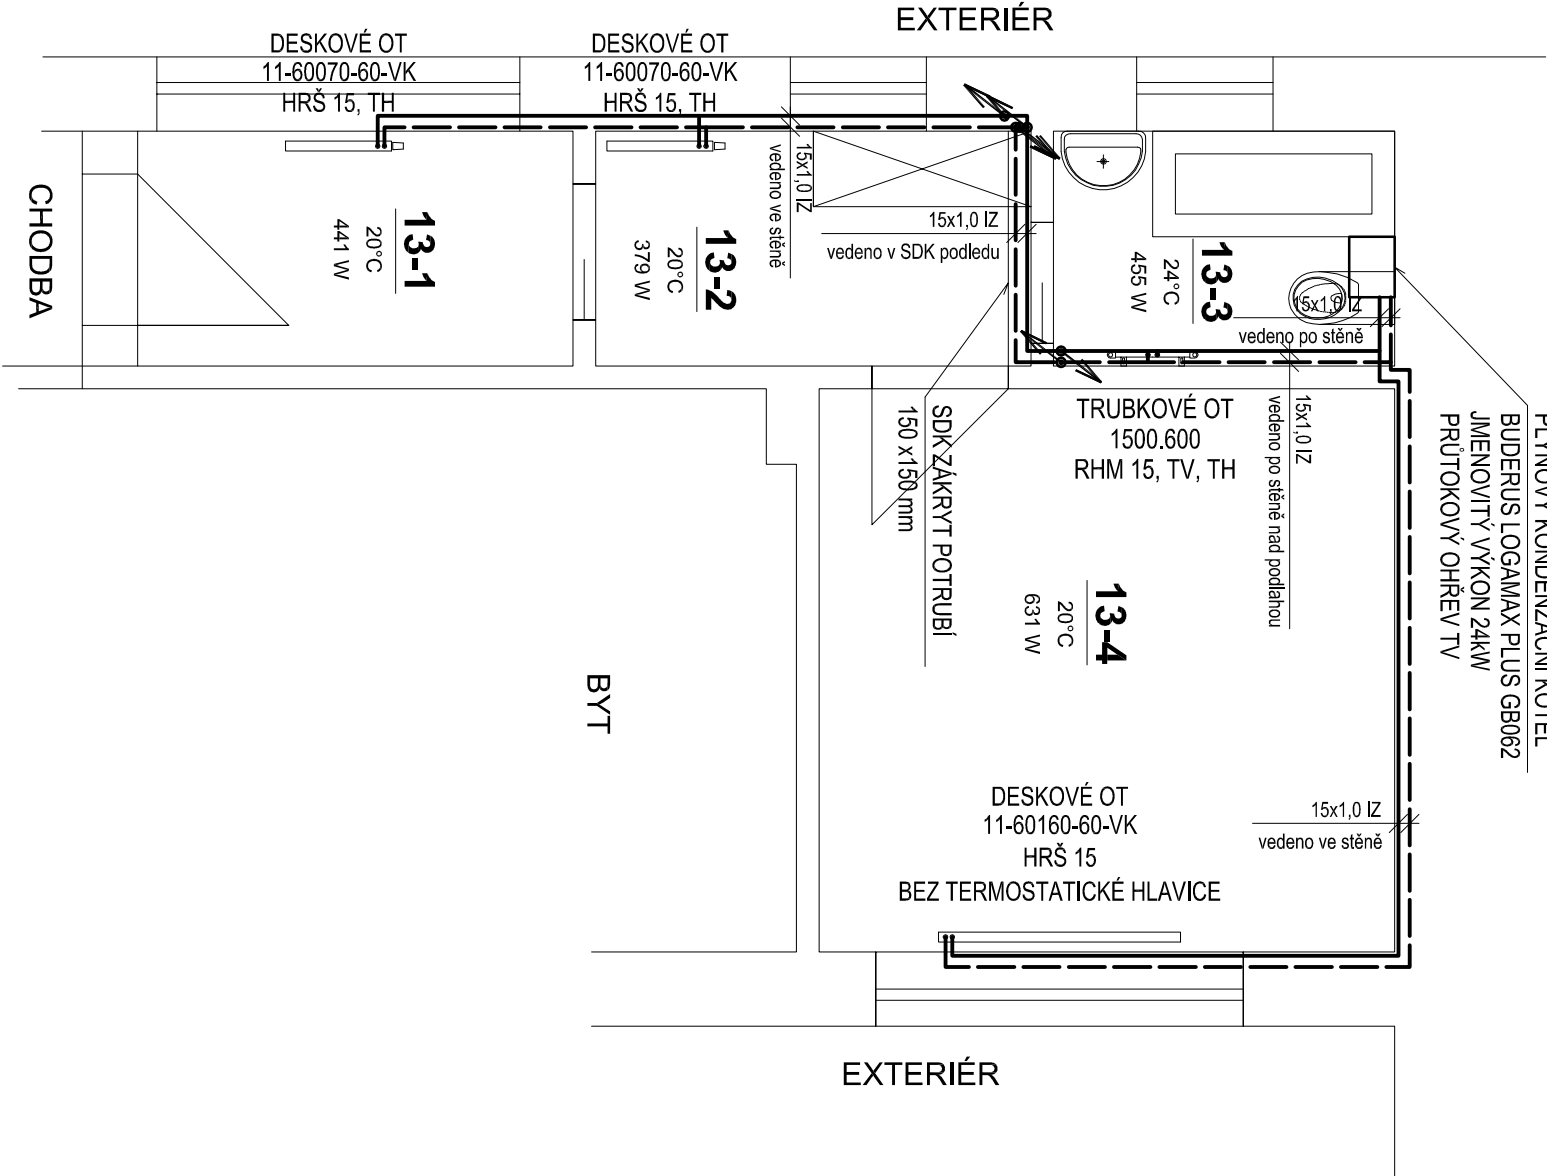

LEGENDA:

TOPNÁ VODA PŘÍVOD - NOVÉ
TOPNÁ VODA VRAT - NOVÉ

DESKOVÉ OT
11-60120-60-VK
HRŠ 15, TH

DESKOVÉ OTOPNÉ TĚLESO
TYP OTOPNÉHO TĚLESA
POČET DESEK / VÝŠKA / ŠÍŘKA
H - ROHOVÉ ŠROUBENÍ DN 15,
- UZAVÍRATELNÉ, VYPOUŠTĚČI
TERMOSTATICKÁ HLAVICE

TRUBKOVÉ OT
1500,450
RHM 15, TV, TH


TRUBKOVÉ OTOPNÉ TĚLESO
TYP OTOPNÉHO TĚLESA
VÝŠKA / ŠÍŘKA
ROHOVÁ HM ARMATURA DN 15
TERMOSTATICKÝ VENTIL
TERMOSTATICKÁ HLAVICE

3-2
20°C
801 W

ČÍSLO MÍSTNOSTI
NAVRHOVANÁ VNITŘNÍ TEPLOTA
TEPELNÁ ZTRÁTA

POZNÁMKY:

- TEPLOTNÍ SPÁD OTOPNÉHO SYSTÉMU 60/50°C, te= -12°C
- NOVÁ MĚDĚNÁ POTRUBÍ VEDENÁ VE ZDIVU BUDOU ZAPRAVENA VÁPENCEMENTOVOU OMÍTKOU BEZ PŘÍMĚŠÍ AGRESIVNÍCH LÁTEK (PLATIFIKÁTORŮ)
- MATERIÁL POTRUBÍ HLAVNÍCH ROZVODŮ JE MĚĐ OPATŘENO TEPELNOU IZOLACÍ MIN. TL. 13mm
- PŘI ZASEKÁVÁNÍ POTRUBÍ DO PŘÍČEK JE TŘEBA DBÁT ZVÝŠENÉ OPATRNOSTI A PRÁCE NEPROVÁDĚT STROJNĚ, PŘÍČKY JSOU Z DUTÝCH KŘEHKÝCH CIHEL
- POUŽITÉ NÁZVY TECHNOLOGICKÝCH ZAŘÍZENÍ, ČI JINÝCH VÝROBKŮ JSOU POUZE REFERENČNÍ A NEJSOU Tedy ZÁVAZNÉ

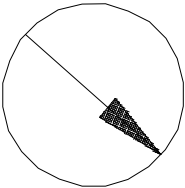

ZODP. PROJEKTANT	VYPRACOVAL	KRESLIL	KONTROLOVAL	ENL YTECH S.R.O. Energetické analýzy a technologie Lidická 700/19, Brno 602 00 Tel: +420 606 485 545 Mail: info@enlytech.cz
ING. PETR KOMINEK	BC.JAN HVĚZDA	BC.JAN HVĚZDA		
KRAJ:	Jihomoravský	OKRES:	Brno-město	
INVESTOR:	Statutární město Brno, městská část Brno-sítěd, Dominikánská 264/2, 601 69 Brno			FORMÁT 2x A4
AKCE:	PD MORAVSKÉ NÁMĚSTÍ 14A, 14B - zařízení etážového vytápění v bytech č. 1,3,5,7,10,13,22,25,33,35			MĚŘÍTKO 1:50
				DATUM 5.2016
				ÚČEL DPS
				Č. ZAKÁZKY PD20170501
OBSAH:	D.1.4 VYTÁPĚNÍ V BYTĚ ČÍSLO 13 PŮDORYS			Č. VÝKR. PARÉ