

| VYTÝČOVACÍ SOUŘADNICE |              |               |
|-----------------------|--------------|---------------|
|                       | X            | Y             |
| S01                   | -599315.6926 | -1161174.7126 |
| S02                   | -599324.6845 | -1161175.9570 |
| S03                   | -599324.2434 | -1161179.1444 |
| S04                   | -599322.2700 | -1161193.4032 |
| S05                   | -599326.1191 | -1161165.5906 |
| WC                    | -599327.4349 | -1161165.7727 |
| SKLAD                 | -599326.2391 | -1161179.4206 |
| KAVARNA               | -599326.5703 | -1161193.9983 |


- LEGENDA OBJEKTŮ:
- PROVOZNÍ OBJEKTY KAVÁRNY, SKLADU A WC
  - S01 KANALIZAČNÍ PŘÍPOJKA KAM DN50 d.l.: 10,2m
  - S02 - AREÁL, ROZVODY KAM DN50 d.l.: 44,8m
  - S03 - VODOVODNÍ PŘÍPOJKA HDPE PN 10 D25x2,3 d.l.: 3,1m
  - S04 - AREÁL, ROZVODY HDPE PN 10 D25x2,3 d.l.: 33,6m

- LEGENDA STÁVAJÍCÍCH SÍTÍ:
- VODOVOD
  - JEDNOTNÁ KANALIZACE
  - PLYN STL
  - PLYN NTL
  - EON - SDĚLOVACÍ
  - ELEKTROKABELY
  - TEPLOVOD/PAROVOD
  - TROLEJE A NAPÍNAČÍ LANA
  - 808/ KATASTR

UPOMÍNKA:  
VŠECHNA PODZEMNÍ VEDENÍ JSOU ZAKRESLENA ORIENTAČNĚ.  
PŘED ZAHÁJENÍM STAVBY JE ZHOTOVITEL POVINEN ZAJISTIT VYTÝČENÍ SKUTEČNÉ POLOHY U JEJICH SPRÁVČŮ PŘÍMO NA STAVBĚ. VÝKOPY V BLÍZKOSTI VEDENÍ MUSÍ BYT PROVEDENY RUČNĚ.

|                     |  |                  |                              |
|---------------------|--|------------------|------------------------------|
| KRAJ                | Jihomoravský   | VYPRACOVAL       | Ing. Michal Patocka          |
| KÚ.                 | Staré Brno   | KONTROLA         | Mgr. Ing. Lucie Radlová, Dis |
| KOORD. A VÝŠK. SYS. | JTSK / B.p.v.  | ZODP. PROJEKTANT | Ing. Zdenek Sender           |
| INVESTOR            | STATUTÁRNÍ MÍSTO BRNO - městská část Brno - střed, Dominikánské nám. 2, 601 69 Brno                                |                  |                              |
| AKCE                | ÚPRAVA VEŘEJNÉHO PROSTORU MEZI ULICEMI VÝSTAVNÍ - VELETRŽNÍ PŘÍ<br>MENDLOVÉ NÁMĚSTÍ<br>ČÁST PARK A ČÁST VNITROBLOK |                  |                              |
| ČÁST PD             | D14 - SO 14 - AREÁLOVÁ SPLAŠKOVÁ KANALIZACE  |                  |                              |
| OBSAH               | SITUACE  |                  |                              |

|              |                 |            |           |
|--------------|-----------------|------------|-----------|
| DATUM        | 08/2017         | Č. ZAKÁZKY | 2017/0131 |
| REVIZE       | 02_SIT_20170823 |            |           |
| MĚŘÍTKO      | 1:200           | FORMÁT     | A4        |
| OZN. PŘÍLOH: | 02              | ARCH. Č.:  |           |

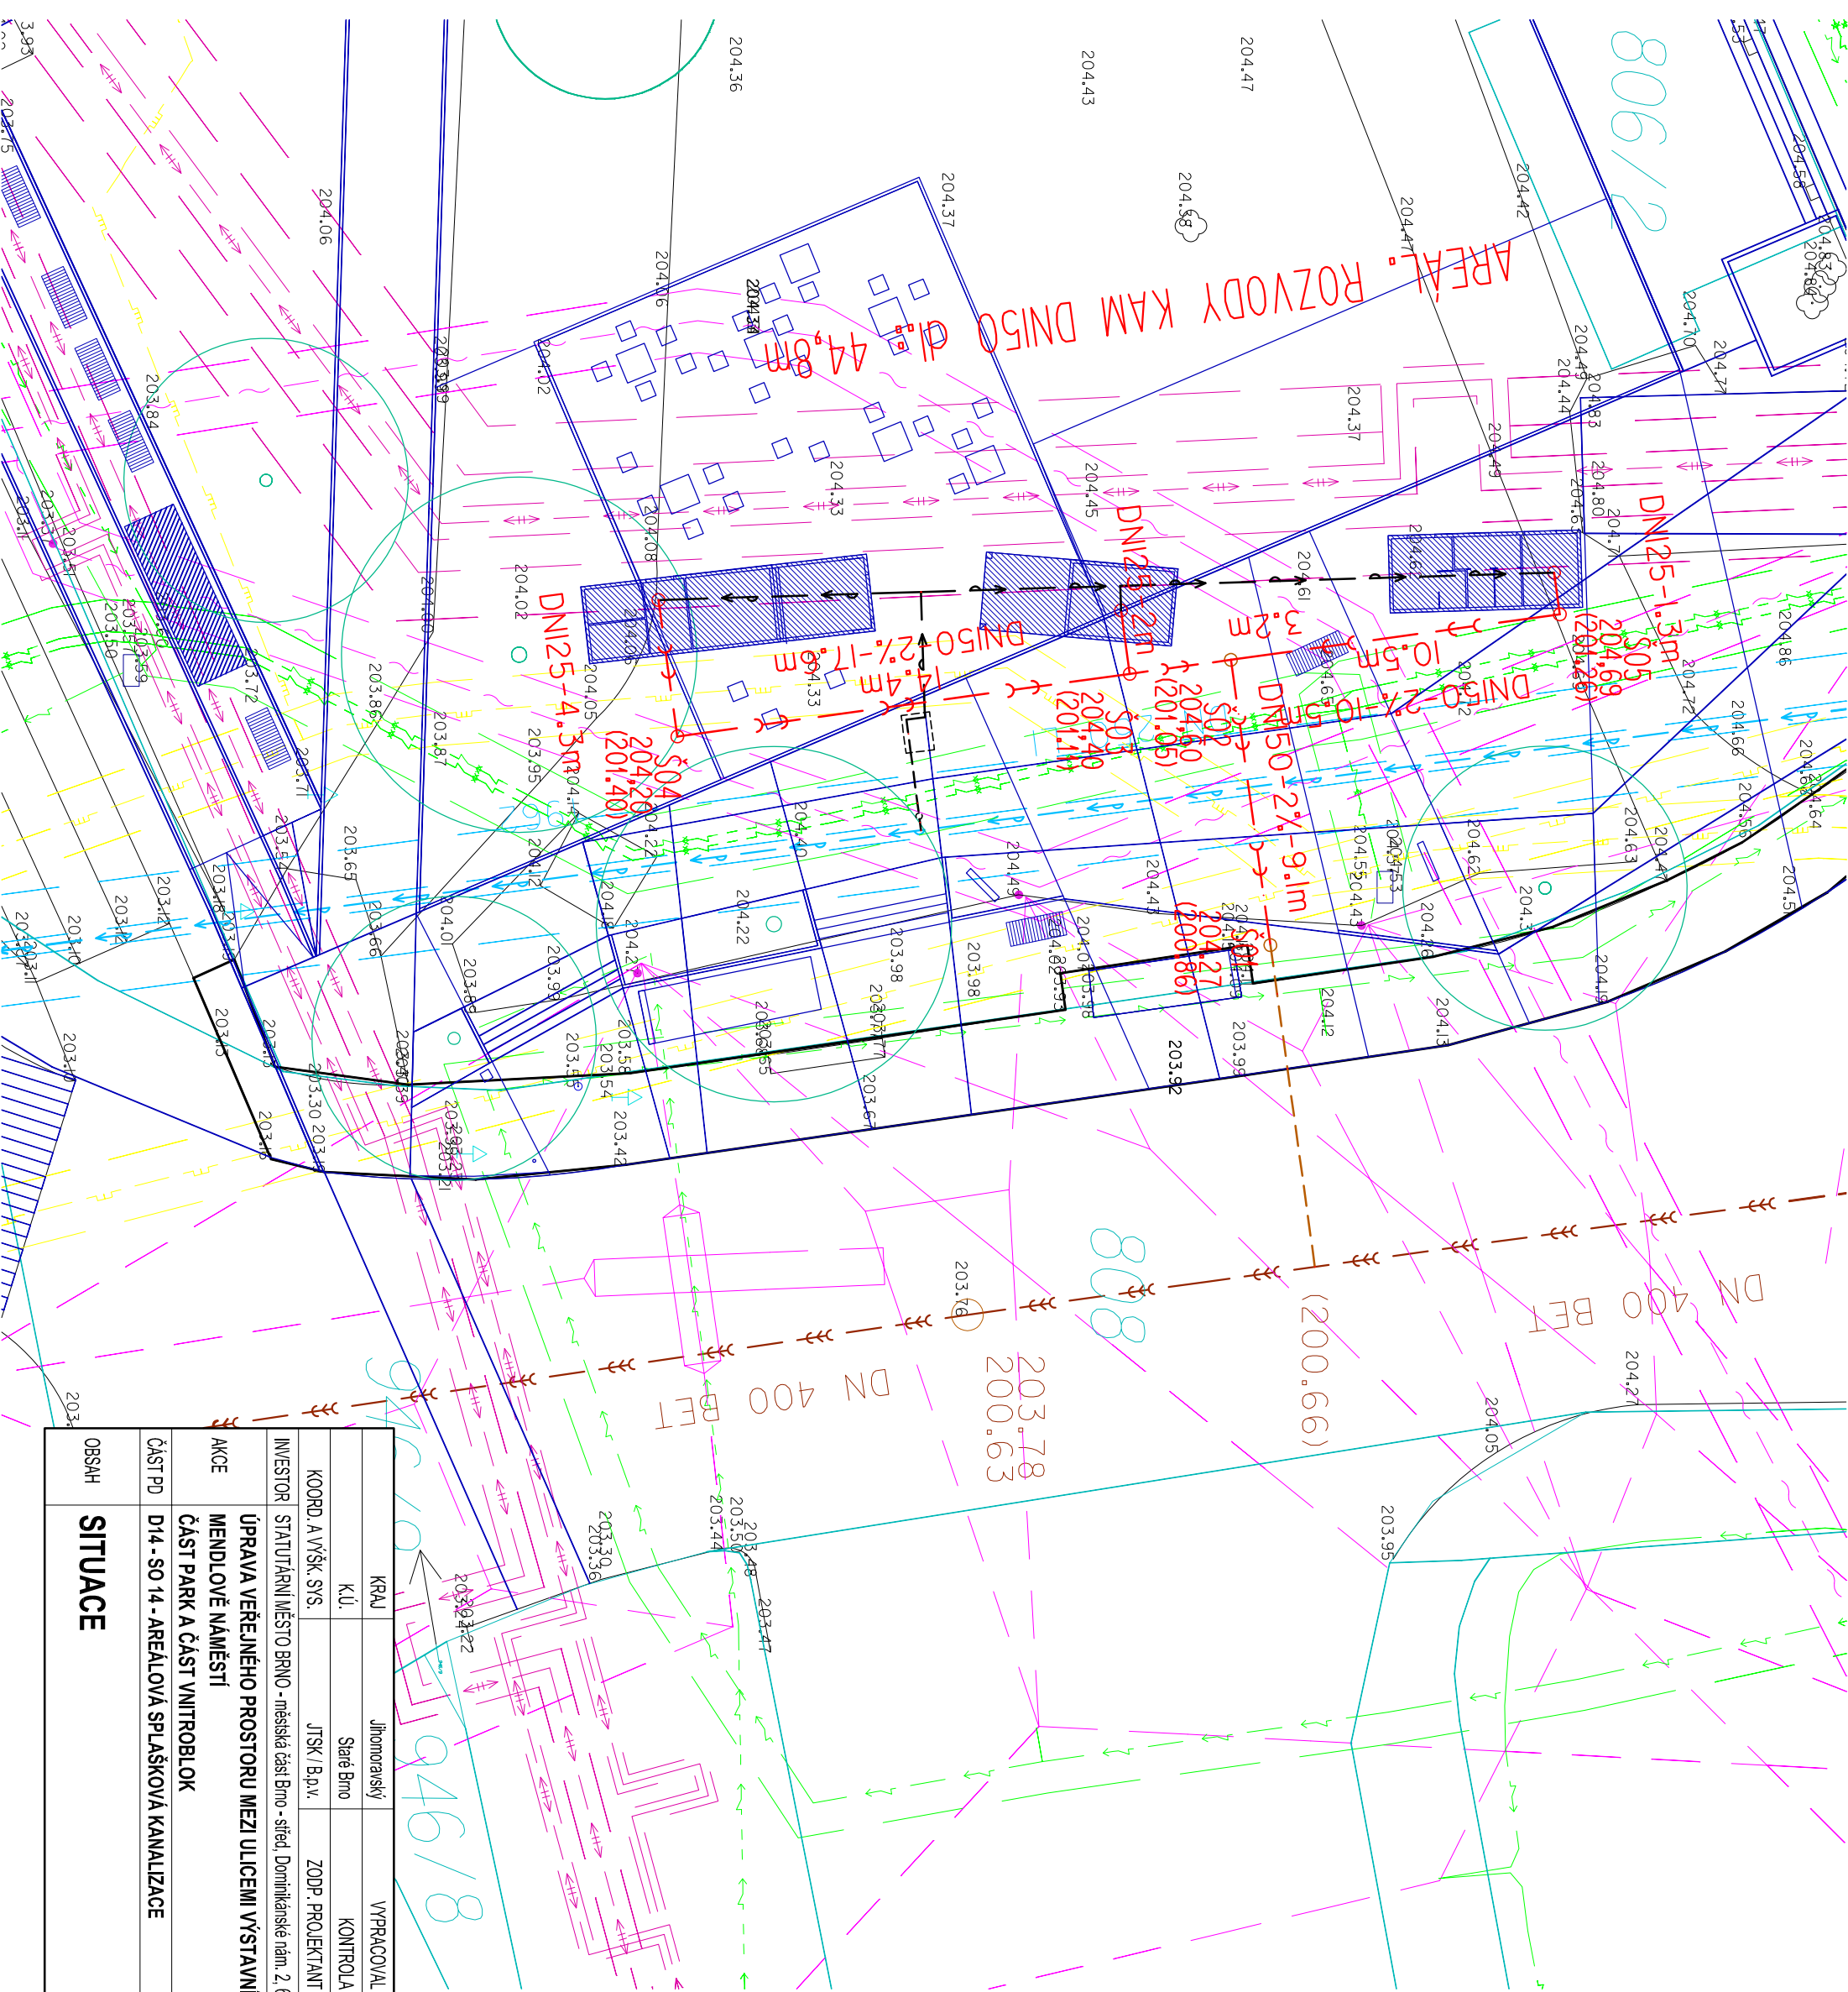

S  
I